


期				
日				
姓				
名				
专				
业				
会				
签				

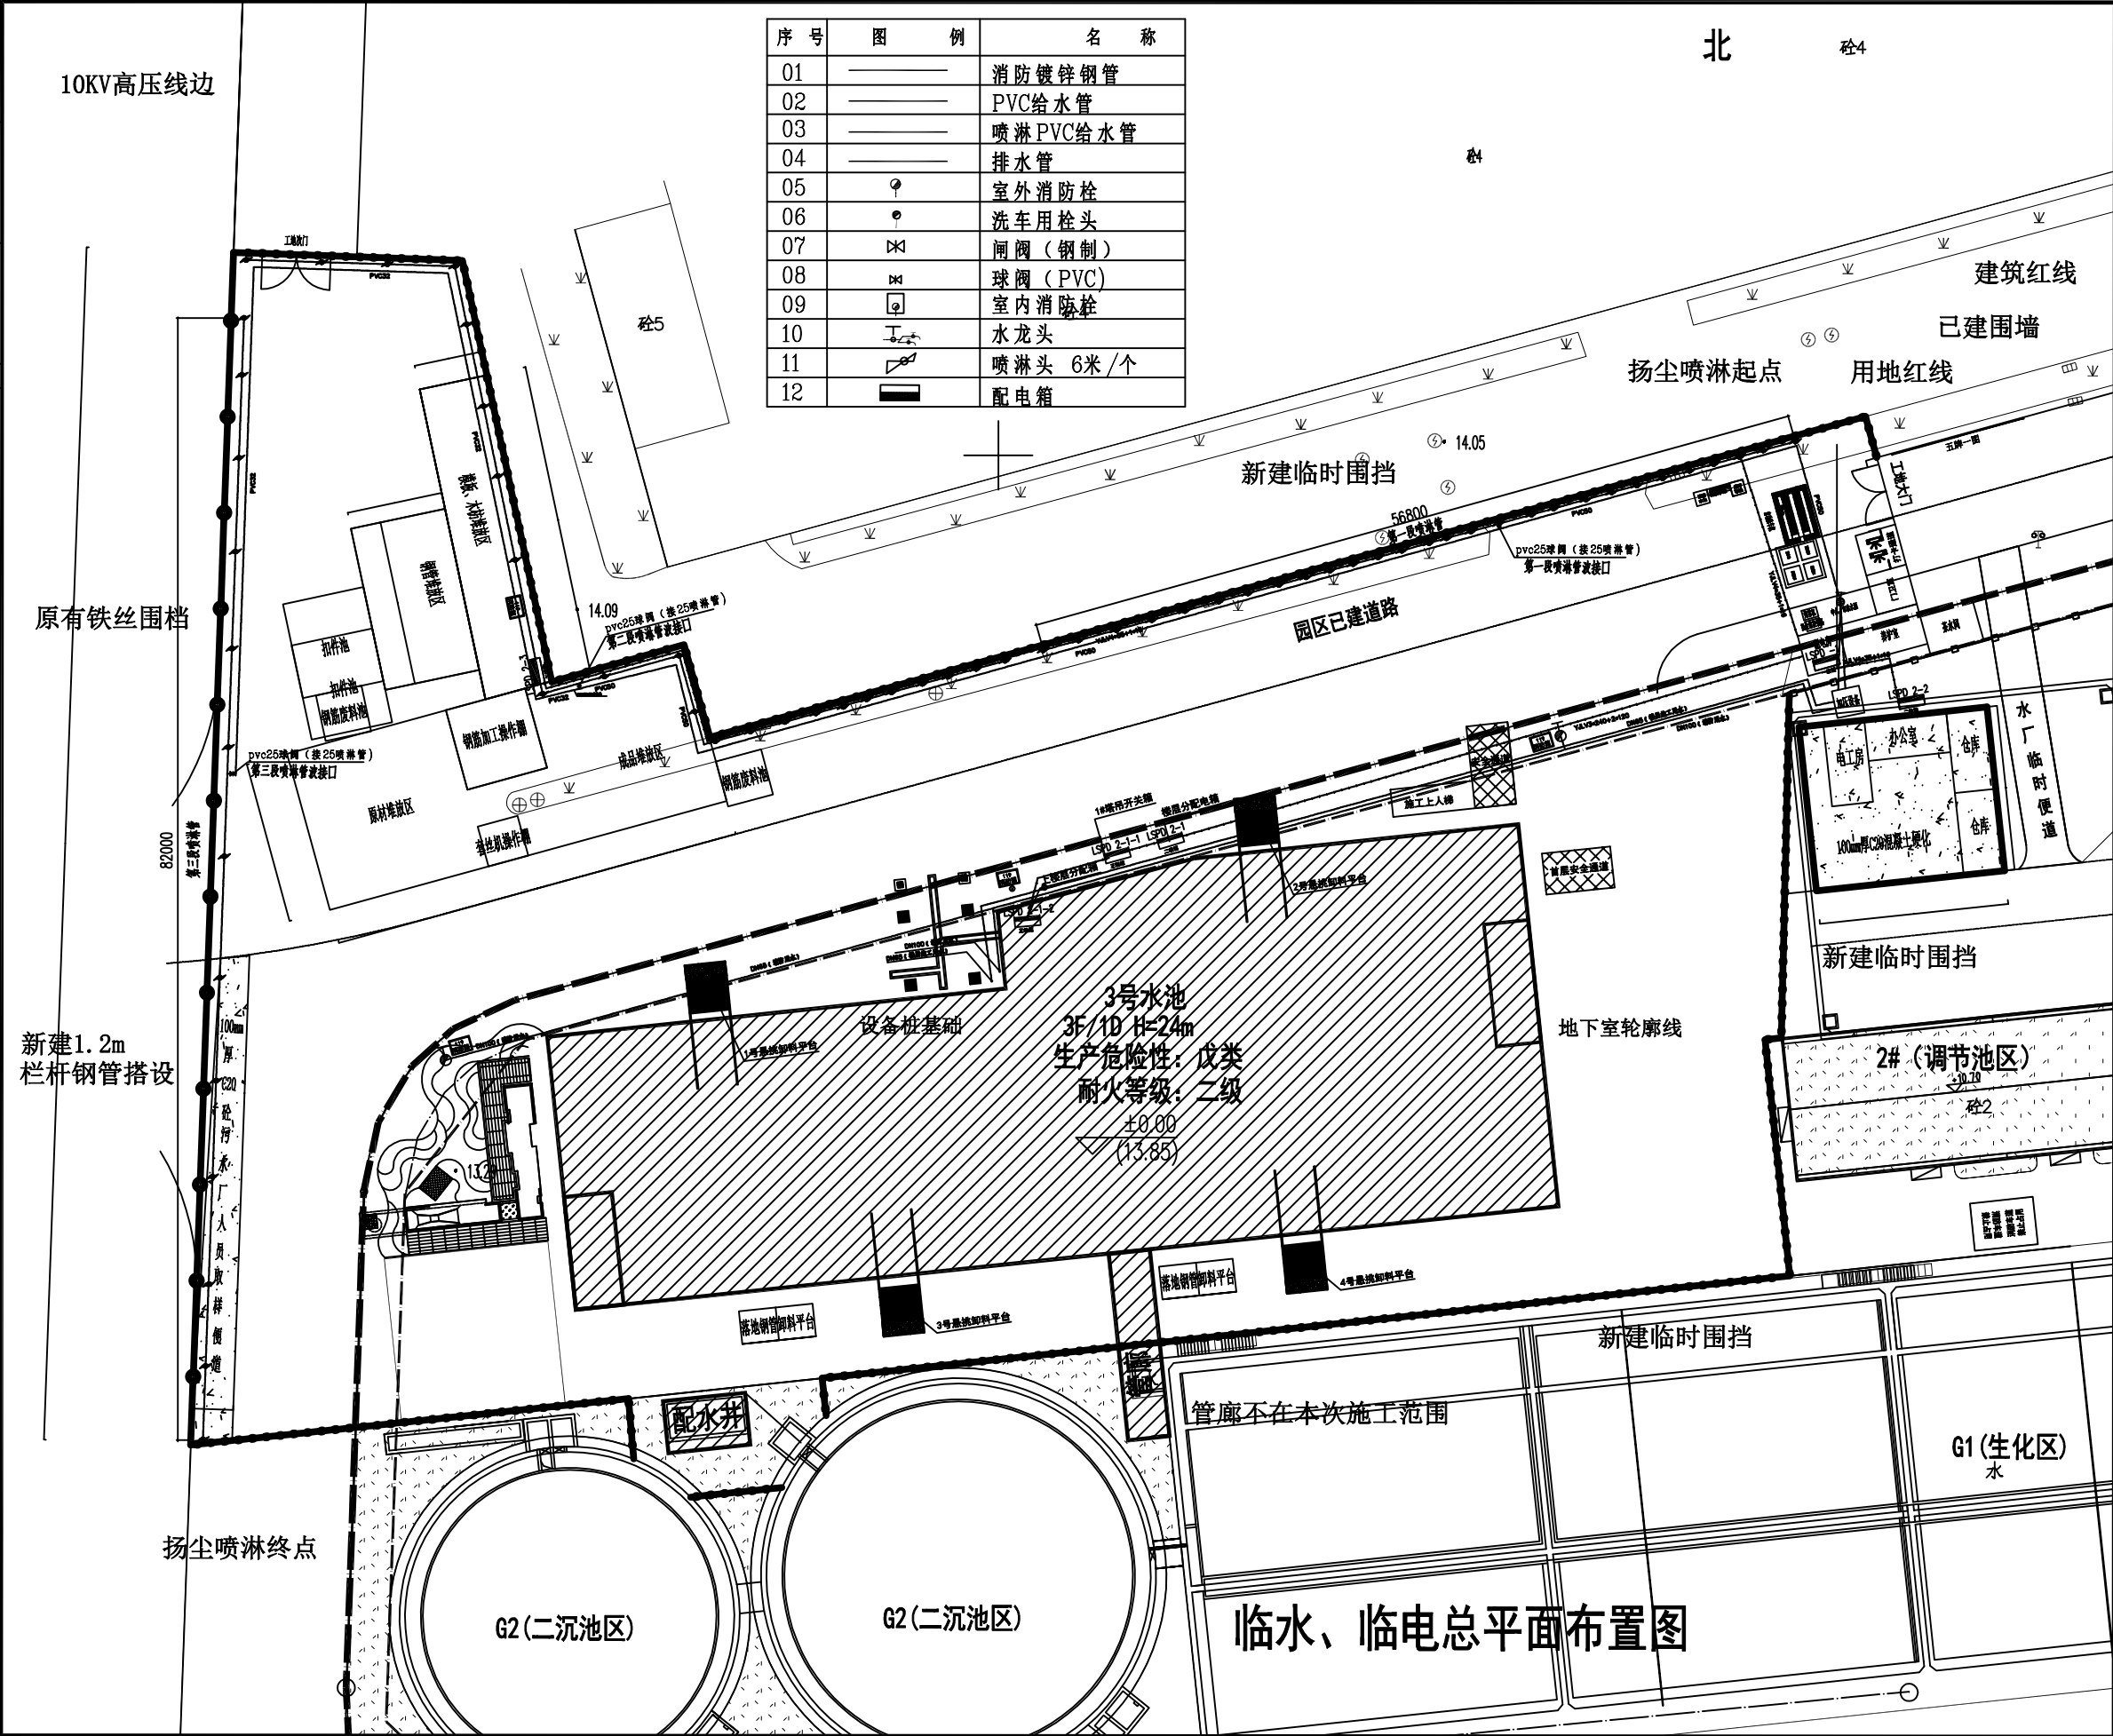



东莞市中泰建安工程有限公司
Dongguan Zhongtai Construct Install Engineering Co., Ltd

地址: 广东省东莞市南城街道
ADDRESS: 鸿福路106号1栋1712室01

设计资质等级 (DESIGN GRADE):
证书号 (CERTIFICATE NUMBER):

邮编 (POSTCODE): 523000

电话 (TEL): 0769-22311322

传真 (FAX):

电子邮箱 (E-mail):

业主会签:
handwritten signature:

设计说明:

建设单位: 东莞市荣津实业投资有限公司
Developer

工程名称: 东莞市常平镇环保专业基地洗水、印花污水处理厂3号水池
Project

图名: 临水、临电总平面布置图
Title

设计签署 SIGNATURE	
职责 DUTY	签署 SIGNATURE
设计 Design	
校对 Checked	
审核 EXAM'D	
审定 APPR'D	

比例: 1:500
Scale


图号: LS-08
Drawing No.

日期: 2025-4-18
Date


版次: 第一版
REV.

设计阶段: 施工图
Phase


期	
日	
姓	
名	
车	
号	

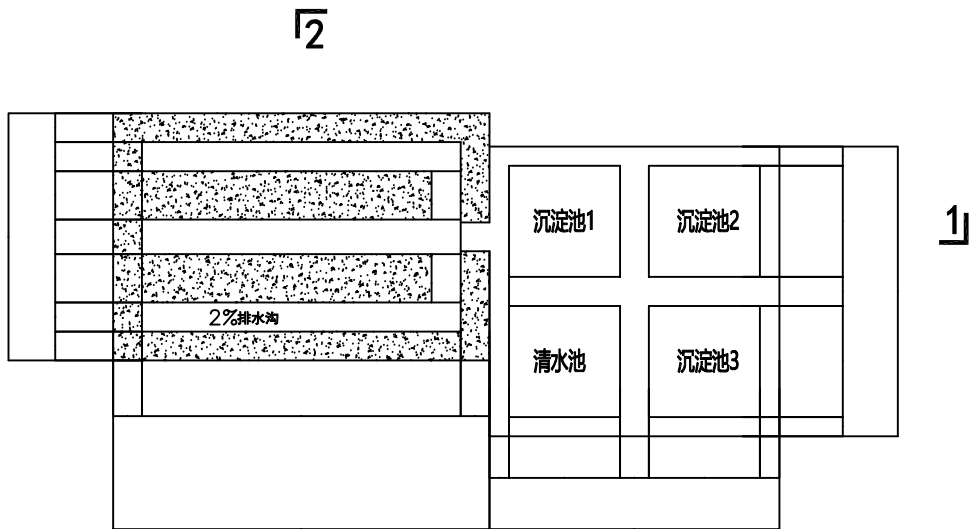


自动洗车机平面图

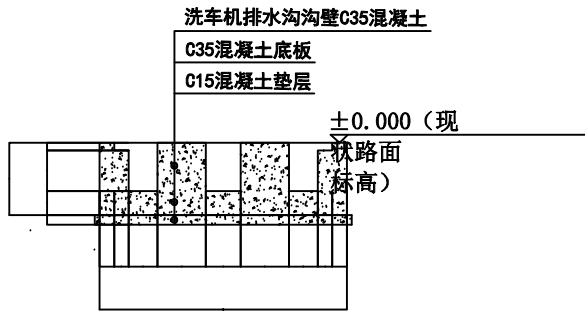


2-2剖面图

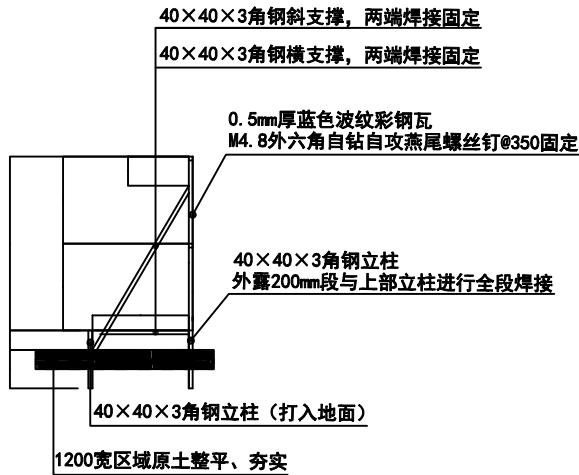

新建临时围挡侧面图

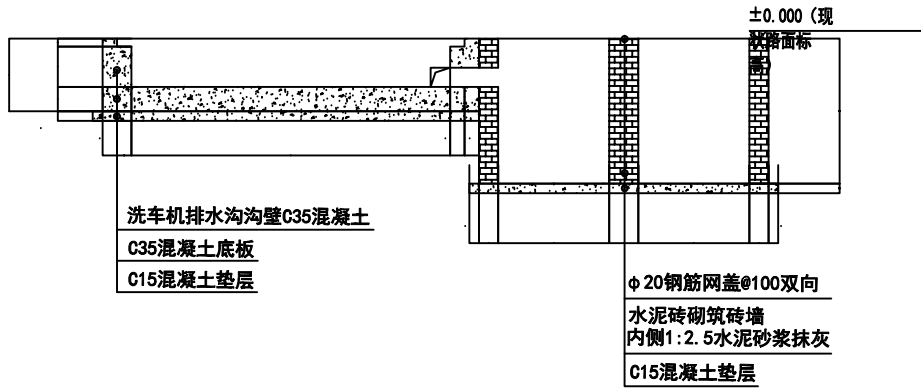


1-1剖面图

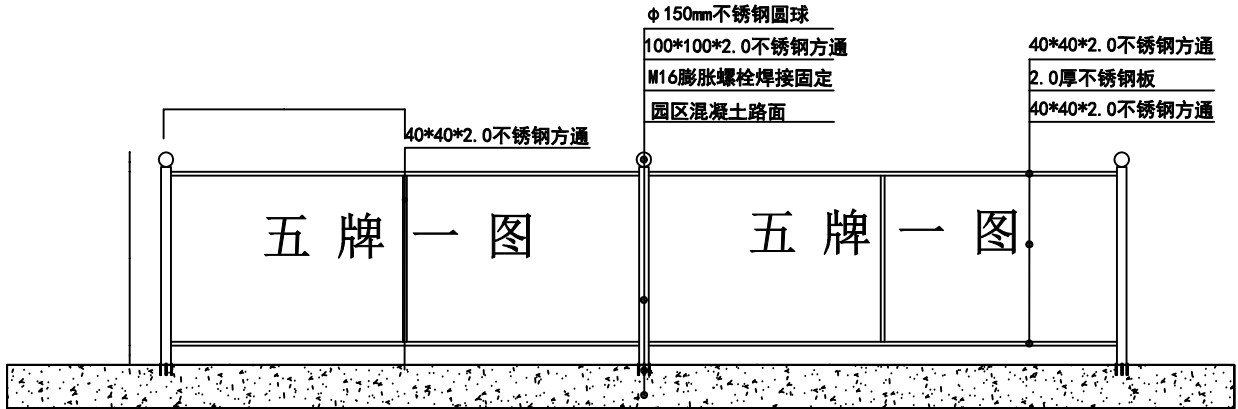

五牌一图立面图

注：须考虑防倾覆措施，例背面增设斜侧。

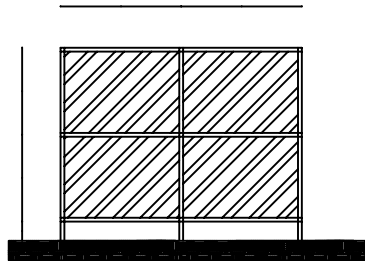

注：40×40×3角钢骨架

新建临时围挡立面图



东莞市中泰建安工程有限公司
Dongguan Zhongtai Construct Install Engineering Co., Ltd

地址：广东省东莞市南城街道
ADDRESS：鸿福路106号1栋1712室01
设计资质等级 (DESIGN GRADE)：
证书号 (CERTIFICATE NUMBER)：
邮编 (POSTCODE)：523000
电话 (TEL)：0769-22311322
传真 (FAX)：
电子邮箱 (E-mail)：

业主会签：
handwritten signature:

设计说明：
1、本图尺寸标注均以“mm”为单位。
2、本项目临时设施以中泰建安安全文明施工管理标准化细则实施。

建设单位：东莞市荣津实业投资有限公司
Developer

工程名称：东莞市常平镇环保专业基地洗车、印花污水处理厂-3号水池
Project

图名：自动洗车机基础、五牌一图、新建临时围挡大样图
Title

设计签署 SIGNATURE

职责
DUTY

设计
Design

校对
Checked

审核
EXAM'D

审定
APPRO'D

比例：
Scale

1:500

图号：
Drawing No.

LS-09

日期：
Date

2025-4-18


版次：
REV.

第一版

设计阶段：
Phase


施工图

期			
日			
姓			
名			
专			
业			
会			
签			

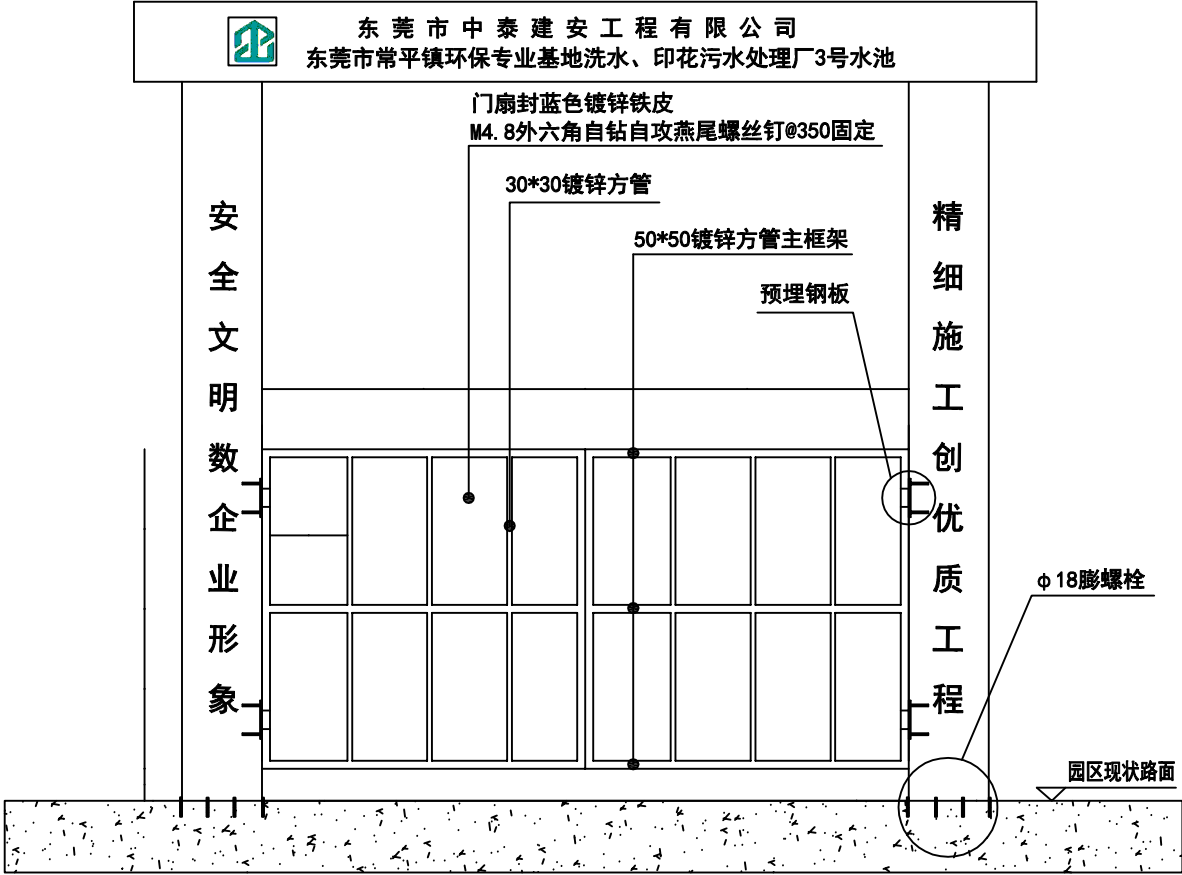


1. 工地大门框采用现有旧大门框骨架直接安装，需新做门扇；
2. 柱角采用 $\phi 18$ 膨螺栓植入园区混凝土道路内150mm, 焊接固定, 长边均布6颗，短边均布4颗。

工地大门立面图

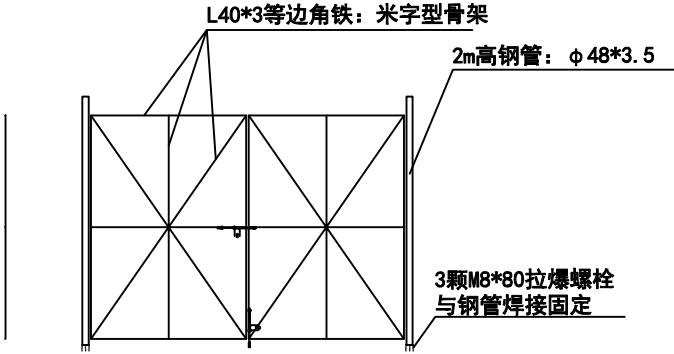

铁皮次门大样图

- 注：
1. 图中未注明标注尺寸单位为mm；
2. 门单面封蓝色铁皮彩钢瓦，M4. 8外六角自钻自攻燕尾螺丝钉@350固定。

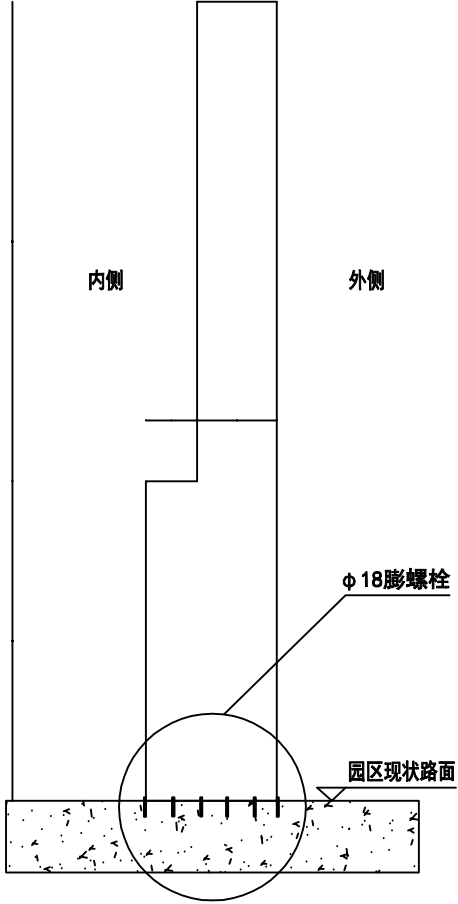

工地大门侧立面图



东莞市中泰建安工程有限公司
Dongguan Zhongtai Construct Install Engineering Co., Ltd

地 址： 广东省东莞市南城街道
ADDRESS: 鸿福路106号1栋1712室01
设计资质等级 (DESIGN GRADE):
证书号 (CERTIFICATE NUMBER):
邮 编 (POSTCODE): 523000
电 话 (TEL): 0769-22311322
传 真 (FAX):
电子邮箱 (E-mail):

业主会签:
handwritten signature:

设计说明:

建设单位:东莞市荣津实业投资有限公司
Developer

工程名称: 东莞市常平镇环保专业基地洗车、
印花污水处理厂-3号水池
Project

图名: 工地大门大样图
Title

设计签署 SIGNATURE

职 责 DUTY	签 署 SIGNATURE
设 计 Design	
校 对 Checked	
审 核 EXAM'D	
审 定 APPR'D	

比例:
Scale 1:500

图号:
Drawing No. LS-10


日期:
Date 2025-4-18

版次:
REV. 第一版

设计阶段:
Phase 施工图

会签	专业	姓名	日期


11

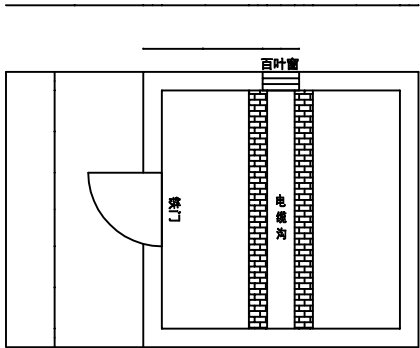

- 注:
1. C20混凝土硬化地面。
 2. 加气块砌筑墙体，内外墙抹灰，外墙刮腻子。
 3. 水泥砖砌筑电缆沟，内外抹灰。
 4. 屋面采用 $\phi 48$ 钢管做屋架，面铺0.5mm厚蓝色波纹彩钢瓦。


配电房平面图

11

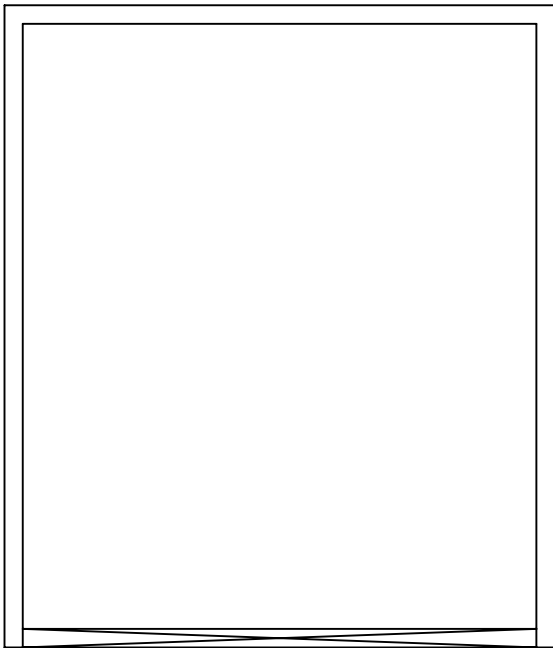


扣件池平面图

11

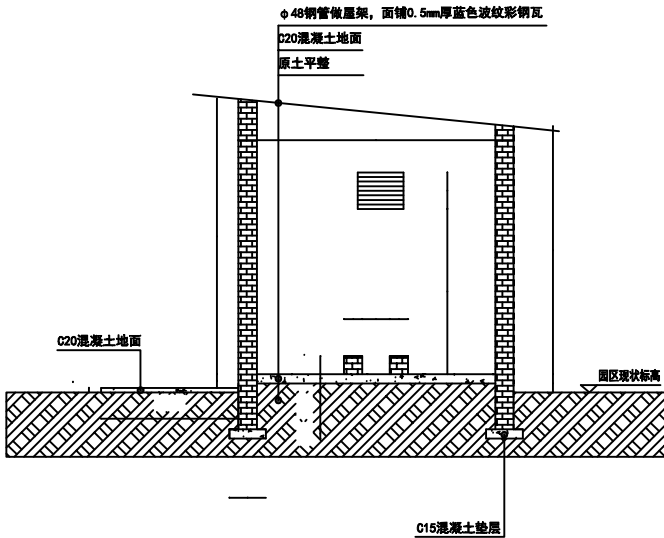


1-1剖面图

11

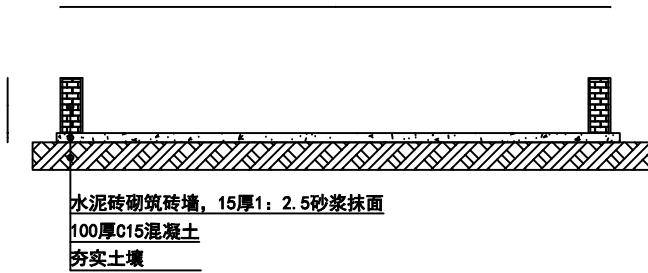


扣件池1-1剖面图

 11



钢筋废料收集池平面图

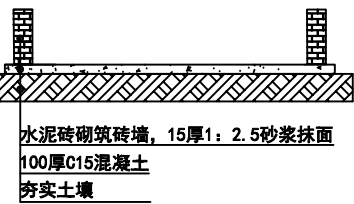

钢筋废料收集池1-1剖面图



东莞市中泰建安工程有限公司
Dongguan Zhongtai Construct Install Engineering Co., Ltd

地址: 广东省东莞市南城街道
ADDRESS: 鸿福路106号1栋1712室01
设计资质等级 (DESIGN GRADE):
证书号 (CERTIFICATE NUMBER):
邮编 (POSTCODE): 523000
电话 (TEL): 0769-22311322
传真 (FAX):
电子邮箱 (E-mail):

业主会签:
handwritten signature:

设计说明:

建设单位: 东莞市荣津实业投资有限公司
Developer

工程名称: 东莞市常平镇环保专业基地洗水、印花污水处理厂-3号水池
Project

图名: 配电房、钢管、扣件、钢筋废料池大样图
Title

设计签署 SIGNATURE

职责 DUTY
签署 SIGNATURE

设计 Design

校对 Checked

审核 EXAM'D

审定 APPR'D

比例: 1:500
Scale


图号: LS-11
Drawing No.

日期: 2025-4-18
Date


版次: 第一版
REV.

设计阶段: 施工图
Phase


日期	
姓名	
专业	
会签	

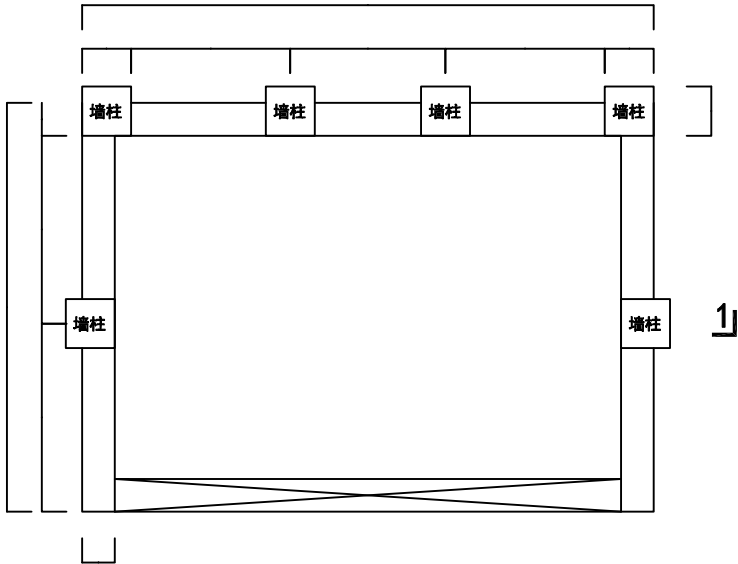


垃圾收集池平面图

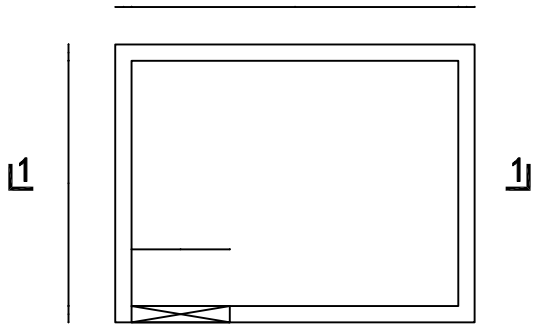


砂浆池平面图

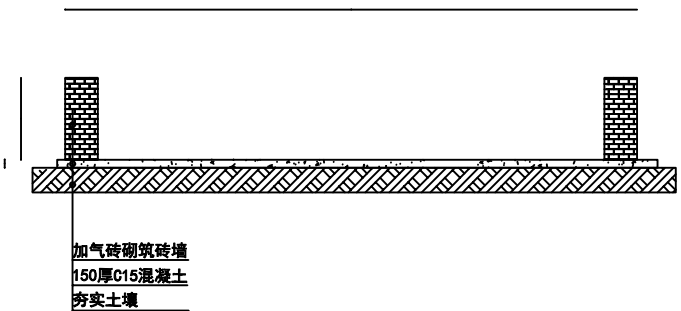

垃圾收集池1-1剖面图

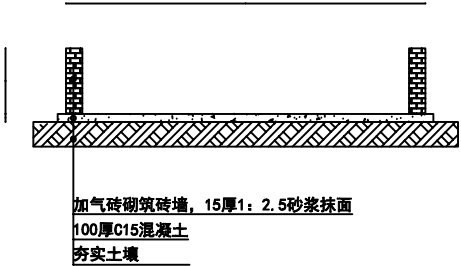

砂浆池1-1剖面图

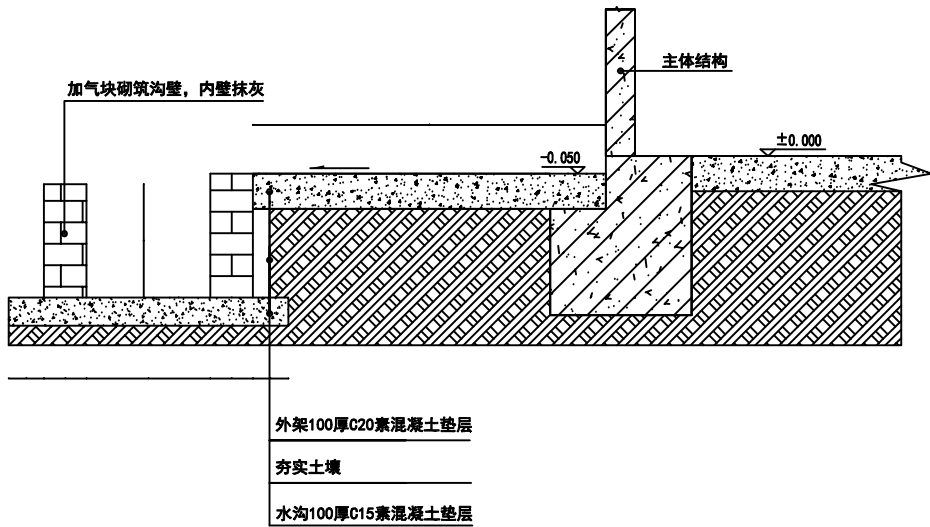

外架边排水沟大样图



东莞市中泰建安工程有限公司
Dongguan Zhongtai Construct Install Engineering Co., Ltd

地址: 广东省东莞市南城街道
ADDRESS: 鸿福路106号1栋1712室01
设计资质等级 (DESIGN GRADE):
证书号 (CERTIFICATE NUMBER):
邮编 (POSTCODE): 523000
电话 (TEL): 0769-22311322
传真 (FAX):
电子邮箱 (E-mail):

业主会签:
handwritten signature:

设计说明:

建设单位: 东莞市荣津实业投资有限公司
Developer


工程名称: 东莞市常平镇环保专业基地洗水、印花污水处理厂-3号水池
Project

图名: 砂浆池、垃圾收集池、外架排水沟大样图
Title


设计签署 SIGNATURE	
职责 DUTY	签署 SIGNATURE
设计 Design	
校对 Checked	
审核 EXAM'D	
审定 APPR'D	

比例: Scale	1:500
图号: Drawing No.	LS-12
日期: Date	2025-4-18
版次: REV.	第一版
设计阶段: Phase	施工图


期			
日			
姓			
名			
专			
业			
名			
姓			

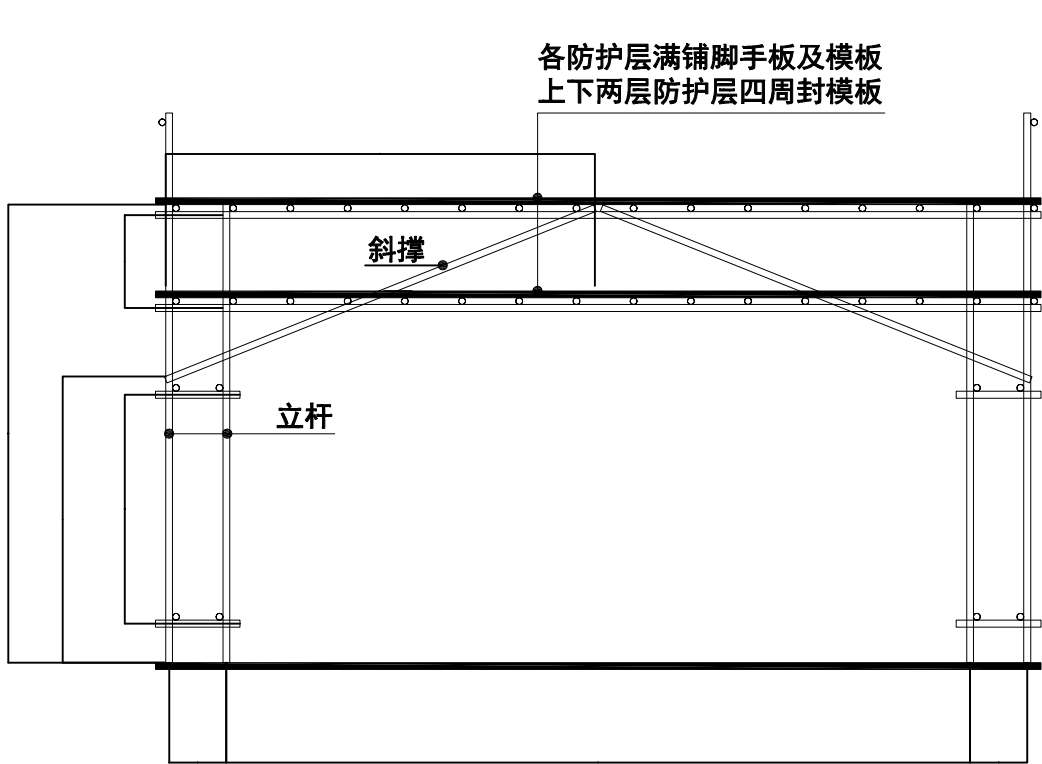


钢筋加工操作棚正立面图

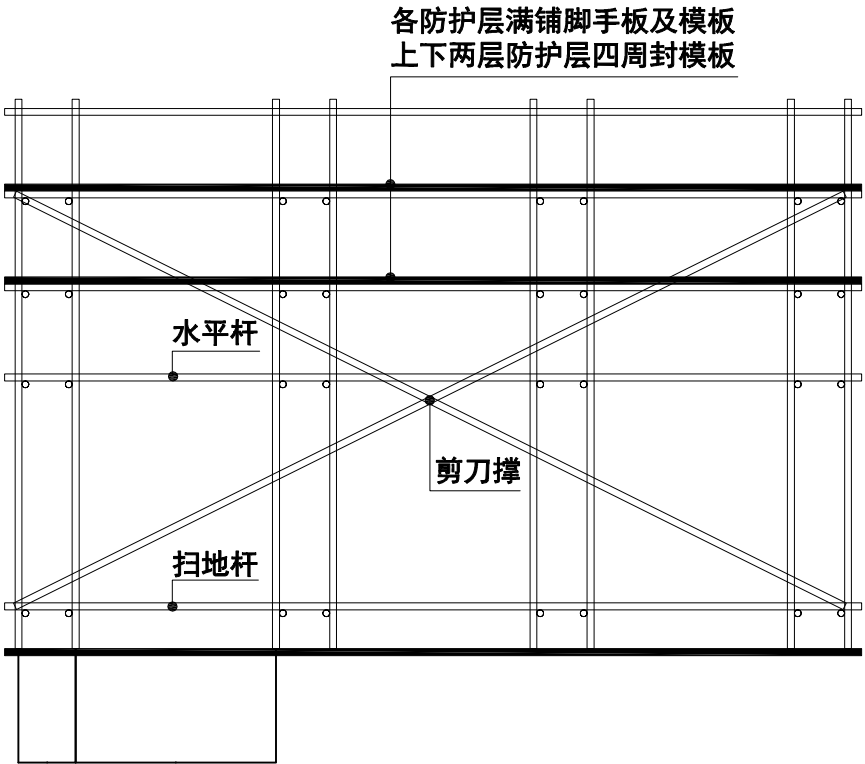


钢筋加工操作棚侧立面图

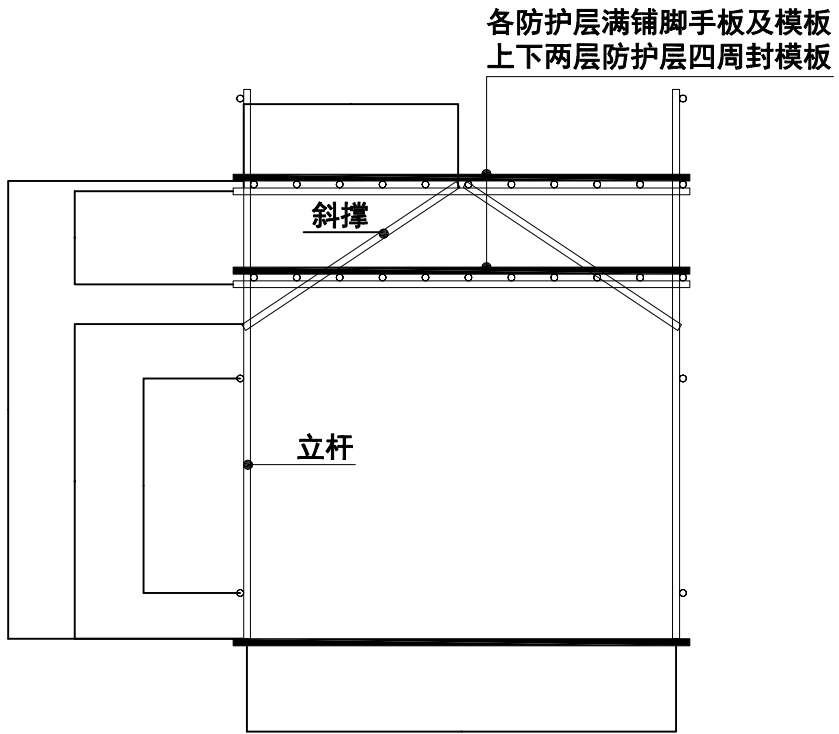

套丝机操作棚正立面图

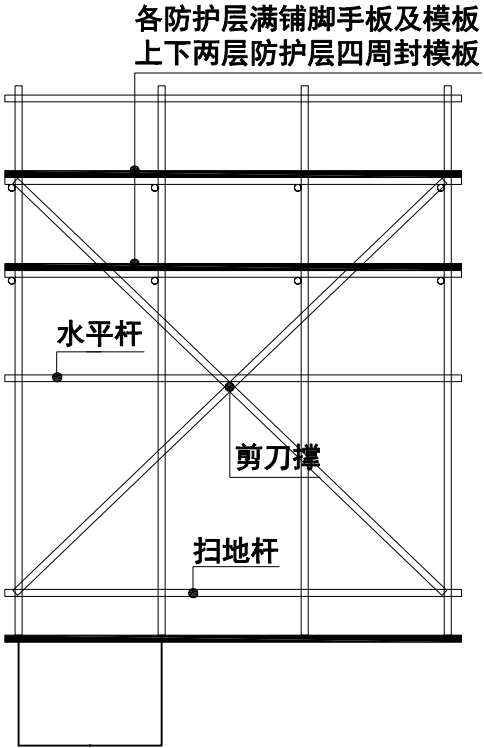

套丝机操作棚侧立面图

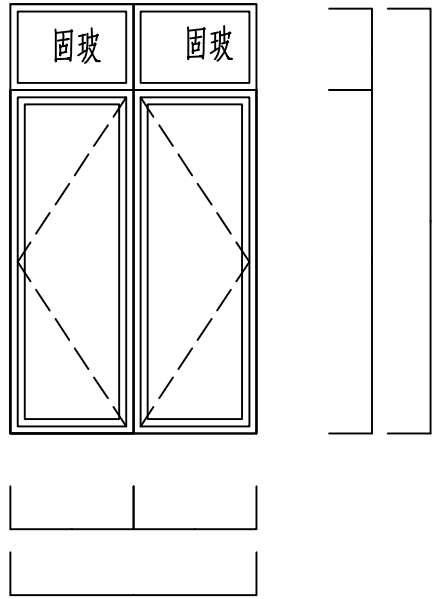

危废仓库新做不锈钢门

- 说明:
- 1、污水厂危废仓库需新做不锈钢门1扇,室内旧门(防火门1.5米*2.4米)拆除后加气砖封堵并恢复装饰层(抹灰、涂料)。
 - 2、外墙窗位置新开门洞(拆除墙体窗台1.4*1.75,窗1.4*1.6)并新做不锈钢门,门框、门扇采用304不锈钢,门框板材料厚度1.8mm,门扇面板厚度1.5mm;固定钢化玻璃厚度6mm。



东莞市中泰建安工程有限公司
Dongguan ZhongTai Construct Install Engineering Co., Ltd

地 址: 广东省东莞市南城街道
ADDRESS: 鸿福路106号1栋1712室01
设计资质等级 (DESIGN GRADE):
证书号 (CERTIFICATE NUMBER):
邮 编 (POSTCODE): 523000
电 话 (TEL): 0769-22311322
传 真 (FAX):
电子邮箱 (E-mail):

业主会签:
handwritten signature:

设计说明:

建设单位:东莞市荣津实业投资有限公司
Developer

工程名称:东莞市常平镇环保专业基地洗水、印花污水处理厂-3号水池
Project

图名: 钢筋操作棚、不锈钢门大样图
Title

设计 签 署 SIGNATURE	
职 责 DUTY	签 署 SIGNATURE
设 计 Design	
校 对 Checked	
审 核 EXAM'D	
审 定 APPR'D	

比例:
Scale 1:500


图号:
Drawing No. LS-13

日期:
Date 2025-4-18

版次:
REV. 第一版

设计阶段:
Phase 施工图

会	专业	姓名	日期
签			

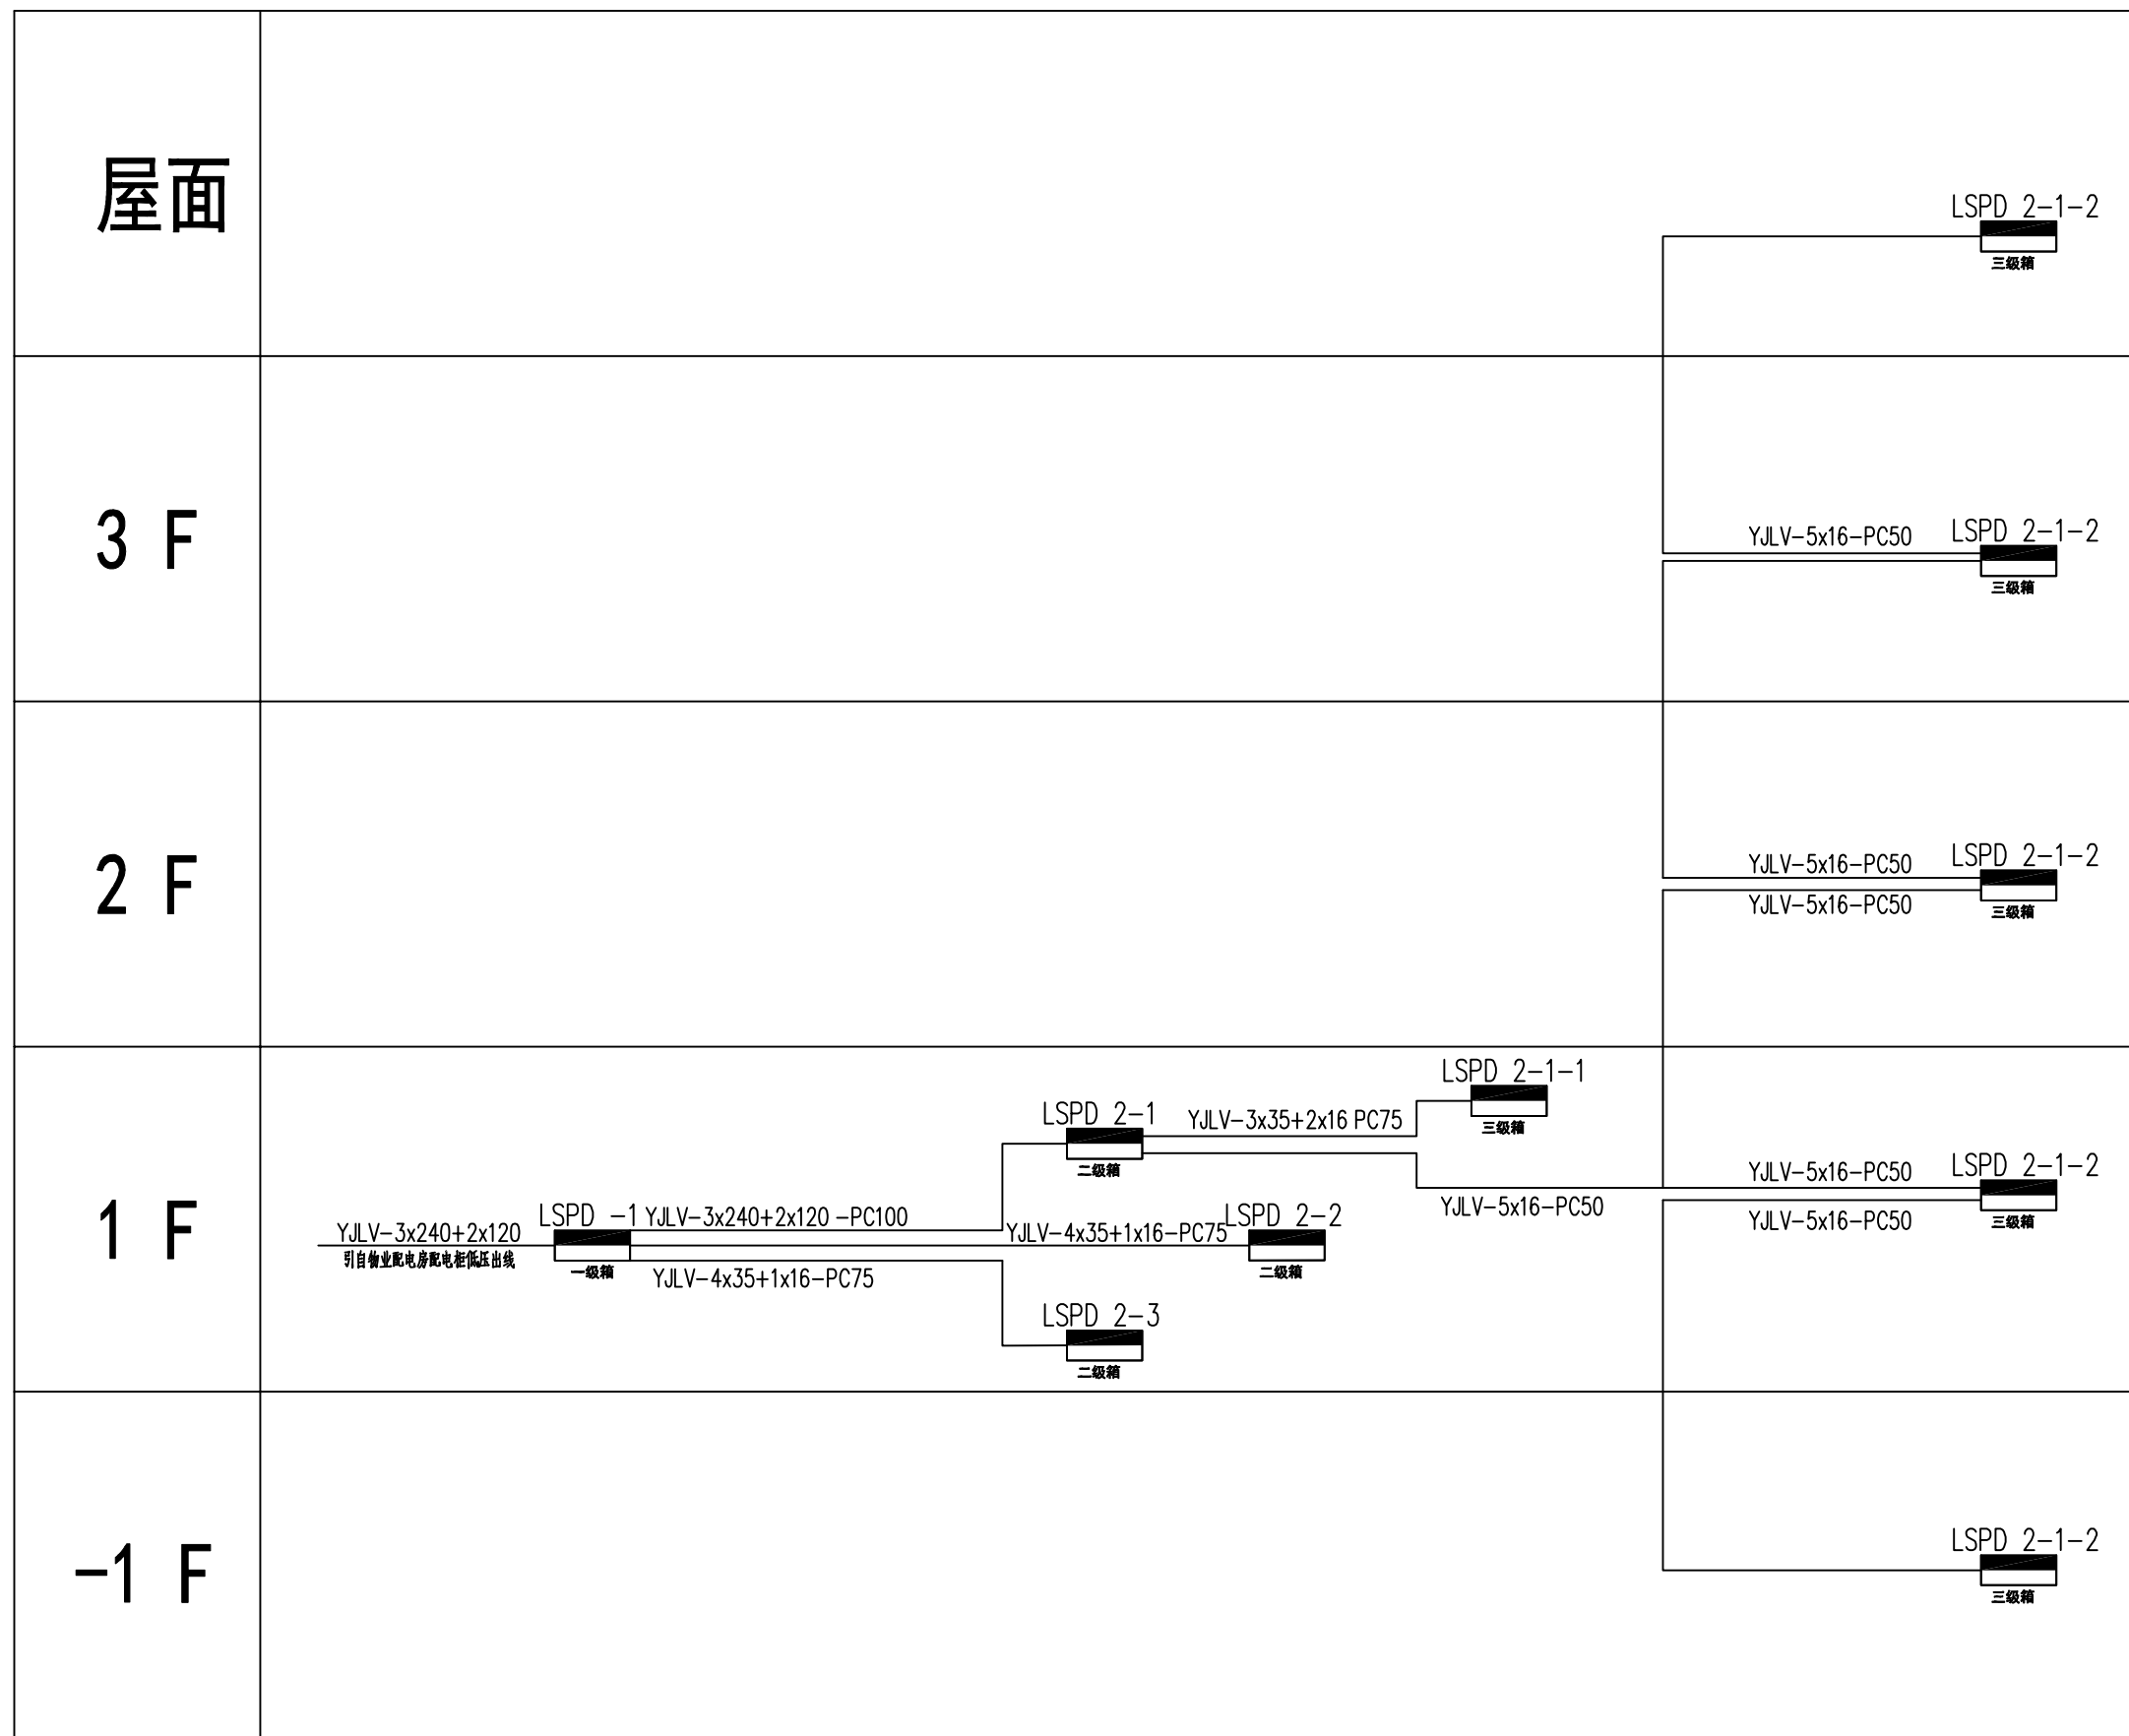

电气竖向系统图

临时用电说明;本工程设计最大功率为200KW/h、即桩机施工最大用电量。电源从物业配电房引一条YJV-3x240+1x120的电缆接至项目临时电房一级配电内,从一级箱分三个二级箱、分别至施工现场楼栋内、办公区、钢筋加工场。

混凝土养护室安装及用电有特别规定;室内的照明使用12V的安全电压,所有开关、插座(如照明开关、空调插座等)必须安装在养护室室外,避免潮湿造成的漏电触电。



东莞市中泰建安工程有限公司
Dongguan ZhongTai Construct Install Engineering Co., Ltd

地 址: 广东省东莞市南城街道
ADDRESS: 鸿福路106号1栋1712室01

设计资质等级 (DESIGN GRADE):

证书号 (CERTIFICATE NUMBER):

邮 编 (POSTCODE): 523000

电 话 (TEL):0769-22311322

传 真 (FAX):

电子邮箱 (E-mail):

业主会签:

handwritten signature:

设计说明:

建设单位:东莞市荣津实业投资有限公司
Developer

工程名称: 东莞市常平镇环保专业基地洗车、印花污水处理厂3号水池
Project:

图名: 图例
Title

设计签署 SIGNATURE

职责
DUTY

簽署
SIGNATURE

设计
Design

校对
Checked

审核

EXAM D

APPR'D

比例:
Scale

1:500

图号:
Drawing

LS-14

日期:
Date

2025-4-18


版次:
REV.

第一版


Phase

施工图


日期			
姓名			
专业			
会签			

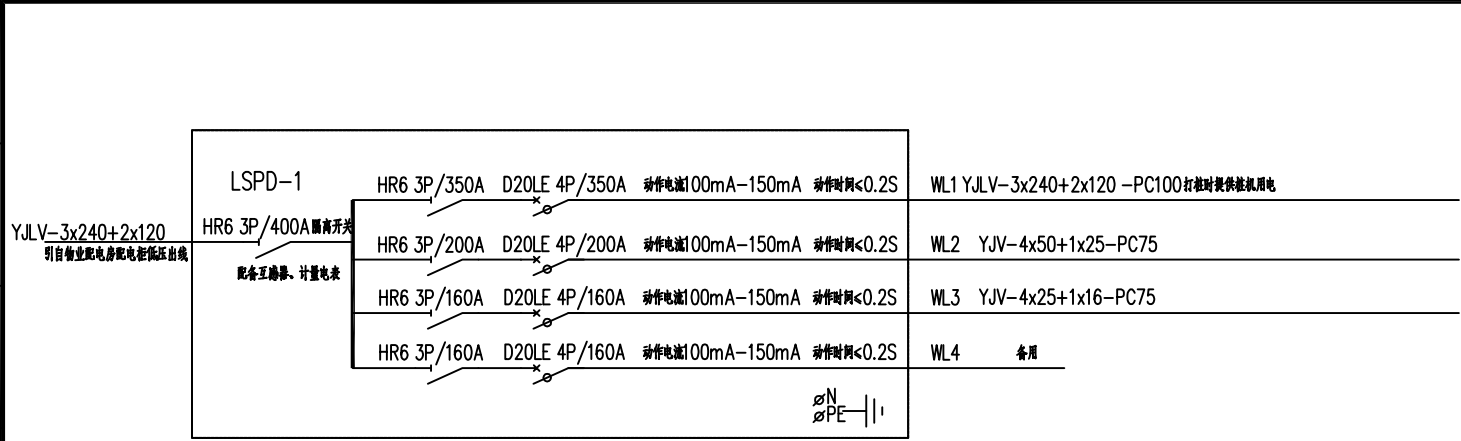


一级配电箱 LSPD-1
(安装在临时配电房内)

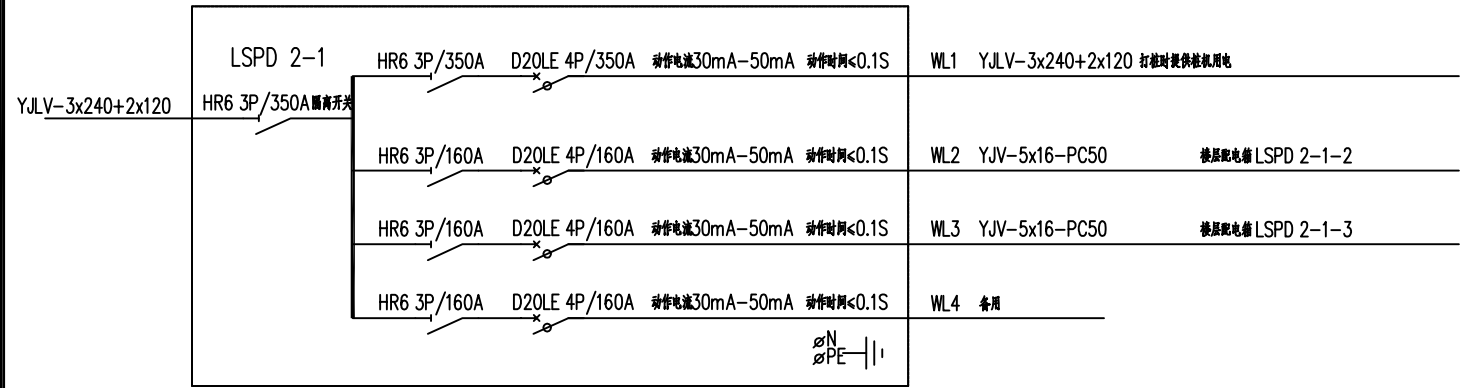


施工场内二级配电箱 LSPD 2-1
(安装在零层底下附近)

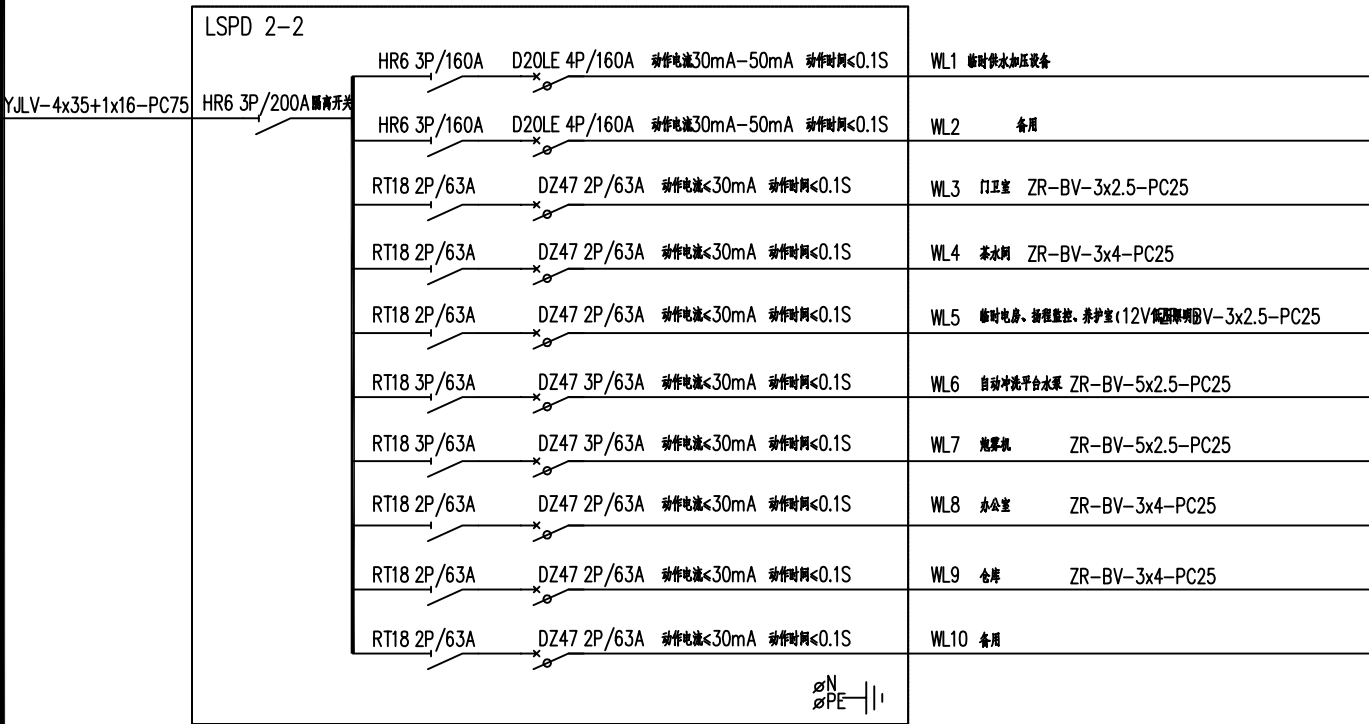


办公区二级配电箱 LSPD 2-2
(安装在办公室后面)

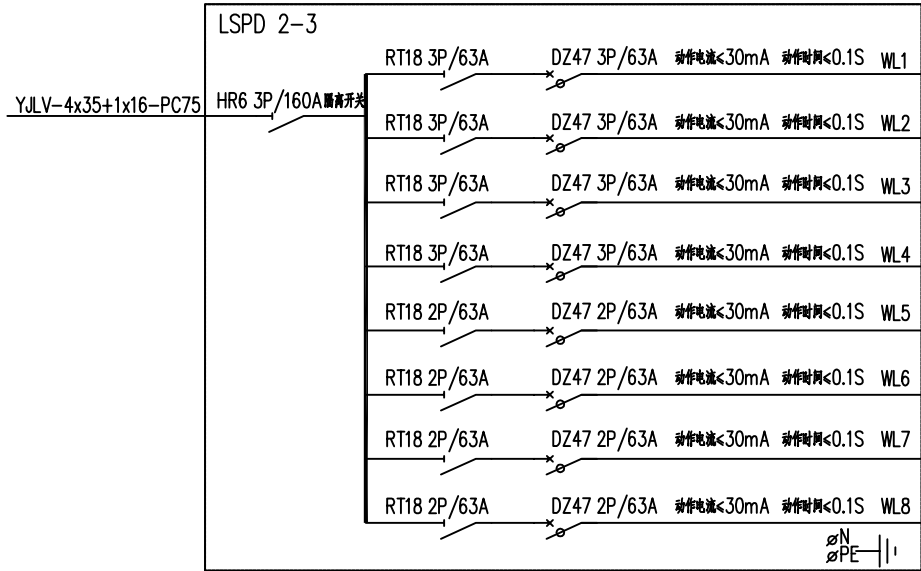

钢筋加工场分配电箱 LSPD 2-3
(安装在钢筋加工场内)

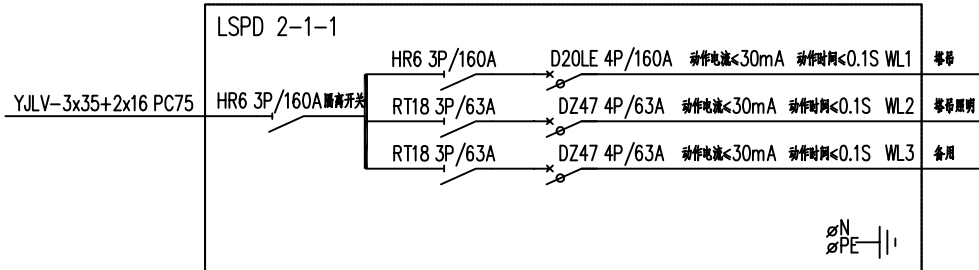

三级配电箱 LSPD 2-1-1
(安装在临时配电房内)

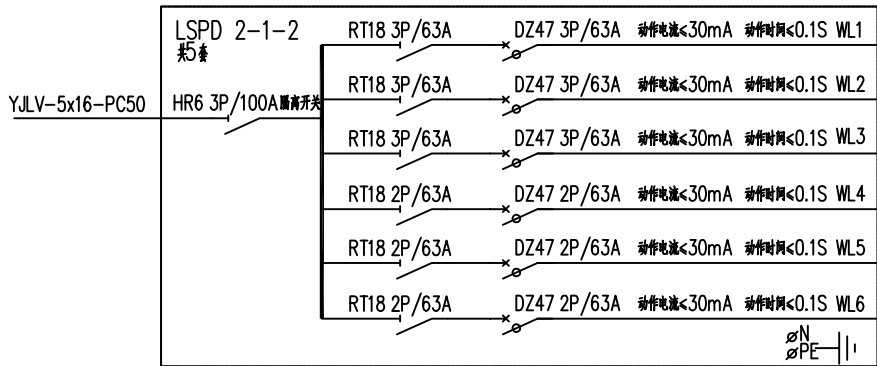

三级配电箱 LSPD 2-1-2
(共5个分别安装在每个楼层内)

配电箱系统图



东莞市中泰建安工程有限公司
Dongguan Zhongtai Construct Install Engineering Co., Ltd

地址: 广东省东莞市南城街道
ADDRESS: 鸿福路106号1栋1712室01
设计资质等级 (DESIGN GRADE):
证书号 (CERTIFICATE NUMBER):
邮编 (POSTCODE): 523000
电话 (TEL): 0769-22311322
传真 (FAX):
电子邮箱 (E-mail):

业主会签:
handwritten signature:

设计说明:

建设单位: 东莞市荣津实业投资有限公司
Developer

工程名称: 东莞市常平镇环保专业基地洗车、印花污水处理厂3号水池
Project

图名: 图例
Title

设计签署 SIGNATURE

职责 DUTY	签署 SIGNATURE
------------	-----------------

设计
Design

校对
Checked

审核
EXAM'D

审定
APP'R'D

比例:
Scale 1:500

图号:
Drawing No. LS-15

日期:
Date 2025-4-18

版次:
REV. 第一版

设计阶段:
Phase 施工图

日期	
姓名	
专业	
会签	



东莞市中泰建安工程有限公司
Dongguan ZhongTai Construct Install Engineering Co., Ltd

地址: 广东省东莞市南城街道
ADDRESS: 鸿福路106号1栋1712室01
设计资质等级 (DESIGN GRADE):
证书号 (CERTIFICATE NUMBER):
邮编 (POSTCODE): 523000
电话 (TEL): 0769-22311322
传真 (FAX):
电子邮箱 (E-mail):

2 业主会签:
handwritten signature:

设计说明:

建设单位:东莞市荣津实业投资有限公司
Developer

工程名称:东莞市常平镇环保专业基地洗水、印花污水处理厂3号水池
Project

图名: 图例
Title

设计签署 SIGNATURE

职责 DUTY	签署 SIGNATURE
------------	-----------------

设计

校对

审核

EXAM'D

审定

APPRO'D

比例:
Scale 1:500

图号:
Drawing No. LS-16

日期:
Date 2025-4-18

版次:
REV. 第一版

设计阶段:
Phase 施工图

屋面

3F

2F

1F

 
-1F

楼层临时用水系统图

围挡喷淋系统图


楼层临时消防用水系统图

临时给水系统图




800*650消防箱（配DN65消防水带25米/条DN65水枪）

日期	
姓名	
专业	
会签	

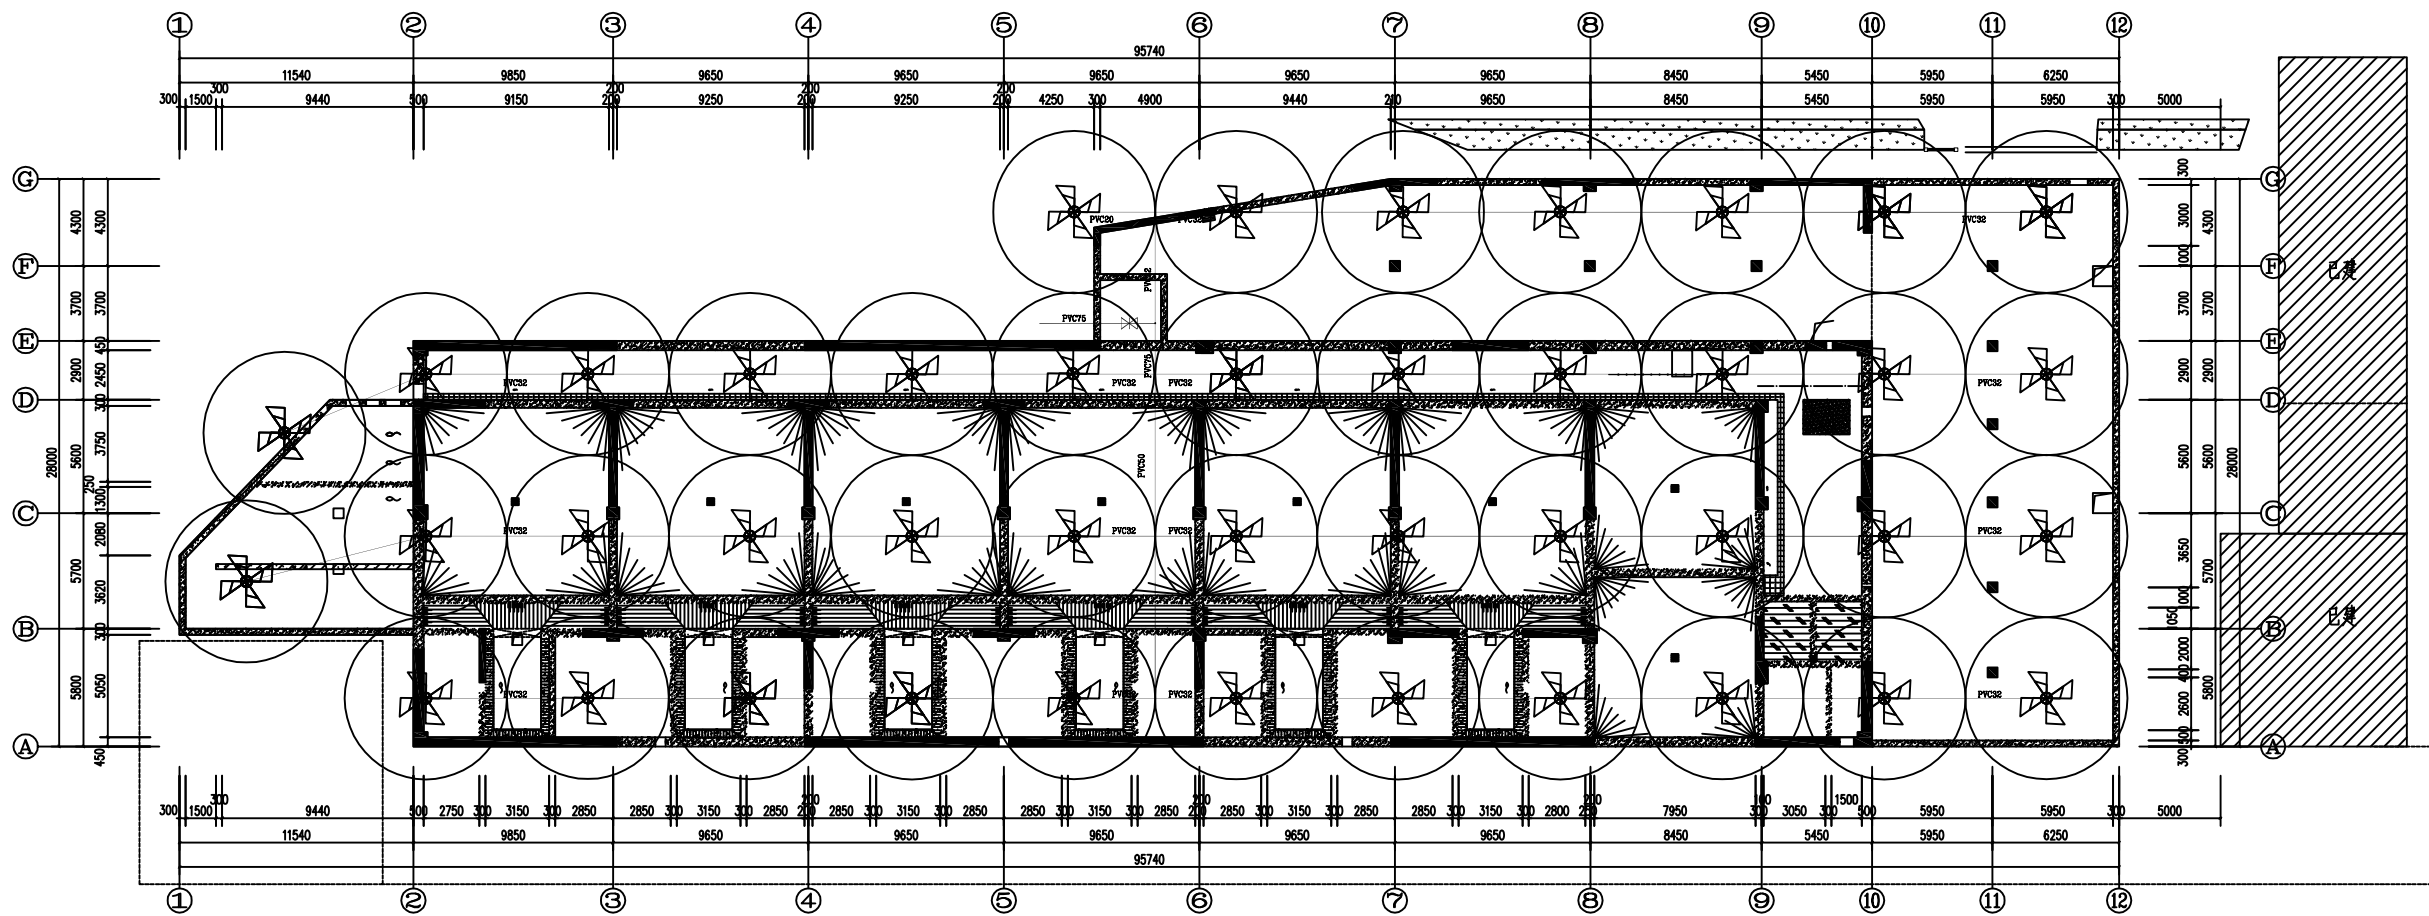

3号水池负一层养护喷淋喷射覆盖平面图 1:100

 

东莞市中泰建安工程有限公司
Dongguan ZhongTai Construct Install Engineering Co., Ltd

地址: 广东省东莞市南城街道
ADDRESS: 鸿福路106号1栋1712室01
设计资质等级 (DESIGN GRADE):
证书号 (CERTIFICATE NUMBER):
邮编 (POSTCODE): 523000
电话 (TEL): 0769-22311322
传真 (FAX):
电子邮箱 (E-mail):

业主会签:
handwritten signature:

设计说明:

建设单位: 东莞市荣津实业投资有限公司
Developer

工程名称: 东莞市常平镇环保专业基地洗水、印花污水处理厂3号水池
Project

图名: 图例
Title

设计签署 SIGNATURE

职责 DUTY	签署 SIGNATURE
设计 Design	
校对 Checked	
审核 EXAM'D	
审定 APPR'D	

比例:
Scale 1:500

图号:
Drawing No. LS-17

日期:
Date 2025-4-18

版次:
REV. 第一版

设计阶段:
Phase 施工图

日期	
姓名	
专业	
会签	



东莞市中泰建安工程有限公司
Dongguan Zhongtai Construct Install Engineering Co., Ltd

地址: 广东省东莞市南城街道
ADDRESS: 鸿福路106号1栋1712室01
设计资质等级 (DESIGN GRADE):
证书号 (CERTIFICATE NUMBER):
邮编 (POSTCODE): 523000
电话 (TEL): 0769-22311322
传真 (FAX):
电子邮箱 (E-mail):

业主会签:
handwritten signature:

设计说明:

建设单位: 东莞市荣津实业投资有限公司
Developer

工程名称: 东莞市常平镇环保专业基地洗水、印花污水处理3号水池
Project

图名: 图例
Title

设计签署 SIGNATURE

职责 DUTY	签署 SIGNATURE
设计 Design	
校对 Checked	
审核 EXAM'D	
审定 APPR'D	


比例:
Scale 1:500

图号:
Drawing No. LS-18

日期:
Date 2025-4-18

版次:
REV. 第一版

设计阶段:
Phase 施工图

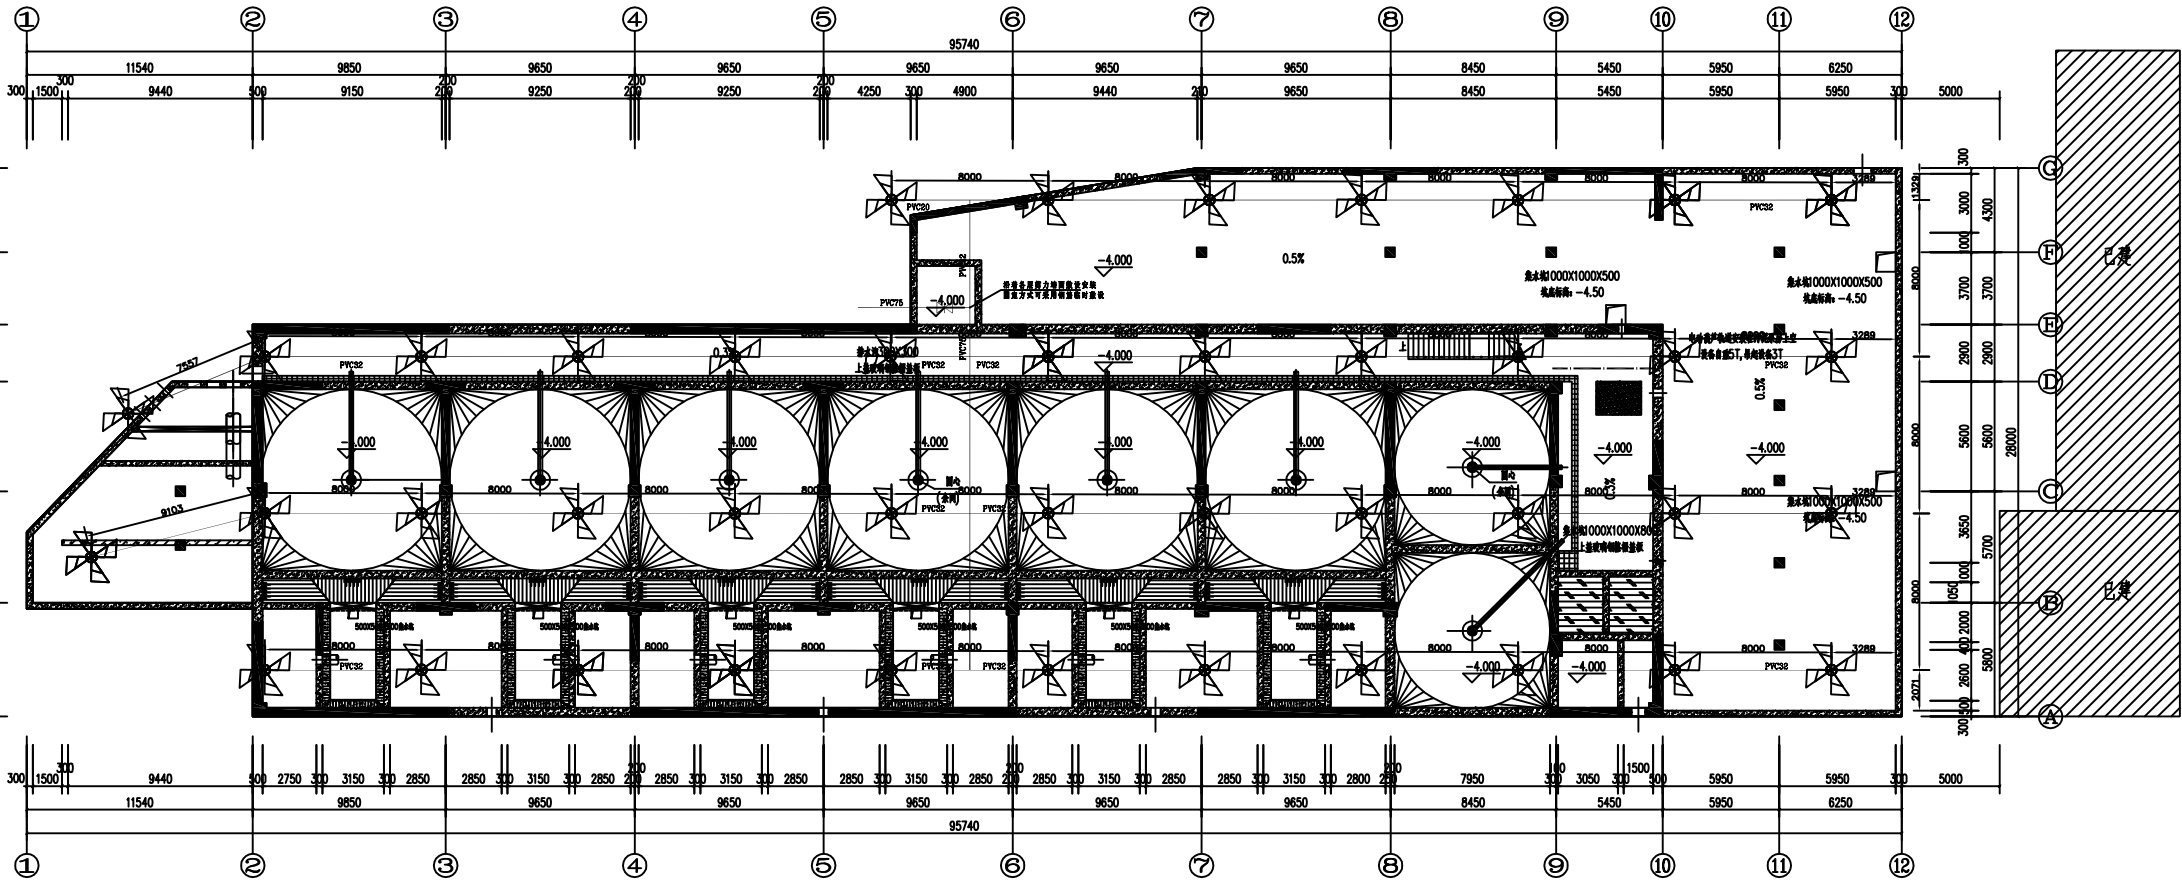

3号水池负一层养护喷淋平面布置图

1:100

喷射直径8-10米

序号	图例	名称	单位	数量
01	——	喷淋给水管	米	按实
02	⊗	球阀 (PVC75)	个	1
03	⊗	4分-混凝土养护喷淋头套		42

日期	
姓名	
专业	
会签	



东莞市中泰建安工程有限公司
Dongguan Zhongtai Construct Install Engineering Co., Ltd

地址: 广东省东莞市南城街道
ADDRESS: 鸿福路106号1栋1712室01
设计资质等级 (DESIGN GRADE):
证书号 (CERTIFICATE NUMBER):
邮编 (POSTCODE): 523000
电话 (TEL): 0769-22311322
传真 (FAX):
电子邮箱 (E-mail):

业主会签:
handwritten signature:

设计说明:

建设单位: 东莞市荣津实业投资有限公司
Developer

工程名称: 东莞市常平镇环保专业基地洗车、
印花污水处理厂3号水池
Project

图名: 图例
Title

设计签署 SIGNATURE	
职责 DUTY	签署 SIGNATURE
设计 Design	
校对 Checked	
审核 EXAM'D	
审定 APPR'D	


比例:
Scale 1:500

图号:
Drawing No. LS-19

日期:
Date 2025-4-18

版次:
REV. 第一版

设计阶段:
Phase 施工图

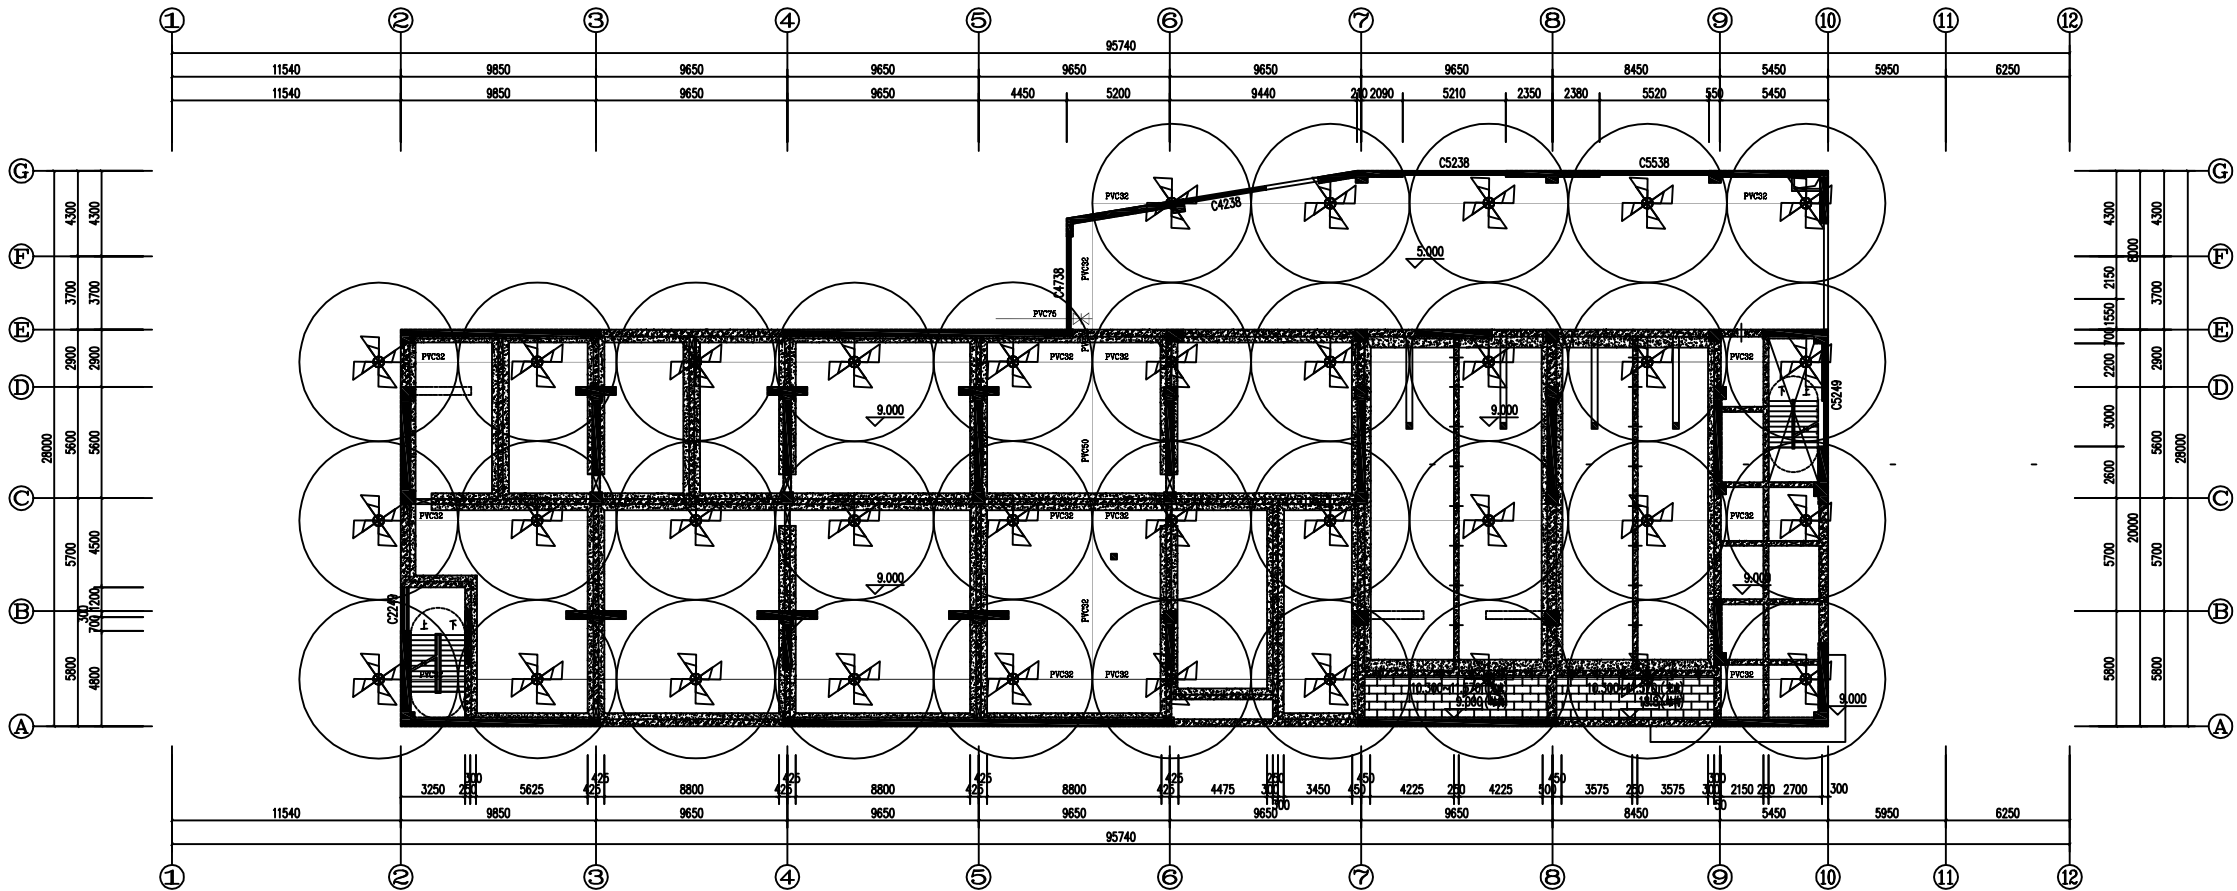

日期	
姓名	
专业	
会签	



东莞市中泰建安工程有限公司
Dongguan Zhongtai Construct Install Engineering Co., Ltd

地址: 广东省东莞市南城街道
ADDRESS: 鸿福路106号1栋1712室01
设计资质等级 (DESIGN GRADE):
证书号 (CERTIFICATE NUMBER):
邮编 (POSTCODE): 523000
电话 (TEL): 0769-22311322
传真 (FAX):
电子邮箱 (E-mail):

业主会签:
handwritten signature:

设计说明:

建设单位: 东莞市荣津实业投资有限公司
Developer

工程名称: 东莞市常平镇环保专业基地洗车、印花污水处理厂3号水池
Project

图例

Title

设计签署 SIGNATURE

职责

签署

设计

校对

Checked

审核

EXAM'D

审定

APPR'D

比例:

1:500

图号:


LS-21

日期:

2025-4-18

版次:

第一版

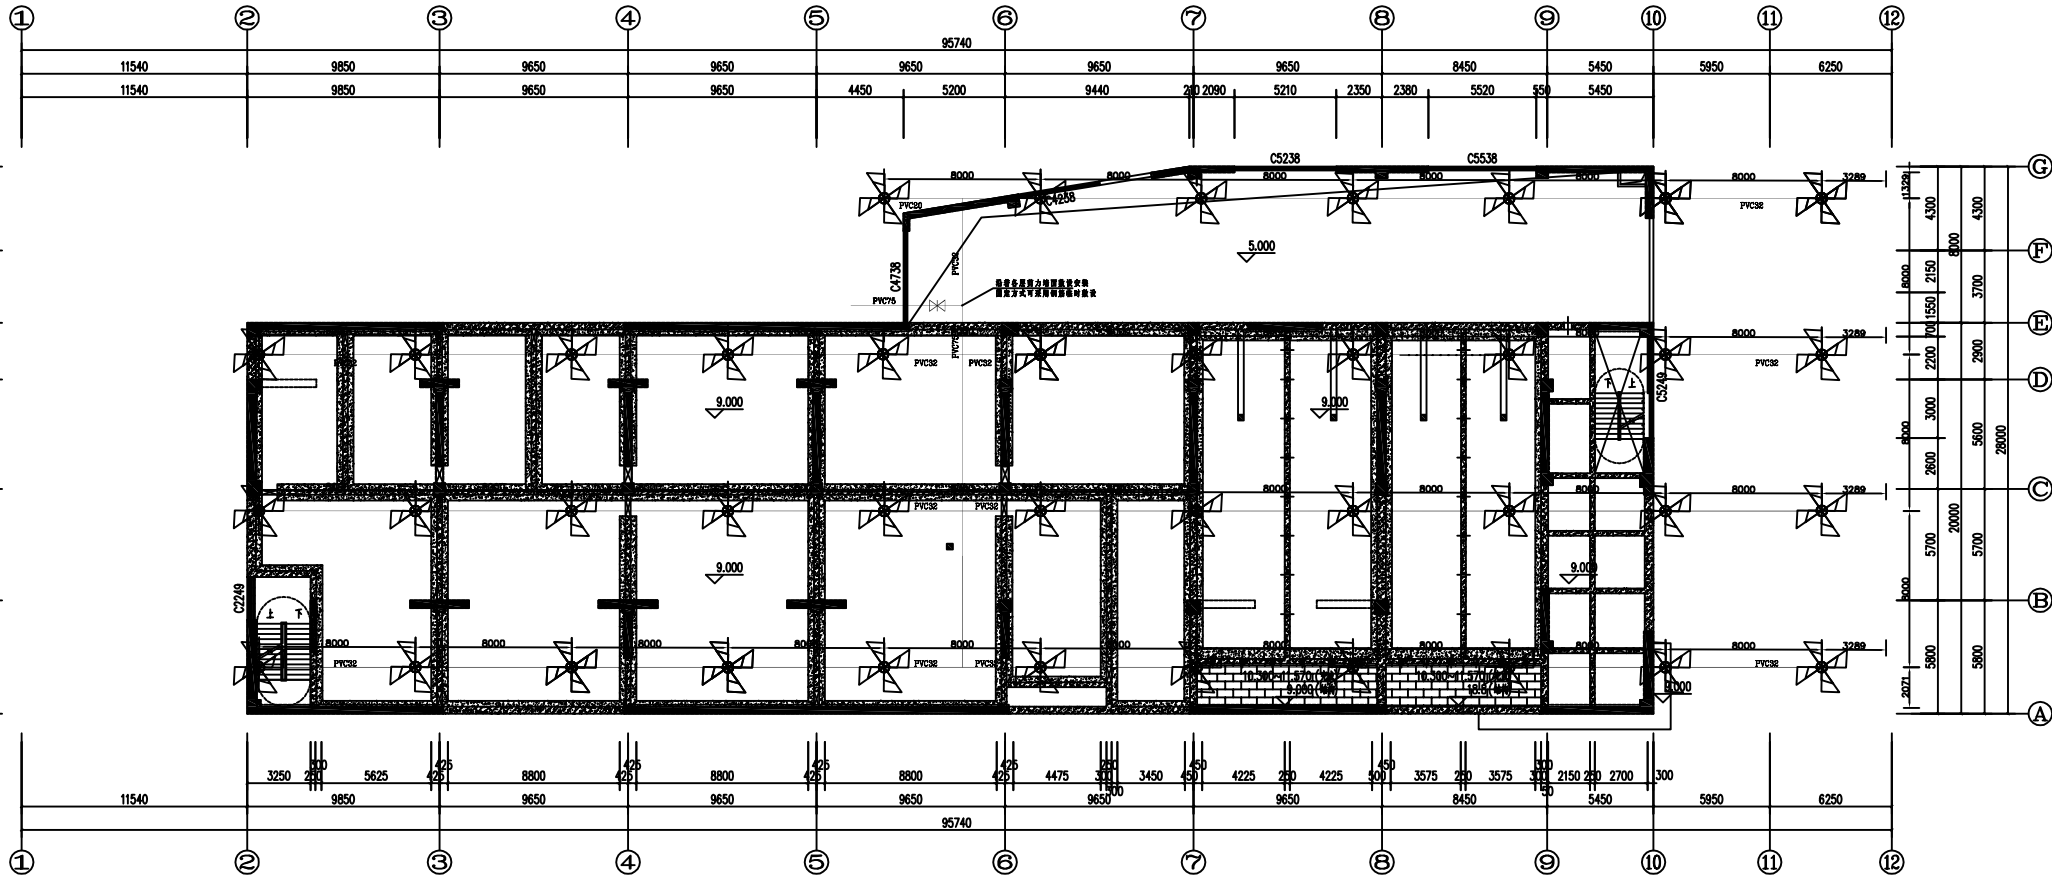

3号水池标高9.000养护喷淋平面布置图 1:100

喷射直径8-10米

序号	图例	名称	单位	数量
		喷淋给水管	米	按实
02	⊗	球阀 (PVC75)	个	1
03	⊗	4分-混凝土养护喷淋头套	套	35



东莞市中泰建安工程有限公司
Dongguan Zhongtai Construct Install Engineering Co., Ltd

地址: 广东省东莞市南城街道
ADDRESS: 鸿福路106号1栋1712室01
设计资质等级 (DESIGN GRADE):
证书号 (CERTIFICATE NUMBER):
邮编 (POSTCODE): 523000
电话 (TEL): 0769-22311322
传真 (FAX):
电子邮箱 (E-mail):

业主会签:
handwritten signature:

设计说明:

建设单位:东莞市荣津实业投资有限公司
Developer

工程名称: 东莞市常平镇环保专业基地洗水、印花污水处理厂3号水池
Project

图例

Title

设计签署 SIGNATURE


职责	签署
设计	SIGNATURE
校对	
Checked	
审核	
EXAM'D	
审定	
APP'R'D	

比例: 1:500
Scale

图号: LS-22
Drawing No.

日期: 2025-4-18
Date

版次: 第一版
REV.

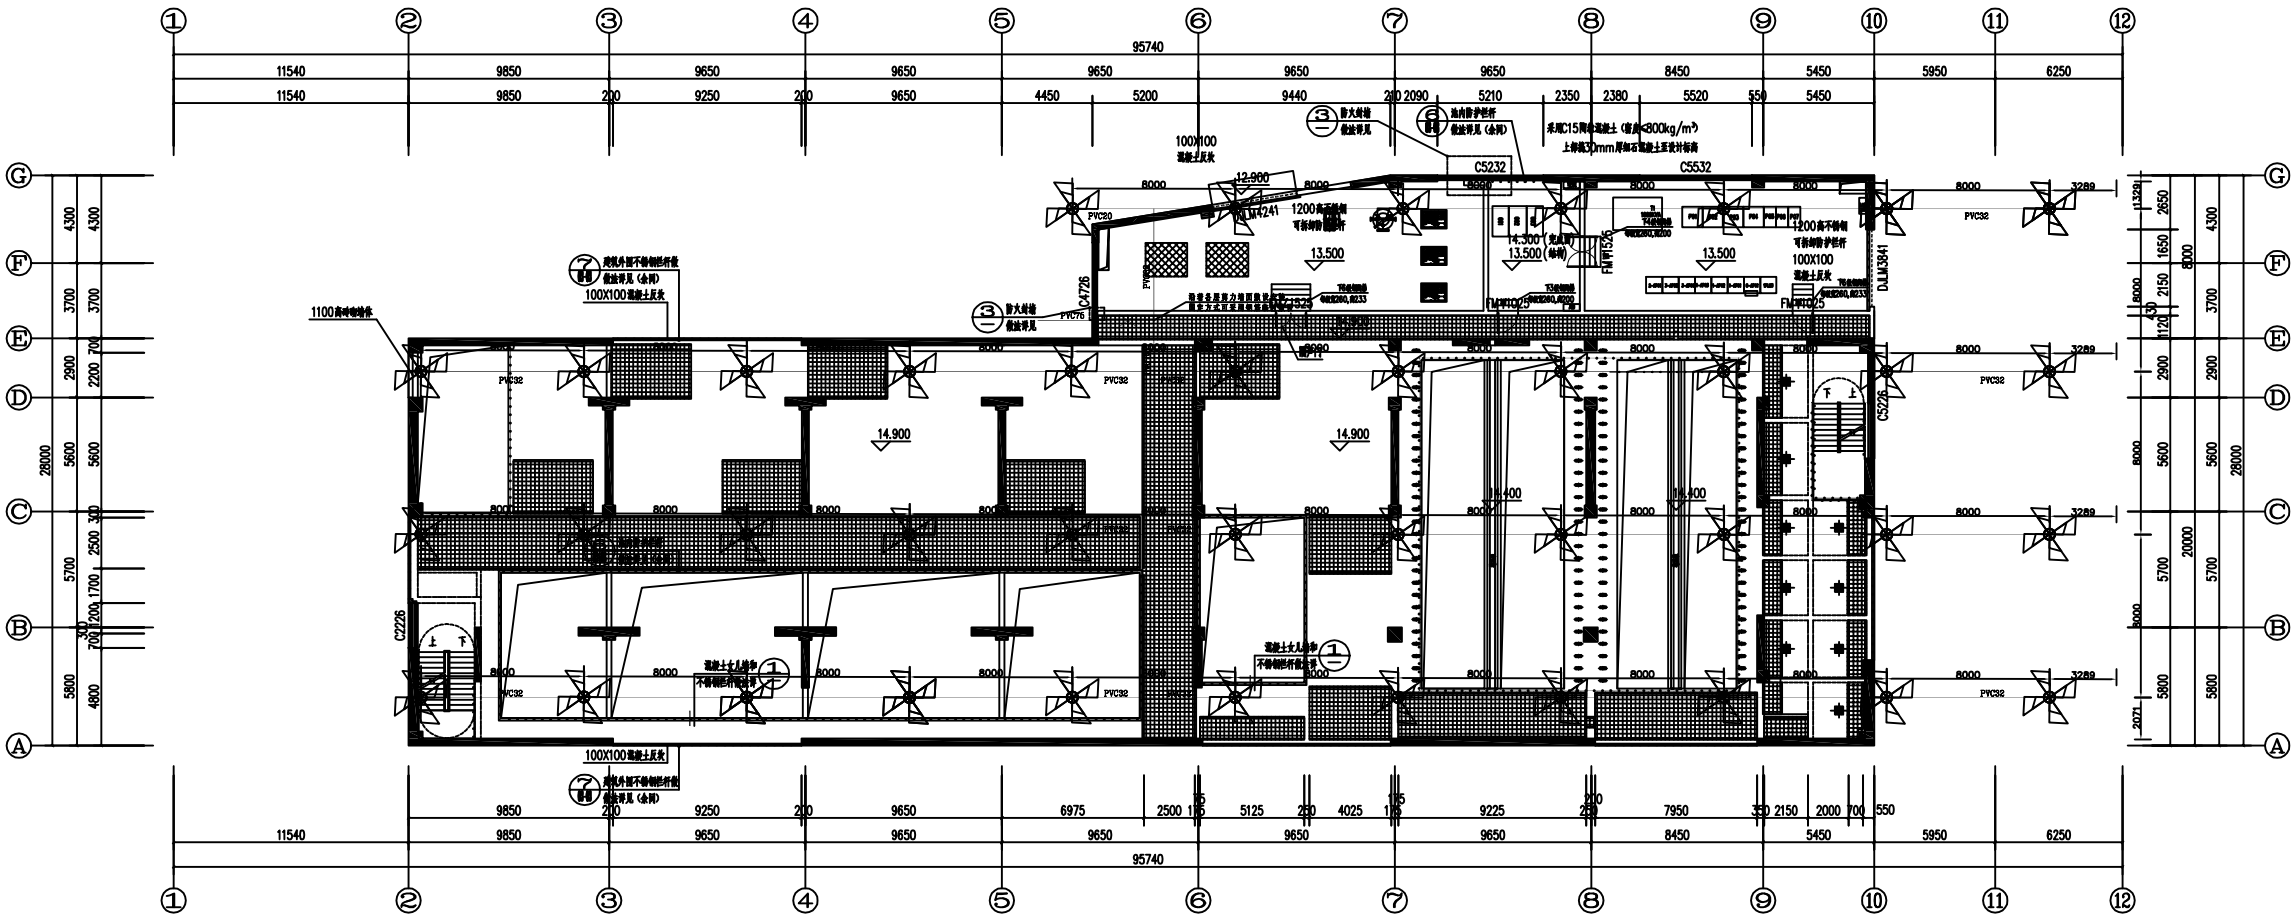

3号水池二层水池屋面养护喷淋平面布置图 1:100

喷射直径8-10米

序号	图例	名称	单位	数量
		喷淋给水管	米	按实
02	球阀 (PVC75)	球阀 (PVC75)	个	1
03	4分-混凝土养护喷淋头套	4分-混凝土养护喷淋头套		35

日期	
姓名	
专业	
会签	



东莞市中泰建安工程有限公司
Dongguan Zhongtai Construct Install Engineering Co., Ltd

地址: 广东省东莞市南城街道
ADDRESS: 鸿福路106号1栋1712室01
设计资质等级 (DESIGN GRADE):
证书号 (CERTIFICATE NUMBER):
邮编 (POSTCODE): 523000
电话 (TEL): 0769-22311322
传真 (FAX):
电子邮箱 (E-mail):

业主会签:
handwritten signature:

设计说明:

建设单位: 东莞市荣津实业投资有限公司
Developer

工程名称: 东莞市常平镇环保专业基地洗车、印花污水处理厂3号水池
Project

图例

Title

设计签署 SIGNATURE

职责

签署

设计

校对

Checked

审核

EXAM'D

审定

APPR'D

比例:

1:500

图号:


LS-24

日期:

2025-4-18

版次:

第一版

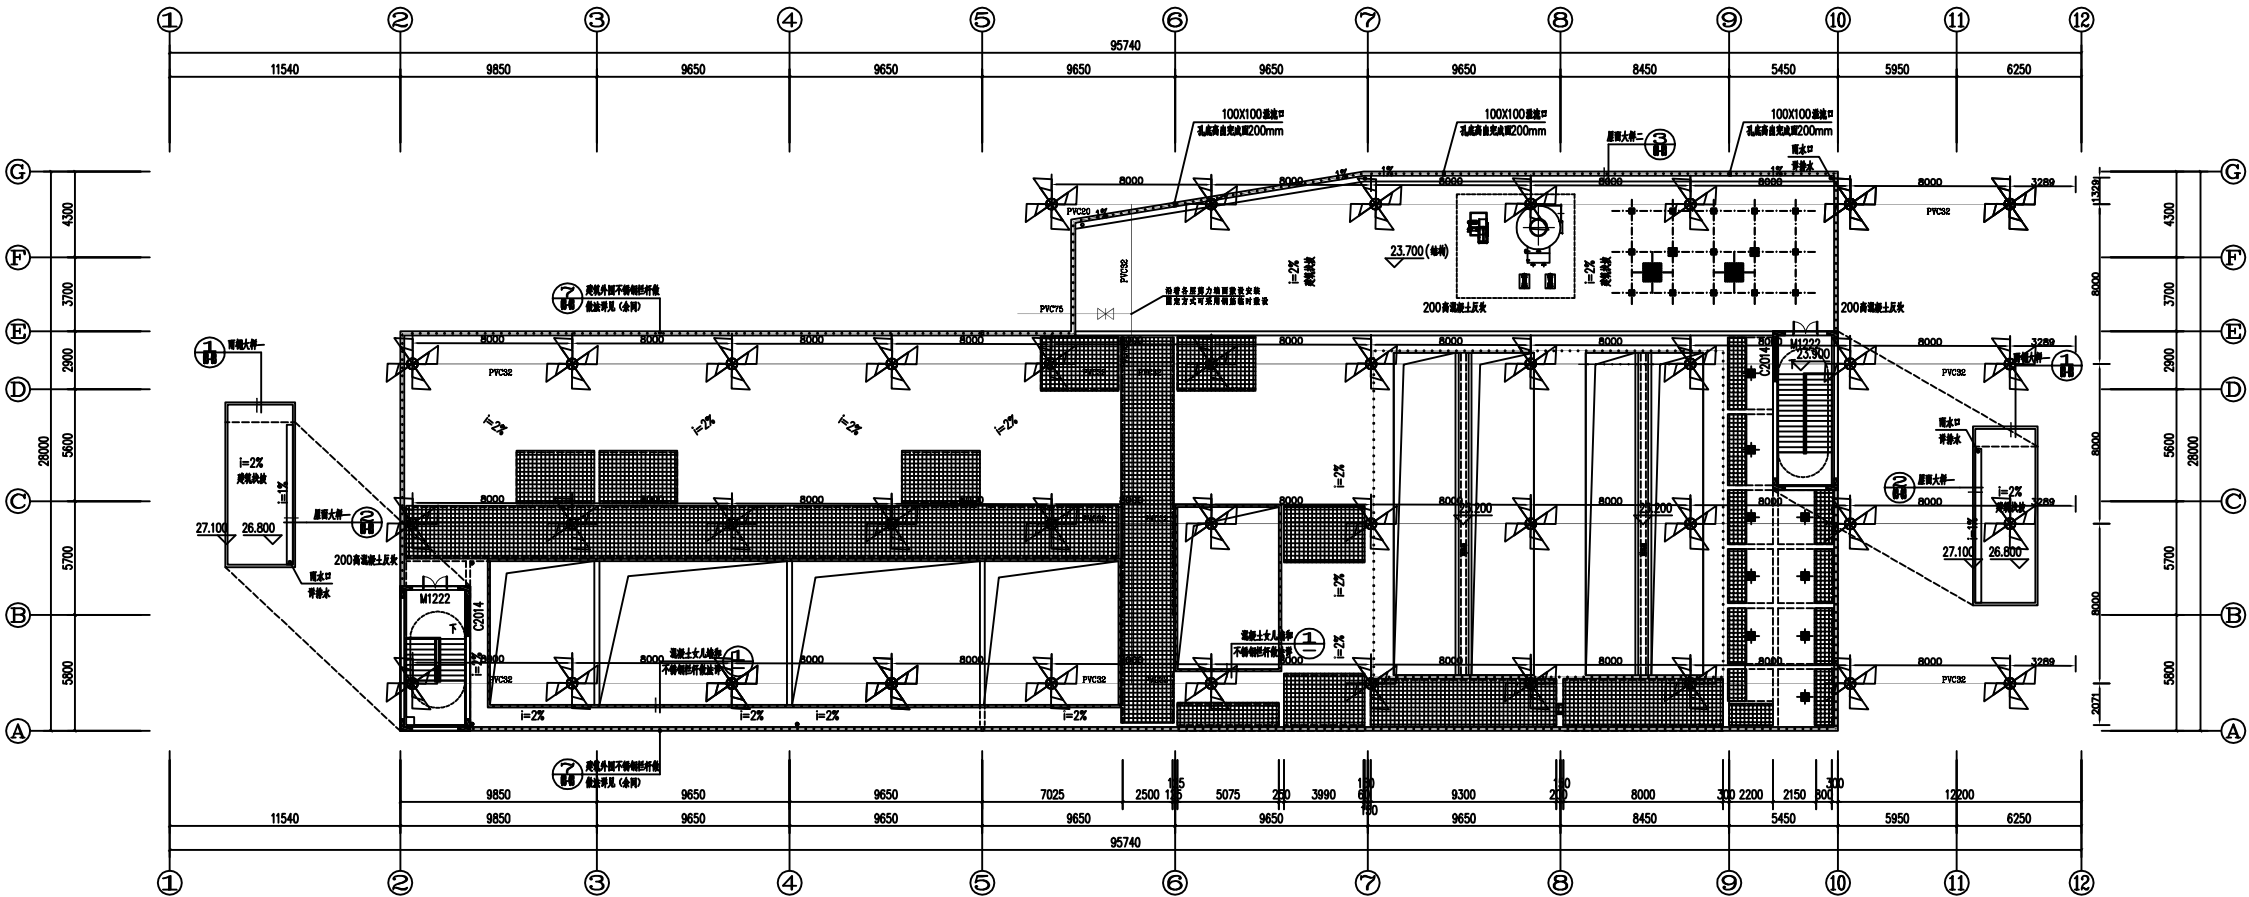

3号水池三层水池屋面养护喷淋平面布置图 1:100

喷射直径8-10米

序号	图例	名称	单位	数量
		喷淋给水管	米	按实
02	⌵	球阀 (PVC75)	个	1
03	⌵	4分-混凝土养护喷淋头套		35

日期	
姓名	
专业	
会签	



东莞市中泰建安工程有限公司
Dongguan Zhongtai Construct Install Engineering Co., Ltd

地址: 广东省东莞市南城街道
ADDRESS: 鸿福路106号1栋1712室01
设计资质等级 (DESIGN GRADE):
证书号 (CERTIFICATE NUMBER):
邮编 (POSTCODE): 523000
电话 (TEL): 0769-22311322
传真 (FAX):
电子邮箱 (E-mail):

业主会签:
handwritten signature:

设计说明:

建设单位: 东莞市荣津实业投资有限公司
Developer

工程名称: 东莞市常平镇环保专业基地洗车、印花污水处理厂3号水池
Project

图例
Title

设计签署 SIGNATURE

职责 签署
SIGNATURE

设计

校对

Checked

审核

EXAM'D

审定


APPR'D

比例: 1:500
Scale

图号: LS-25
Drawing No.

日期: 2025-4-18
Date

版次: 第一版
REV.

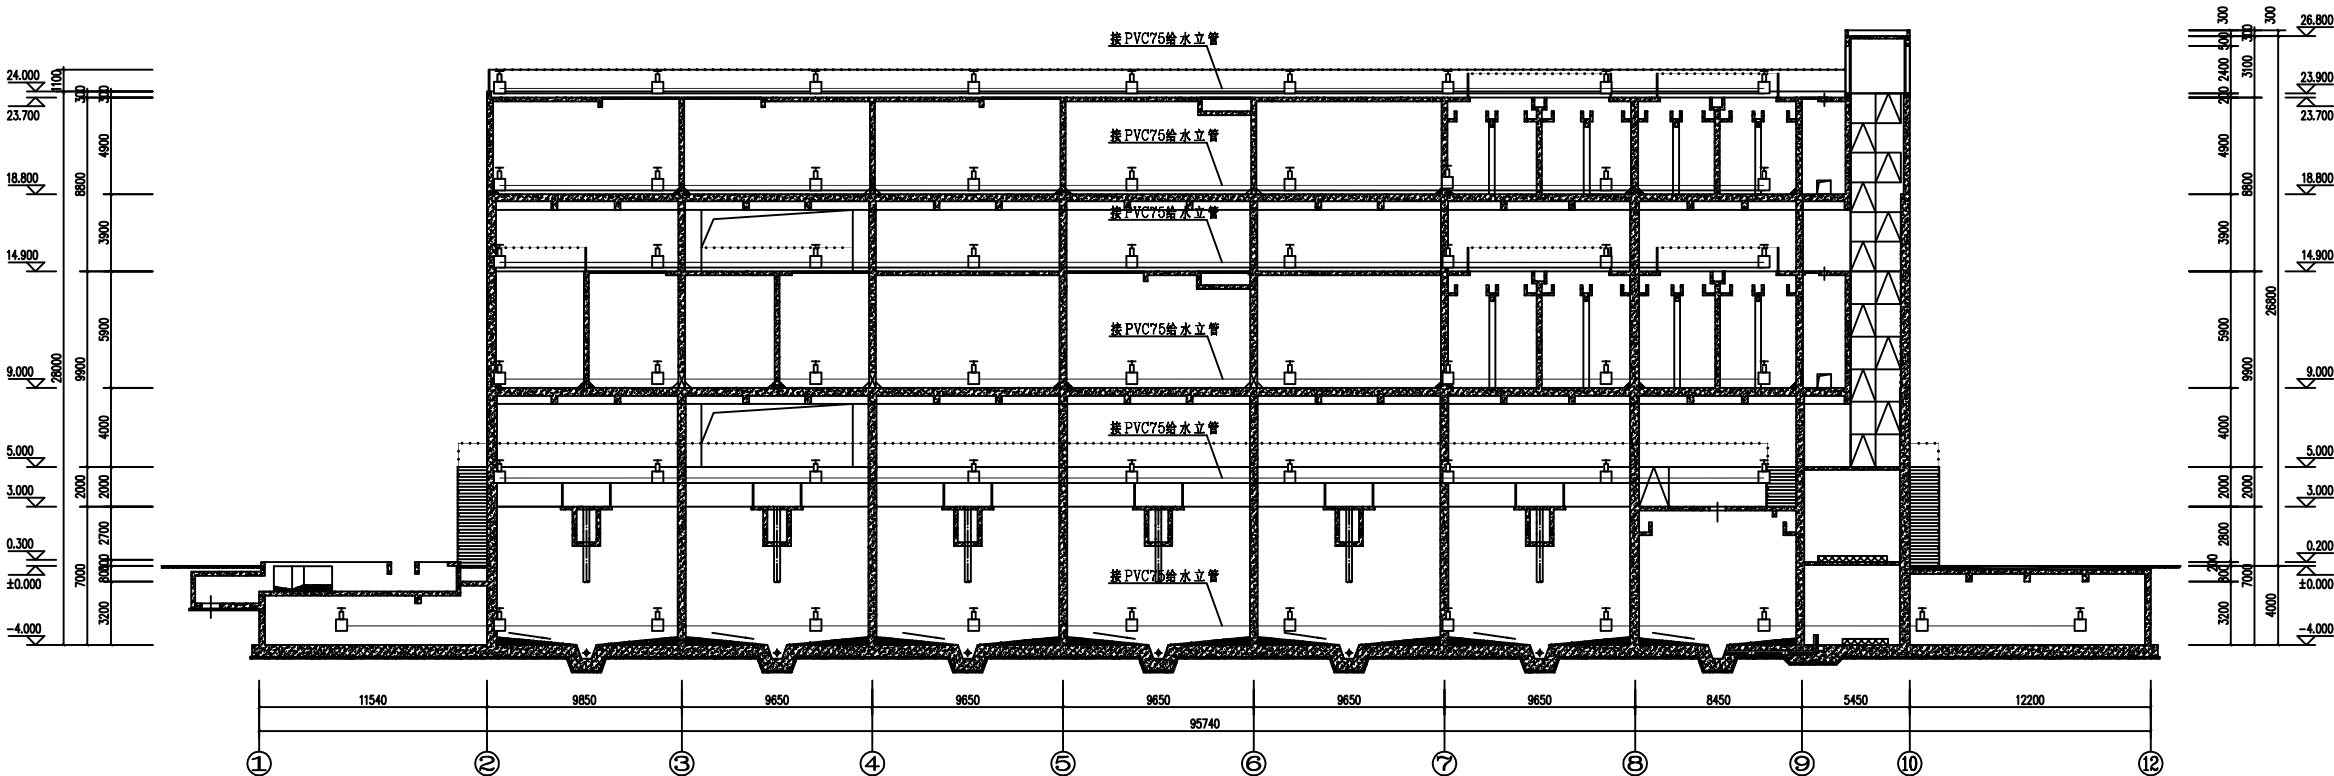


3号水池标养护喷淋立面图 1:100

备注: 由于建筑布置较为复杂, 需要一定数量的部位面积遗漏或不足的, 现场一定要进行测量, 保证养护量到位, 最终以竣工图为准。

序号	图例	名称	单位	数量
01	——	喷淋给水管	米	按实
02	⊗	球阀 (PVC75)	个	按实
03	凸	4分-混凝土养护喷淋头套	按实	

期	
日	
姓	
名	
专	
业	
会	
签	

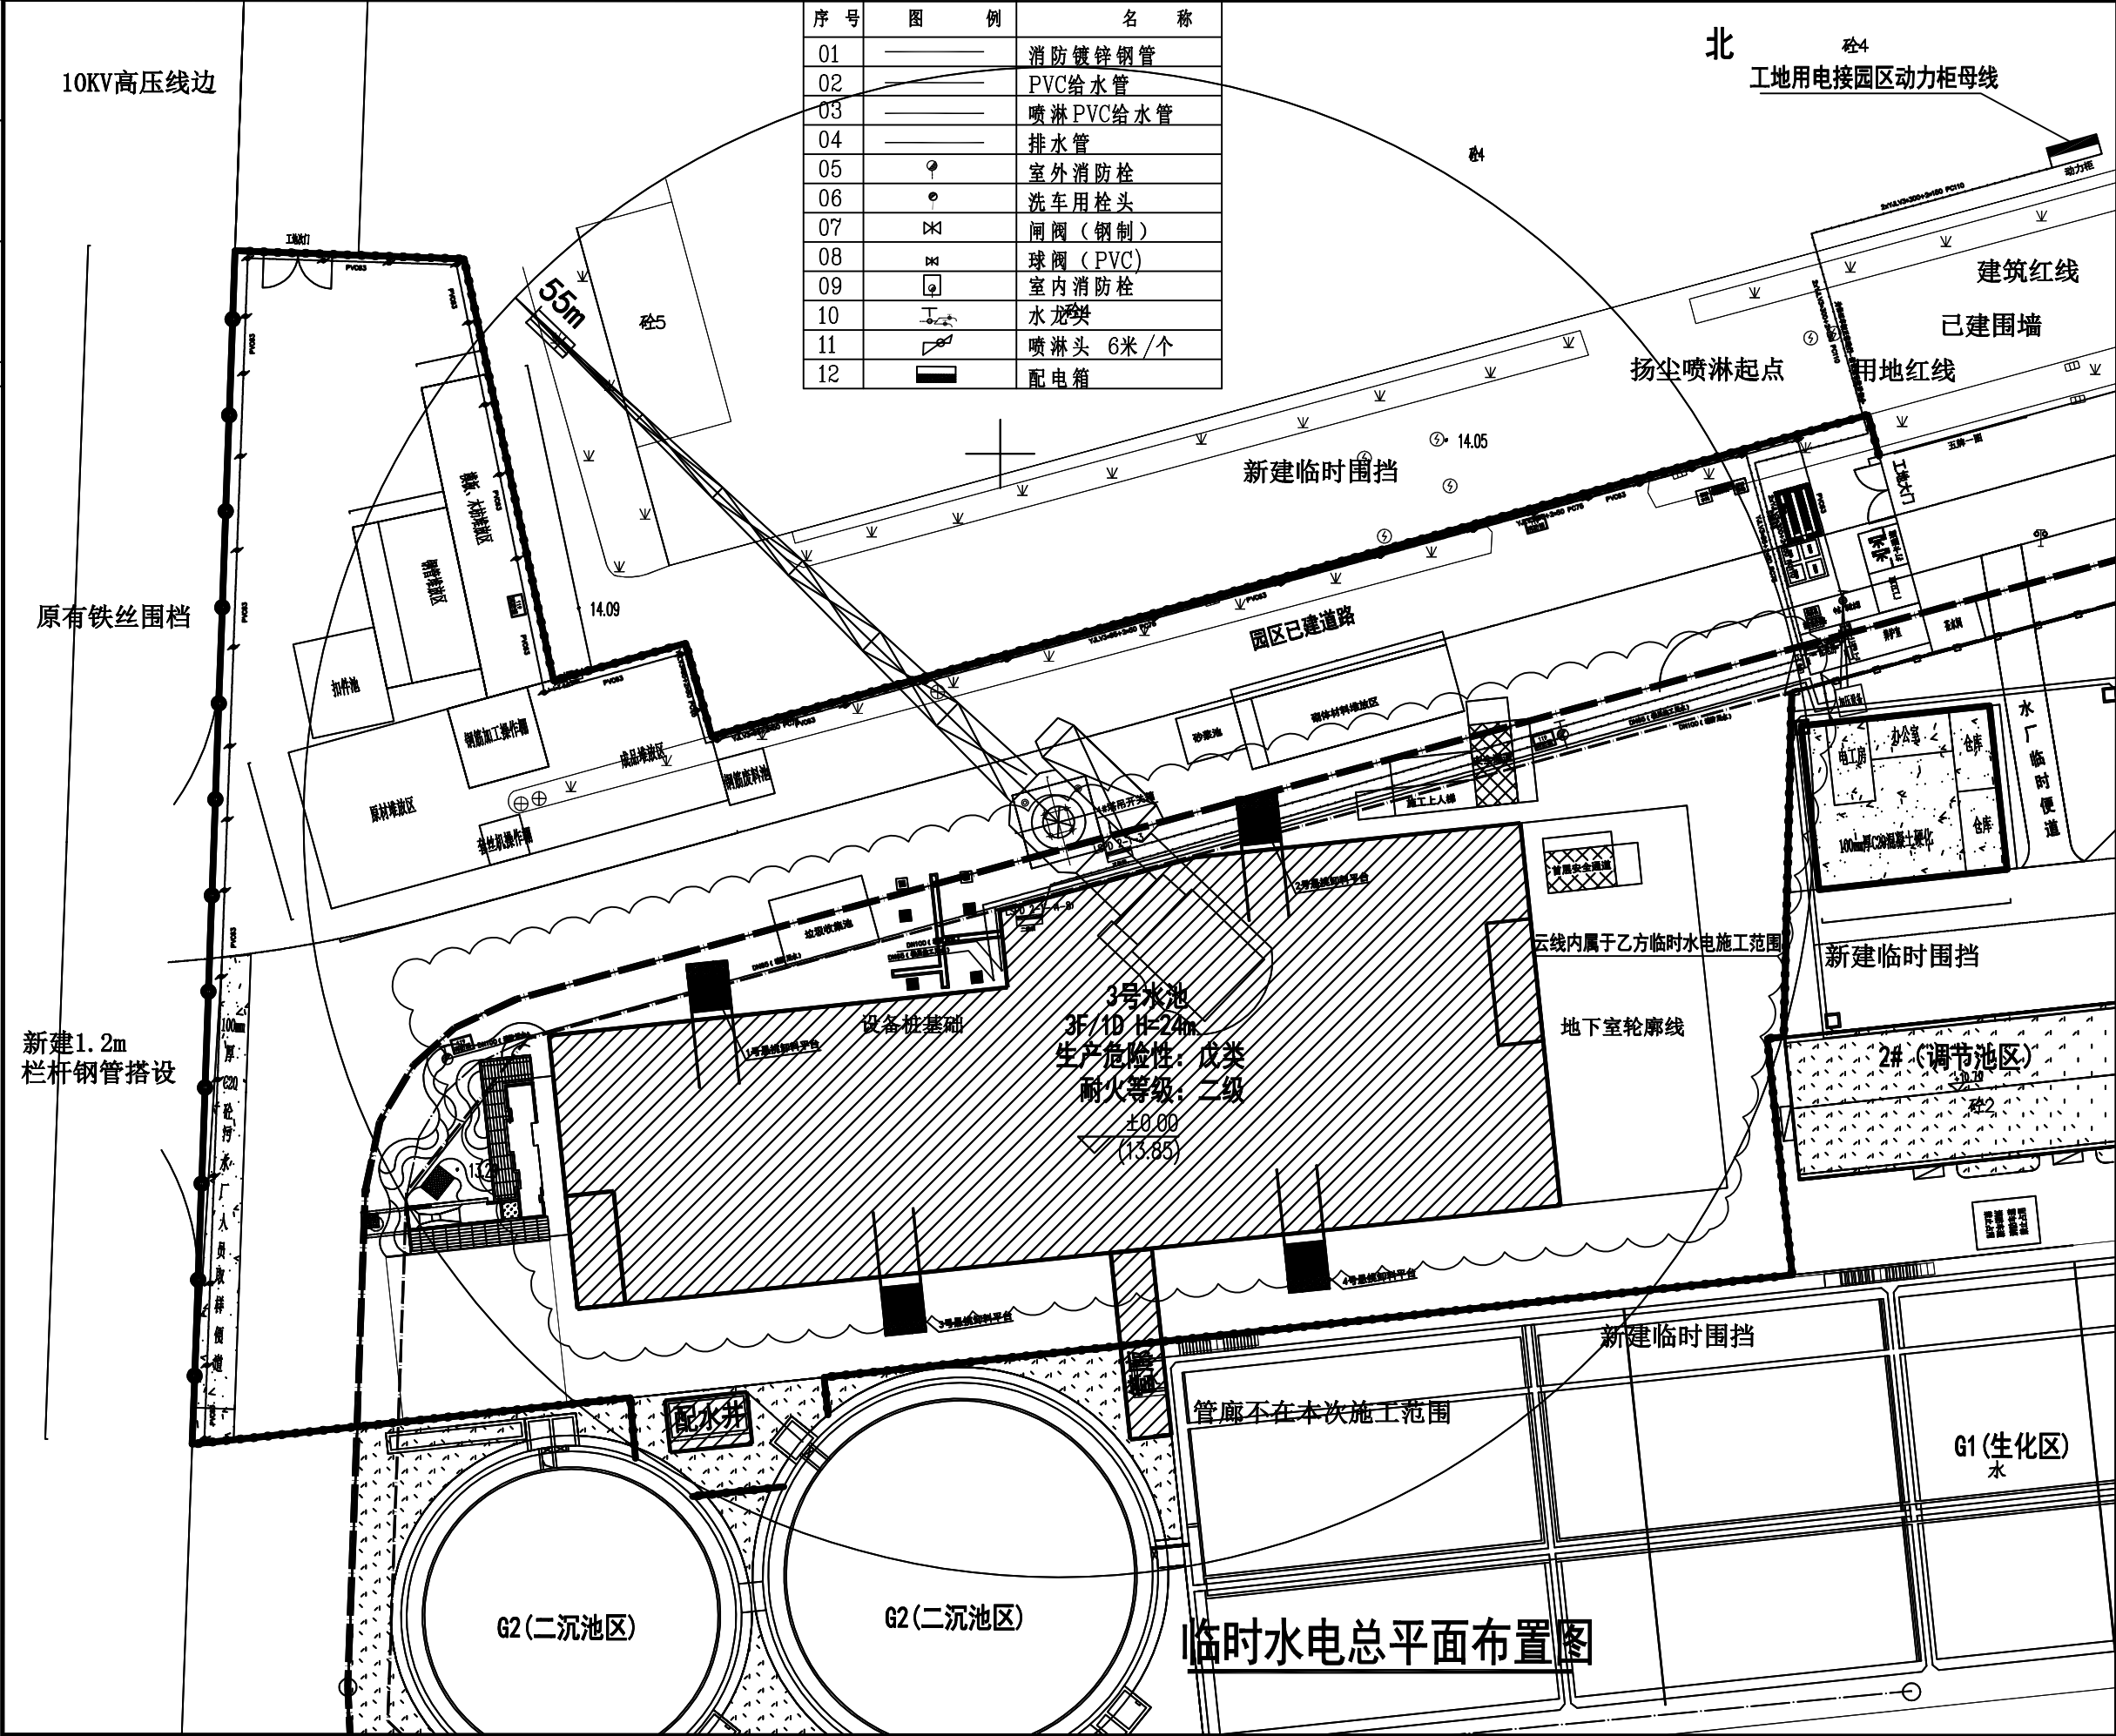



东莞市中泰建安工程有限公司
Dongguan Zhongtai Construct Install Engineering Co., Ltd.

地址: 广东省东莞市南城街道
ADDRESS: 鸿福路106号1栋1712室01
设计资质等级 (DESIGN GRADE):
证书号 (CERTIFICATE NUMBER):
邮编 (POSTCODE): 523000
电话 (TEL): 0769-22311322
传真 (FAX):
电子邮箱 (E-mail):

业主会签:
handwritten signature:

设计说明:

建设单位: 东莞市荣津实业投资有限公司
Developer

工程名称: 东莞市常平镇环保专业基地洗水、
Project 印花污水处理厂3号水池

图名: 装饰阶段施工临时设施总平面布置图
Title

设计签署 SIGNATURE	
职责 DUTY	签署 SIGNATURE
设计 Design	
校对 Checked	
审核 EXAM'D	
审定 APPR'D	
比例: Scale	1:500
图号: Drawing No.	LS-07
日期: Date	2025-4-18
版次: REV.	第一版
设计阶段: Phase	竣工图



电子邮箱 (E-mail):

2 | handwritten signature:

设计说明:

东莞市常平镇环保专业基地洗水、印花污水处理厂3号水池

图例

设计签署 SIGNATURE

簽 署
SIGNATURE

1:500


LS-16

2025-4-18

第一版

设计阶段: 施工图

日期				
姓名				
专业				
会签				

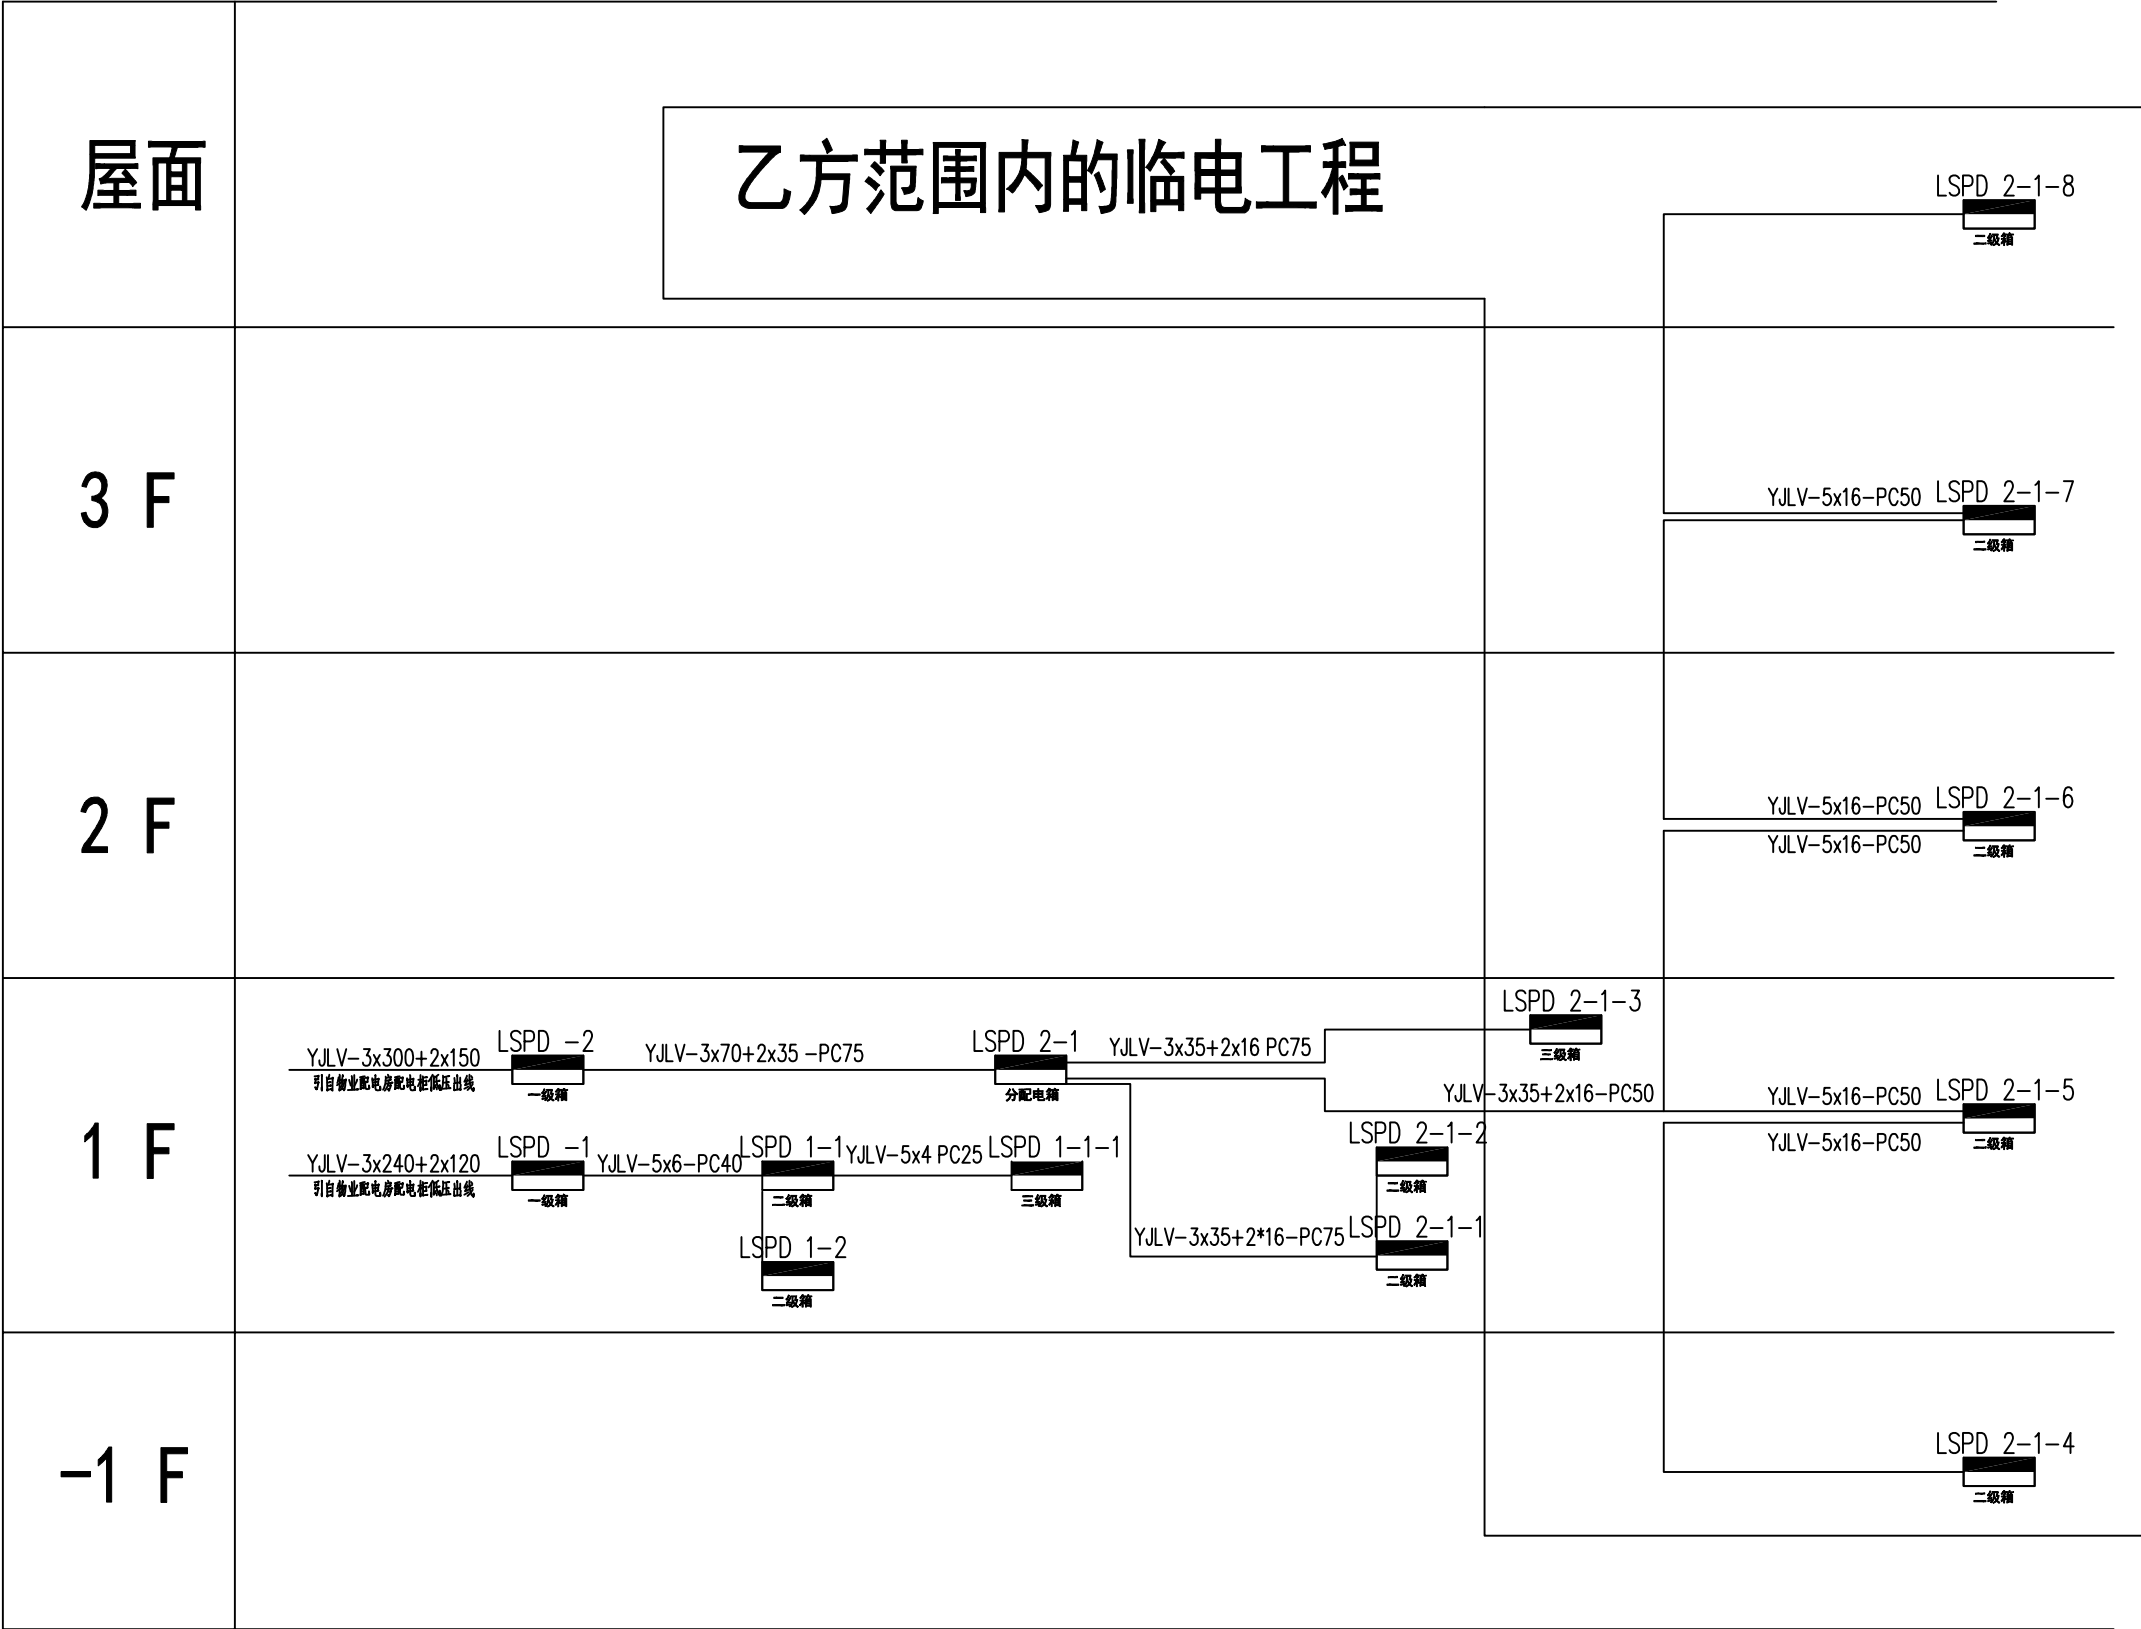

电气竖向系统图

临时用电说明;本工程设计最大功率为450KW/h、即桩机施工最大用电量。电源从物业配电房引两条YJV-3x240+1x120/YJLV3x300+2x150的电缆接至项目临时电房两个一级配电内,分别至施工现场楼栋内、办公区、钢筋加工场。
混凝土养护室安装及用电有特别规定;室内的照明使用12V的安全电压,所有开关、插座(如照明开关、空调插座等)必须安装在养护室室外,避免潮湿造成的漏电触电。



东莞市中泰建安工程有限公司
Dongguan Zhongtai Construct Install Engineering Co., Ltd
地 址: 广东省东莞市南城街道
ADDRESS: 鸿福路106号1栋1712室01
设计资质等级 (DESIGN GRADE):
证书号 (CERTIFICATE NUMBER):
邮 编 (POSTCODE): 523000
电 话 (TEL): 0769-22311322
传 真 (FAX):
电子邮箱 (E-mail):

业主会签:
handwritten signature:

设计说明:

建设单位:东莞市荣津实业投资有限公司
Developer

工程名称:东莞市常平镇环保专业基地洗车、印花污水处理厂3号水池
Project

图名: 图例
Title

设计签署 SIGNATURE

职 责 DUTY	签 署 SIGNATURE
-------------	------------------

设 计
Design

校 对
Checked

审 核
EXAM'D

审 定
APP'R'D

比例:
Scale 1:500


图号:
Drawing No. LS-14

日期:
Date 2025-4-18

版次:
REV. 第一版

设计阶段:
Phase 施工图

会	签
专	业
姓	名
日	期

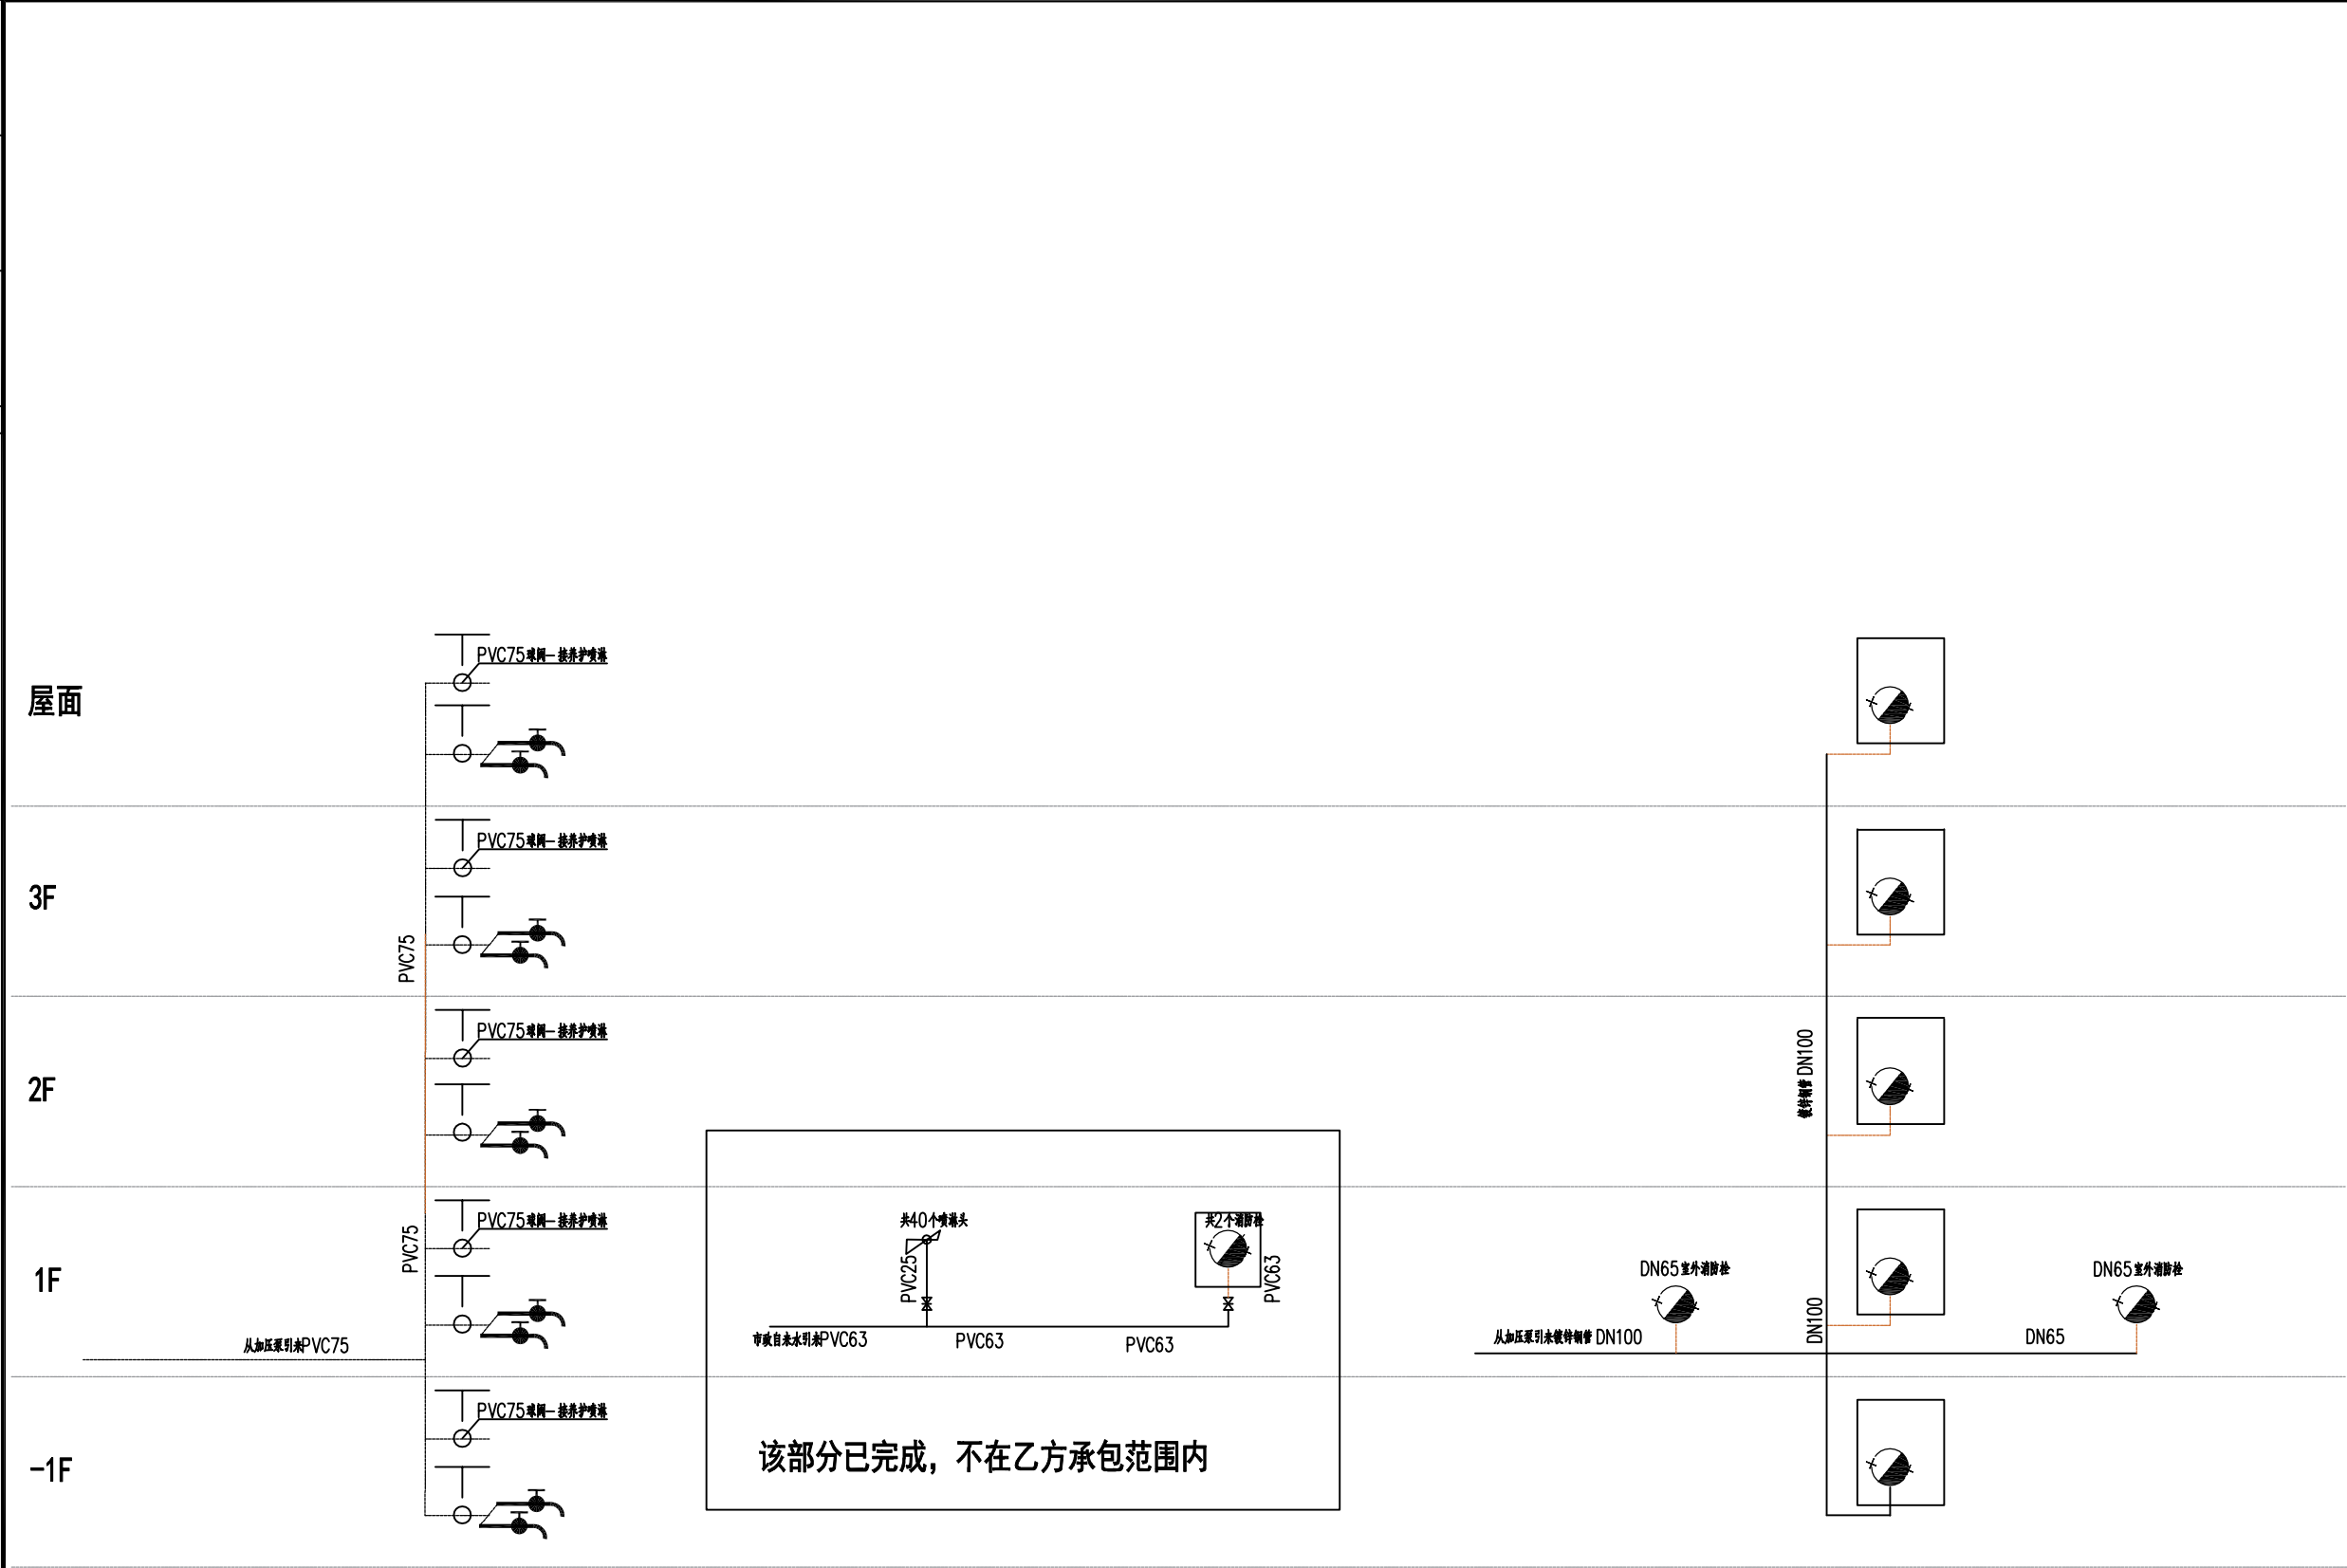


楼层临时用水系统图

围挡喷淋系统图

楼层临时消防用水系统图

 临时给水系统图



800*650消防箱（配DN65消防水带25米/条DN65水枪）



东莞市中泰建安工程有限公司
Dongguan ZhongTai Construct Install Engineering Co., Ltd

地 址： 广东省东莞市南城街道
ADDRESS: 鸿福路106号1栋1712室01
设计资质等级 (DESIGN GRADE):
证书号 (CERTIFICATE NUMBER):
邮 编 (POSTCODE): 523000
电 话 (TEL): 0769-22311322
传 真 (FAX):
电子邮箱 (E-mail):

2 业主会签:
handwritten signature:

设计说明:

建设单位:东莞市荣津实业投资有限公司
Developer

工程名称:东莞市常平镇环保专业基地洗车、
印花污水处理厂3号水池
Project

图名: 图例
Title

设计签署 SIGNATURE

职 责 DUTY	签 署 SIGNATURE
设计 Design	
校 对 Checked	
审 核 EXAM'D	
审 定 APPR'D	

比例:
Scale 1:500

图号:
Drawing No. LS-16

日期:
Date 2025-4-18

版次:
REV. 第一版

设计阶段:
Phase 施工图