


玉林溢丰环保科技有限公司

玉林（福绵）节能环保产业园供水厂建设项目二期工程
生活区临时设施总平面布置图

2025年4月10日（第一版）

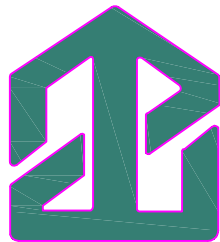

东莞市中泰建安工程有限公司

Dongguan ZhongTai Construct Install Engineering Co.,Ltd

图纸目录

序号	图 纸 名 称	图 号	版 次	规 格	序号	图 纸 名 称	图 号	版 次	规 格	附 注
SERIAL No.	TITLE OF DRAWINGS	DRAWN No.	EDITION NO.	SPECS	SERIAL No.	TITLE OF DRAWINGS	DRAWN No.	EDITION NO.	SPECS	NOTE
01	图纸目录	LS-01	第一版	A3	25					
02	临建设计总说明	LS-02	第一版	A3	26					
03	供水厂二期、生活区范围定位图	LS-03	第一版	A1	27					
04	生活区临时设施总平面布置图	LS-04	第一版	A1	28					
05	给水、排水系统临时设施总平面布置图	LS-05	第一版	A1	29					
06	临时用电设施总平面布置图	LS-06	第一版	A1	30					
07	明沟排水大样图	LS-07	第一版	A3	31					
08	生活区临时围挡大样图	LS-08	第一版	A3	32					
09	电动车充电棚大样图	LS-09	第一版	A3	33					
10	生活区宿舍板房大样图	LS-10	第一版	A3	34					
11	生活区工人厕所、浴室板房大样图	LS-11	第一版	A3	35					
12	工人餐厅、厨房大样图	LS-12	第一版	A3	36					
13	管理人员卫生间/淋浴间大样图	LS-13	第一版	A3	37					
14	洗漱区及晾衣棚大样图	LS-14	第一版	A3	38					
15	生活区宿舍配电布置图	LS-15	第一版	A3	39					
16	生活区配电系统图	LS-16	第一版	A3	40					
17	生活区9、12m³玻璃钢化粪池安装大样图	LS-17	第一版	A3	41					
18	三级雨水沉淀池大样图	LS-18	第一版	A3						
19	生活区配电房大样图	LS-19	第一版	A3						
20	污水收集池安装大样图	LS-20	第一版	A3						
21	厨房隔油池安装大样图	LS-21	第一版	A3						
22										
23										
24										



东莞市中泰建安工程有限公司
Dongguan Zhongtai Construct Install Engineering Co., Ltd

地 址： 广东省东莞市南城街道
ADDRESS: 涌福路106号1栋1712室01

设计资质等级 (DESIGN GRADE):

证书号 (CERTIFICATE NUMBER):

邮 编 (POSTCODE): 520000

电 话 (TEL): 0769-22311322

传 真 (FAX):

电子邮箱 (E-mail):

业主会签:
handwritten signature:

设计说明:

建设单位:玉林溢丰环保科技有限公司
Developer

工程名称:玉林（福维）节能环保产业园供水
Project/ 建设项目二期工程

图名: 图纸目录
Title

设计签署 SIGNATURE

职 责 DUTY	签 署 SIGNATURE
-------------	------------------

设 计 Design	
---------------	--

校 对 Checked	
----------------	--

审 核 EXAM'D	
---------------	--

审 定 APPR'D	
---------------	--

比例:
Scale 1:500

图号:
Drawing No. LS-01

日期:
Date 2025-04-10

版次:
REV. 第一版

设计阶段:
Phase 施工图

期		
日		
姓		
名		
专		
业		
会		
签		

临建设计总说明

- 1、工人宿舍
- ①工人宿舍拟设置4栋双层6间标准活动板房，每间宿舍住6名工人，可容纳288名工人住宿。
- ②板房基础采用水泥砖基础，室内浇筑C15砼60mm厚，具体做法详见大样图。
- ③板房宿舍顶棚均采用600×600石膏板吊顶，为防台风，板房屋面采用钢管搭设固定，钢管沿板房长度方向按3m间距设置，直径8mm钢丝绳采用拉爆螺栓固定在地面混凝土，间距3m，钢丝绳外套DN20PVC管。
- 2、项目管理人员宿舍
- ①项目管理人员宿舍拟设置1栋双层6间活动板房，每间宿舍用50mm厚彩钢板分隔成2个小房间（预留4个房间不作分隔），可容纳20人住宿。
- ②板房基础采用水泥砖基础，室内浇筑C15砼60mm厚，具体做法详见大样图。
- ③板房宿舍顶棚均采用600×600石膏板吊顶，为防台风，板房屋面采用钢管搭设固定，钢管沿板房长度方向按3m间距设置，直径8mm钢丝绳采用拉爆螺栓固定在地面混凝土，间距3m，钢丝绳外套DN20PVC管。
- 3、工人厕所、淋浴间
- ①工人厕所、淋浴间采用单层6间板房搭设，面积约120.96m²，分为女厕所、女浴室、男厕所、男浴室4个区域。
- ②板房基础采用水泥砖基础，室内浇筑C15砼60mm厚，具体做法详见大样图。
- ③工人厕所、淋浴间附近设1个9m³成品玻璃钢化粪池。
- 4、管理人员卫生间/淋浴间
- ①管理人员卫生间/淋浴间采用200mm厚蒸压加气块砌筑，尺寸为5m长×1.6m宽×2.7/2.8高，共设4个卫生间/淋浴间，4樘成品镀锌铁门，内外侧抹灰，采用1:2.5水泥砂浆抹灰，抹灰厚度为15mm；蹲便器采用陶瓷后排式，配套蹲便器冲水箱，共4套；具体做法详见大样图。
- ②卫生间/淋浴间屋面采用30×30×1镀锌方管焊接骨架，上铺0.5mm厚蓝色彩钢瓦。
- ③卫生间/淋浴间附近设1个9m³成品玻璃钢化粪池。

- 5、洗漱区
- ①工人洗漱池设3个，尺寸为5.9m长×0.65m宽，管理人员洗漱池设1个，尺寸为4m长×0.65m宽，，具体做法详见大样图。
- ②洗漱台为100mm厚钢筋砼板，浇捣C25砼，Φ14@100mm钢筋单层双向绑扎，上部100mm厚砖砌反坎，M10砂浆抹灰找平，洗刷槽内M10砂浆抹灰找平。
- ③洗漱台下方砖砌100mm厚承重墙，M10砂浆抹灰找平，间距1000mm设置一道承重墙。
- ④下部设300宽×300深排水明沟100mm厚砖砌墙，沟内M10砂浆抹灰找平，排水明沟底50mm厚M10砂浆找坡0.5%。
- 6、晾衣棚
- ①工人生活区晾衣棚设1个，尺寸为15m×2.5m，管理人员生活区设晾衣棚1个，尺寸为3m×5m，立杆体系采用50×50×2镀锌方管；间距2.5m，立杆底部采用2根Ø12膨胀螺栓长度120mm。
- ②上部30×30×1.2镀锌方管共15根，上部覆盖0.5mm蓝色彩钢瓦。
- ③晾衣架采用Φ20×1.5镀锌圆管，间距500mm，，详见大样图。
- 7、生活区地面
- 生活区地面采用挖机对场地进行平整、夯实，夯实系数大于0.94，填充区域浇筑150mm厚C15混凝土，其他未填充区域浇筑80mm厚C15混凝土，地面均需原浆收光。
- 8、生活区排水明沟
- 根据平面图确定位置，排水明沟深0.2m×宽0.3m，排水沟底0.2%找坡，侧壁12mm厚M5砂浆抹面收光。
- 9、空气能热水器
- 拟在工人生活区设1台空气能热水器(10P)，含加压泵、储水箱（10m³）等配套设备各1套。
- 10、生活区临时围挡
- 生活区临时围挡搭设高度为1.8m，围挡骨架采用40×40×2角钢焊接，0.5mm厚蓝色彩钢瓦,斜撑采用40×40×2角钢，斜撑底部距围挡0.5m，横向水平撑采用40×40×2角钢离地600mm设置，每间隔3m设置1道斜撑/水平撑，具体做法详见大样图。



东莞市中泰建安工程有限公司
Dongguan ZhongTai Construct Install Engineering Co., Ltd

地址: 广东省东莞市南城街道
ADDRESS: 鸿福路106号1栋1712室01

设计资质等级 (DESIGN GRADE):
证书号 (CERTIFICATE NUMBER):

邮编 (POSTCODE): 523000
电话 (TEL): 0769-22311322
传真 (FAX):
电子邮箱 (E-mail):

业主会签:
handwritten signature:

设计说明:

建设单位: 玉林溢丰环保科技有限公司
Developer

工程名称: 玉林(福绵)节能环保产业园供水
二期工程
Project

图名: 临建设计总说明
Title

设计签署 SIGNATURE	
职 责 DUTY	签 署 SIGNATURE
设 计 Design	
校 对 Checked	
审 核 EXAM'D	
审 定 APPR'D	
比例: Scale	1:500
图号: Drawing No.	LS-02
日期: Date	2025-04-10
版次: REV.	第一版
设计阶段: Phase	施工图

日期	
姓名	
专业	
会签	



东莞市中泰建安工程有限公司
Dongguan Zhongtai Construct Install Engineering Co., Ltd

地址：广东省东莞市南城街道
ADDRESS： 楠涌路106号1栋1712室01
设计资质等级 (DESIGN GRADE)：
证书号 (CERTIFICATE NUMBER)：
邮 编 (POSTCODE)：523000
电 话 (TEL)：0769-22311322
传 真 (FAX)：
电子邮箱 (E-mail)：

业主会签：
handwritten signature:

设计说明：

建设单位：玉林瀚丰环保科技有限公司
Developer

工程名称：玉林（福绵）节能环保产业园供水厂建设项目
Project 二期工程

图名：供水厂二期、生活区范围定位图
Title

设计签署 SIGNATURE

负责 DUTY	签署 SIGNATURE
设计 Design	
校 对 Checked	
审 核 EXAM'D	
审 定 APPR'D	

比例：
Scale

1:500

图号：
Drawing No.

LS-03

日期：
Date

2025-04-10


版次：
REV.

第一版

设计阶段：
Phase


施工图

：此填充区域是待建供水厂二期、生活区位置图

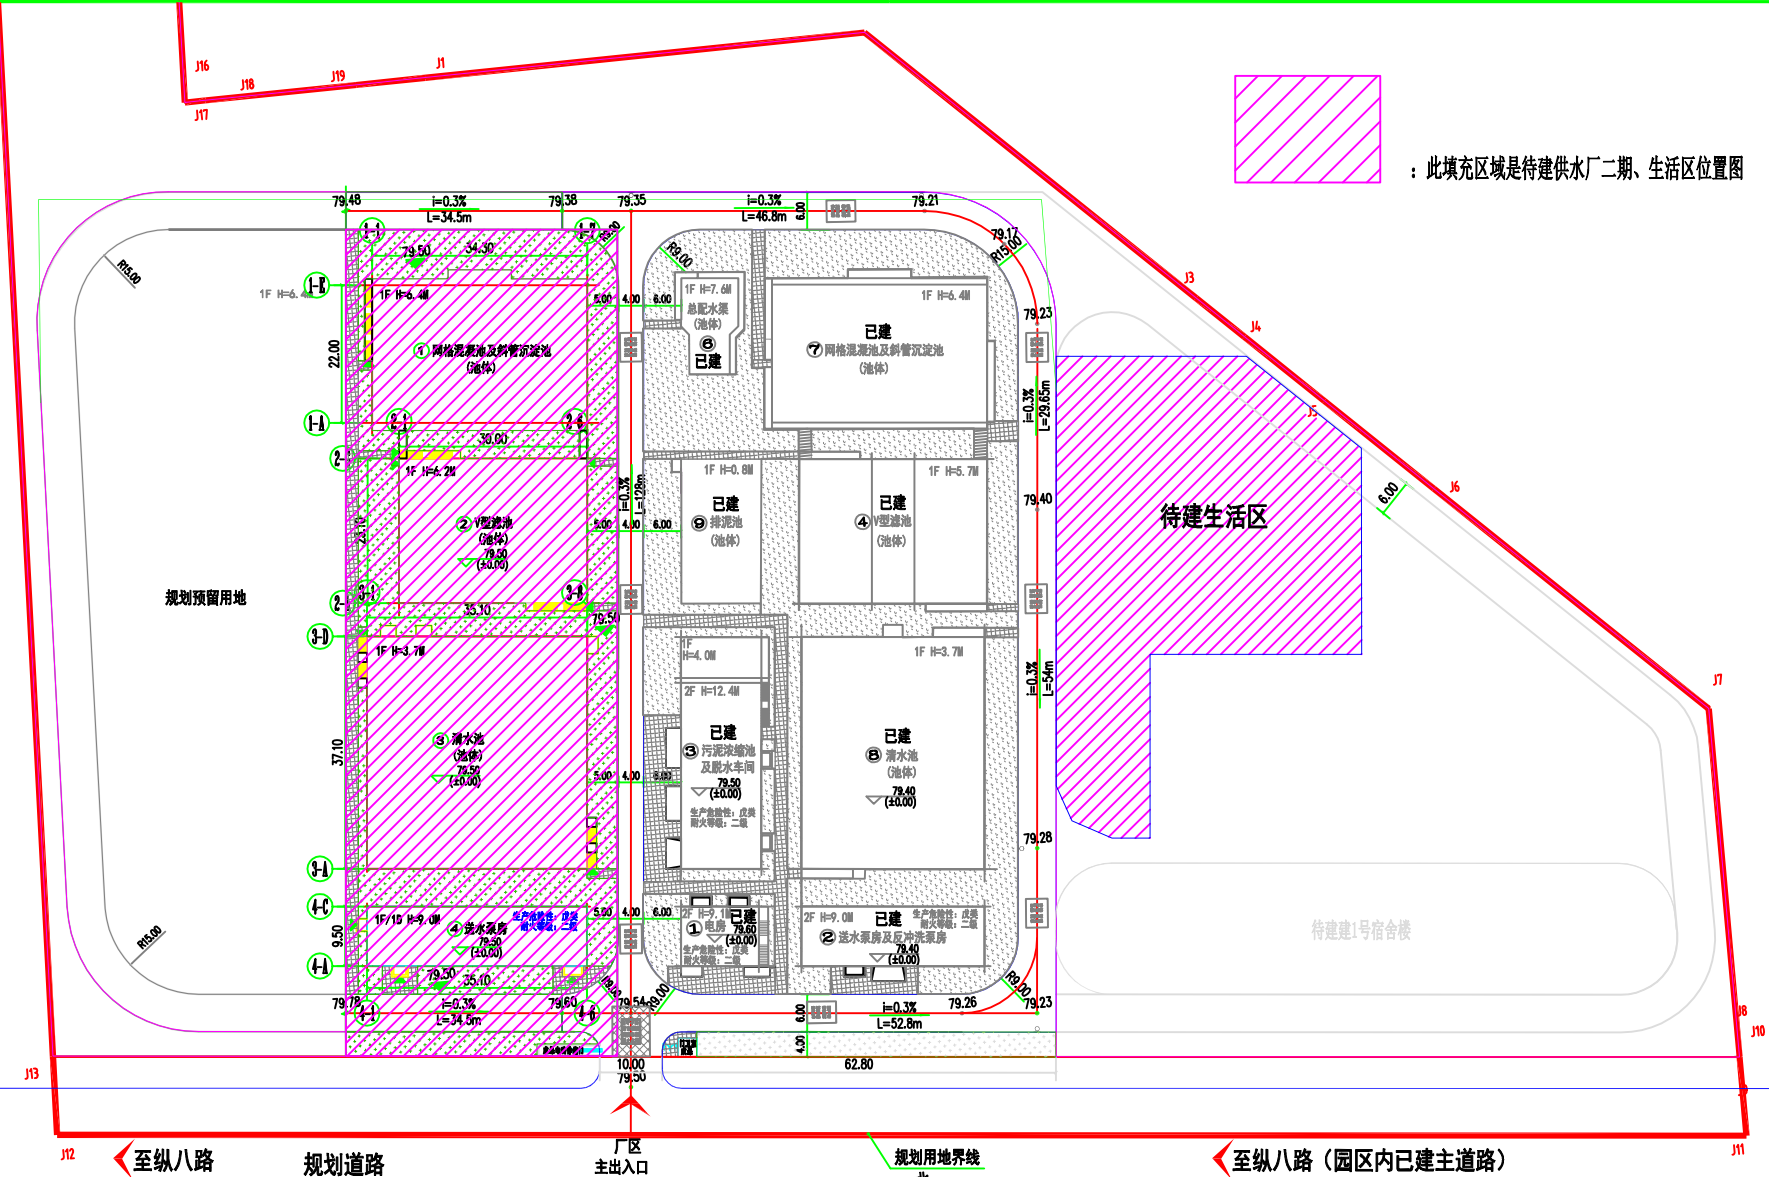

供水厂二期、生活区范围定位图 1:500

已建供水厂一期5万吨/日

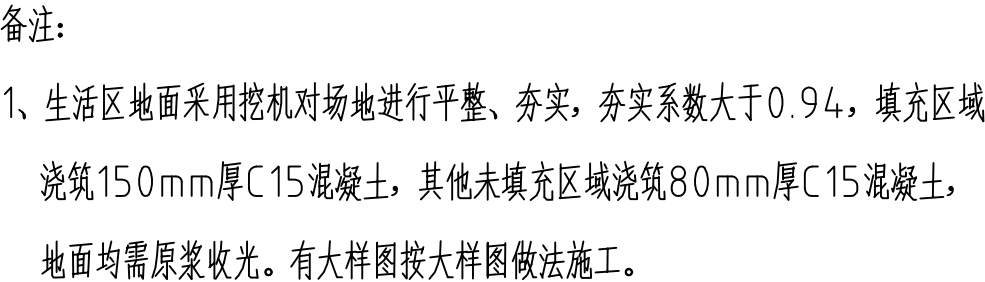

生活区平面布置图 1:500



东莞市中泰建安工程有限公司
Dongguan ZhongTai Construct Install Engineering Co., Ltd

地址: 广东省东莞市南城街道
ADDRESS: 鸿福路106号1栋1712室01
设计资质等级 (DESIGN GRADE):
证书号 (CERTIFICATE NUMBER):
邮编 (POSTCODE): 523000
电话 (TEL): 0769-22311322
传真 (FAX):
电子邮箱 (E-mail):

业主会签:
handwritten signature:

设计说明:

建设单位: 玉林溢丰环保科技有限公司
Developer

工程名称: 玉林(福绵)节能环保产业园供水厂建设项目
Project 二期工程

图名: 生活区平面布置图
Title

设计签署 SIGNATURE

职 责 DUTY	签 署 SIGNATURE
设 计 Design	
校 对 Checked	
审 核 EXAM'D	
审 定 APPR'D	

比例: 1:500
Scale

图号: LS-04
Drawing No.


日期: 2025-04-10
Date

版次: 第一版
REV.

设计阶段: 施工图
Phase

专业	姓名	日期
会	签	

已建供水厂一期5万吨/日

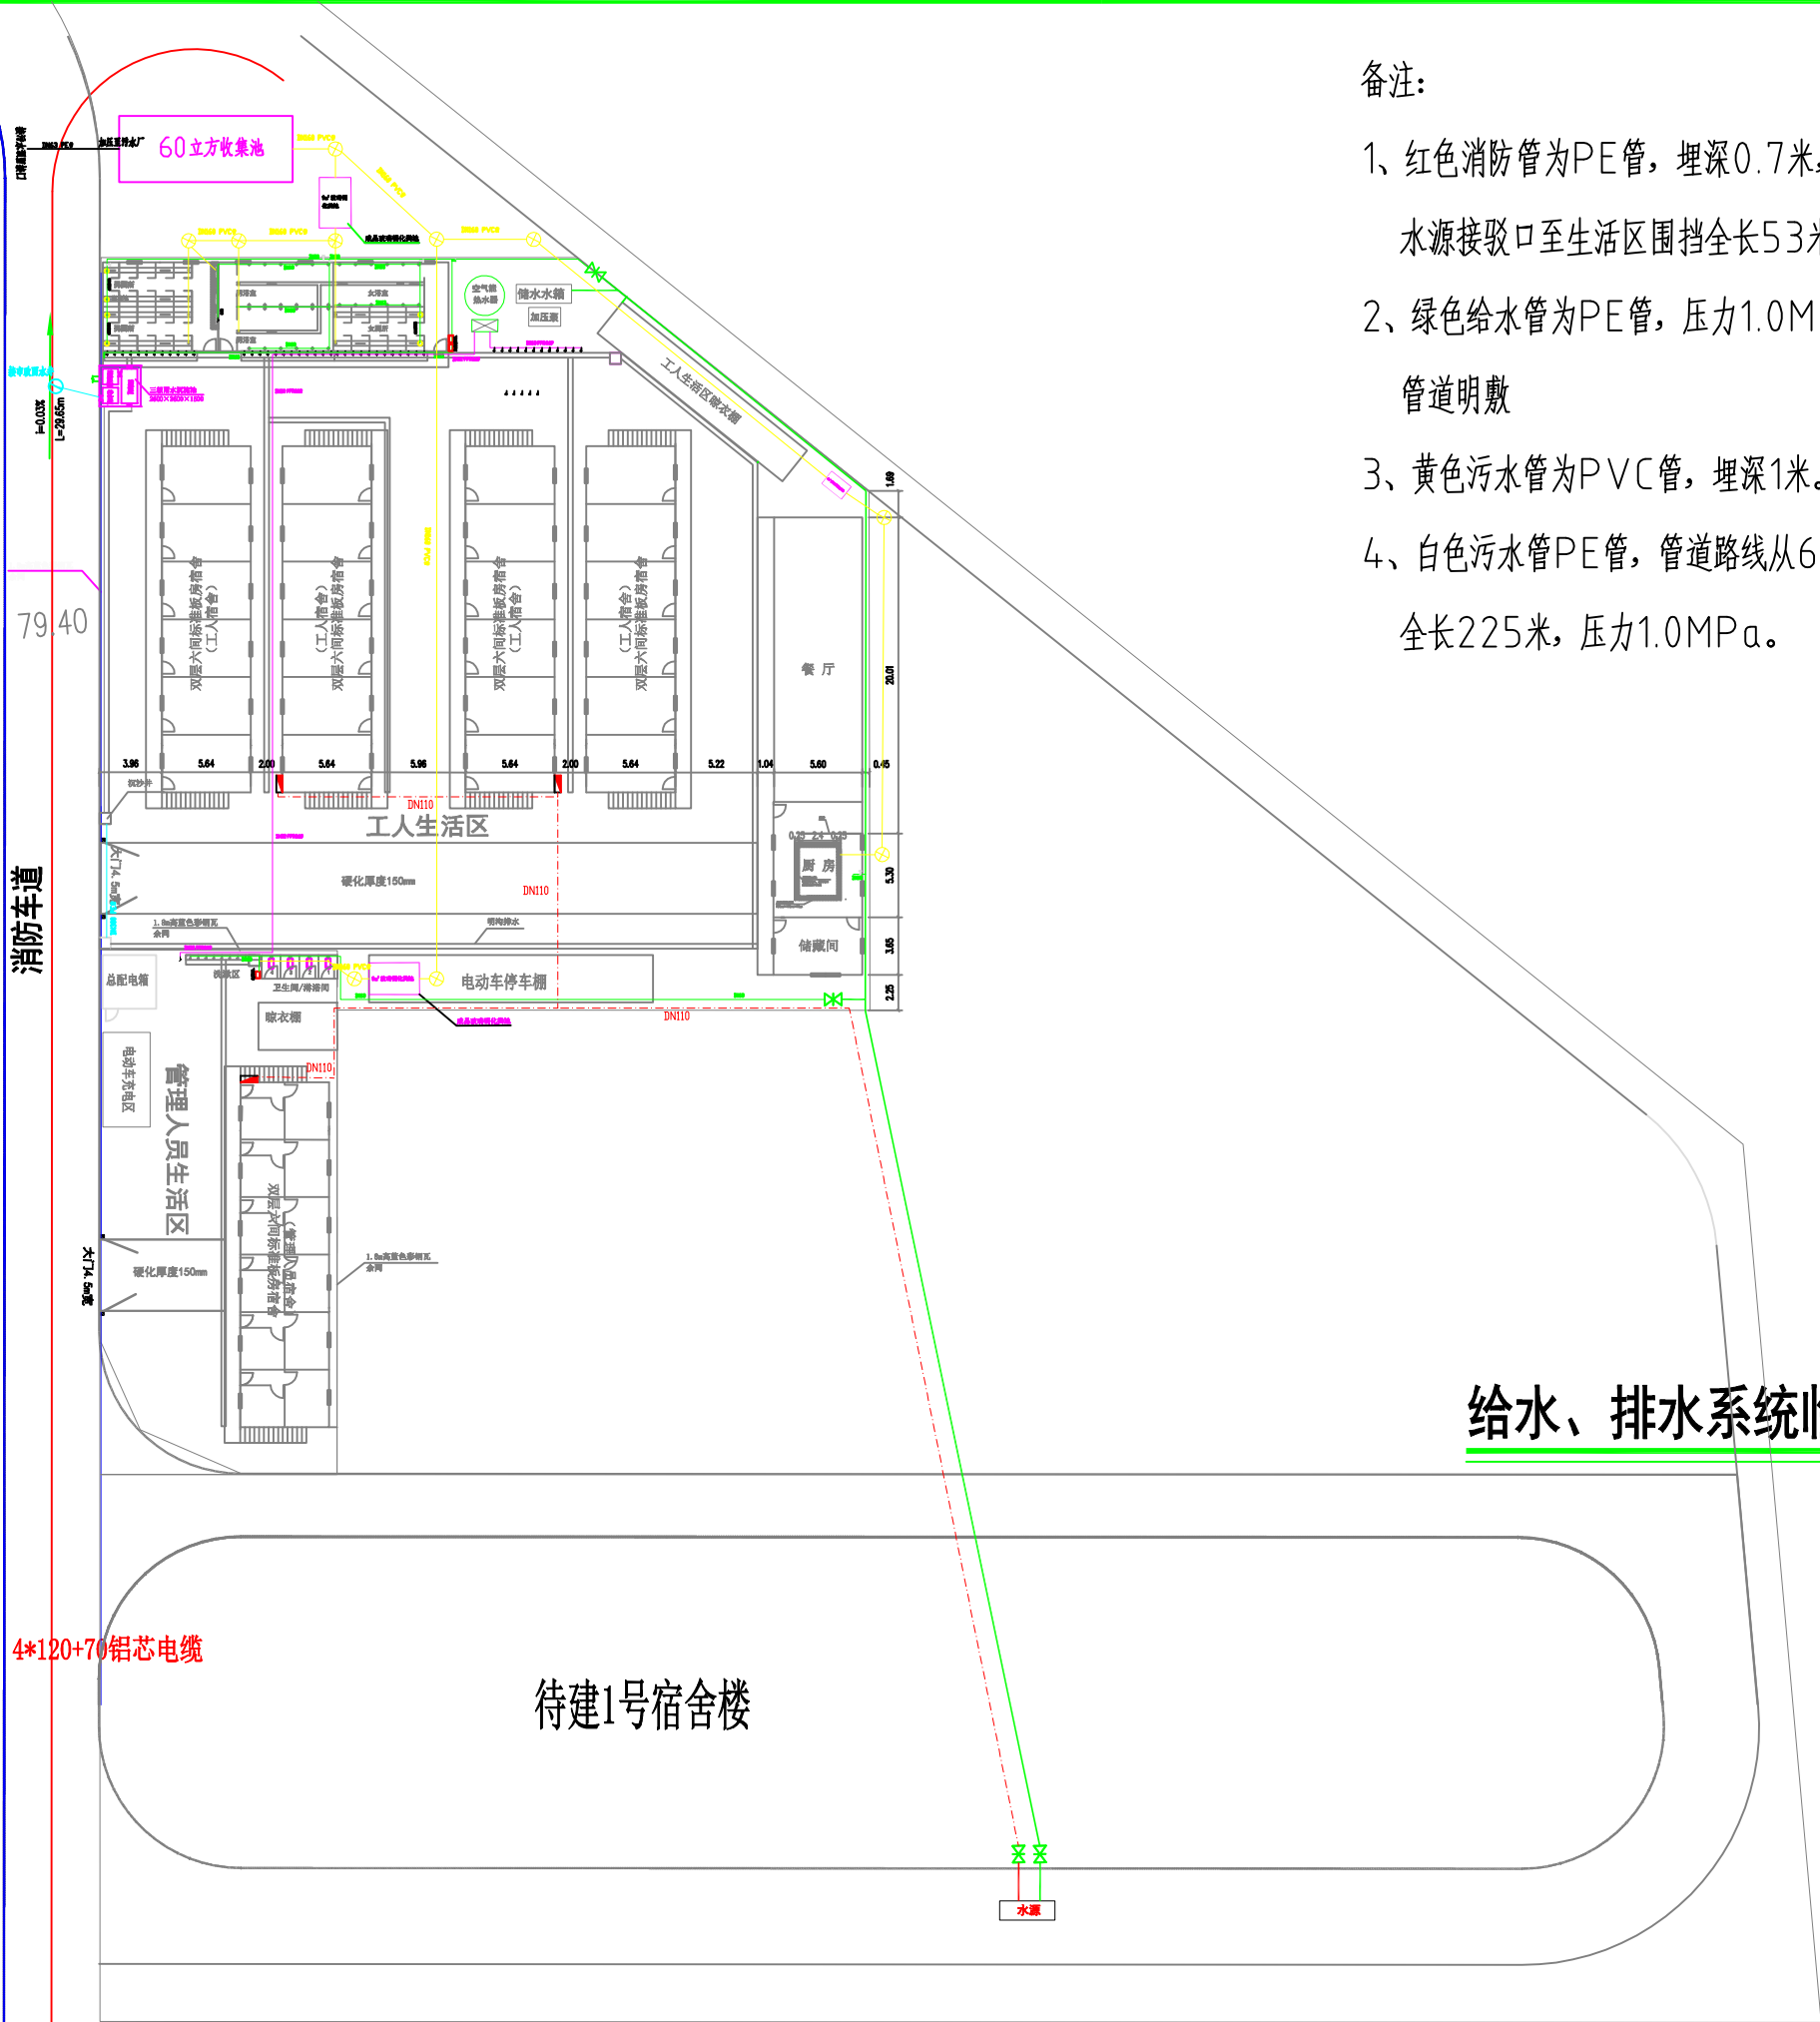

备注:

- 1、红色消防管为PE管，埋深0.7米，支管为DN65,压力1.25MPa，水源接驳口至生活区围挡全长53米。
- 2、绿色给水管为PE管，压力1.0MPa，水源接驳口至生活区围挡全长53米。
- 3、黄色污水管为PVC管，埋深1米。
- 4、白色污水管PE管，管道路线从60m收集池排污口至污水厂预留接口，全长225米，压力1.0MPa。

给水、排水系统临时设施总平面布置图 1:500



东莞市中泰建安工程有限公司
Dongguan Zhongtai Construct Install Engineering Co., Ltd

地址: 广东省东莞市南城街道
ADDRESS: 鸿福路106号1栋1712室01
设计资质等级 (DESIGN GRADE):
证书号 (CERTIFICATE NUMBER):
邮编 (POSTCODE): 523000
电话 (TEL): 0769-22311322
传真 (FAX):
电子邮箱 (E-mail):

业主会签:
handwritten signature:

设计说明:

建设单位: 玉林溢丰环保科技有限公司
Developer

工程名称: 玉林(福绵)节能环保产业园供水厂建设项目
Project 二期工程

图名: 给水、排水系统临时设施总平面布置图
Title

设计签署 SIGNATURE

职责 DUTY	签署 SIGNATURE
设计 Design	
校对 Checked	
审核 EXAM'D	
审定 APPR'D	

比例:
Scale 1:500

图号:
Drawing No. LS-05


日期:
Date 2025-04-10

版次:
REV. 第一版

设计阶段:
Phase 施工图

会 签	专 业	姓 名	日 期

已建供水厂一期5万吨/日

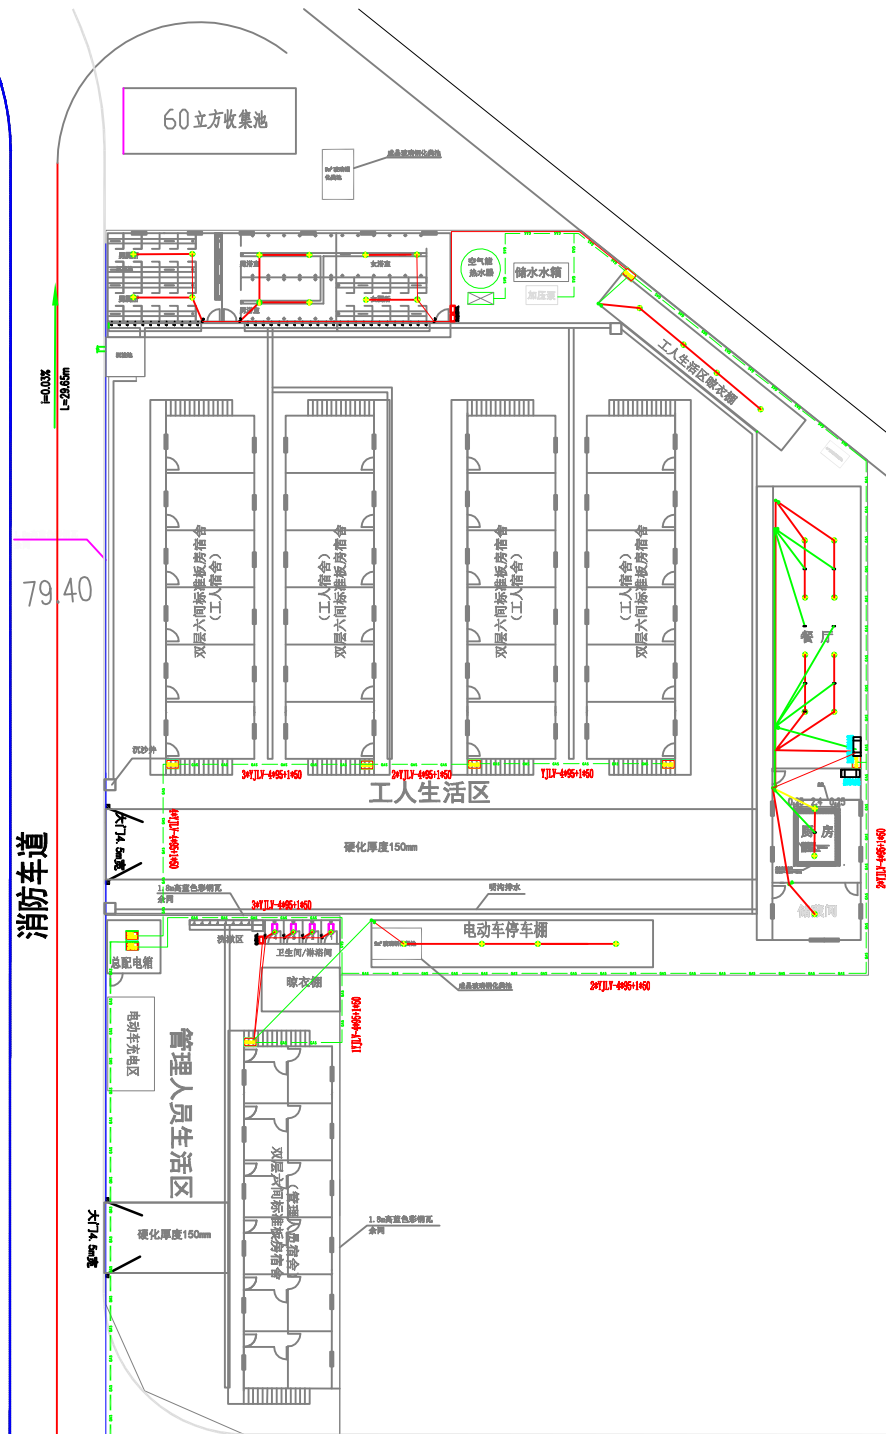

备注:

1、 $4 \times 120 + 70$ 铝芯电缆从二期供水厂配电房接至生活区总配房，电缆长度约 122 米。

临时用电设施总平面布置图 1:500



东莞市中泰建安工程有限公司
Dongguan ZhongTai Construct Install Engineering Co., Ltd

地 址: 广东省东莞市南城街道
ADDRESS: 鸿福路106号1栋1712室01

设计资质等级 (DESIGN GRADE):
证书号 (CERTIFICATE NUMBER):

邮 编 (POSTCODE): 523000

电 话 (TEL):0769-22311322

传 真 (FAX):

电子邮箱 (E-mail):

业主会签:
handwritten signature:

设计说明:

建设单位: 玉林溢丰环保科技有限公司
Developer


工程名称: 玉林(福绵)节能环保产业园供水厂建设项目
Project 二期工程

图名: 临时用电设施总平面布置图
Title


设计签署 SIGNATURE

职 责 DUTY	签 署 SIGNATURE
设 计 Design	
校 对 Checked	
审 核 EXAM'D	
审 定 APPR'D	
比例: Scale	1:500
图号: Drawing No.	LS-06
日期: Date	2025-04-10
版次: REV.	第一版
设计阶段: Phase	施工图


专业	姓名	日期
设计		
审核		
审批		

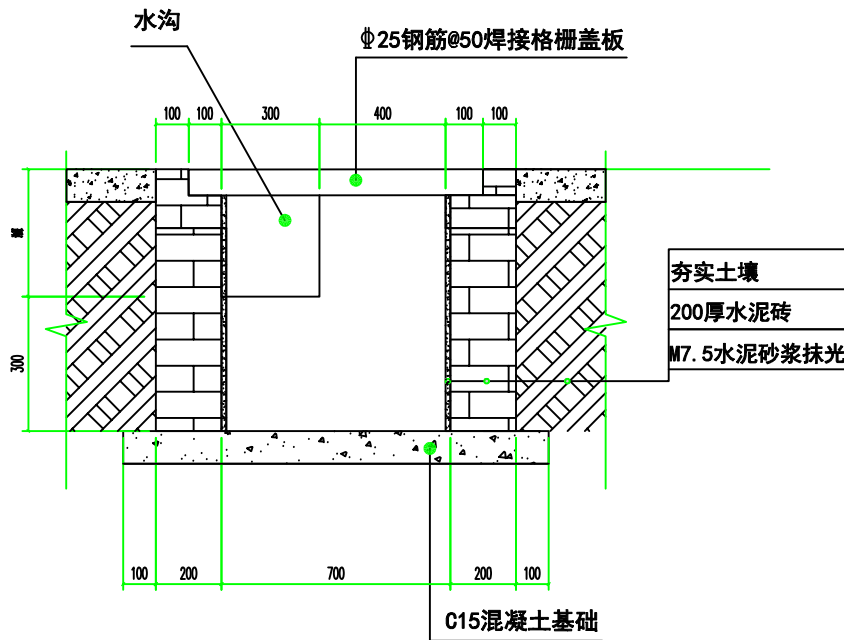

沉沙井1-1剖面图

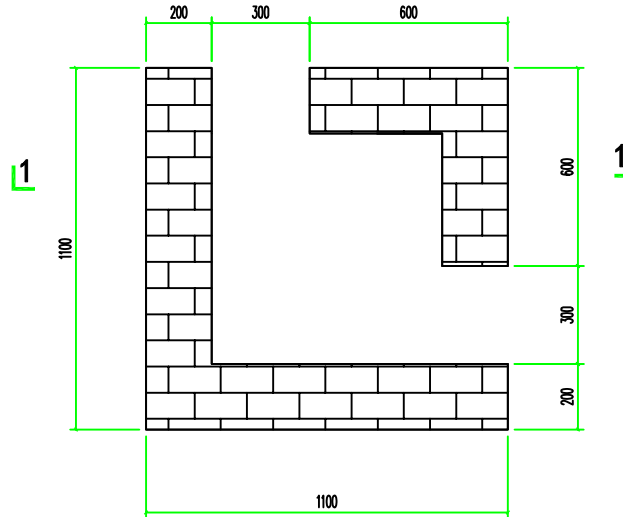

沉沙井平面图

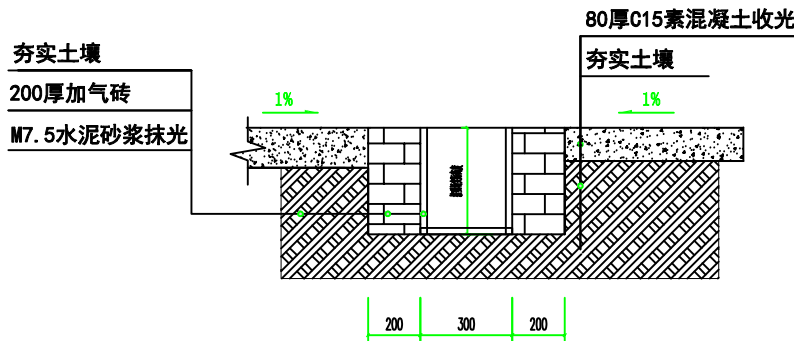

排水沟平面图

说明:

- 1、基础土面须坚固平整。
- 2、水泥砖尺寸为40mm×90mm×190mm。



东莞市中泰建安工程有限公司
Dongguan Zhongtai Construct Detail Engineering Co., Ltd

地址: 广东省东莞市南城街道
ADDRESS: 涌涌路106号1栋1712室01
设计资质等级 (DESIGN GRADE):
证书号 (CERTIFICATE NUMBER):
邮编 (POSTCODE): 523000
电话 (TEL): 0769-22311322
传真 (FAX):
电子邮箱 (E-mail):

业主会签:
handwritten signature:

设计说明:
1、本图尺寸标注均以“m”为单位。
2、本项目临时设施以中泰建安安全
文明施工管理标准化细则实施。

建设单位: 玉林溢丰环保科技有限公司
Developer

工程名称: 玉林(福绵)节能环保产业园供水
Project 厂建设项目二期工程

图名: 明沟排水大样图
Title

设计签署 SIGNATURE

负责 DUTY	签署 SIGNATURE
设计 Design	
校对 Checked	
审核 EXAM'D	
审定 APPRO'D	

比例:
Scale

1:500

图号:
Drawing No.

LS-07

日期:
Date

2025-04-10


版次:
REV.

第一版


设计阶段:
Phase

施工图


会	签
专	业
技	术
名	称
日	期

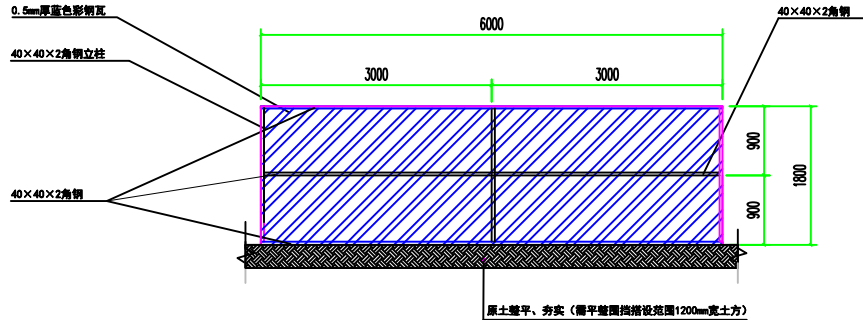

生活区临时围挡正面图

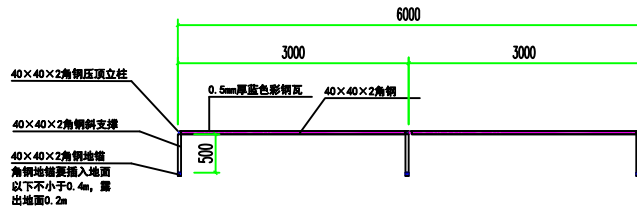

生活区临时围挡平面图

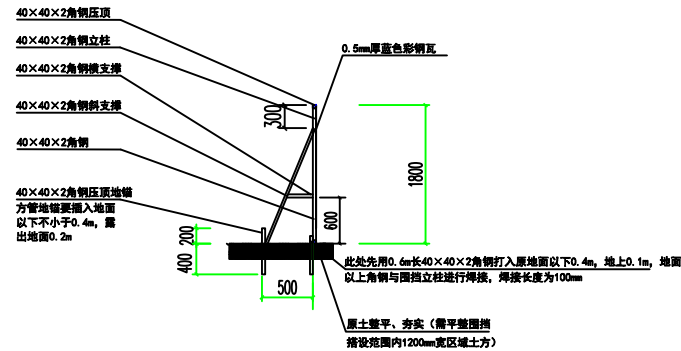

生活区临时围挡侧面图

说明:
1、所有角钢和焊接位置均需做防锈处理, 刷红色防锈油漆



东莞市中泰建安工程有限公司
Dongguan Zhongtai Construct Install Engineering Co., Ltd

地址: 广东省东莞市南城街道
ADDRESS: 鸿福路166号1栋1712室01
设计资质等级 (DESIGN GRADE):
证书号 (CERTIFICATE NUMBER):
邮编 (POSTCODE): 523000
电话 (TEL): 0769-22311322
传真 (FAX):
电子邮箱 (E-mail):

业主会签:
handwritten signature:

设计说明:
1、本图尺寸标注均以“m”为单位。
2、本项目临时设施以中泰建安安全文明施工管理标准化细则实施。

建设单位: 玉林源丰环保科技有限公司
Developer

工程名称: 玉林(福绵)节能环保产业园供水
Project / 建设项目二期工程

图名: 生活区临时围挡大样图
Title

设计签署 SIGNATURE

职责: 签署
SIGNATURE

设计: Design

校对: Checked

审核: EXAM'D

审定: APPR'D

比例: Scale 1:500


图号: Drawing No. LS-08

日期: Date 2025-04-10

版次: REV. 第一版


设计阶段: Phase 施工图

日期	
姓名	
专业	
会签	

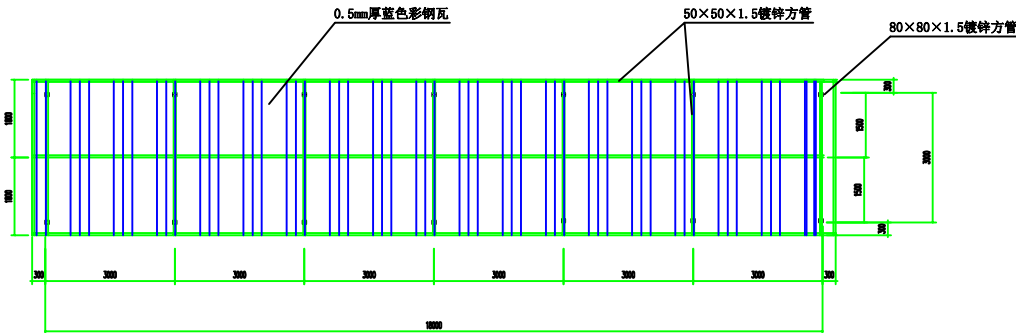


电动车充电棚平面图

可容纳22辆电动车

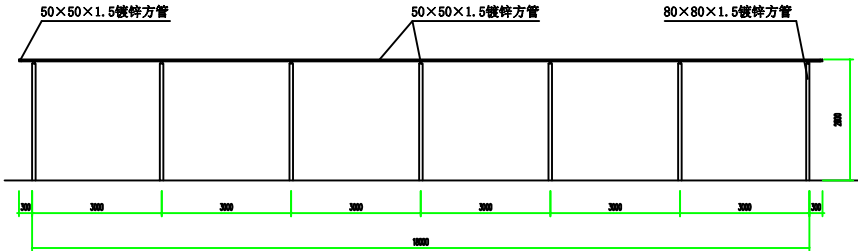


电动车充电棚正立面图

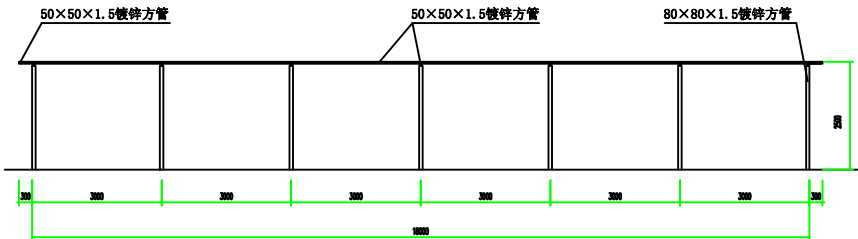


电动车充电棚背立面图

说明:
1、焊接位置均需做防锈处理, 刷防锈油漆, 颜色同方管颜色

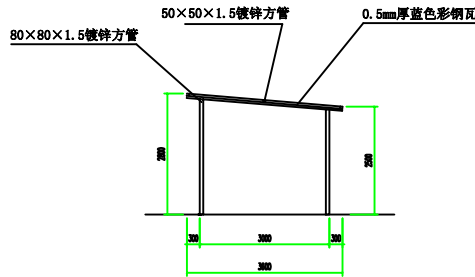

电动车充电棚侧立面图

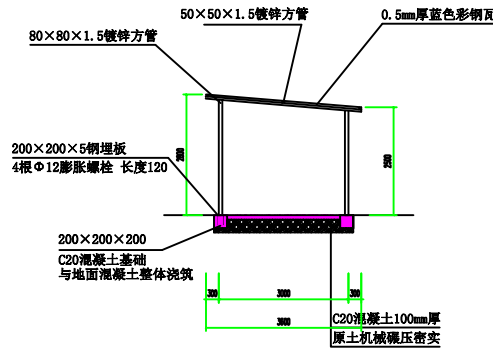

电动车充电棚侧剖面图



东莞市中泰建安工程有限公司
Dongguan Zhongtai Construct Install Engineering Co., Ltd

地址: 广东省东莞市南城街道
ADDRESS: 鸿福路106号1栋1712室01
设计资质等级 (DESIGN GRADE):
证书号 (CERTIFICATE NUMBER):
邮编 (POSTCODE): 523000
电话 (TEL): 0769-22311322
传真 (FAX):
电子邮箱 (E-mail):

业主会签:
handwritten signature:

设计说明:
1、本图尺寸标注均以“mm”为单位。
2、本项目临时设施以中泰建安安全文明施工管理标准化细则实施。

建设单位: 玉林溢丰环保科技有限公司
Developer

工程名称: 玉林(福绵)节能环保产业园供水
Project/ 建设项目二期工程

图名: 电动车充电棚大样图
Title

设计签署 SIGNATURE

职责
DUTY

设计
Design

校对
Checked

审核
EXAM'D

审定
APPV'D

比例:
Scale

1:500

图号:
Drawing No.

LS-09

日期:
Date

2025-04-10


版次:
REV.

第一版

设计阶段:
Phase


施工图

日期	
姓名	
专业	
会签	

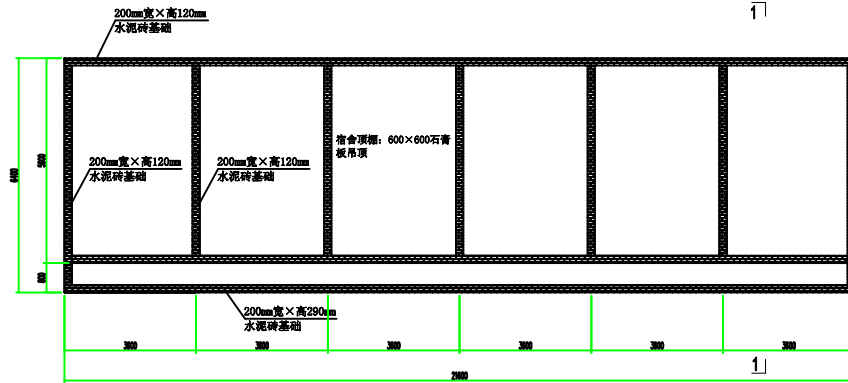


工人宿舍基础平面图

注：水泥砖尺寸为40mm×90mm×190mm

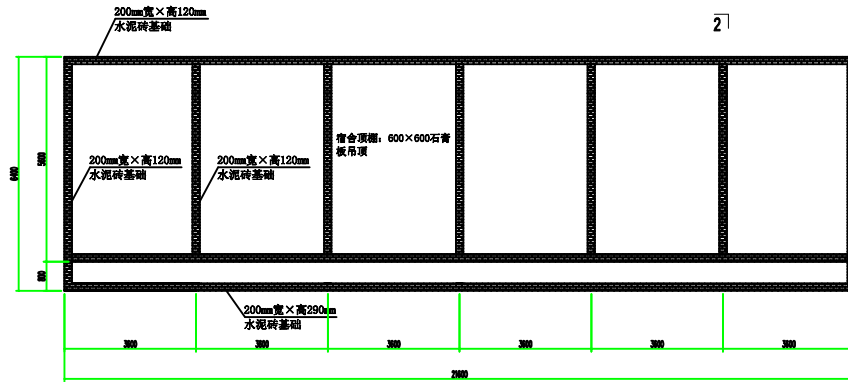


管理人员宿舍1基础平面图

注：水泥砖尺寸为40mm×90mm×190mm

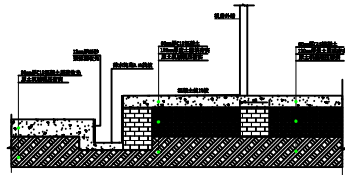


管理人员宿舍活动板房基础


注：板房基础沿板房四周设置。

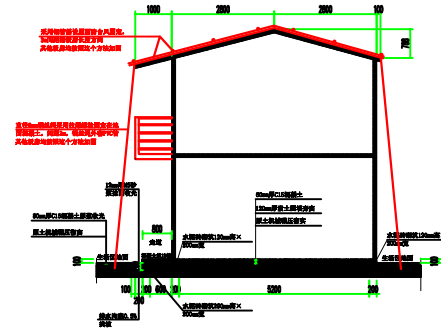

工人宿舍1-1剖面图

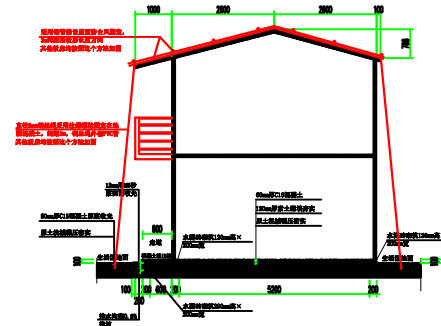

管理人员宿舍2-2剖面图

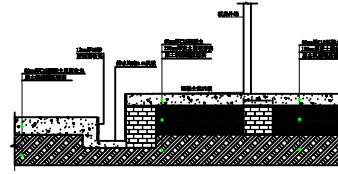

工人宿舍活动板房基础

注：板房基础沿板房四周设置。



东莞市中泰建安工程有限公司
Dongguan Zhongtai Construct Install Engineering Co., Ltd

地址：广东省东莞市南城街道
ADDRESS：鸿福路106号1栋1712室01
设计资质等级 (DESIGN GRADE):
证书号 (CERTIFICATE NUMBER):
邮编 (POSTCODE): 523000
电话 (TEL): 0769-22311322
传真 (FAX):
电子邮箱 (E-mail):

业主会签:
handwritten signature:

设计说明:
1、本图尺寸标注均以“m”为单位。
2、本项目临时设施以中泰建安安全文明施工管理标准化细则实施。

建设单位: 玉林瀚丰环保科技有限公司
Developer

工程名称: 玉林(福绵)节能环保产业园供水
Project 厂建设项目二期工程

图名: 生活区宿舍板房大样图
Title

设计签署 SIGNATURE

职务 DUTY	签署 SIGNATURE
设计 Design	
校对 Checked	
审核 EXAM'D	
审定 APPR'D	


比例: 1:500
Scale

图号: 1S-10
Drawing No.

日期: 2025-04-10
Date


版次: 第一版
REV.

设计阶段: 施工图
Phase

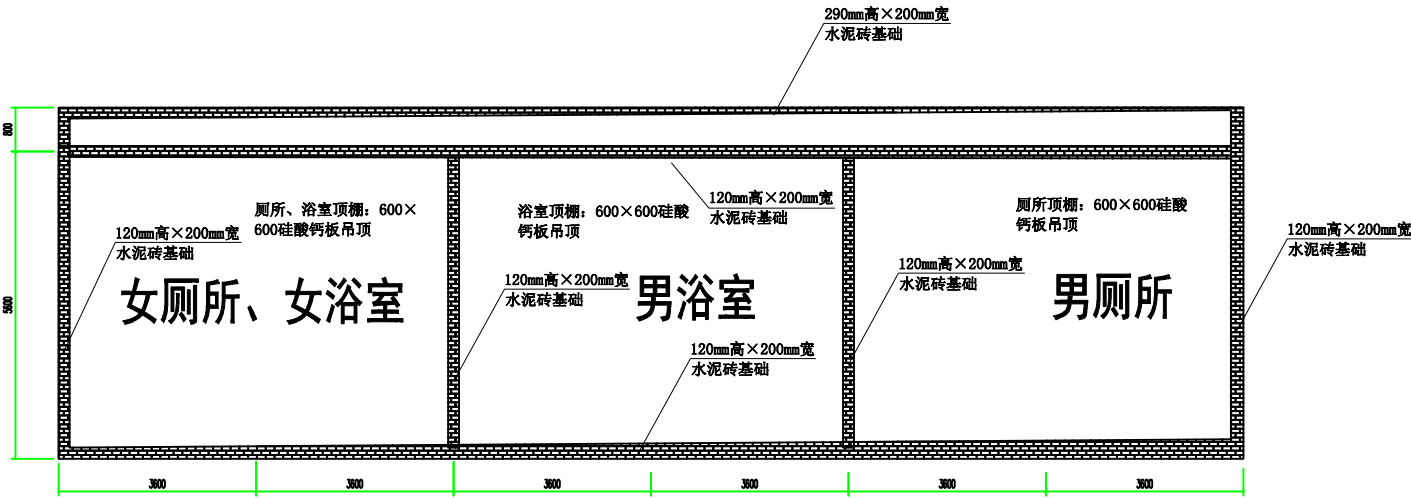


工人浴室、厕所基础平面布置图

注：水泥砖尺寸为40mm×90mm×190mm

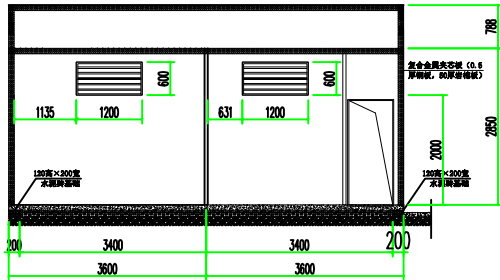


女厕所及浴室正立面图

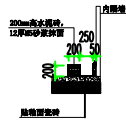


小便池剖面图


注：小便池长400mm

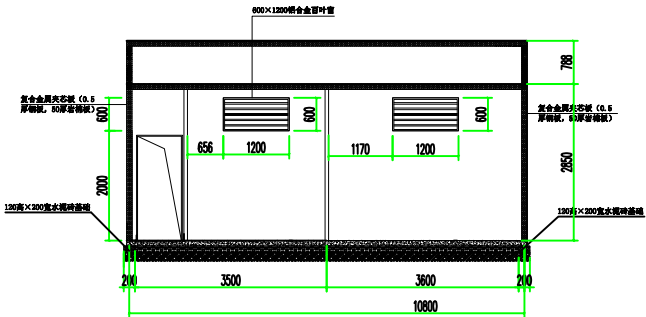


男浴室正立面图

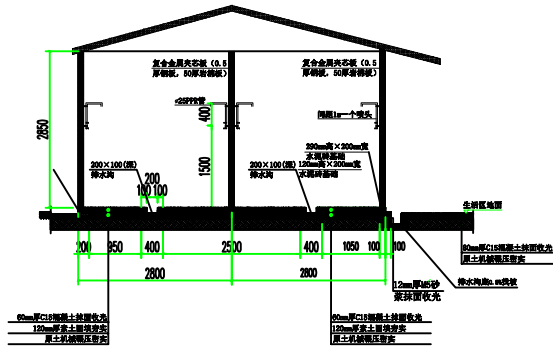


男浴室剖面图

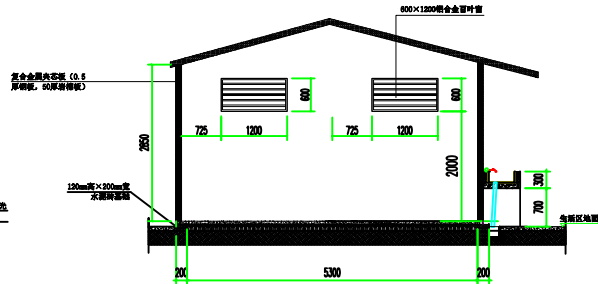


女厕所及浴室侧立面图

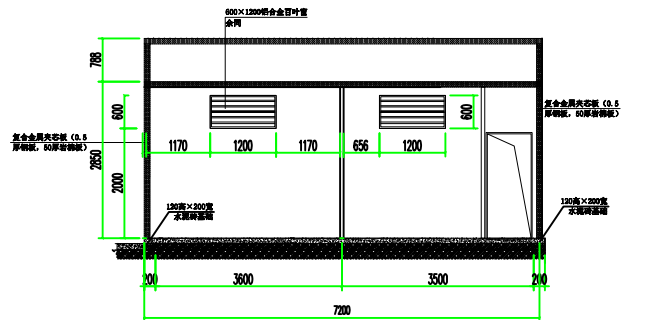


男厕所正立面图

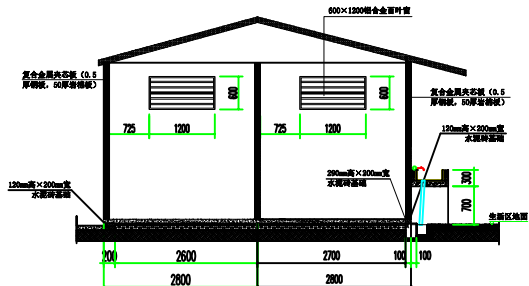

男厕所侧立面图

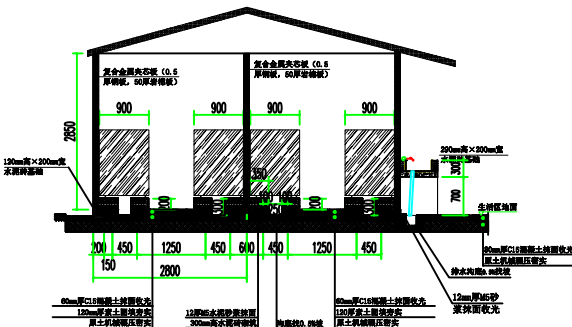

男厕所剖面图

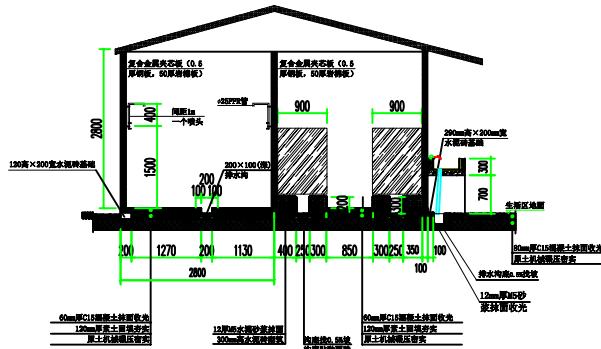

女厕所及浴室剖面图



东莞市中泰建安工程有限公司
Dongguan Zhongtai Construct Install Engineering Co., Ltd

地址：广东省东莞市南城街道
ADDRESS： 鸿福路106号1栋1712室01
设计资质等级 (DESIGN GRADE)：
证书号 (CERTIFICATE NUMBER)：
邮编 (POSTCODE)：523000
电话 (TEL)：0769-22311322
传真 (FAX)：
电子邮箱 (E-mail)：

业主会签：
handwritten signature:

设计说明：
1、本图尺寸标注均以“m”为单位。
、本项目临时设施以中泰建安安全
文明施工管理标准化细则实施。

建设单位：玉林溢丰环保科技有限公司
Developer

工程名称：玉林（福绵）节能环保产业园供水
Project 厂建设项目二期工程

图名：生活区工人厕所、浴室板房大样图
Title

设计签署 SIGNATURE

职责 DUTY	签署 SIGNATURE
设计 Design	
校对 Checked	
审核 EXAM'D	
审定 APPR'D	

比例：
Scale 1:500


图号：
Drawing No. LS-11

日期：
Date 2025-04-10

版次：
REV. 第一版


设计阶段：
Phase 施工图

日期	
姓名	
专业	
会签	

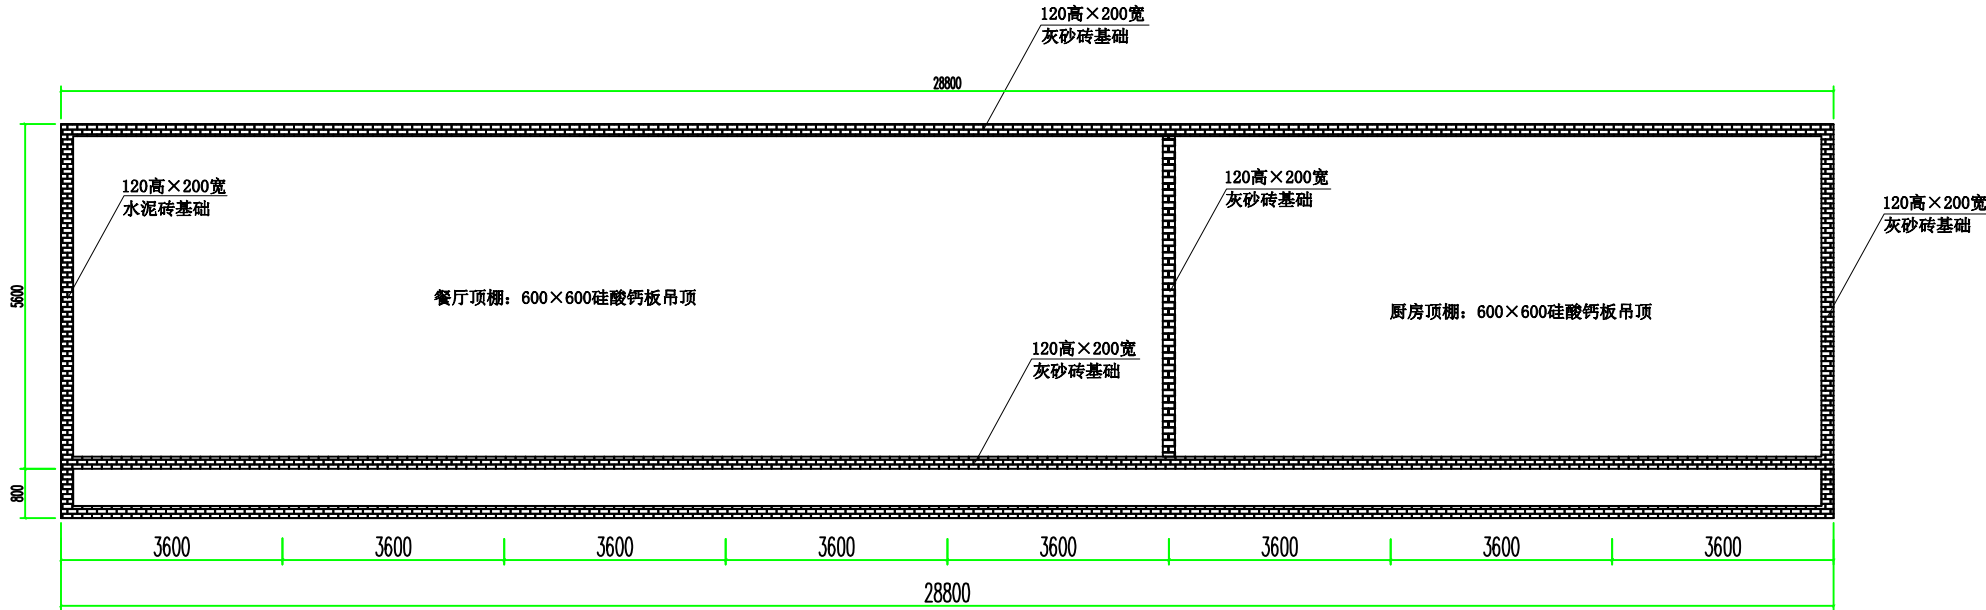


工人餐厅、厨房基础平面布置图


注：水泥砖尺寸为40mmx90mmx190mm

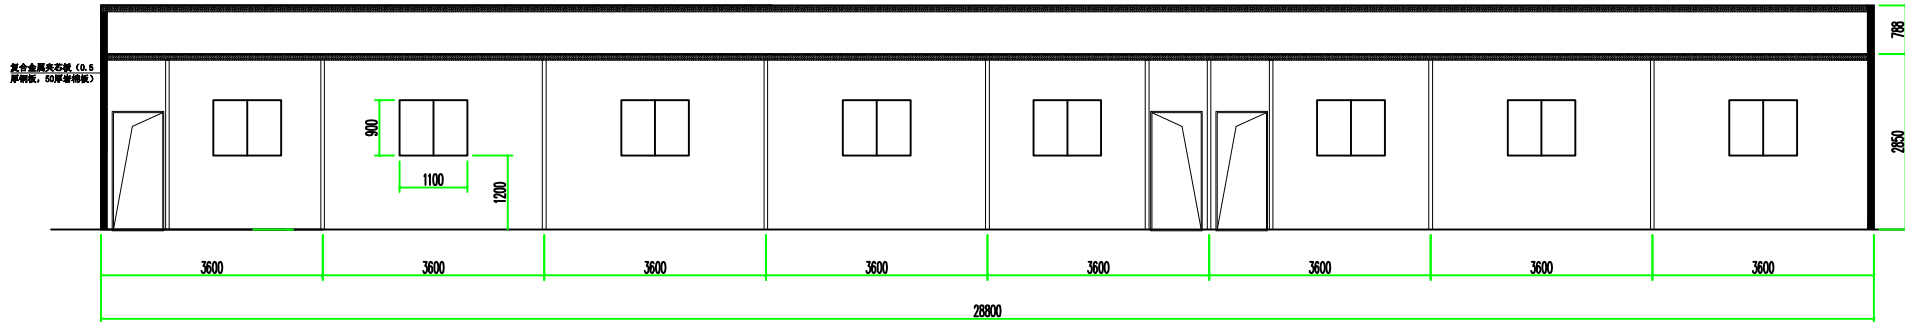

工人餐厅、厨房正立面图

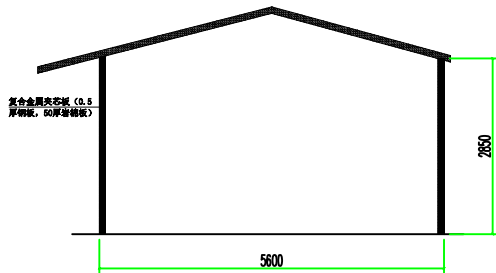


工人餐厅、厨房侧立面图

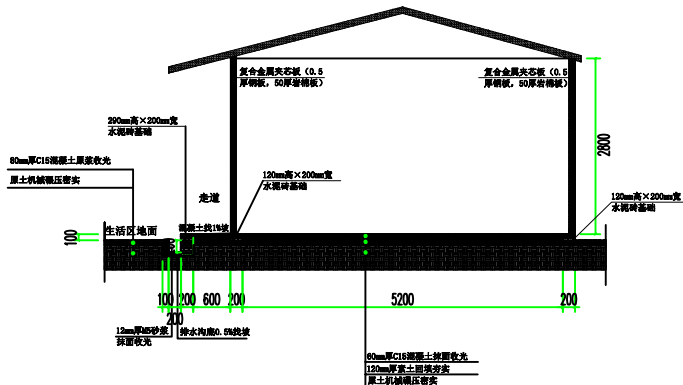

工人餐厅、厨房剖面图

说明：1、厨房地面采用60mm厚C15混凝土垫层上砌600x600防滑砖；2、餐厅地面采用60mm厚C15混凝土圈梁收光。

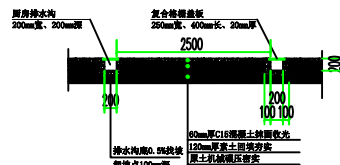

厨房排水沟示意图



东莞市中泰建安工程有限公司
Dongguan Zhongtai Construct Install Engineering Co., Ltd

地址：广东省东莞市南城街道
ADDRESS：鸿福路106号1栋1712室01
设计资质等级 (DESIGN GRADE)：
证书号 (CERTIFICATE NUMBER)：
邮编 (POSTCODE)：523000
电话 (TEL)：0769-22311322
传真 (FAX)：
电子邮箱 (E-mail)：

业主会签：
handwritten signature:

设计说明：
1、本图尺寸标注均以“mm”为单位。
2、本项目临时设施以中泰建安安全文明施工管理标准化细则实施。

建设单位：玉林溢丰环保科技有限公司
Developer

工程名称：玉林（福绵）节能环保产业园供水
厂建设项目二期工程
Project

图名：工人餐厅、厨房大样图
Title

设计签署 SIGNATURE

职责
DUTY

设计
Design

校对
Checked

审核
EXAM'D

审定
APP'R'D

比例：
Scale

图号：
Drawing No.

日期：
Date

版次：
REV.

设计阶段：
Phase

1:500


LS-12

2025-04-10


第一版

施工图


会 签	专 业	姓 名	日 期

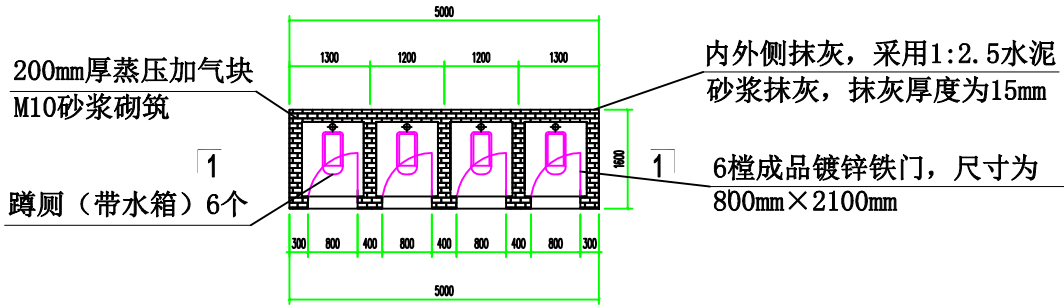


管理人员卫生间/淋浴间平面图

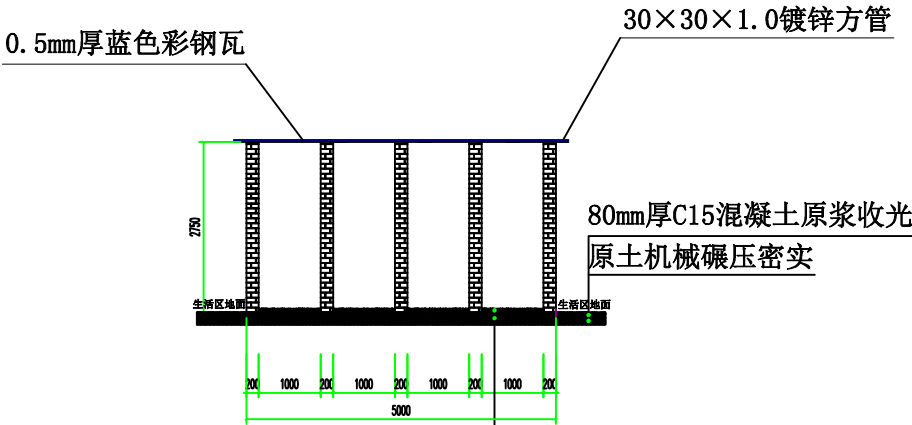


1-1剖面图

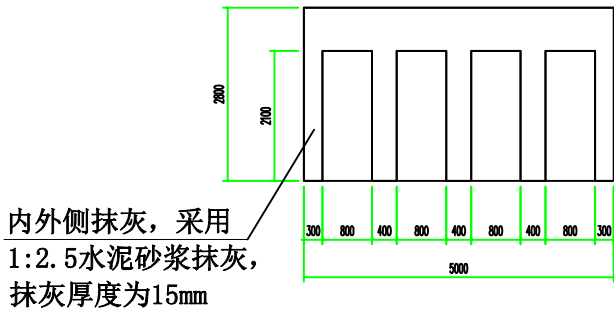

管理人员卫生间/淋浴间正立面图

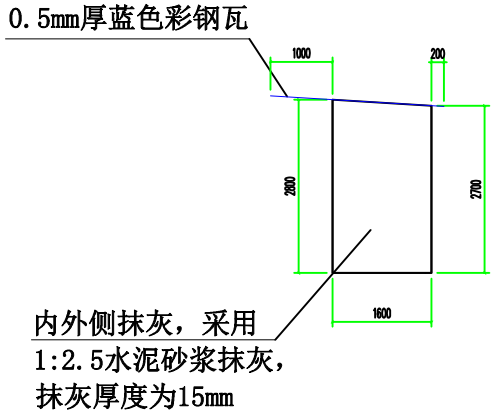

管理人员卫生间/淋浴间侧立面图

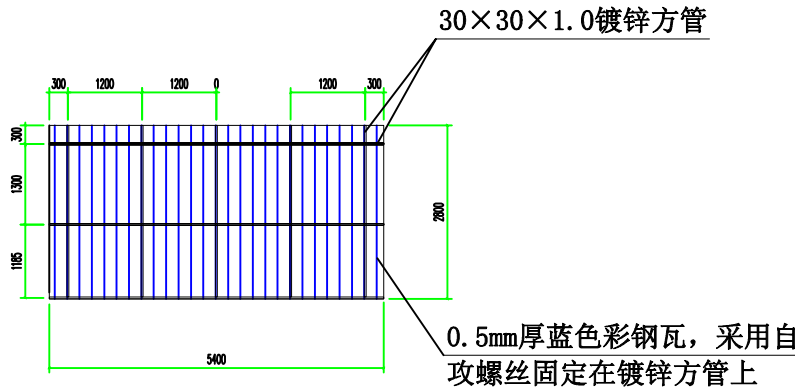

管理人员卫生间/淋浴间屋面彩钢瓦示意图

说明：
1、焊接位置均需做防锈处理，刷防锈油漆，颜色同方管颜色



东莞市中泰建安工程有限公司
Dongguan Zhongtai Construct Install Engineering Co., Ltd

地 址： 广东省东莞市南城街道
ADDRESS： 鸿福路106号1栋1712室01
设计资质等级 (DESIGN GRADE)：
证书号 (CERTIFICATE NUMBER)：
邮 编 (POSTCODE)： 523000
电 话 (TEL)： 0769-22311322
传 真 (FAX)：
电子邮箱 (E-mail)：

业主会签：
handwritten signature:

设计说明：
1、本图尺寸标注均以“mm”为单位。
2、本项目临时设施以中泰建安安全
文明施工管理标准化细则实施。

建设单位:玉林溢丰环保科技有限公司
Developer

工程名称:玉林(福绵)节能环保产业园供水
Project 厂建设项目二期工程

图名: 管理人员卫生间/淋浴间大样图
Title

设计签署 SIGNATURE

职 责 DUTY	签 署 SIGNATURE
-------------	------------------

设计 Design	
--------------	--

校 对 Checked	
----------------	--

审 核 EXAM' D	
----------------	--

审 定 APPR' D	
----------------	--


比例: Scale	1:500
--------------	-------

图号: Drawing No.	LS-13
--------------------	-------


日期: Date	2025-04-10
-------------	------------

版次: REV.	第一版
-------------	-----


设计阶段: Phase	施工图
----------------	-----

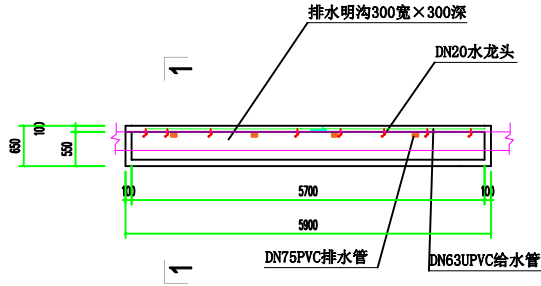


洗漱区平面图

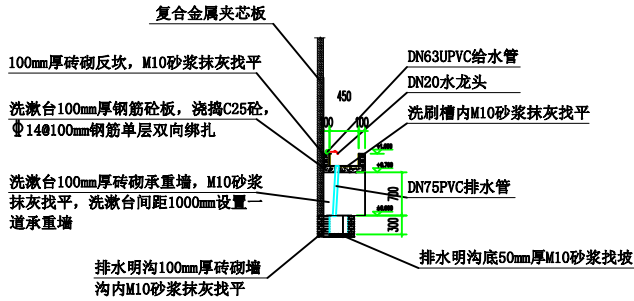


洗漱区1-1剖面图

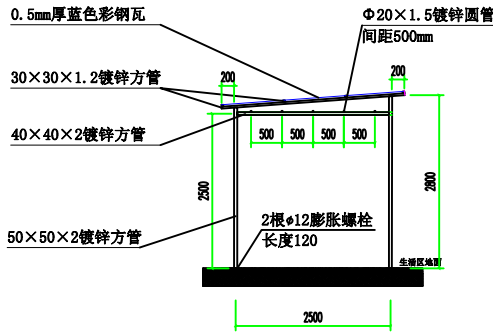


工人生活区晾衣棚2-2剖面图

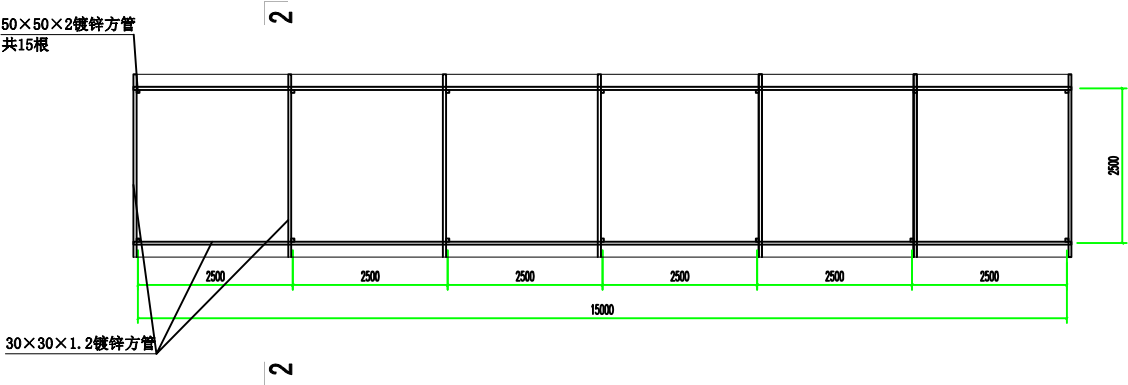


工人生活区晾衣棚平面图

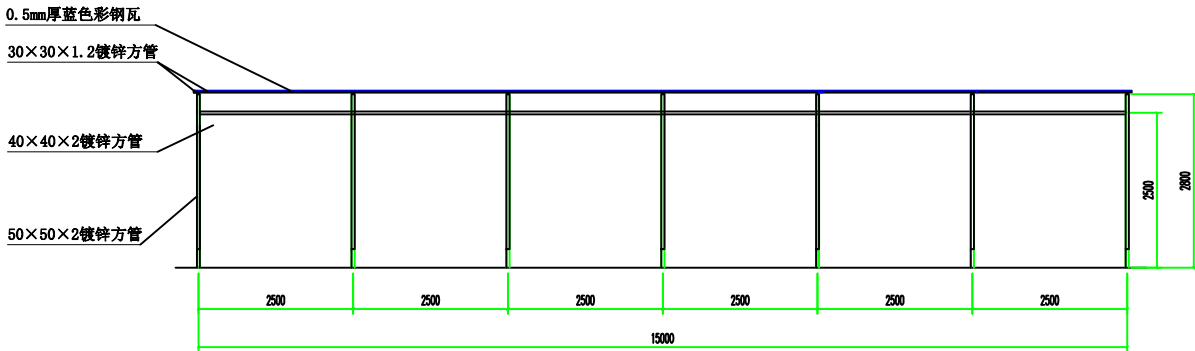


工人生活区晾衣棚正立面图

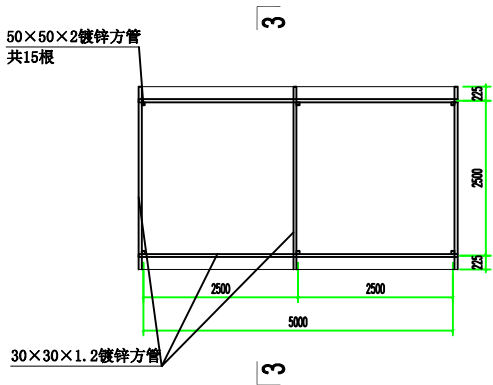

管理人员生活区晾衣棚平面图

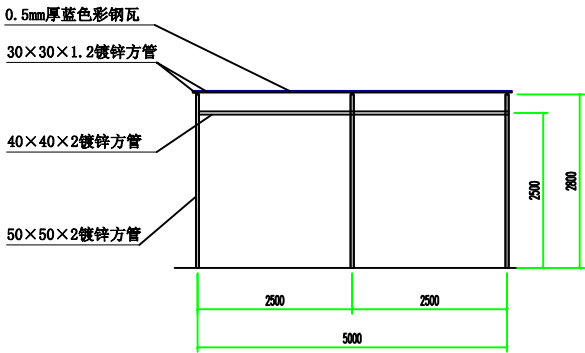

管理人员生活区晾衣棚立面图

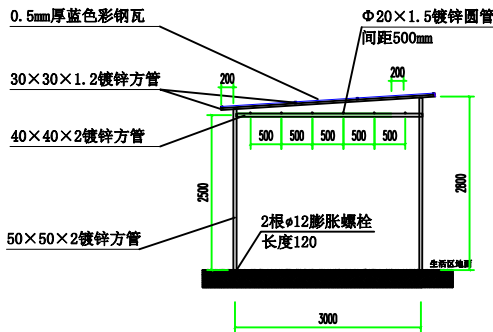

管理人员生活区晾衣棚3-3剖面图

说明:
1、焊接位置均需做防锈处理, 刷防锈油漆, 颜色同方管颜色



东莞市中泰建安工程有限公司
Dongguan Zhongtai Construct Install Engineering Co., Ltd

地址: 广东省东莞市南城街道
ADDRESS: 鸿福路106号1栋1712室01
设计资质等级 (DESIGN GRADE):
证书号 (CERTIFICATE NUMBER):
邮编 (POSTCODE): 523000
电话 (TEL): 0769-22311322
传真 (FAX):
电子邮箱 (E-mail):

业主会签:
handwritten signature:

设计说明:
1、本图尺寸标注均以“mm”为单位。
2、本项目临时设施以中泰建安安全文明施工管理标准化细则实施。

建设单位: 玉林溢丰环保科技有限公司
Developer

工程名称: 玉林(福绵)节能环保产业园供水
Project: 厂建设项目二期工程

图名: 洗漱区及晾衣棚大样图
Title

设计签署 SIGNATURE

职责 DUTY	签署 SIGNATURE
设计 Design	
校对 Checked	
审核 EXAM'D	
审定 APPR'D	

比例:
Scale 1:500


图号:
Drawing No. LS-14

日期:
Date 2025-04-10


版次:
REV. 第一版

设计阶段:
Phase 施工图

日期	
姓名	
专业	
会签	

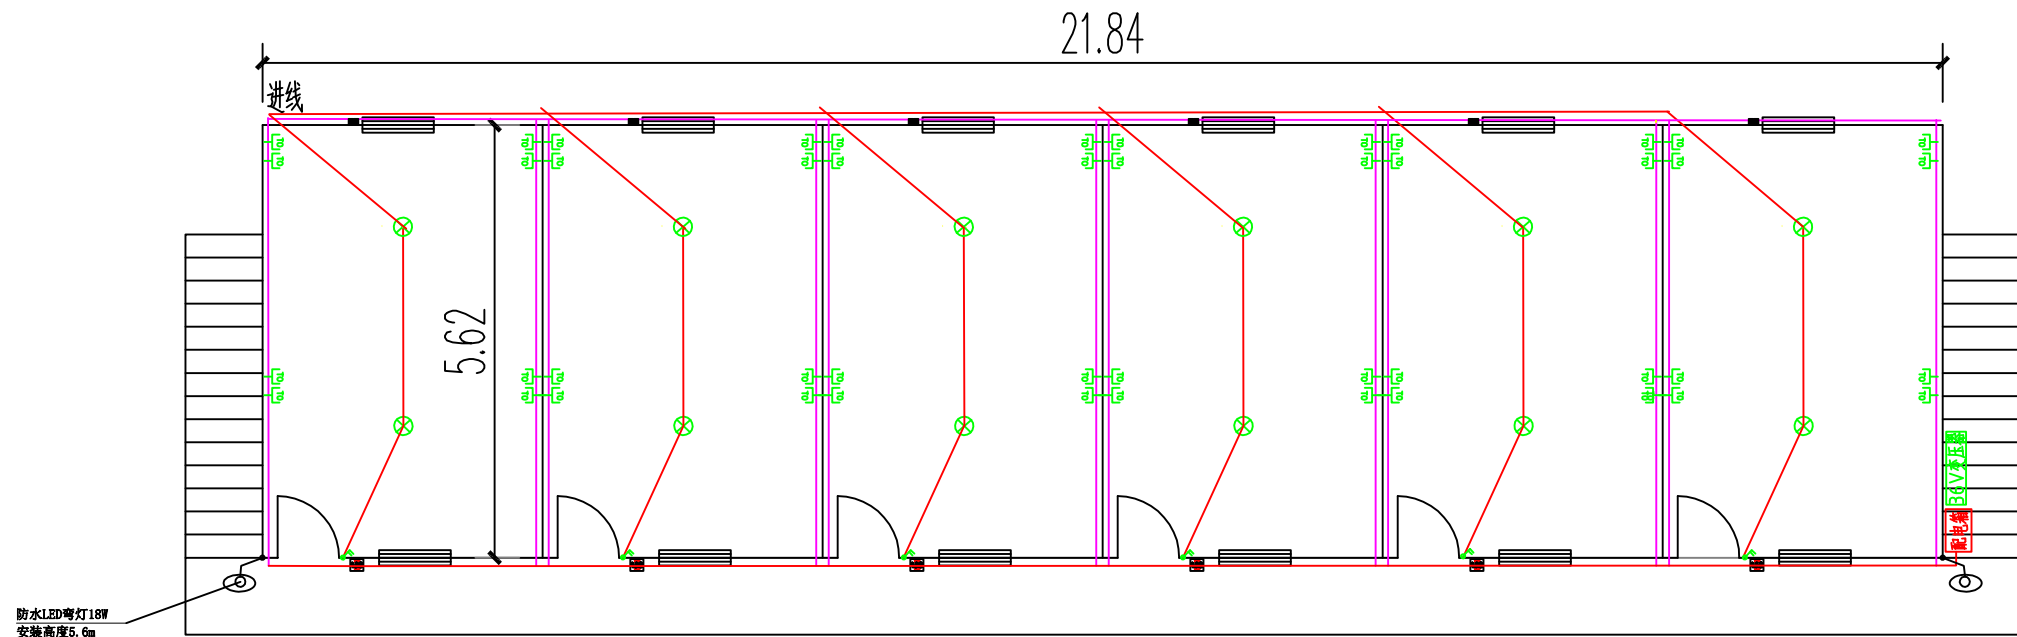

工人宿舍配电布置图

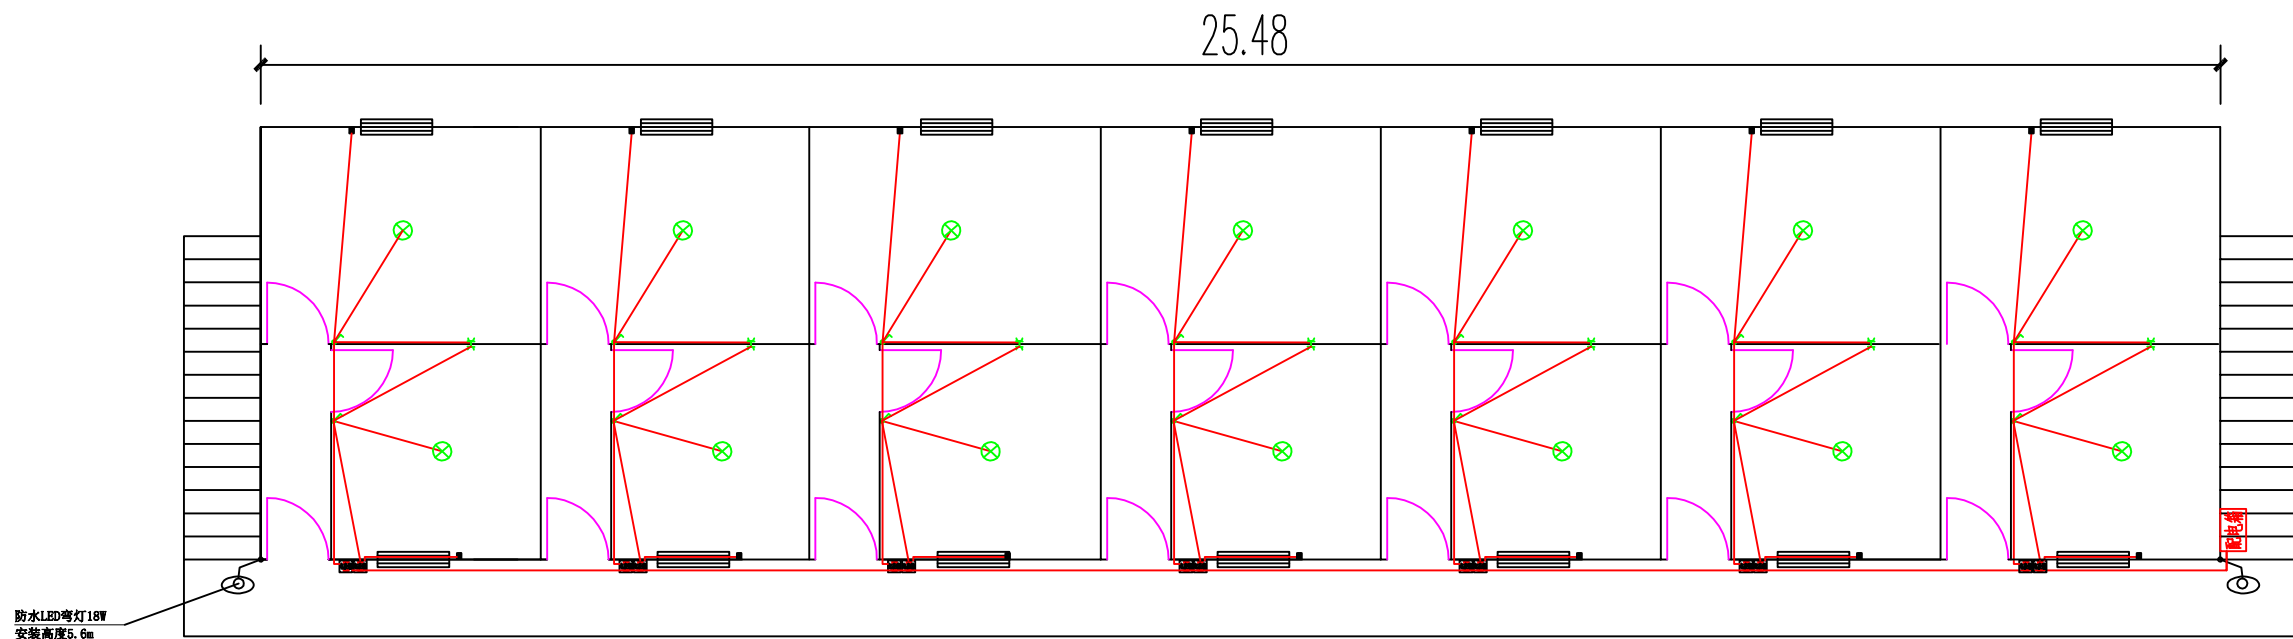

项目管理人员宿舍配电布置图

- 1、空调电源线走板房后面两层之间，用PVC100X250线槽，两位电表箱安于线槽下方，上下两层空调位置安装防水空调插座；
- 2、工人宿舍室内照明采用36V安全电压，室内手机充电采用USB插座，插座号36V转5V 2A(一个10W)、一间宿舍6人(60w)，两个36V 15W LED座灯，每间照明加充电约100W
上下两层共12间，约1200W，需配36v 3kw铝芯变压器，工人宿舍5栋需6个(一个备用)；
- 3、工人宿舍(约21平方米)安装冷暖空调1.5匹，约1.2kwX12间=14.4kw
- 4、1栋工人宿舍按12间计算，空调+照明+手机充电=14.4+1.2=15.6kw
- 5、项目管理人员宿舍按正常220V供电。



东莞市中泰建安工程有限公司
Dongguan Zhongtai Construct Install Engineering Co., Ltd

地址: 广东省东莞市南城街道
ADDRESS: 鸿福路106号1栋1712室01
设计资质等级(DSIGN GRADE):
证书号(CERTIFICATE NUMBER):
邮编(POSTCODE): 523000
电话(TEL): 0769-22311322
传真(FAX):
电子邮箱(E-mail):

业主会签:
handwritten signature:

设计说明:
1、本图尺寸标注均以“mm”为单位。
2、本项目临时设施以中泰建安安全
文明施工管理标准化细则实施。

建设单位: 玉林溢丰环保科技有限公司
Developer

工程名称: 玉林(福绵)节能环保产业园供水
厂建设项目二期工程
Project

图名: 生活区宿舍配电布置图
Title

设计签署 SIGNATURE

职责 DUTY	签署 SIGNATURE
------------	-----------------

设计 Design	
--------------	--

校对 Checked	
---------------	--

审核 EXAM'D	
--------------	--

审定 APPR'D	
--------------	--

比例: Scale	1:500
--------------	-------

图号: Drawing No.	LS-15
--------------------	-------

日期: Date	2025-04-10
-------------	------------

版次: REV.	第一版
-------------	-----

设计阶段: Phase	施工图
----------------	-----



东莞市中泰建安工程有限公司
Dongguan Zhongtai Construct Install Engineering Co., Ltd

地址: 广东省东莞市南城街道
ADDRESS: 鸿福路106号1栋1712室01
设计资质等级 (DESIGN GRADE):
证书号 (CERTIFICATE NUMBER):
邮编 (POSTCODE): 523000
电话 (TEL): 0769-22311322
传真 (FAX):
电子邮箱 (E-mail):

业主会签:
handwritten signature:

设计说明:
1、本图尺寸标注均以“m”为单位。
2、本项目临时设施以中泰建安安全文明施工管理标准化细则实施。

建设单位: 玉林溢丰环保科技有限公司
Developer

工程名称: 玉林(福绵)节能环保产业园供水
Project 厂建设项目二期工程

图名: 生活区配电系统图
Title

设计签署 SIGNATURE

职责 DUTY	签署 SIGNATURE
设计 Design	
校对 Checked	
审核 EXAM'D	
审定 APPR'D	

比例:
Scale

1:500

图号:
Drawing No.

LS-16

日期:
Date

2025-04-10


版次:
REV.

第一版

设计阶段:
Phase

施工图


生活区400A分配箱1台

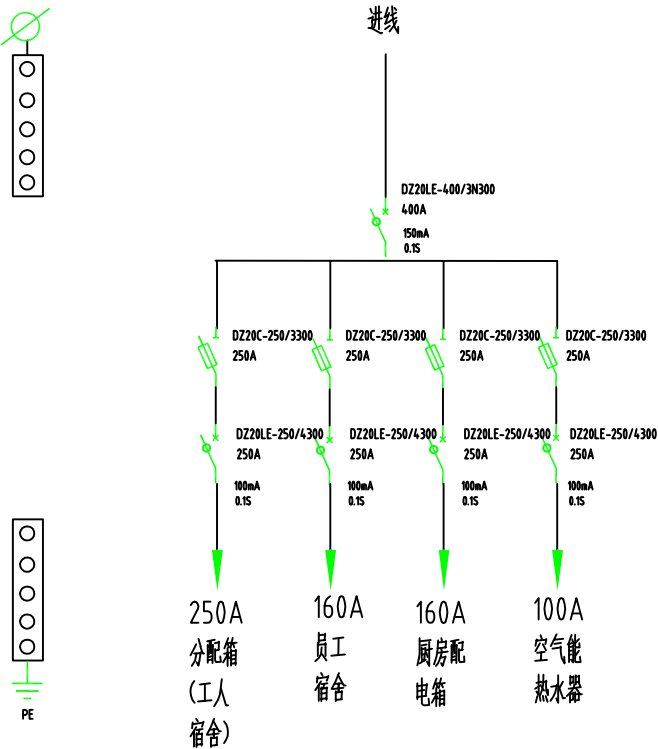

用户须知

- 1、箱体外壳必须可靠接地!
- 2、严格确保“一机一闸”制, 严禁一闸多机。
- 3、严禁带电“拆、拔”用电设备。
- 4、严禁超容量使用配电箱。
- 5、严禁带电移动电箱, 带电作业。
- 6、严禁保护零线和工作零线混用接。
- 7、每次使用前必须检查漏电断路器是否可靠正常。
- 8、应每月2次维护保养配电箱内的电气元件。


250A分配箱 (工人宿舍1台)

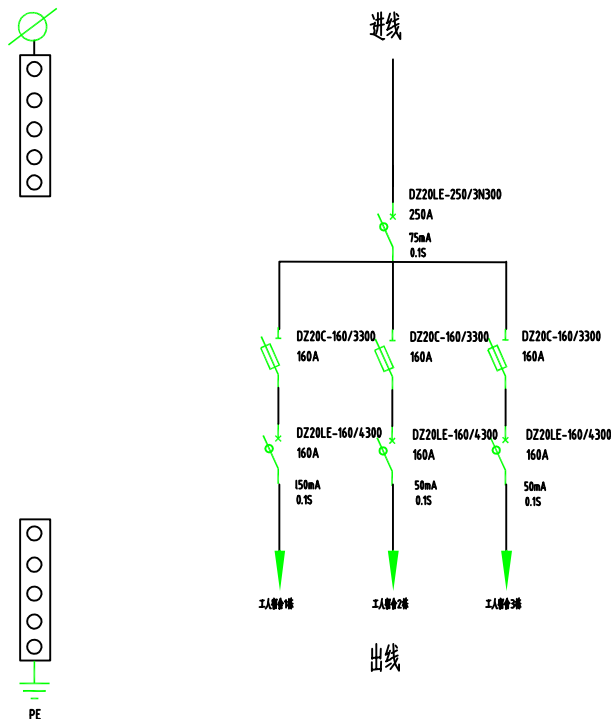

用户须知






- 1、箱体外壳必须可靠接地!
- 2、严格确保“一机一闸”制, 严禁一闸多机。
- 3、严禁带电“拆、拔”用电设备。
- 4、严禁超容量使用配电箱。
- 5、严禁带电移动电箱, 带电作业。
- 6、严禁保护零线和工作零线混用接。
- 7、每次使用前必须检查漏电断路器是否可靠正常。
- 8、应每月2次维护保养配电箱内的电气元件。

100/63A配电箱: 工人宿舍4台, 员工宿舍1台

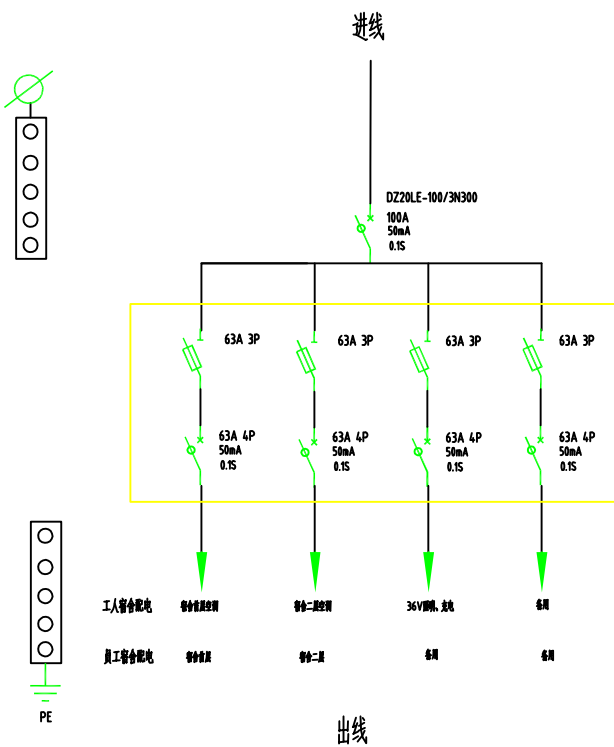


用户须知

- 1、箱体外壳必须可靠接地!
- 2、严格确保“一机一闸”制, 严禁一闸多机。
- 3、严禁带电“拆、拔”用电设备。
- 4、严禁超容量使用配电箱。
- 5、严禁带电移动电箱, 带电作业。
- 6、严禁保护零线和工作零线混用接。
- 7、每次使用前必须检查漏电断路器是否可靠正常。
- 8、应每月2次维护保养配电箱内的电气元件。

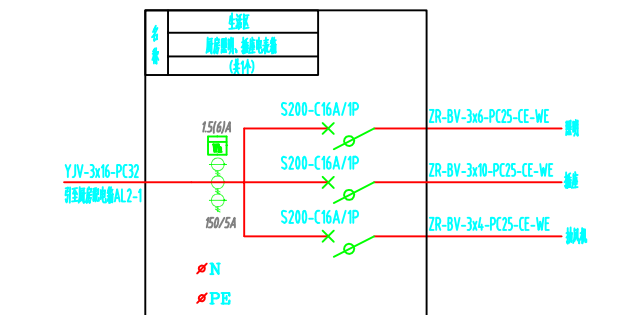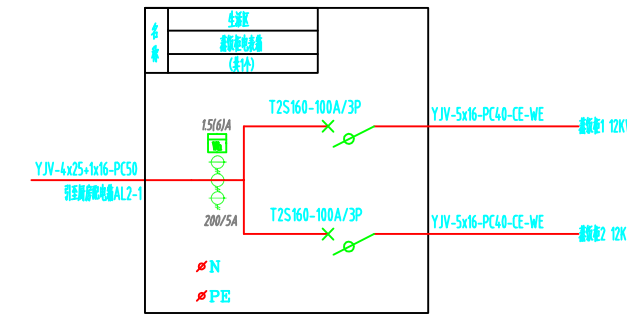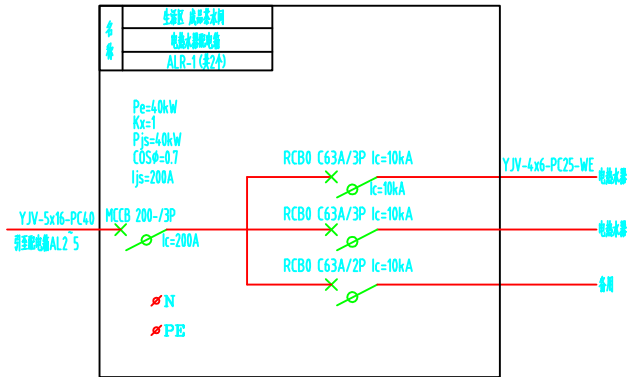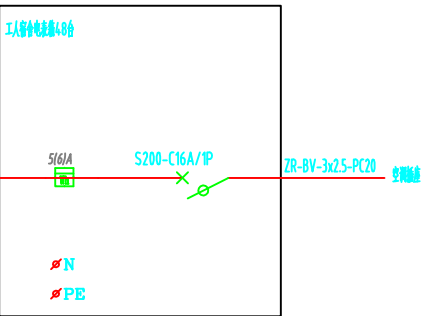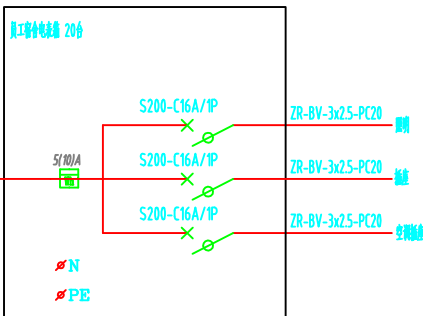


生活区配电系统图


日期	
姓名	
专业	
会签	

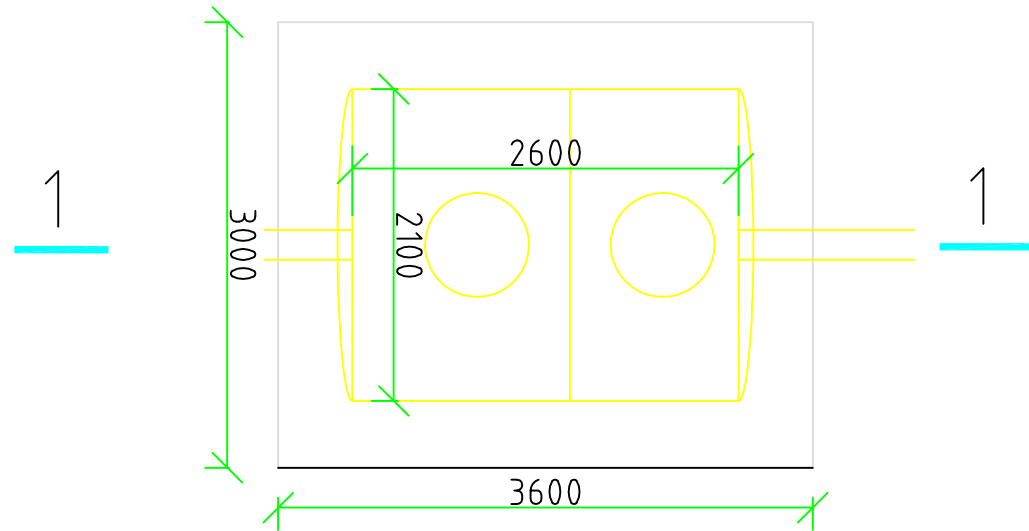

平面图

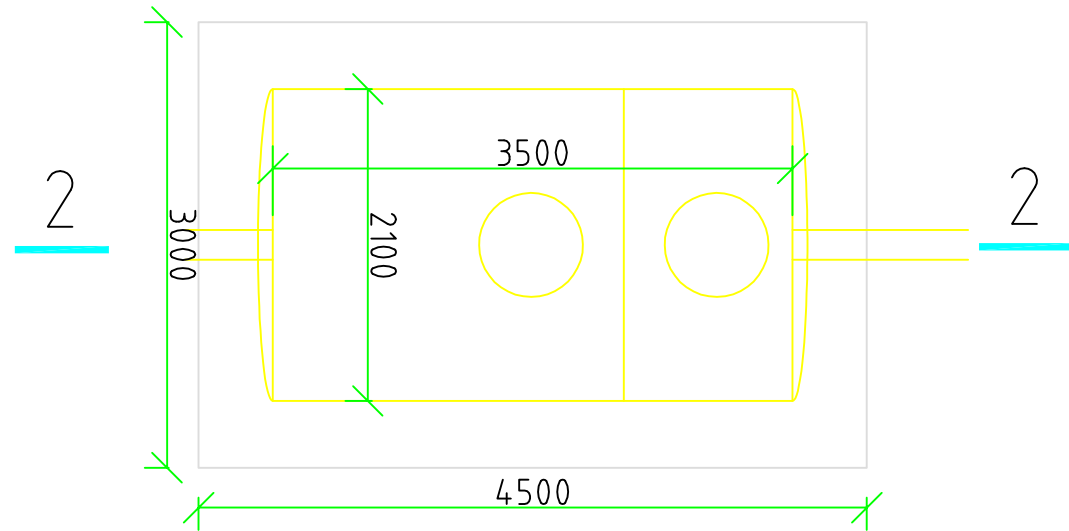


平面图

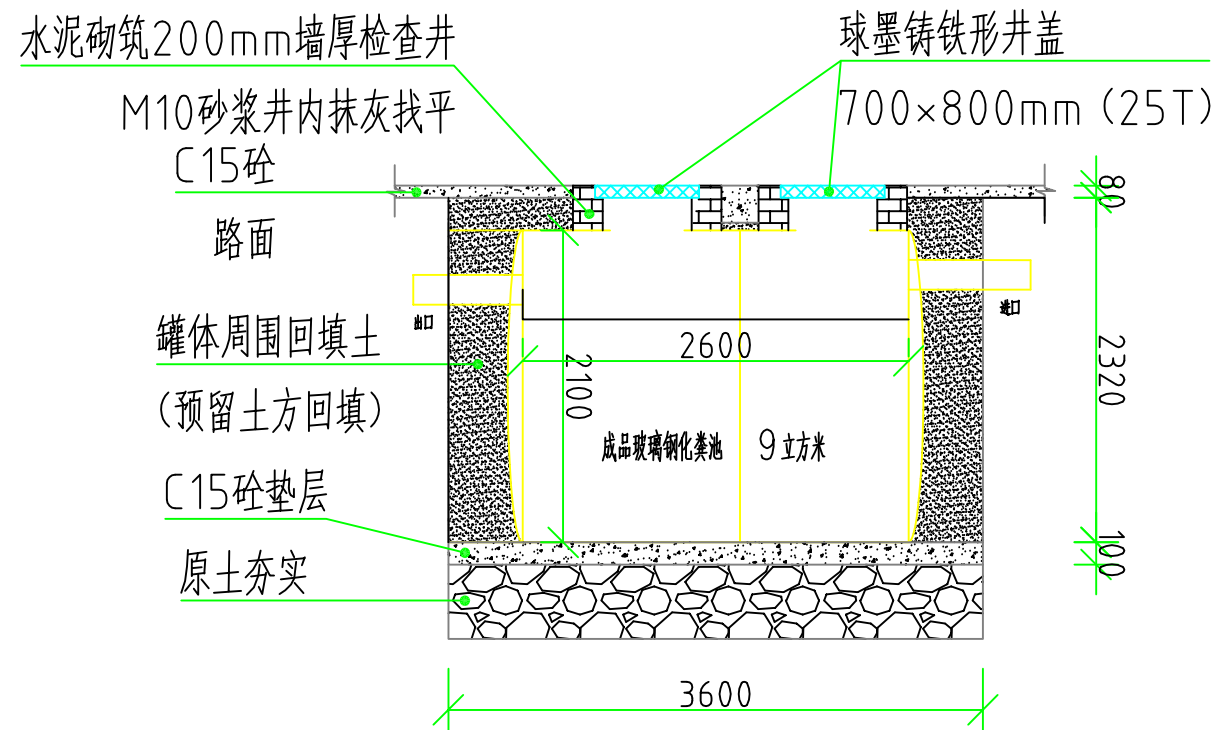


剖面图

YJBH-4-II型玻璃钢化粪池安装大样图

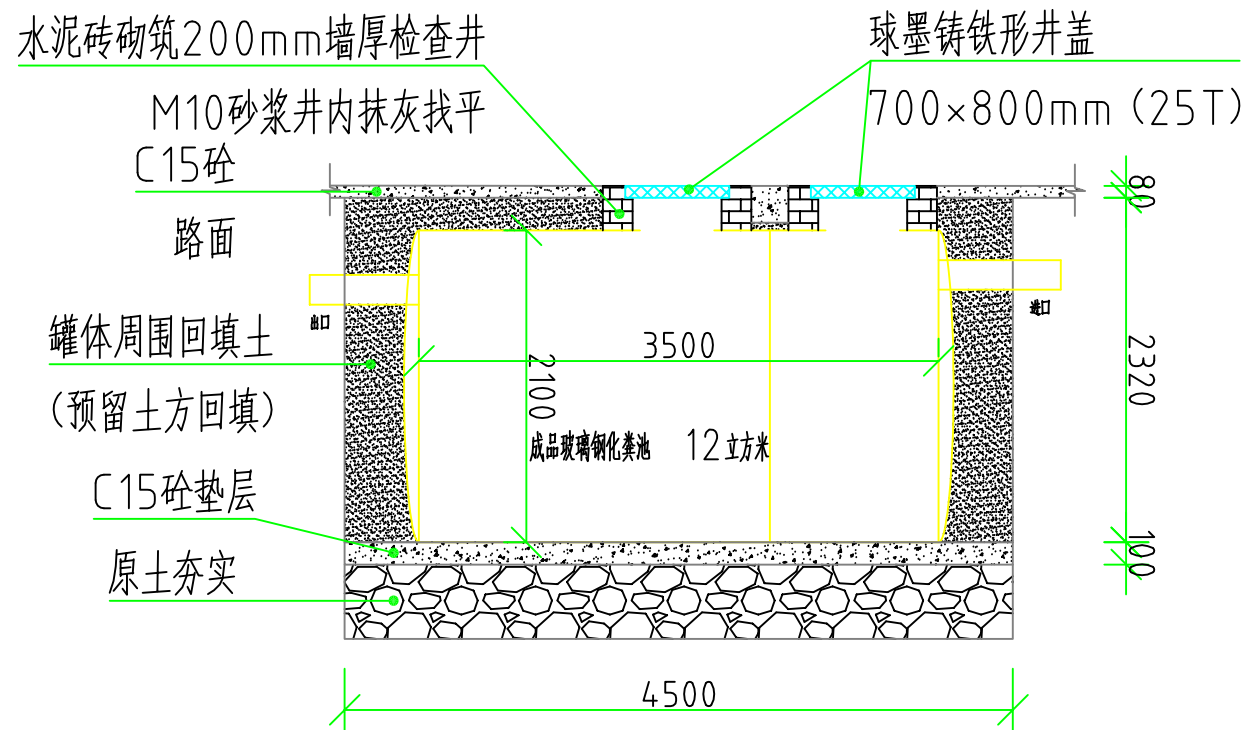

剖面图

YJBH-5-II型玻璃钢化粪池安装大样图

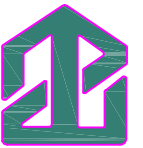

东莞市中泰建安工程有限公司
Dongguan ZhongTai Construct Install Engineering Co., Ltd

地址: 广东省东莞市南城街道
ADDRESS: 鸿福路106号1栋1712室01
设计资质等级 (DESIGN GRADE):
证书号 (CERTIFICATE NUMBER):
邮编 (POSTCODE): 523000
电话 (TEL): 0769-22311322
传真 (FAX):
电子邮箱 (E-mail):

业主会签:
handwritten signature:

设计说明:
1、本图尺寸标注均以“mm”为单位。
2、本项目临时设施以中泰建安安全
文明施工管理标准化细则实施。

建设单位: 玉林溢丰环保科技有限公司
Developer

工程名称: 玉林(福绵)节能环保产业园供水
厂建设项目二期工程
Project

图名: 生活区9、12m³玻璃钢化粪池安装
大样图
Title

设计签署 SIGNATURE

职责 DUTY	签署 SIGNATURE
------------	-----------------

设计 Design	
--------------	--

校对 Checked	
---------------	--

审核 EXAM'D	
--------------	--

审定 APPR'D	
--------------	--

比例: Scale	1:500
--------------	-------


图号: Drawing No.	LS-17
--------------------	-------

日期: Date	2025-04-10
-------------	------------


版次: REV.	第一版
-------------	-----

设计阶段: Phase	施工图
----------------	-----

会 签	专 业	姓 名	日 期

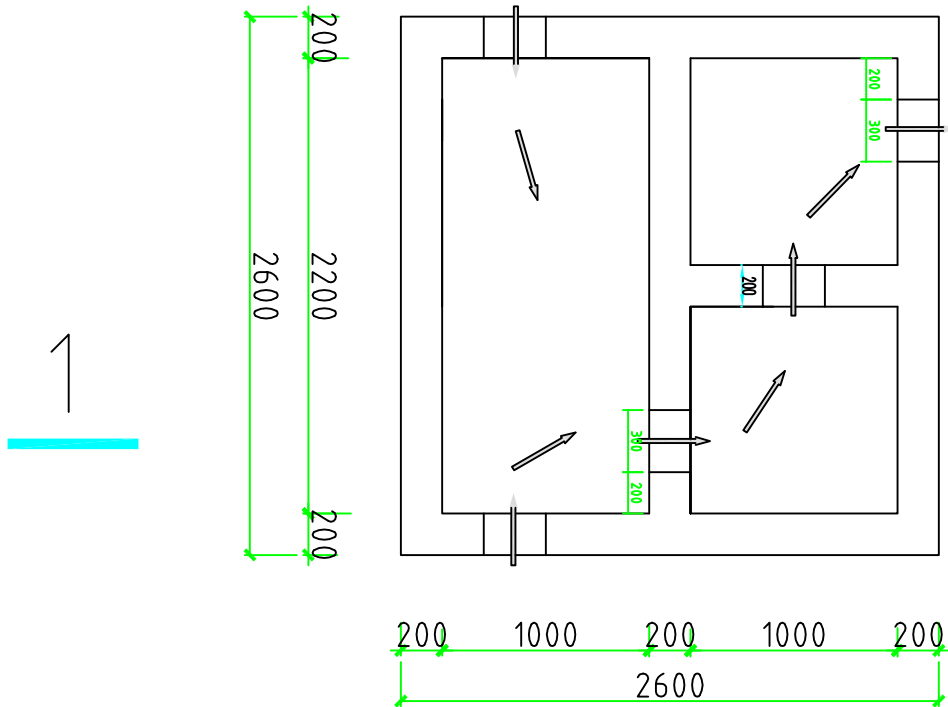

三级沉淀池平面图

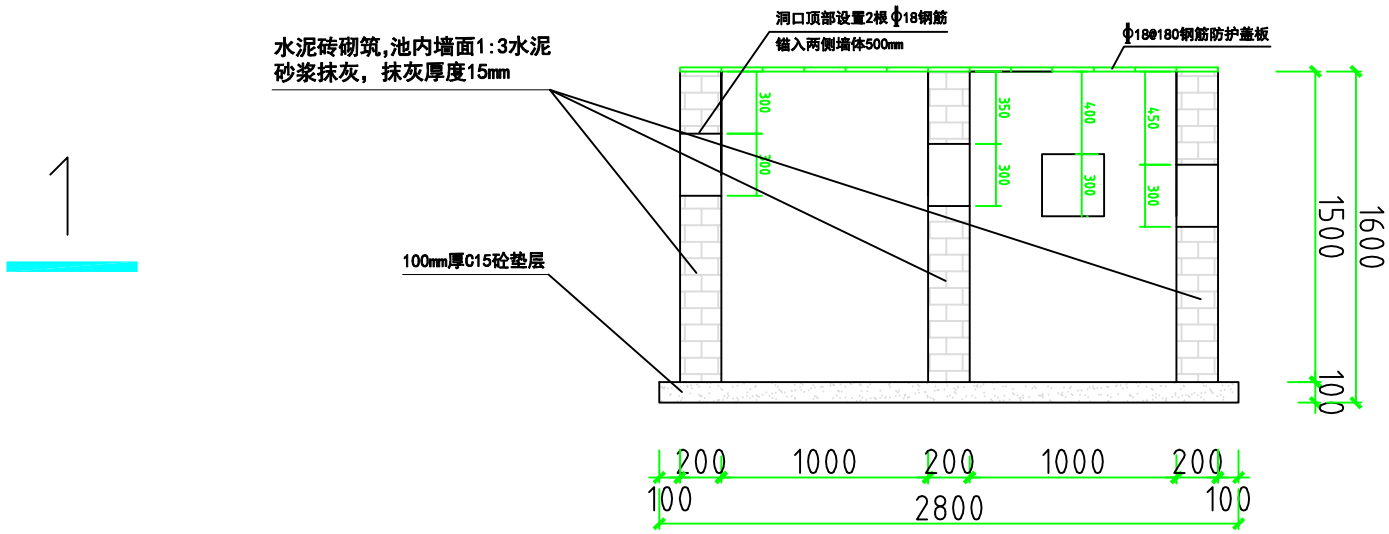

1-1剖面图

三级雨水沉淀池大样图



东莞市中泰建安工程有限公司
Dongguan Zhongtai Construct Install Engineering Co., Ltd

地 址: 广东省东莞市南城街道
ADDRESS: 鸿福路106号1栋1712室01

设计资质等级 (DESIGN GRADE):

证书号 (CERTIFICATE NUMBER):

邮 编 (POSTCODE): 523000

电 话 (TEL): 0769-22311322

传 真 (FAX):

电子邮箱 (E-mail):

业主会签:
handwritten signature:

设计说明:
1、本图尺寸标注均以“mm”为单位。
2、本项目临时设施以中泰建安安全
文明施工管理标准化细则实施。

建设单位: 玉林溢丰环保科技有限公司
Developer

工程名称: 玉林(福绵)节能环保产业园供水
厂建设项目二期工程
Project

图名: 三级雨水沉淀池大样图
Title

设 计 签 署 SIGNATURE

职 责 DUTY	签 署 SIGNATURE
设 计 Design	
校 对 Checked	
审 核 EXAM'D	
审 定 APPR'D	

比例:
Scale 1:500


图号:
Drawing No. LS-18

日期:
Date 2025-04-10


版次:
REV. 第一版

设计阶段:
Phase 施工图


会 签	专 业	姓 名	日 期

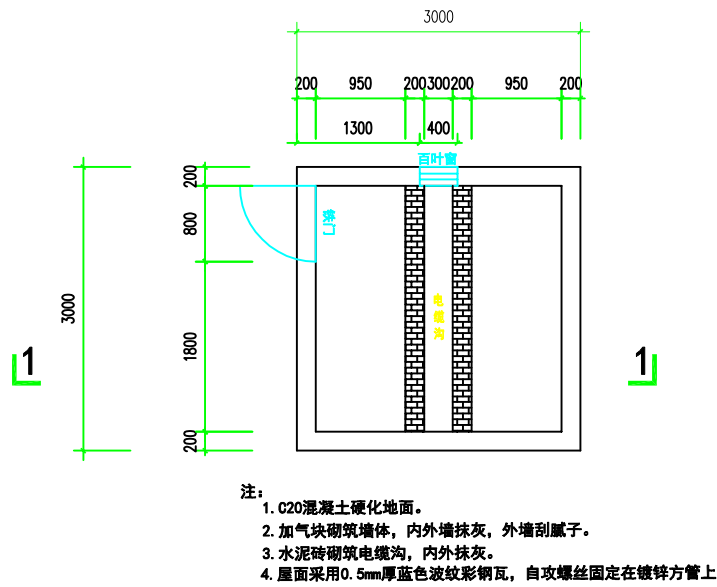


配电房平面图

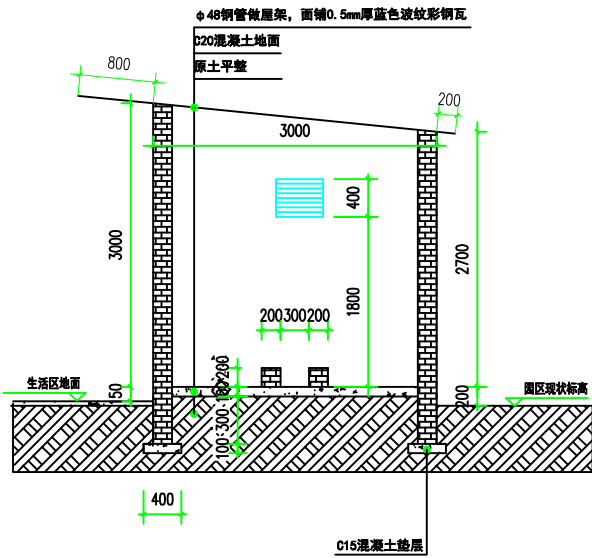

1-1剖面图

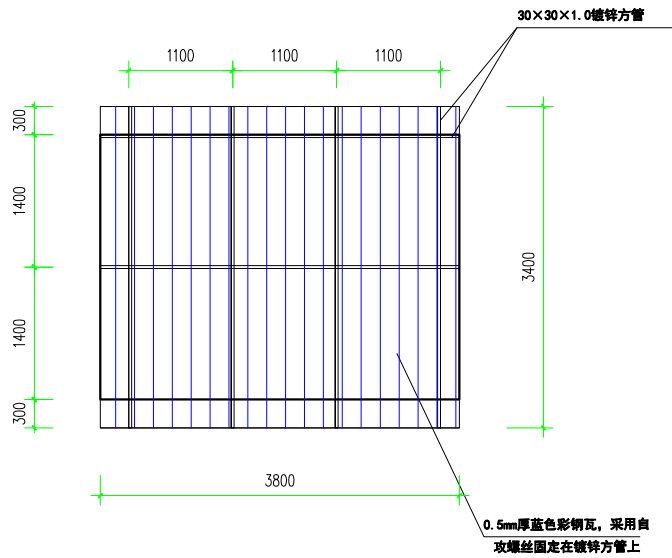

配电房平面图屋面彩钢瓦示意图

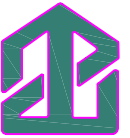

东莞市中泰建安工程有限公司
Dongguan Zhongtai Construct Install Engineering Co., Ltd

地 址: 广东省东莞市南城街道
ADDRESS: 鸿福路106号1栋1712室01

设计资质等级 (DESIGN GRADE):

证书号 (CERTIFICATE NUMBER):

邮 编 (POSTCODE): 523000

电 话 (TEL):0769-22311322

傳 真 (FAX):

电子邮箱 (E-mail):

业主会签:
handwritten signature:

设计说明:

建设单位:玉林溢丰环保科技有限公司
Developer

工程名称:玉林(福绵)节能环保产业园供水
Project 厂建设项目二期工程

图名: 生活区配电房大样图
Title

设计签署 SIGNATURE

职 责 DUTY	签 署 SIGNATURE
设 计 Design	
校 对 Checked	
审 核 EXAM'D	
审 定 APPR'D	

比例: 1:500
Scale


图号: LS-19
Drawing No.

日期: 2025-4-10
Date


版次: 第一版
REV.

设计阶段: 施工图
Phase


日期	
姓名	
专业	
会签	

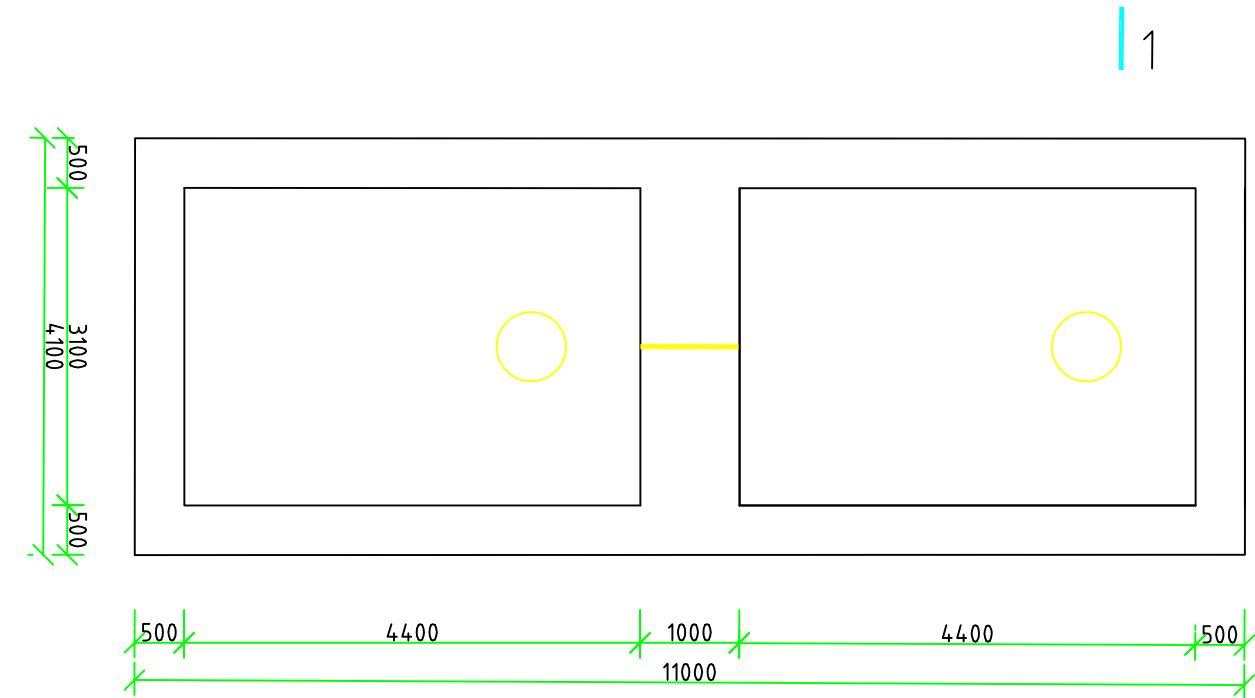

平面图

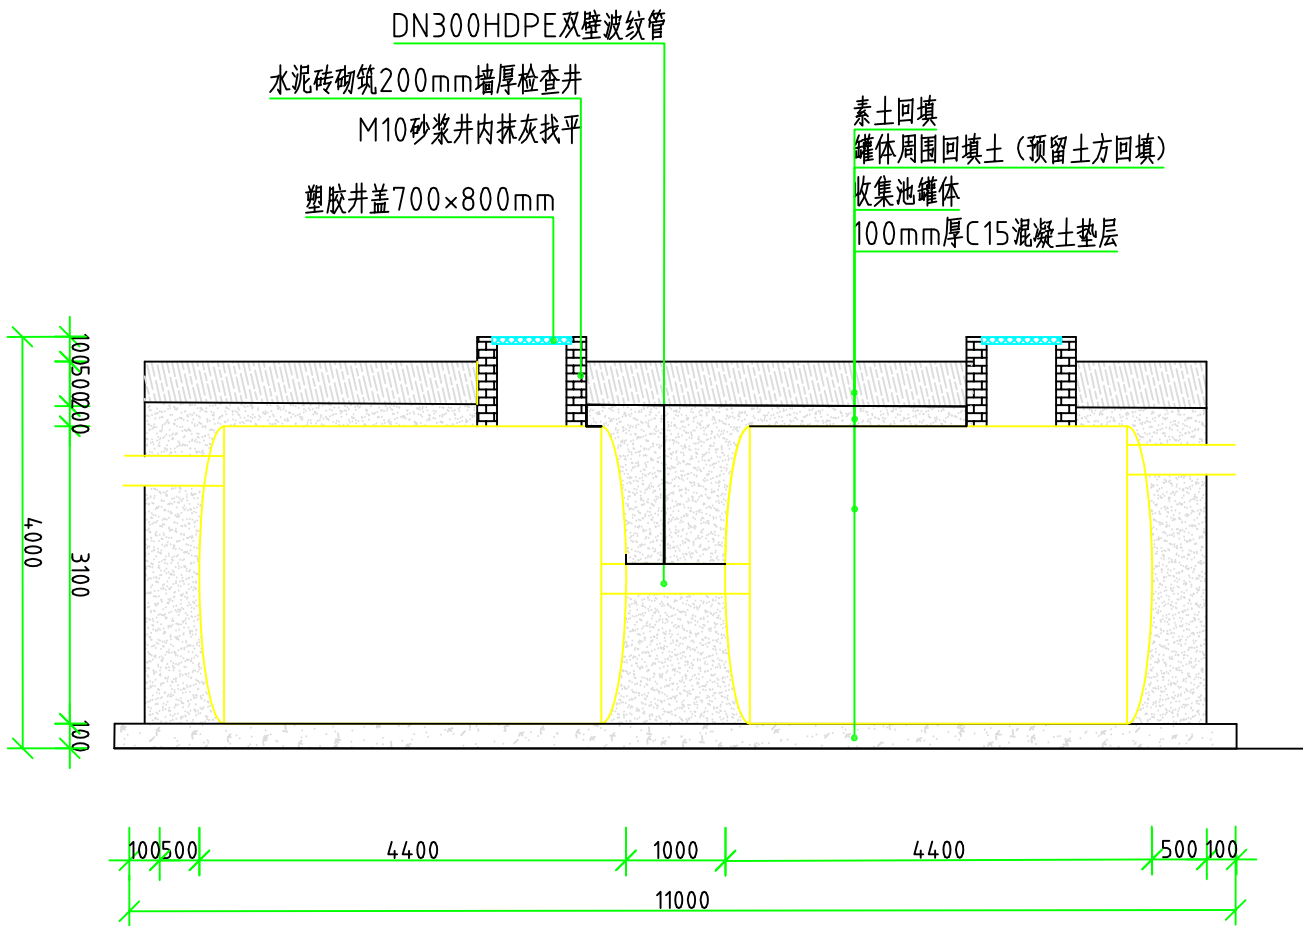

2-2剖面图

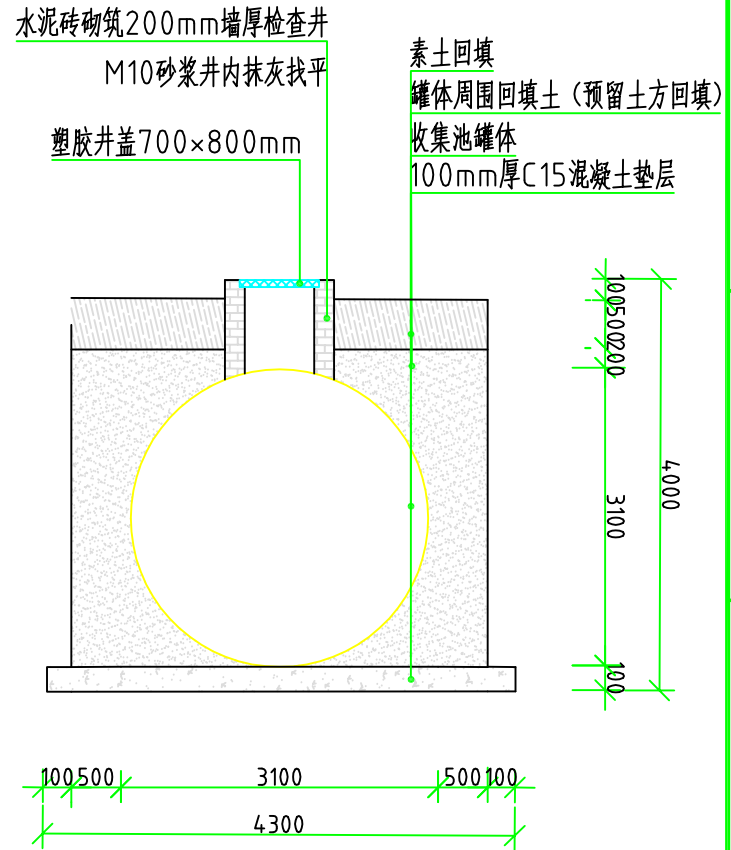

1-1剖面图

污水收集池安装大样图



东莞市中泰建安工程有限公司
Dongguan Zhongtai Construct Install Engineering Co., Ltd

地址: 广东省东莞市南城街道
ADDRESS: 鸿福路106号1栋1712室01
设计资质等级 (DESIGN GRADE):
证书号 (CERTIFICATE NUMBER):
邮编 (POSTCODE): 523000
电话 (TEL): 0769-22311322
传真 (FAX):
电子邮箱 (E-mail):

业主会签:
handwritten signature:

设计说明:
1、本图尺寸标注均以“mm”为单位。
2、本项目临时设施以中泰建安安全文明施工管理标准化细则实施。

建设单位: 玉林溢丰环保科技有限公司
Developer

工程名称: 玉林(福绵)节能环保产业园供水
Project 厂建设项目二期工程

图名: 污水收集池安装大样图
Title

设计签署 SIGNATURE	
职责 DUTY	签署 SIGNATURE
设计 Design	
校对 Checked	
审核 EXAM'D	
审定 APPRO'D	

比例:
Scale 1:500

图号:
Drawing No. LS-20

日期:
Date 2025-04-10

版次:
REV. 第一版

设计阶段:
Phase 施工图

会	专业	姓名	
签			



东莞市中泰建安工程有限公司
Dongguan ZhongTai Construct Install Engineering Co., Ltd

地 址: 广东省东莞市南城街道
ADDRESS: 鸿福路106号1栋1712室01

设计资质等级 (DESIGN GRADE):

证书号 (CERTIFICATE NUMBER):

邮 编 (POSTCODE): 523000

电 话 (TEL): 0769-22311322

传 真 (FAX):

电子邮箱 (E-mail):

业主会签:
handwritten signature:

设计说明:

- 1、本图尺寸标注均以“mm”为单位。
- 2、本项目临时设施以中泰建安安全文明施工管理标准化细则实施。

建设单位:玉林溢丰环保科技有限公司
Developer

工程名称: 玉林(福绵)节能环保产业园供水
Project 厂建设项目二期工程

图名: 厨房隔油池安装大样图
Title

设计签署 SIGNATURE

职 责 DUTY	签 署 SIGNATURE
设 计 Design	
校 对 Checked	
审 核 EXAM'D	
审 定 APPR'D	


比例: 1:500
Scale

图号: LS-21
Drawing No.


日期: 2025-04-10
Date

版次: 第一版
REV.

设计阶段: 施工图
Phase

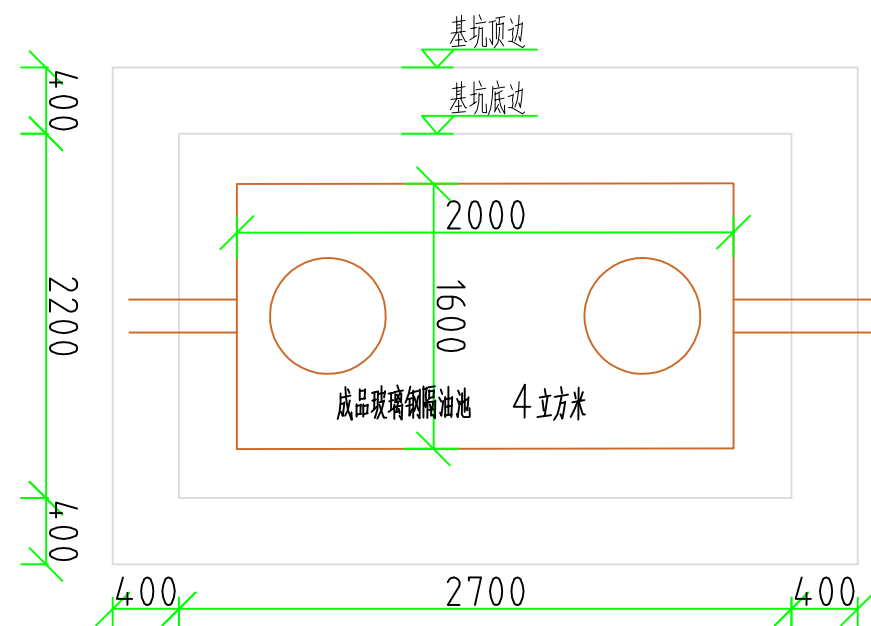

平面图

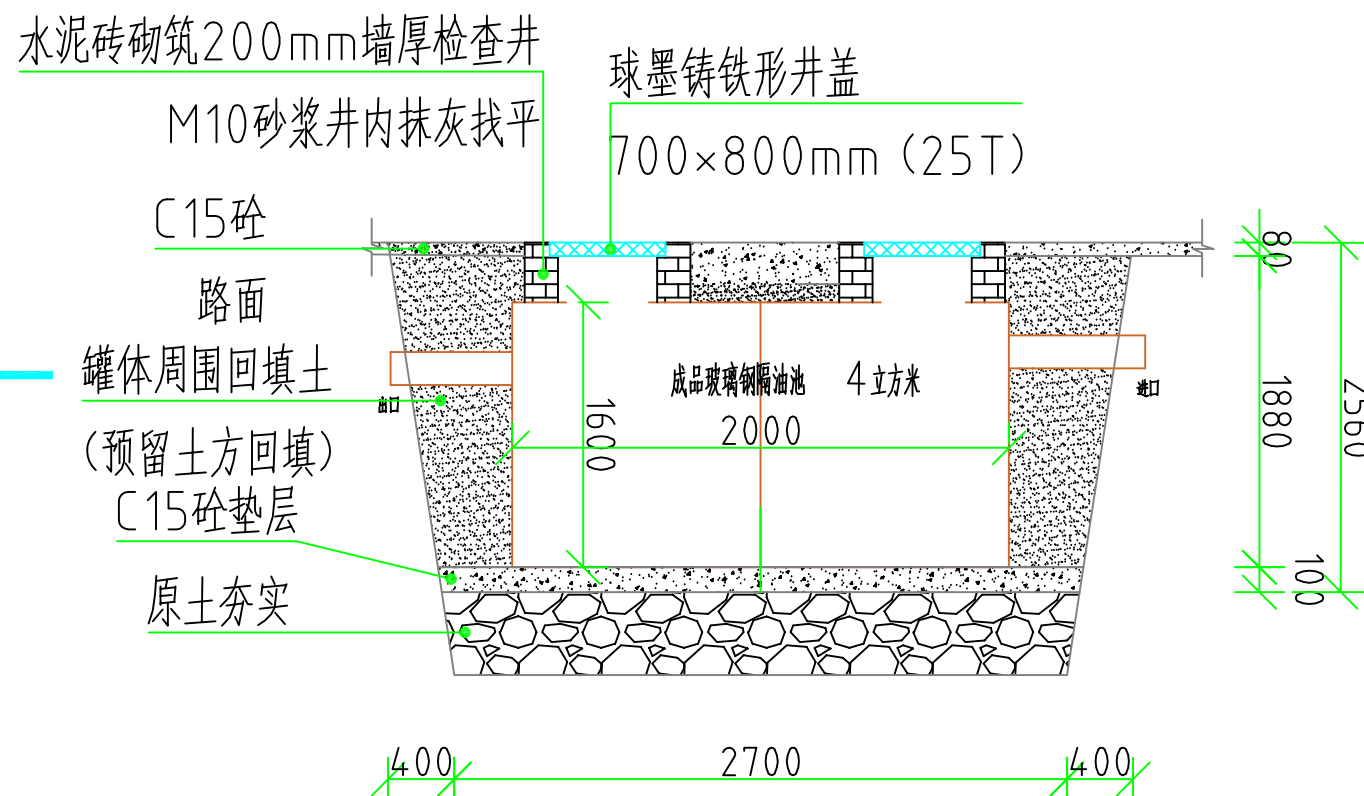

1-1剖面图

厨房隔油池安装大样图