

总目录

工程名称：玉林（福绵）节能环保产业园南部工业供水厂建设项目（二期5万吨/天）设计阶段：施工图
第二册（共七册）建筑专业
日期：2025年02月

[illegible]

图纸目录


共 1 页 第 1 页

工程名称:玉林(福绵)节能环保产业园南部工业供水厂建设项目(二期5万吨/天) 设计阶段:施工图
 第 二 册(共七册)建筑专业 日 期:2025年02月


序号	图纸名称	图纸编号	图幅	张数	备注
01	网格絮凝池及斜管沉淀池底层平面图	JZ-SS1-01-01	A2+0	1	
02	网格絮凝池及斜管沉淀池顶层平面图	JZ-SS1-01-02	A2+0	1	
03	网格絮凝池及斜管沉淀池池立面图一	JZ-SS1-01-03	A2+0	1	
04	网格絮凝池及斜管沉淀池池立面图二	JZ-SS1-01-04	A2+0	1	
05	网格絮凝池及斜管沉淀池1-1剖面图、大样详图	JZ-SS1-01-05	A2+0	1	
06					
07					
08					
09					
10					
11					
12					
13					
14					
15					
16					
17					
18					
19					
20					
21					
22					
23					
24					
25					
26					
27					
28					

项目负责	李 亮		校 核	朱行凤	
专业负责	黄俊绮		设 计	黄俊绮	

专业	专业
专业	专业
电气专业	自控专业
结构专业	暖通专业
工艺专业	建筑专业

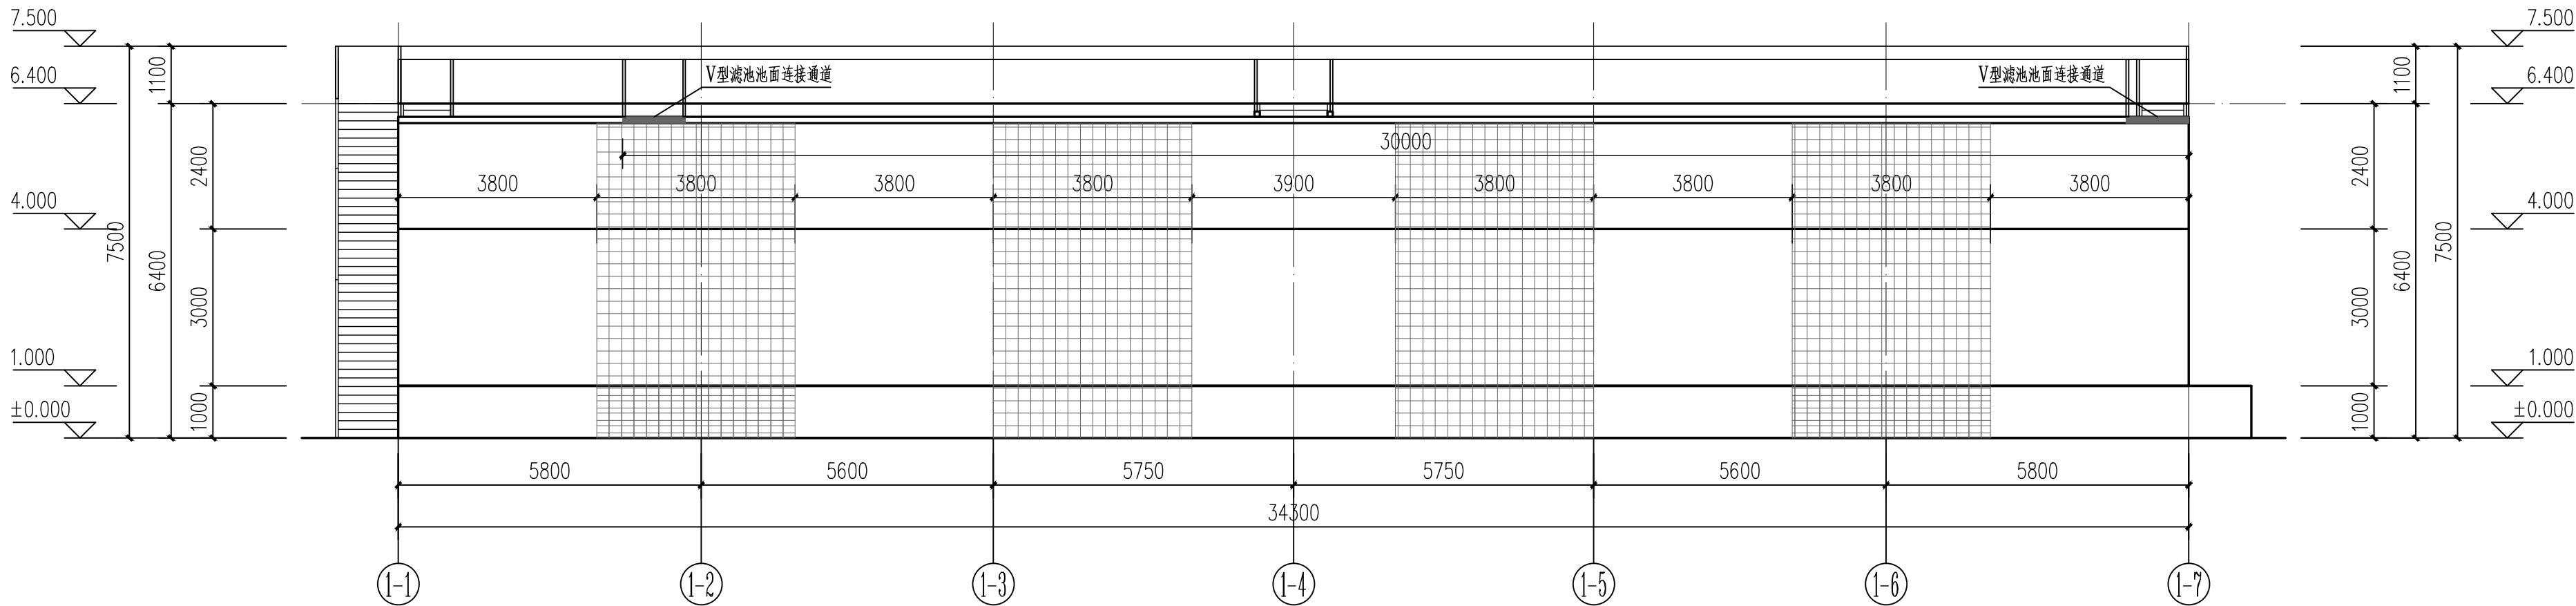

网格絮凝池及斜管沉淀池①-⑦立面图 1:100

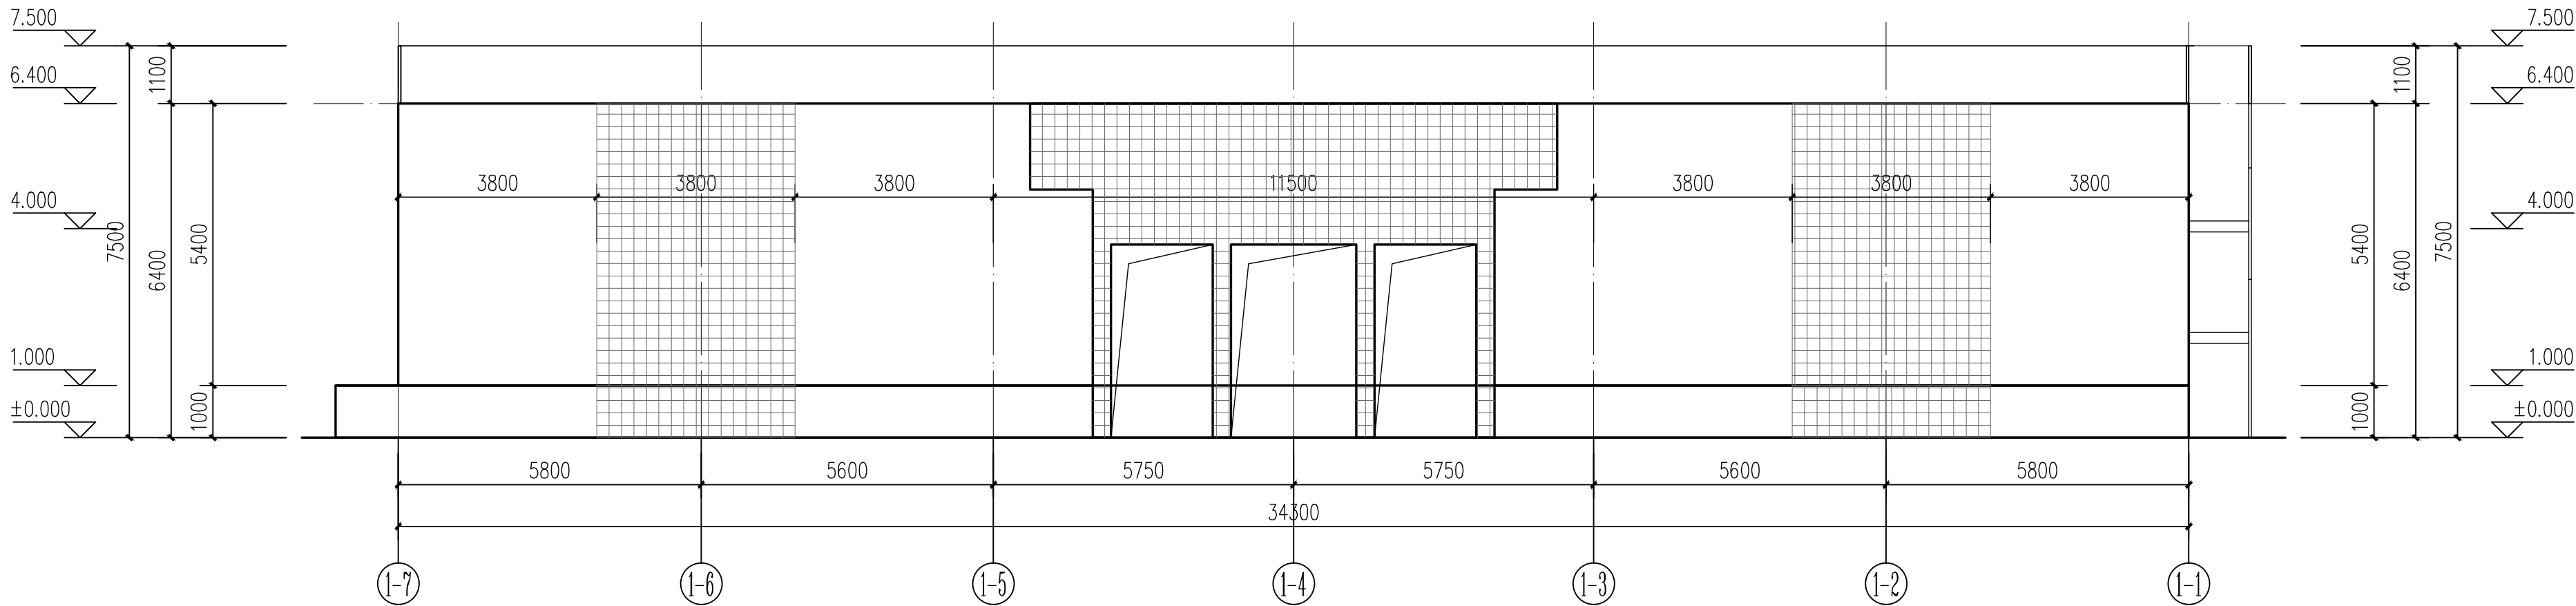

网格絮凝池及斜管沉淀池⑦-①立面图 1:100


外墙装饰说明一览表:

编号	图例	说明
①		45x95米白色釉面砖（做大分隔缝600X600）
②		45x95深灰色釉面砖（做大分隔缝600X600）
③		消防救援窗


广州市创景市政工程设计有限公司
GUANGZHOU CHUANGJING MUNICIPAL ENGINEERING DESIGN CO.,LTD.

玉林（福绵）节能环保产业园南部工业供水厂建设项目（二期5万吨/天）	项目负责人	李亮	李亮	校核人	朱行风	朱行风	工程编号	CJ-2024A-004	设计阶段	施工图
建筑专业	专业负责人	黄俊绮	黄俊绮	审核人	严建	严建	图号	JZ-SS1-01-03		
网格絮凝池及斜管沉淀池池立面图一	设计人	黄俊绮	黄俊绮	审定人	严建	严建	日期	2025.02	比例	1:100

专业	专业
专业	专业
电气专业	自控专业
结构专业	暖通专业
工艺专业	建筑专业

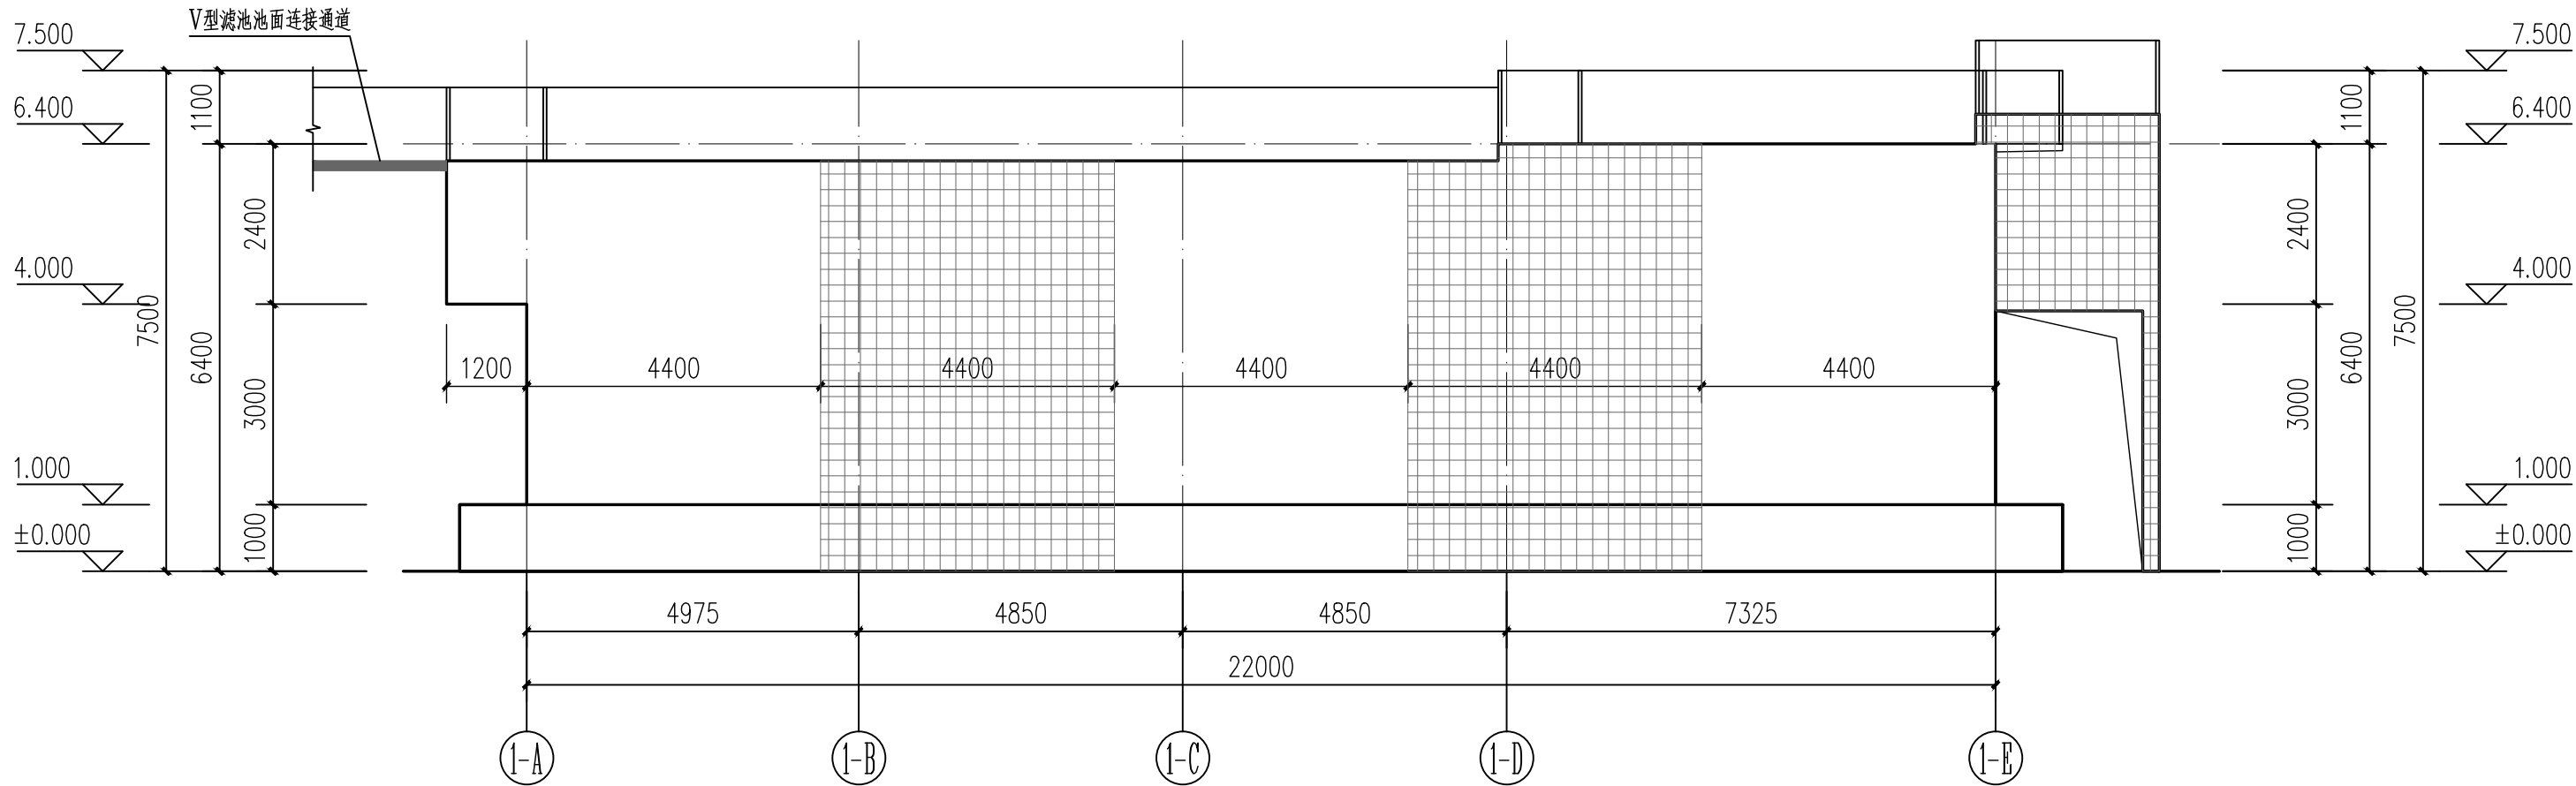

网格絮凝池及斜管沉淀池①-A—①-E立面图 1:100

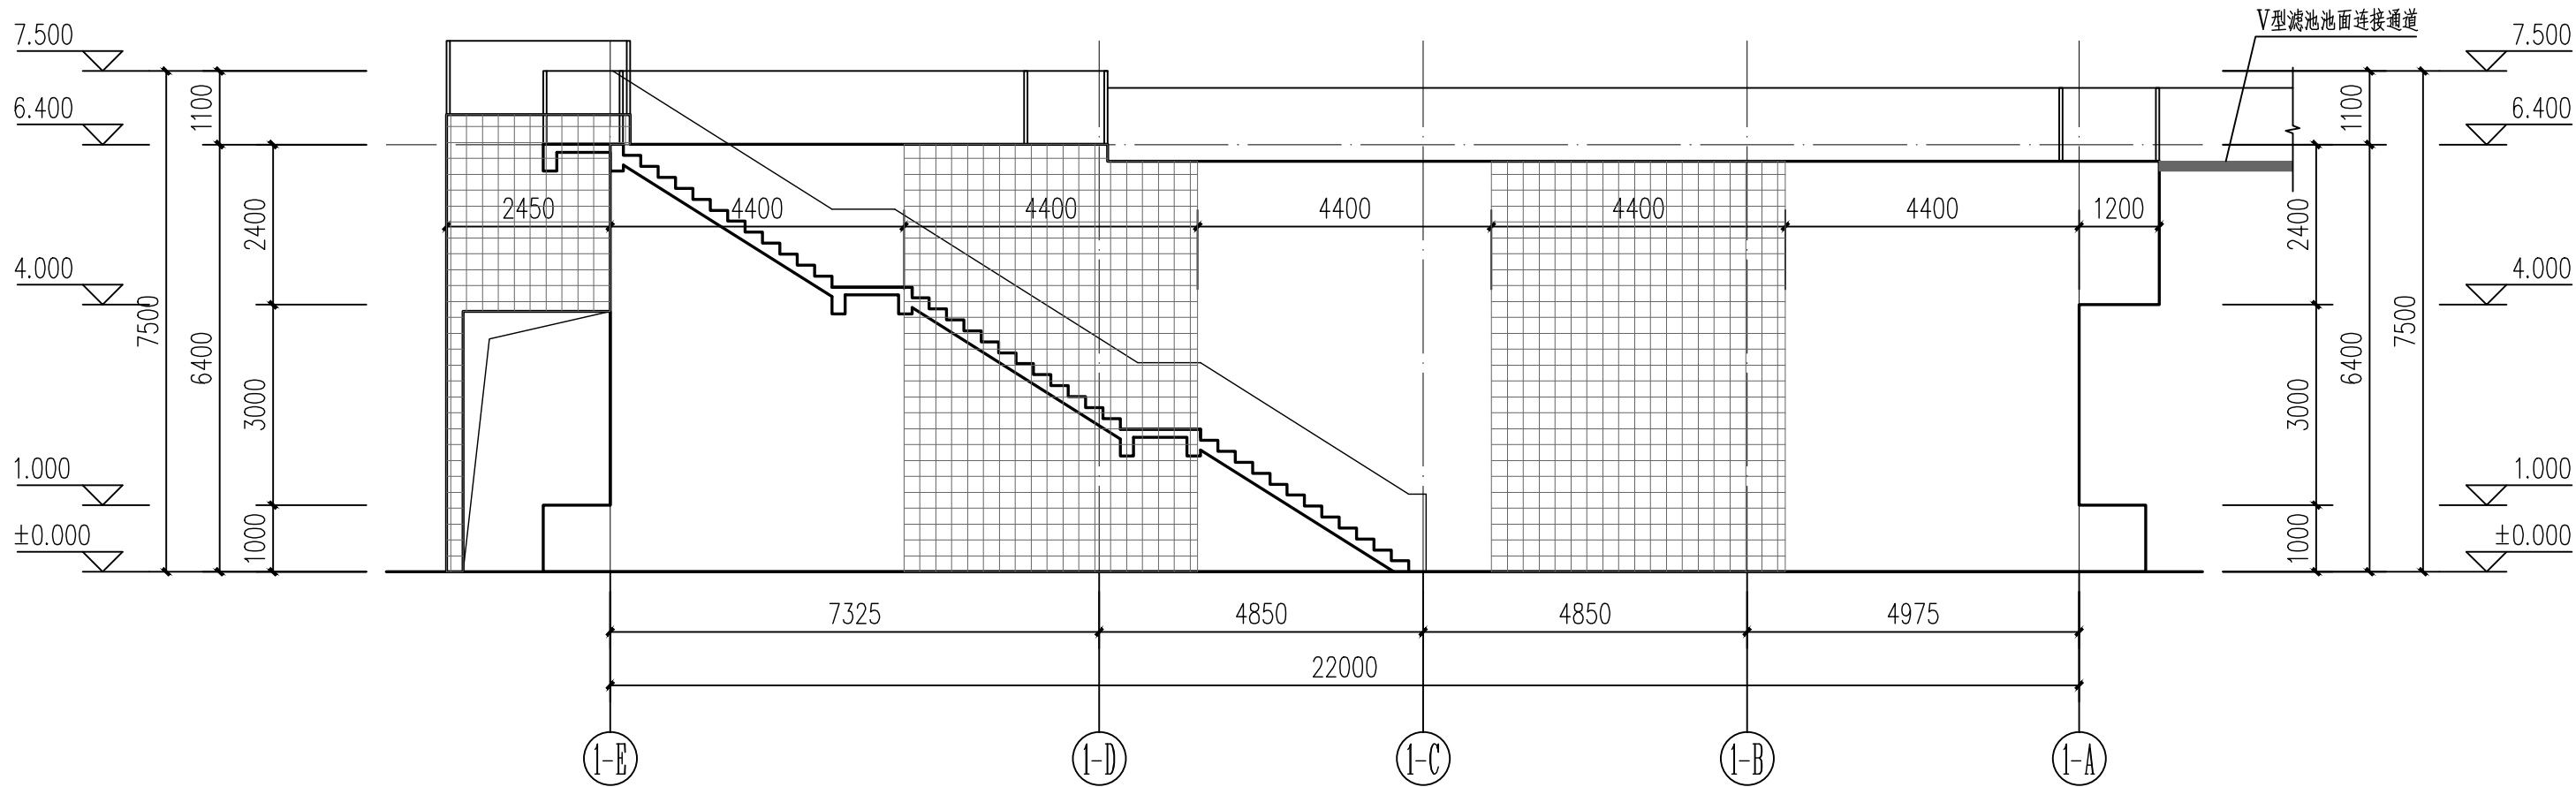


网格絮凝池及斜管沉淀池①-E—①-A立面图 1:100

外墙装饰说明一览表:


编号	图例	说明
①		45x95米白色釉面砖（做大分隔缝600X600）
②		45x95深灰色釉面砖（做大分隔缝600X600）
③		消防救援窗

 广州市创景市政工程设计有限公司 GUANGZHOU CHUANGJING MUNICIPAL ENGINEERING DESIGN CO.,LTD.	玉林（福绵）节能环保产业园南部工业供水厂建设项目（二期5万吨/天）	项目负责人	李亮	李亮	校核人	朱行风	朱行风	工程编号	CJ-2024A-004	设计阶段	施工图
	建筑专业	专业负责人	黄俊绮	黄俊绮	审核人	严建	严建	图号	JZ-SS1-01-04		
	网格絮凝池及斜管沉淀池立面图二	设计人	黄俊绮	黄俊绮	审定人	严建	严建	日期	2025.02	比例	1:100


专业	专业
专业	专业
电气专业	自控专业
结构专业	暖通专业
工艺专业	建筑专业

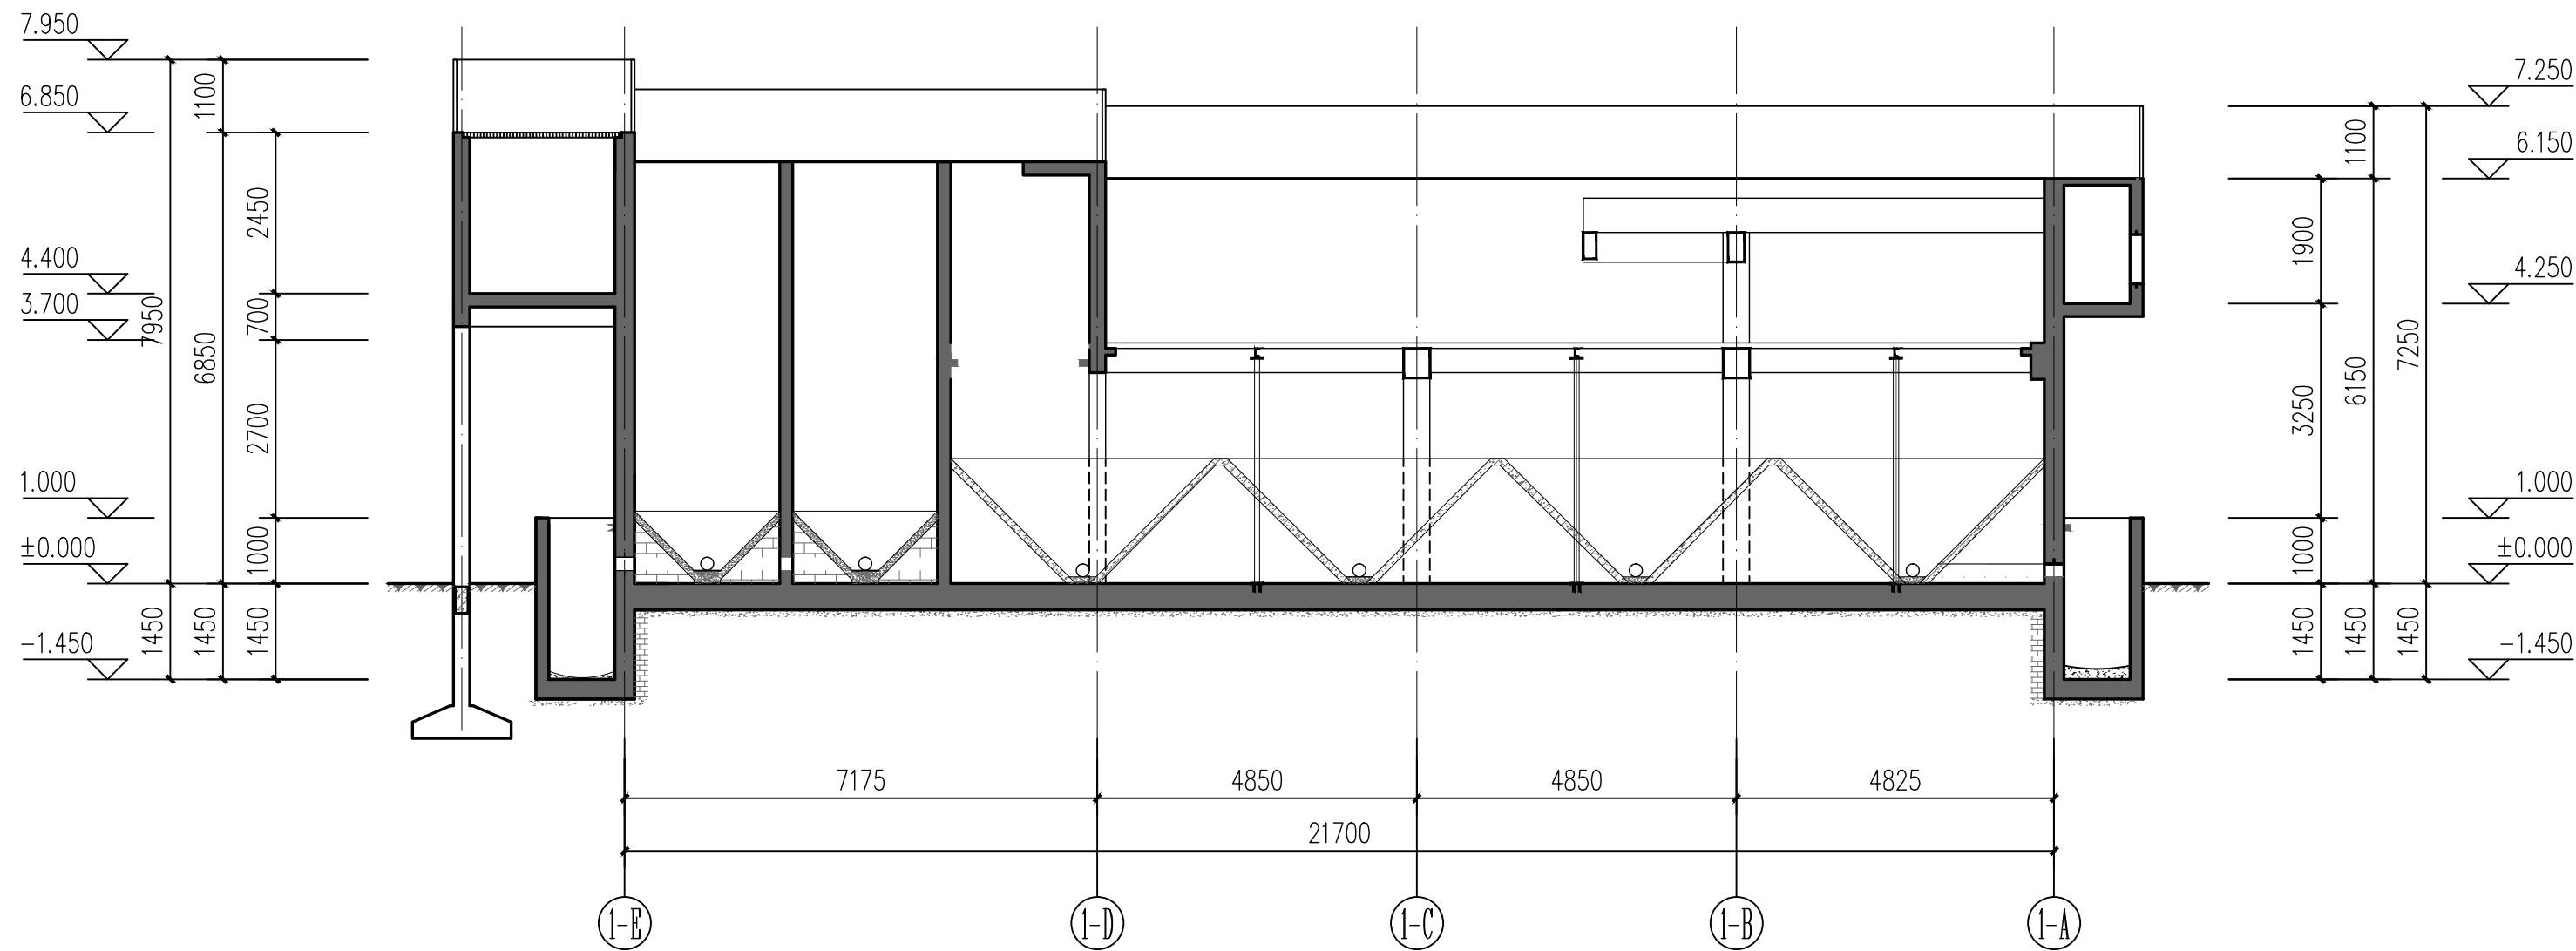


网格絮凝池及斜管沉淀池1-1剖面图 1:100

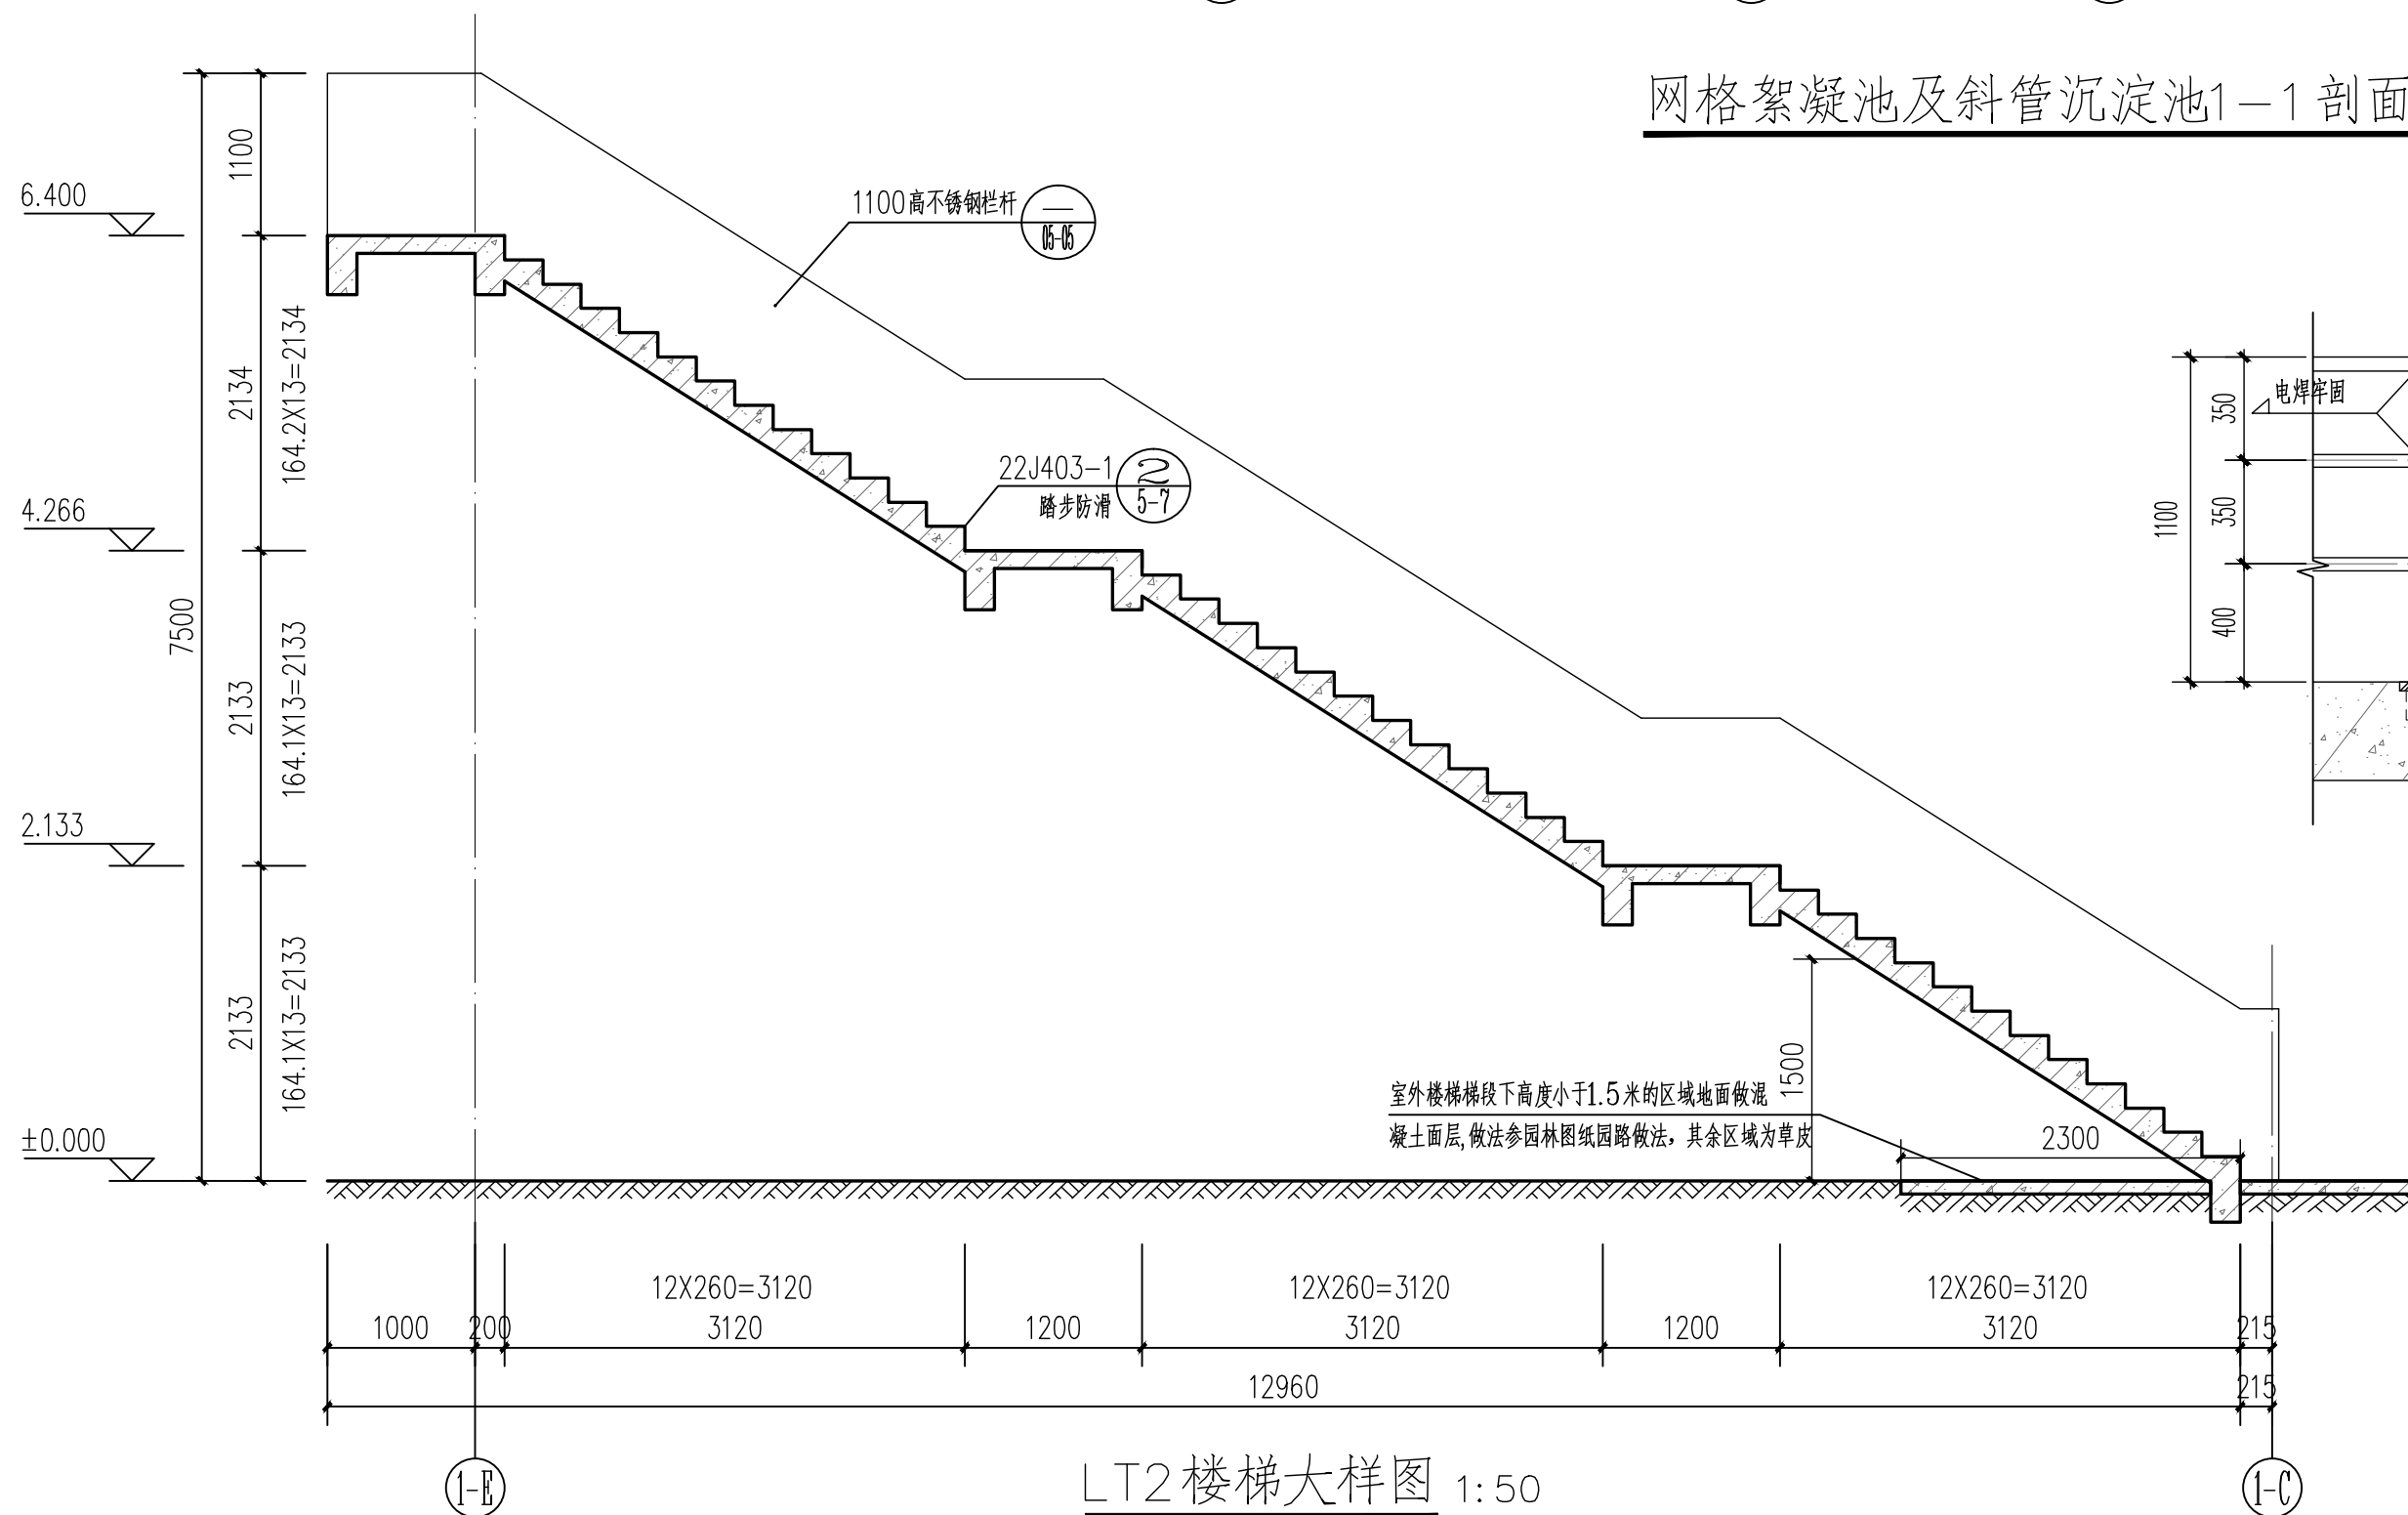

LT2楼梯大样图 1:50

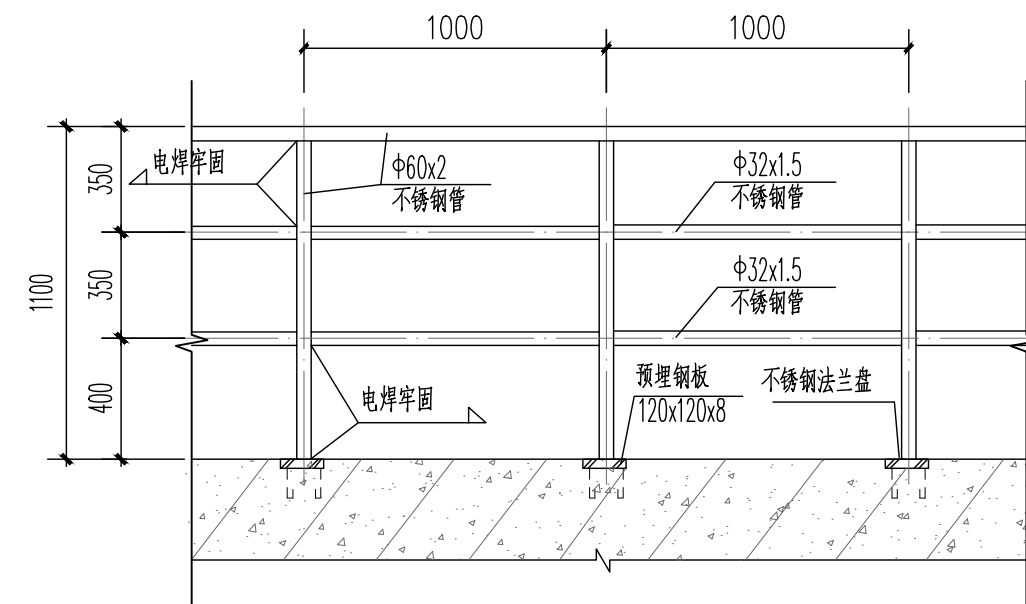

不锈钢栏杆大样一 1:25
平直段

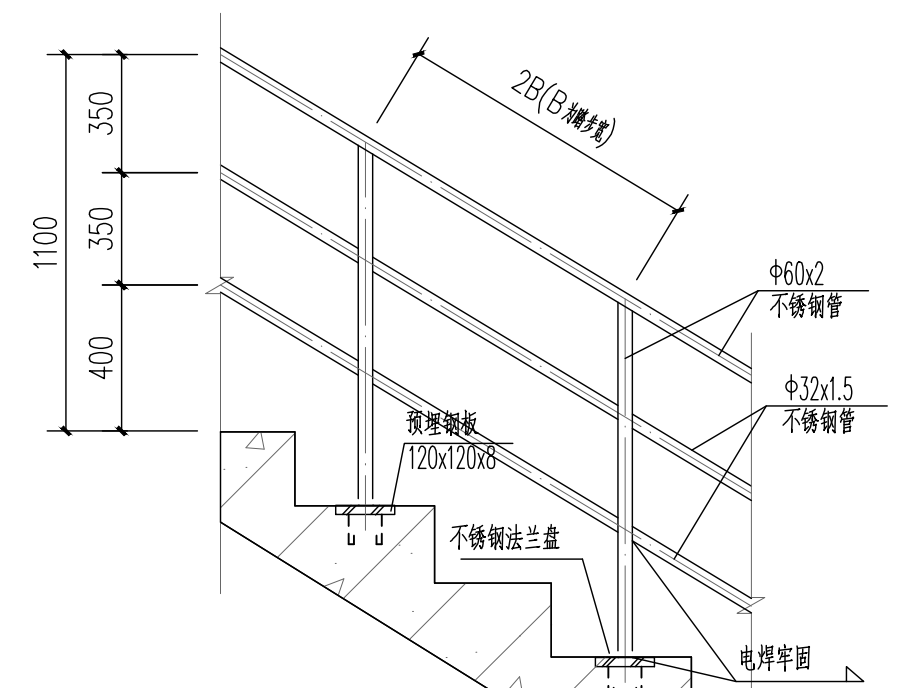

不锈钢栏杆大样二 1:25
梯板段