

总目录

工程名称：玉林（福绵）节能环保产业园南部工业供水厂建设项目（二期5万吨/天）设计阶段：施工图
第二册（共七册）建筑专业
日期：2025年02月

[illegible]

图纸目录


共 1 页 第 1 页

工程名称:玉林(福绵)节能环保产业园南部工业供水厂建设项目(二期5万吨/天) 设计阶段:施工图
 第 二 册(共七册)建筑专业 日 期:2025年02月


序号	图纸名称	图纸编号	图幅	张数	备注
01	送水泵房底层平面图	JZ-SS1-04-01	A2+0	1	
02	送水泵房首层平面图	JZ-SS1-04-02	A2+0	1	
03	送水泵房屋面层平面图	JZ-SS1-04-03	A2+0	1	
04	送水泵房立面图一	JZ-SS1-04-04	A2+0	1	
05	送水泵房立面图二、1-1剖面图	JZ-SS1-04-05	A2+0	1	
06	送水泵房大样详图	JZ-SS1-04-06	A2+0	1	
07					
08					
09					
10					
11					
12					
13					
14					
15					
16					
17					
18					
19					
20					
21					
22					
23					
24					
25					
26					
27					
28					

项目负责	李 亮		校 核	朱行凤	
专业负责	黄俊绮		设 计	黄俊绮	


专业	专业
专业	专业
电气专业	自控专业
结构专业	暖通专业
工艺专业	建筑专业

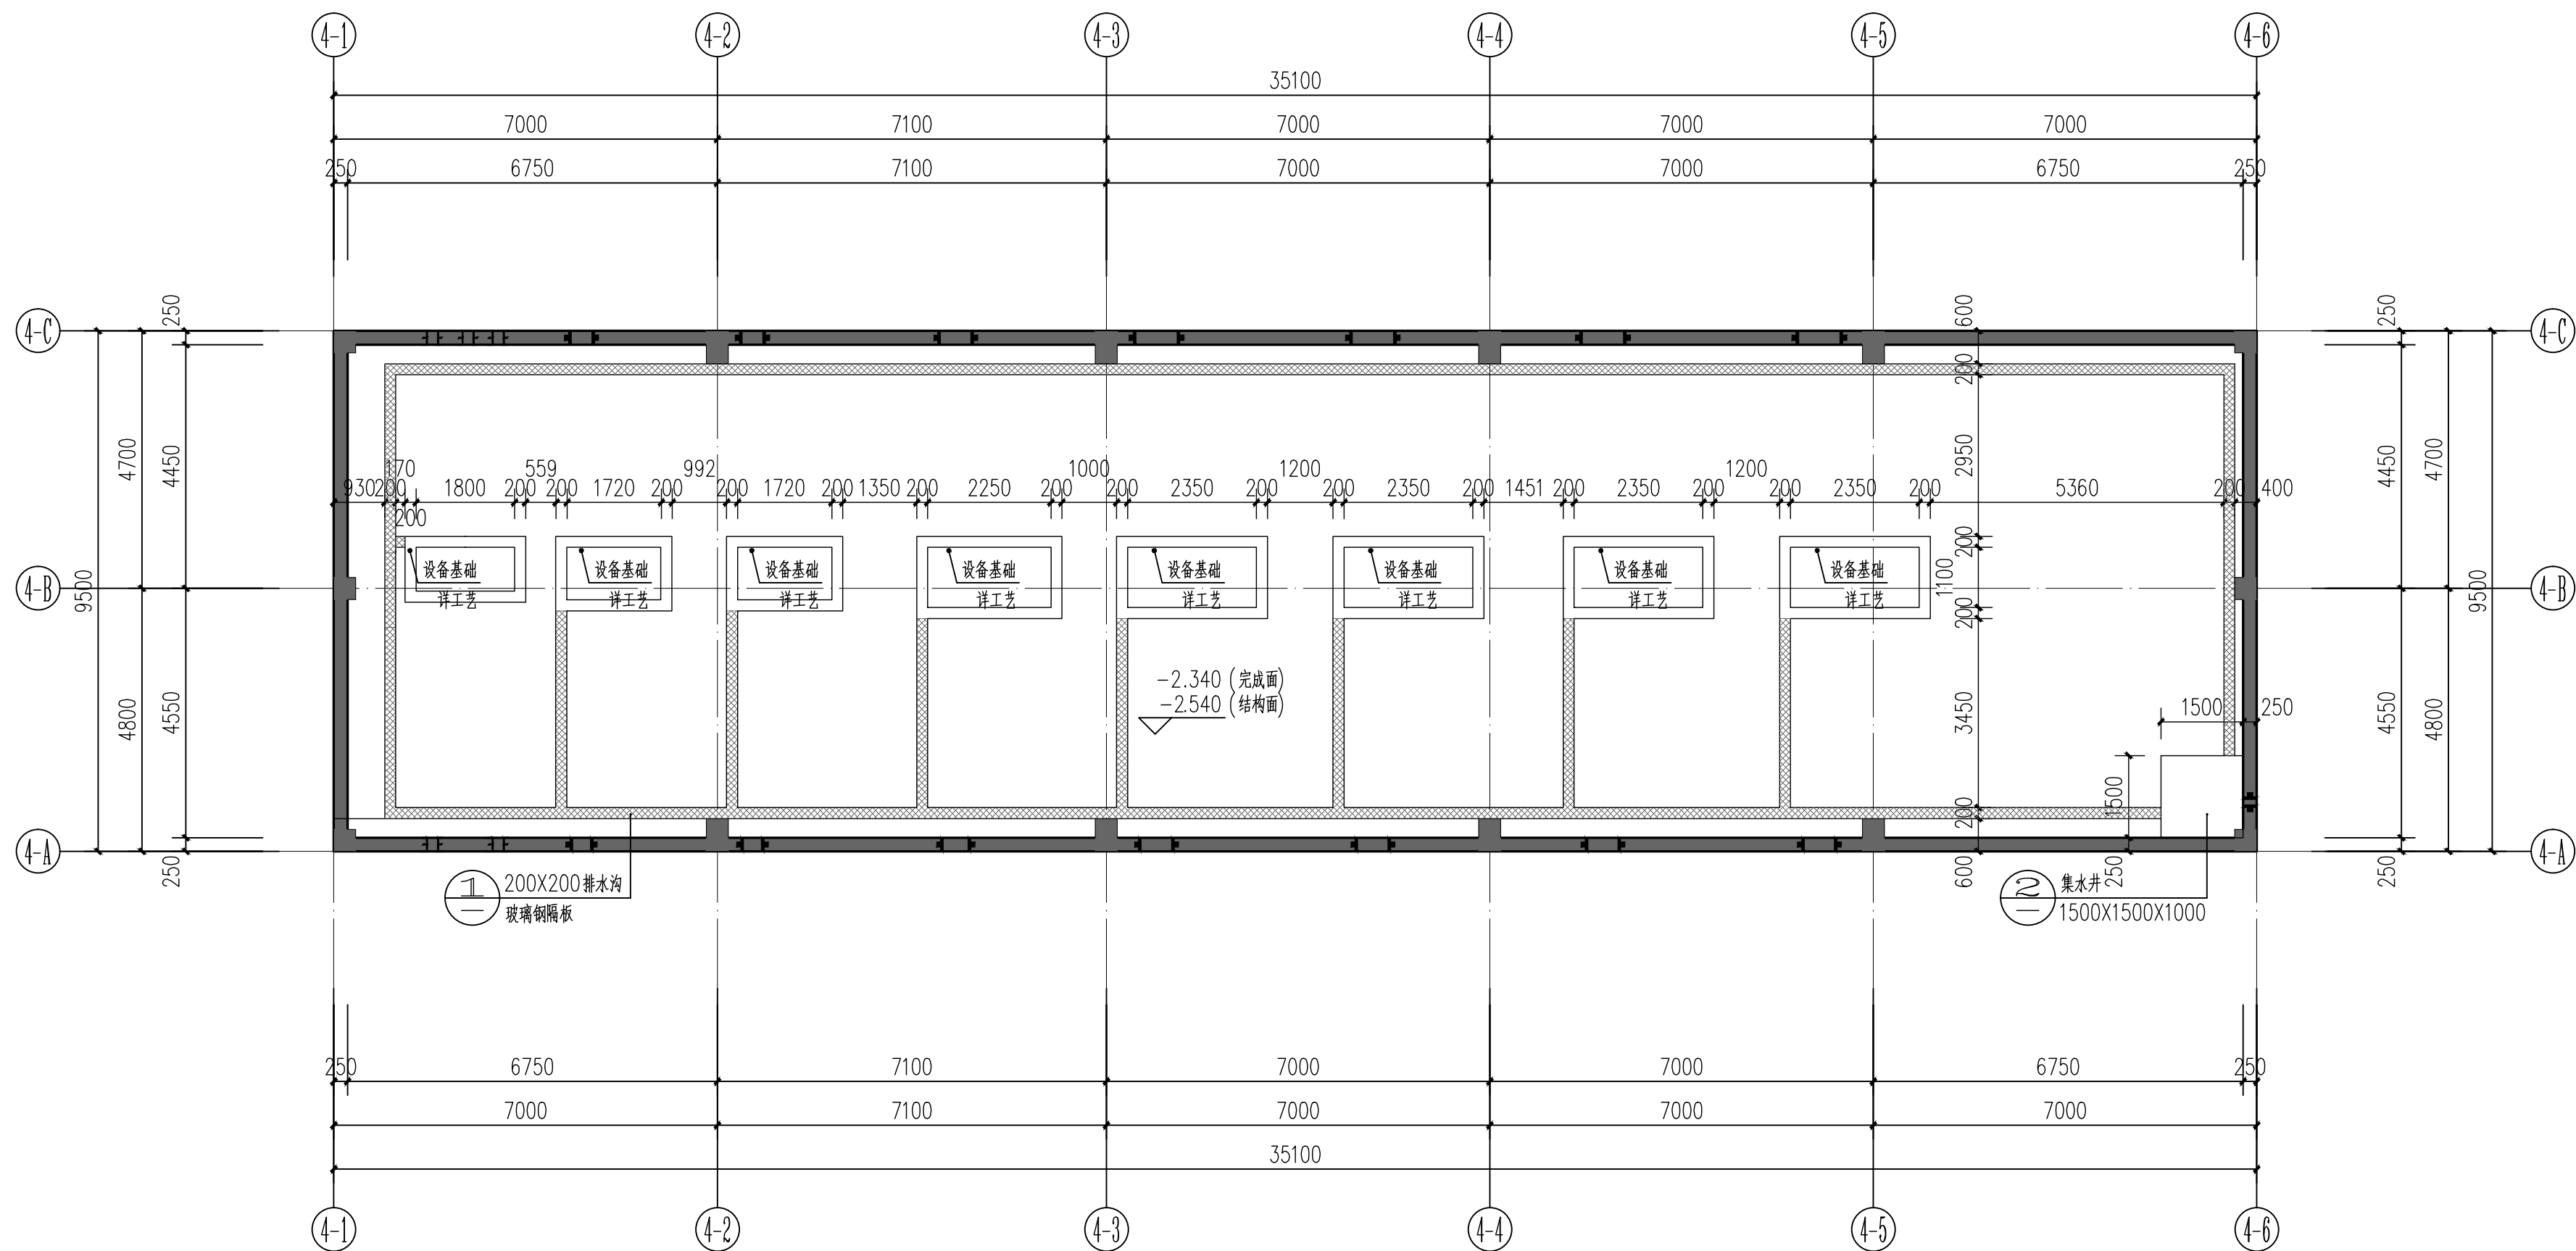


送水泵房底层平面图 1:100

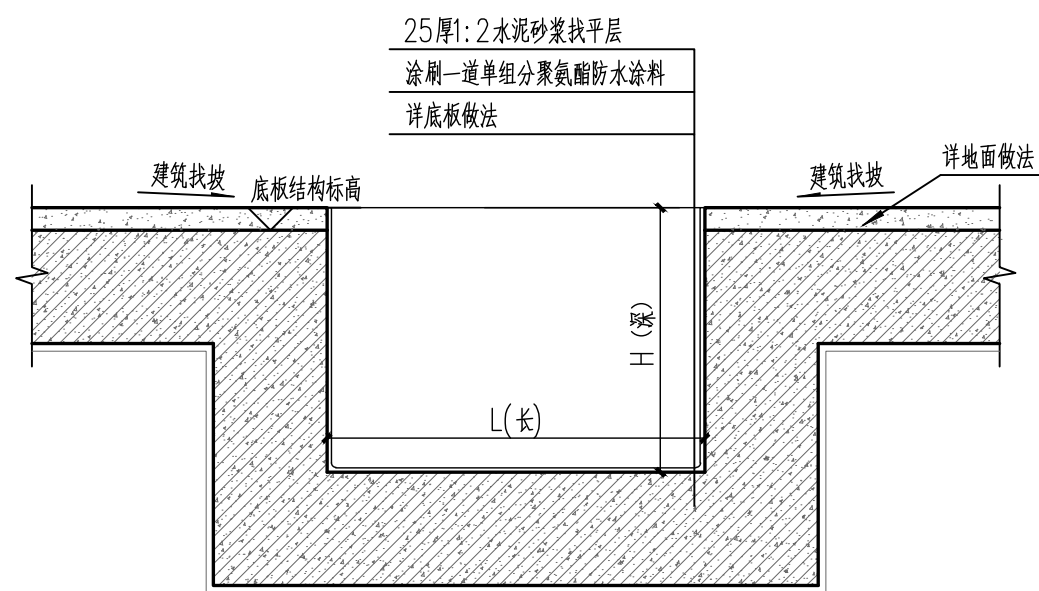

② 集水井防水构造大样 1:20





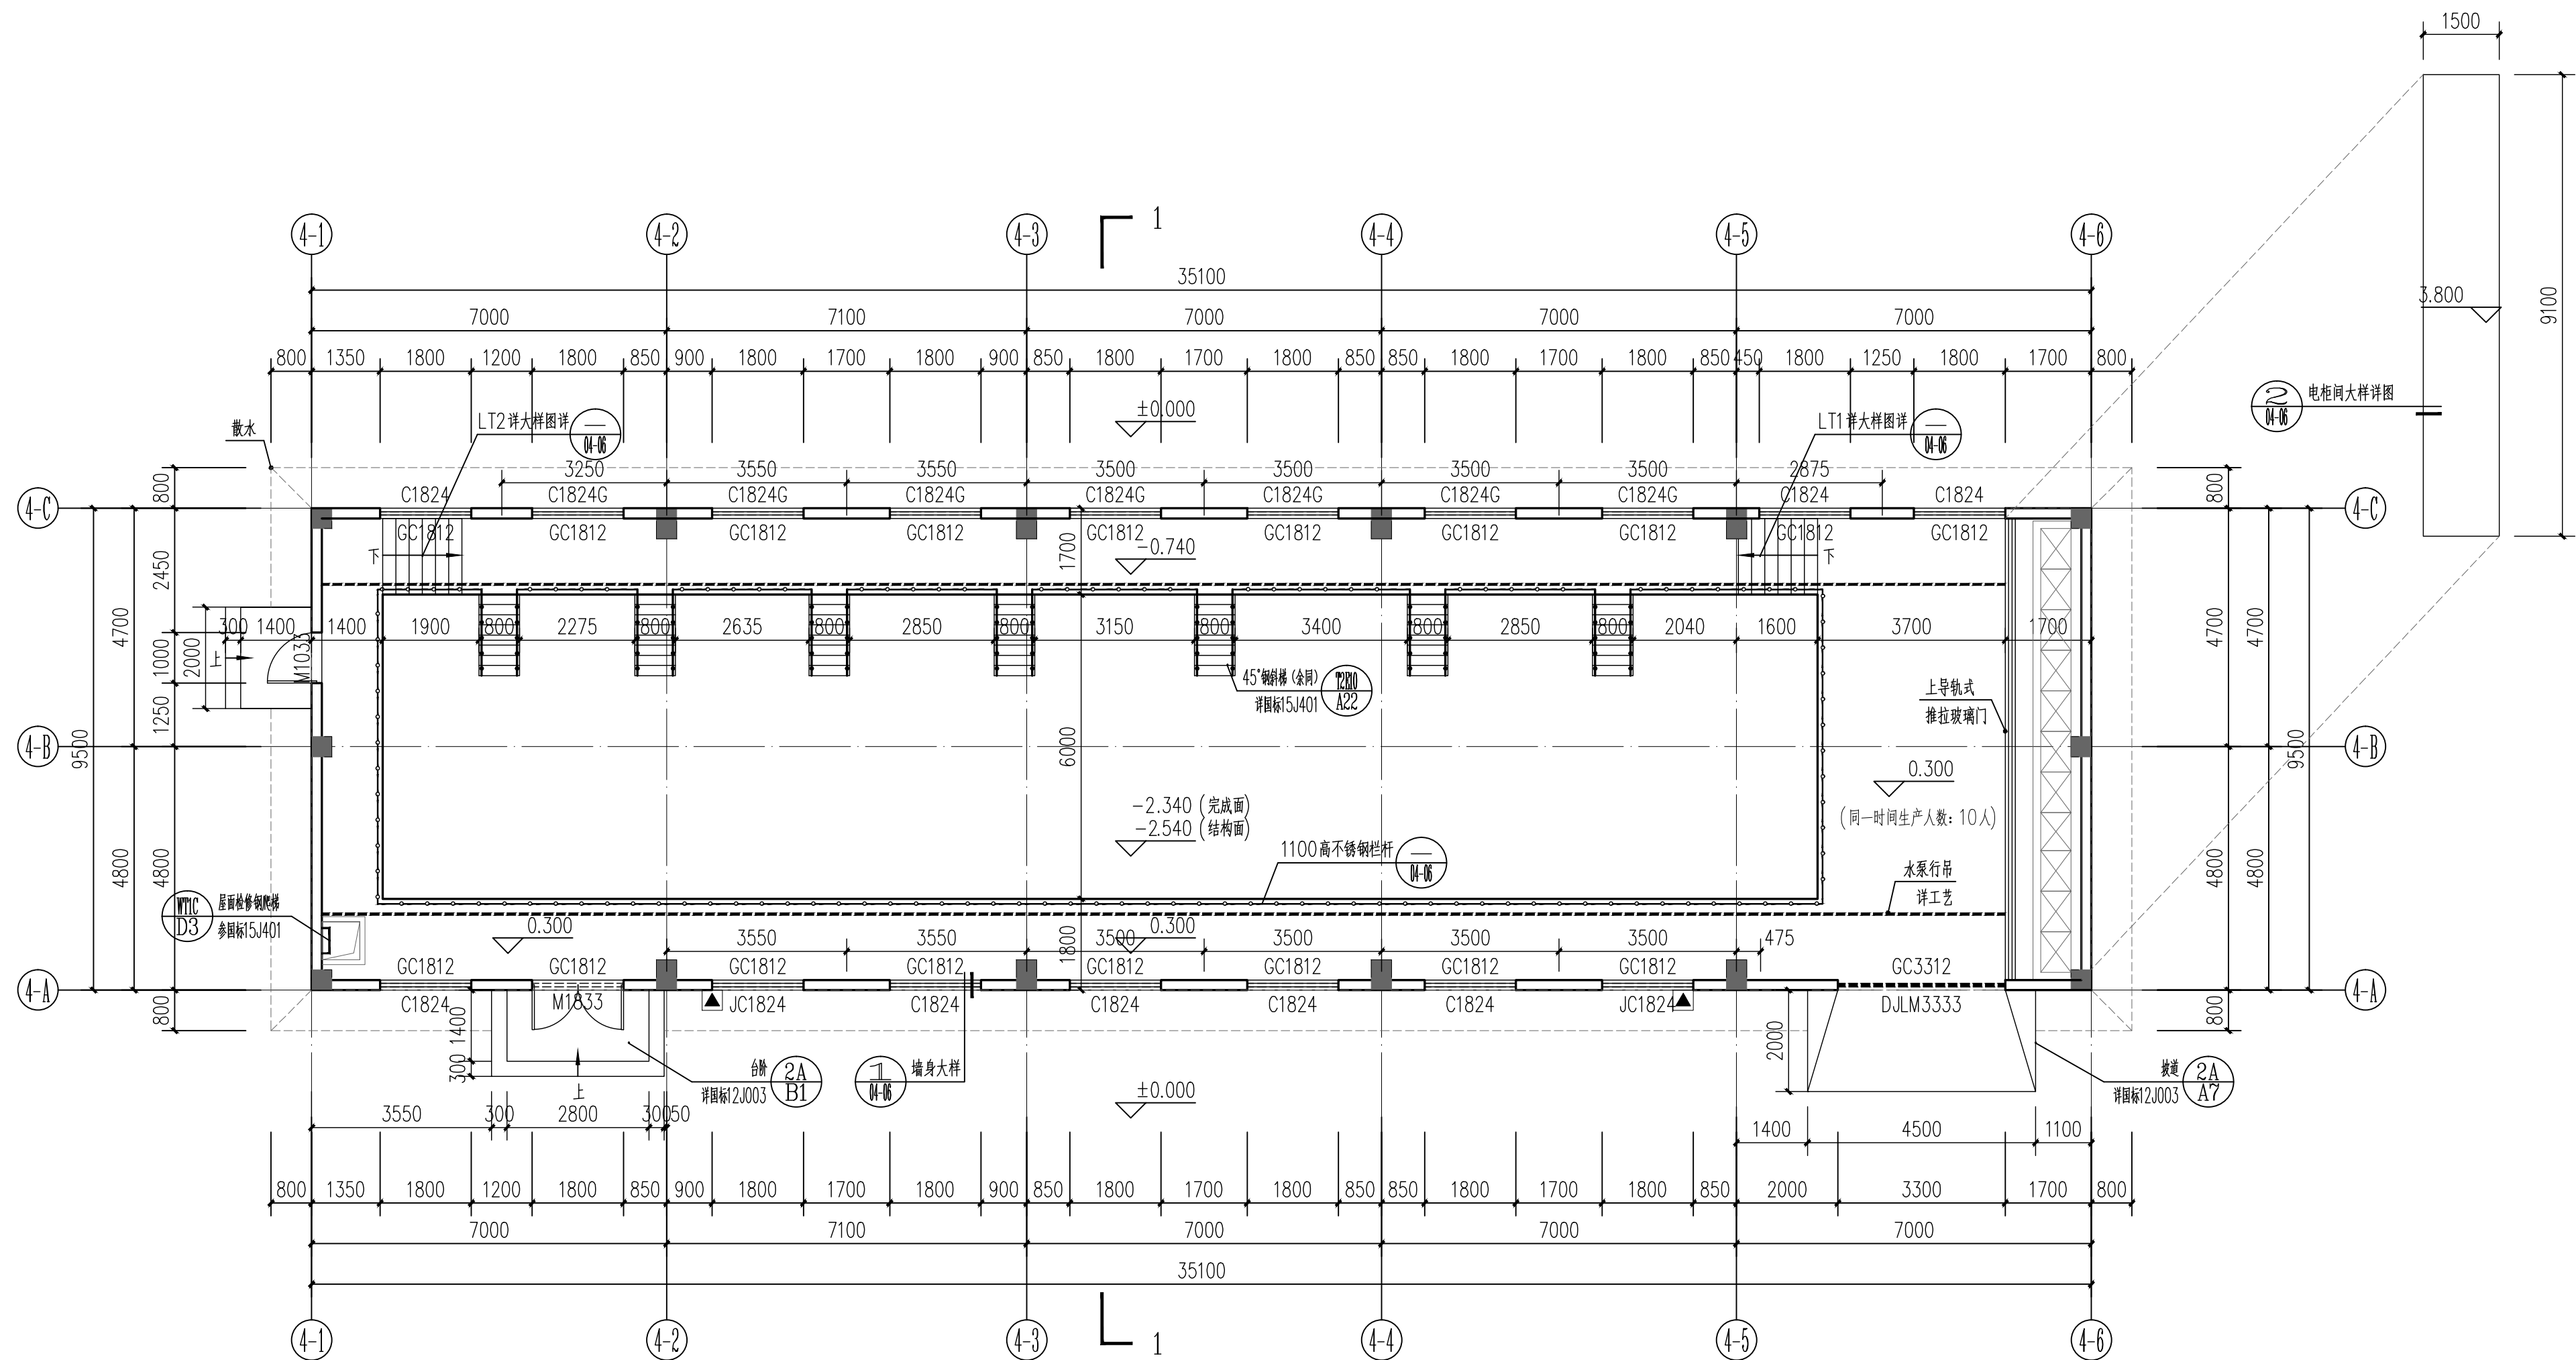


 广州市创景市政工程设计有限公司 GUANGZHOU CHUANGJING MUNICIPAL ENGINEERING DESIGN CO.,LTD.	玉林（福绵）节能环保产业园南部工业供水厂建设项目（二期5万吨/天）	项目负责人	李亮	李亮	校核人	朱行风	朱行风	工程编号	CJ-2024A-004	设计阶段	施工图
	建筑专业	专业负责人	黄俊绮	黄俊绮	审核人	严建	严建	图号	JZ-SS1-04-01		
	送水泵房底层平面图	设计人	黄俊绮	黄俊绮	审定人	严建	严建	日期	2025.02	比例	1:100

不专	电气专业	暖通专业	不专炼钢
不专	结构专业	不专炼钢	不专炼钢




送水泵房首层平面图 1:100


首层面积: 333.45 平方米
总建筑面积: 666.90 平方米
+0.000 相对于绝对标高 79.50m

 广州市创景市政工程设计有限公司 GUANGZHOU CHUANGJING MUNICIPAL ENGINEERING DESIGN CO., LTD.	玉林（福绵）节能环保产业园南部工业供水厂建设项目（二期5万吨/天）	项目负责人	李 亮		校核人	朱行凤		工程编号	CJ-2024A-004	设计阶段	施工图
	建筑专业	专业负责人	黄俊绮		审核人	严 建		图 号	JZ-SS1-04-02		
	送水泵房首层平面图	设计人	黄俊绮		审定人	严 建		日 期	2025. 02	比 例	1:100


专业	专业
专业	专业
电气专业	自控专业
结构专业	暖通专业
工艺专业	建筑专业

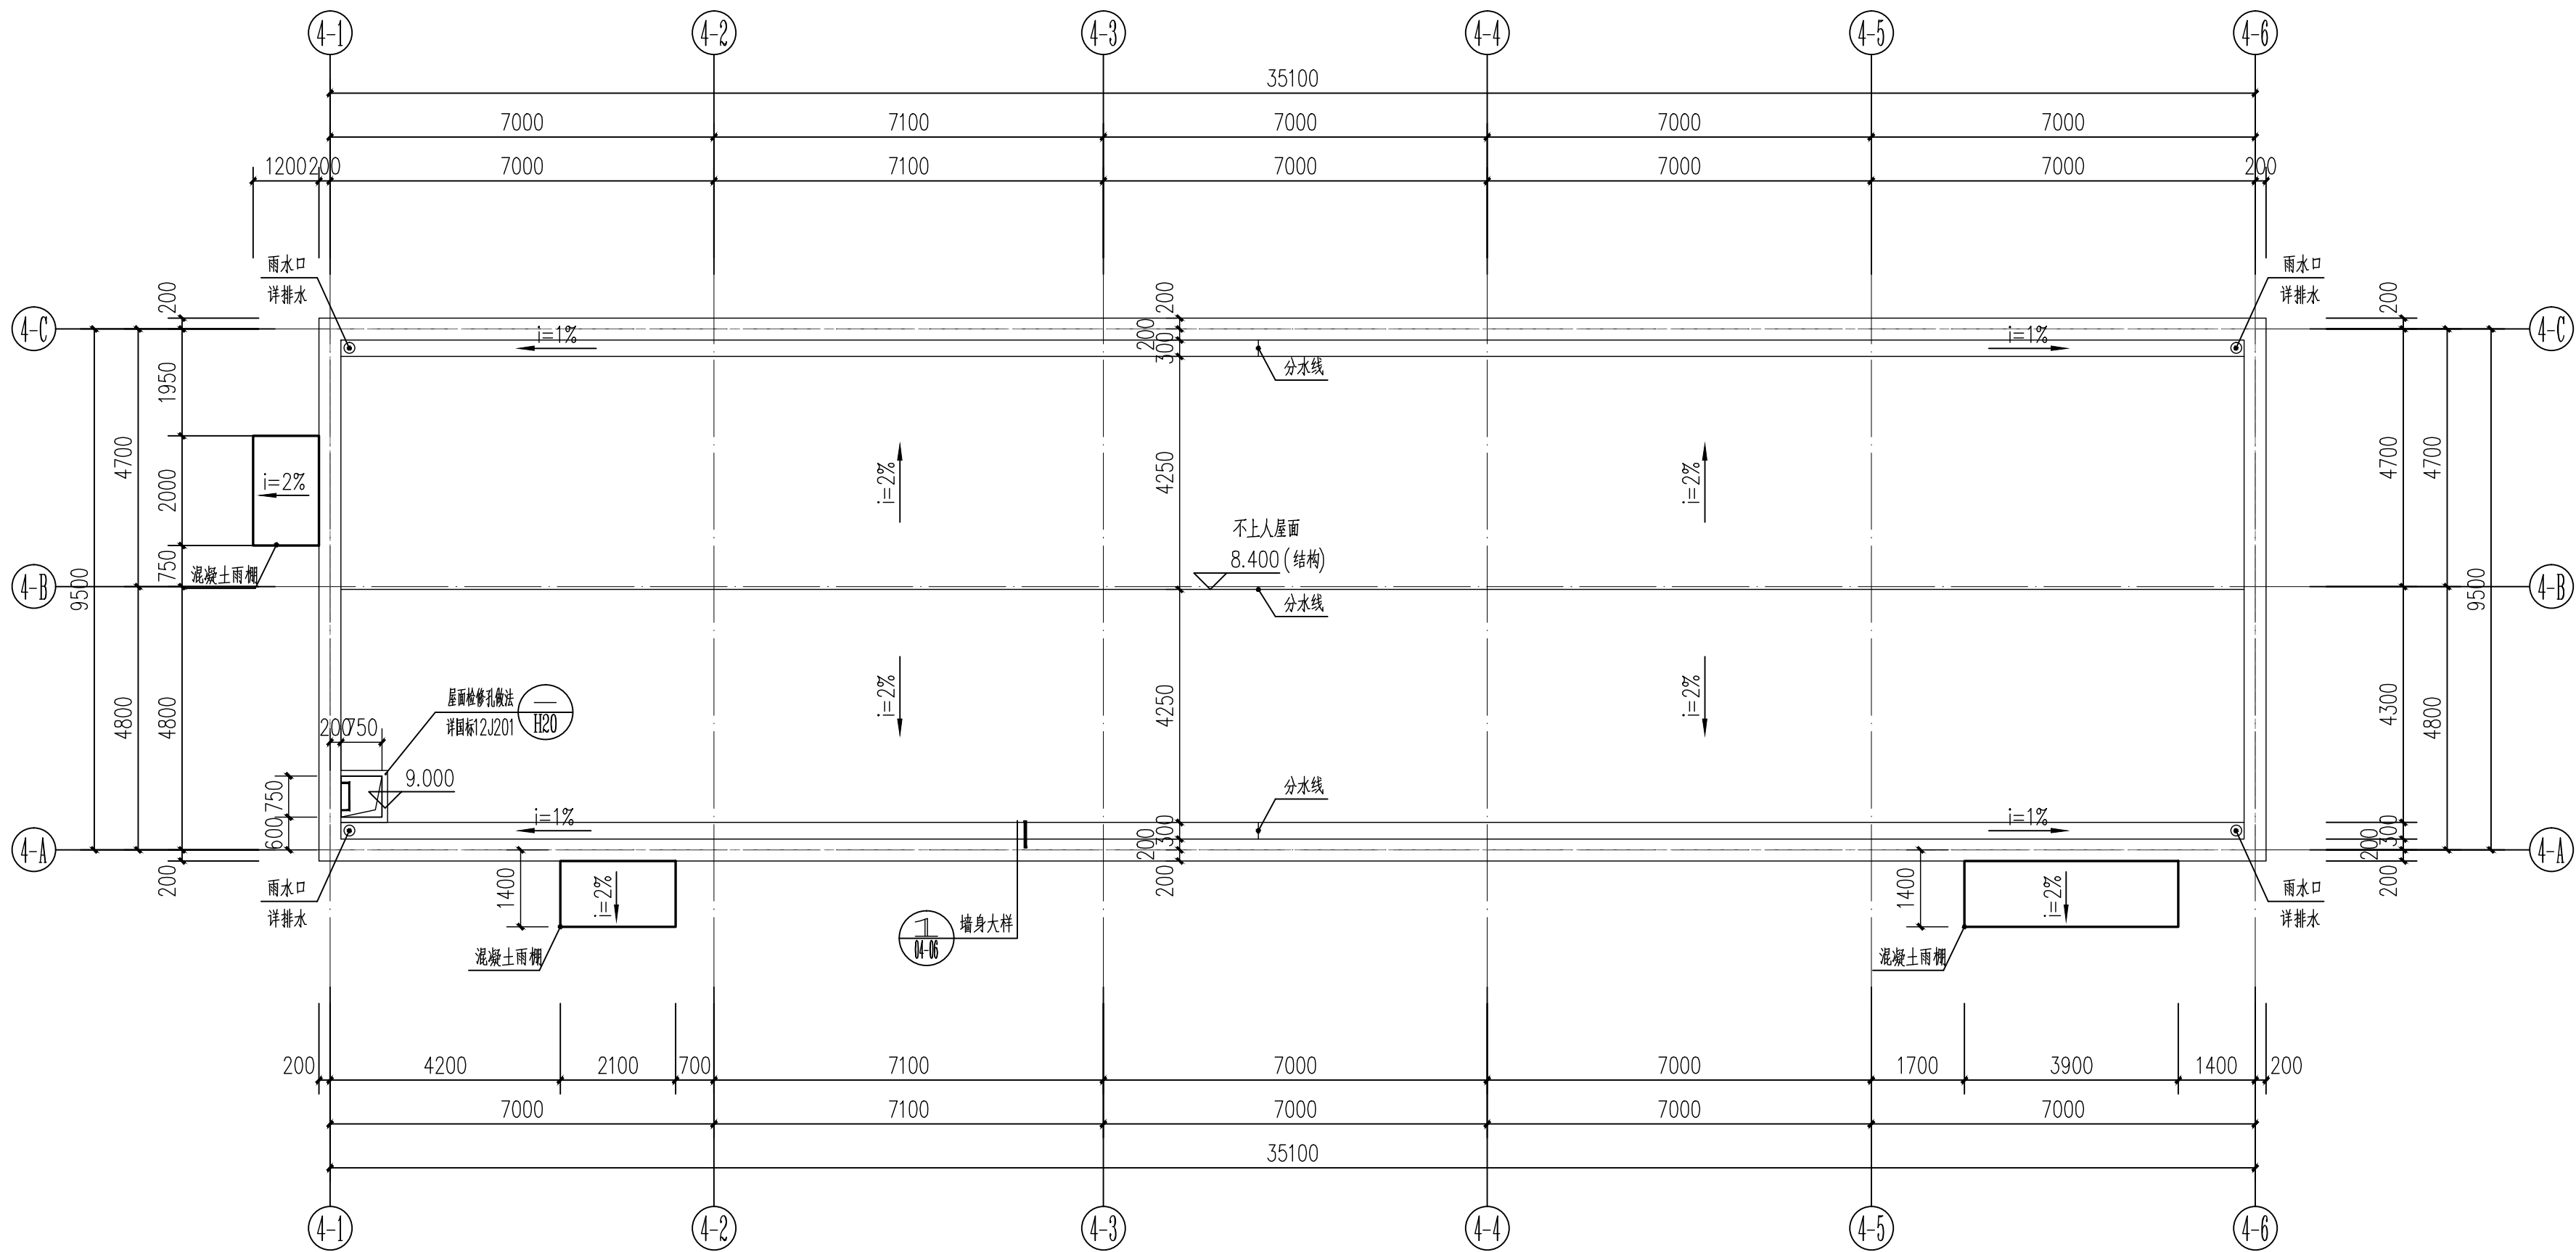


送水泵房屋面层平面图 1:100

 广州市创景市政工程设计有限公司 GUANGZHOU CHUANGJING MUNICIPAL ENGINEERING DESIGN CO.,LTD.	玉林（福绵）节能环保产业园南部工业供水厂建设项目（二期5万吨/天）	项目负责人	李 亮	李亮	校核人	朱行风	朱行风	工程编号	CJ-2024A-004	设计阶段	施工图
	建筑专业	专业负责人	黄俊琦	黄俊琦	审核人	严 建	严 建	图 号	JZ-SS1-04-03		
	送水泵房屋面层平面图	设计人	黄俊琦	黄俊琦	审定人	严 建	严 建	日 期	2025.02	比 例	1:100

专业	专业
专业	专业
电气专业	自控专业
结构专业	暖通专业
工艺专业	建筑专业

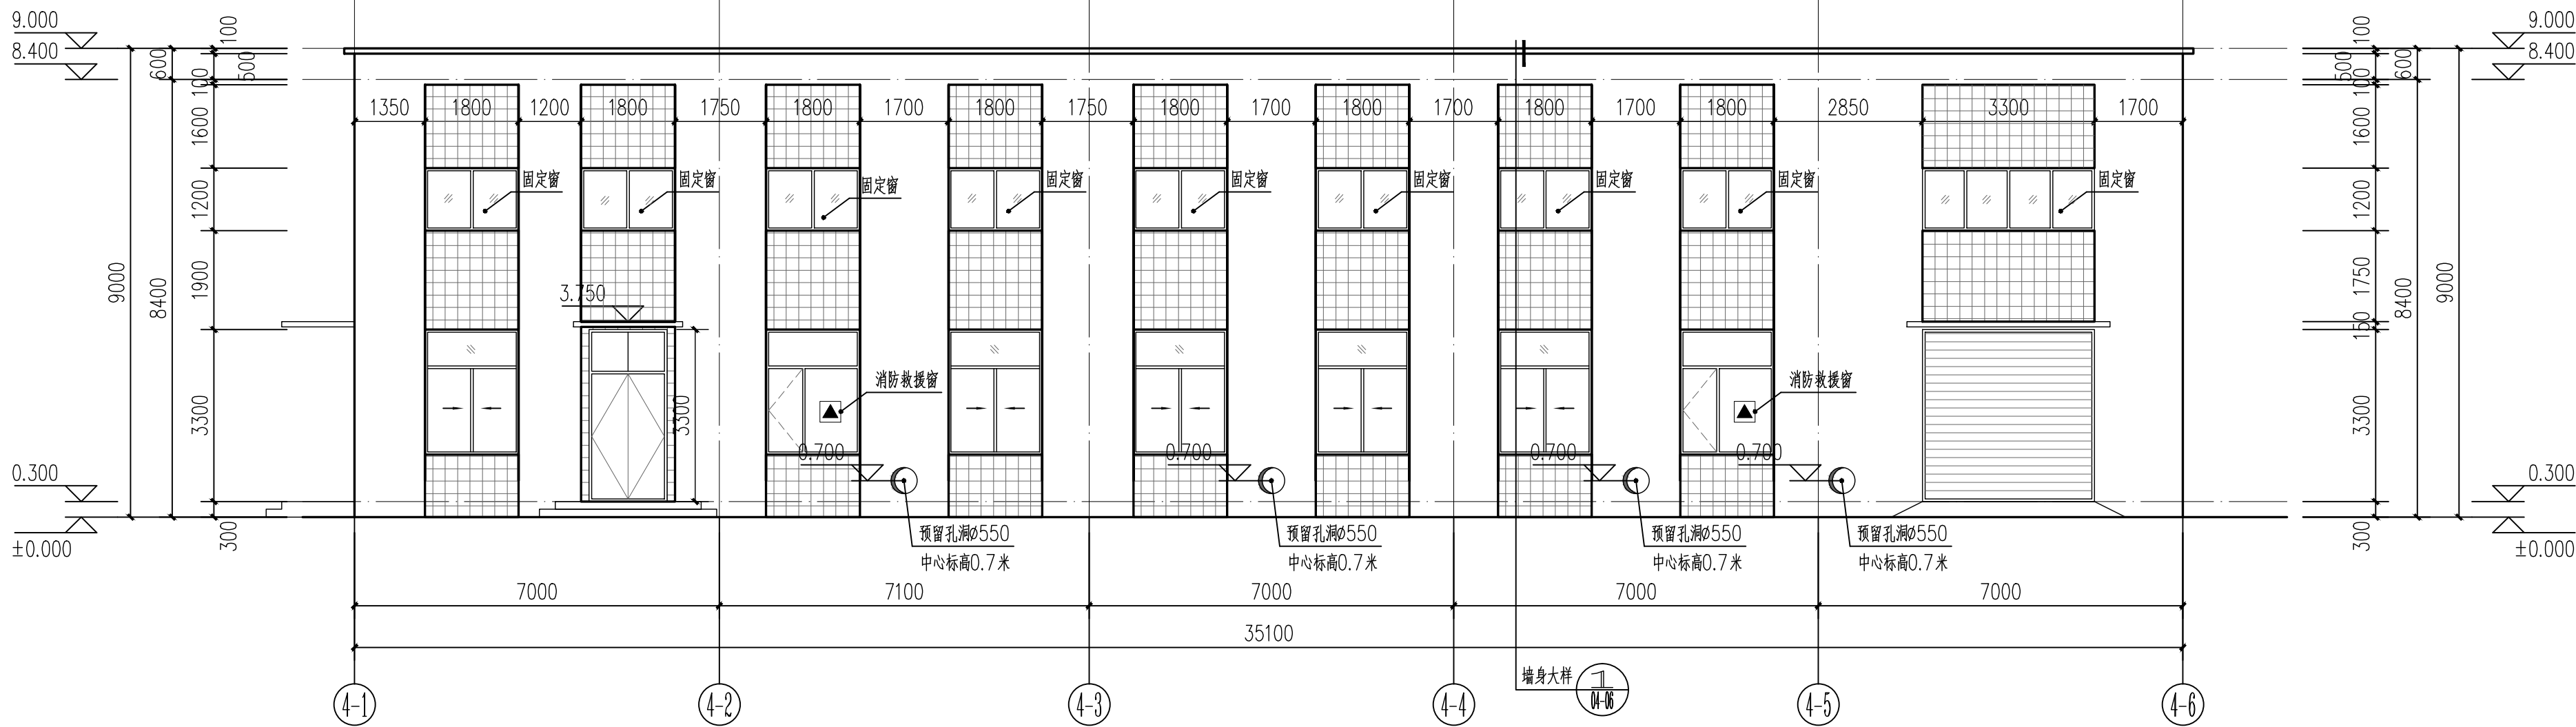

送水泵房 4-1—4-6 立面图 1:100

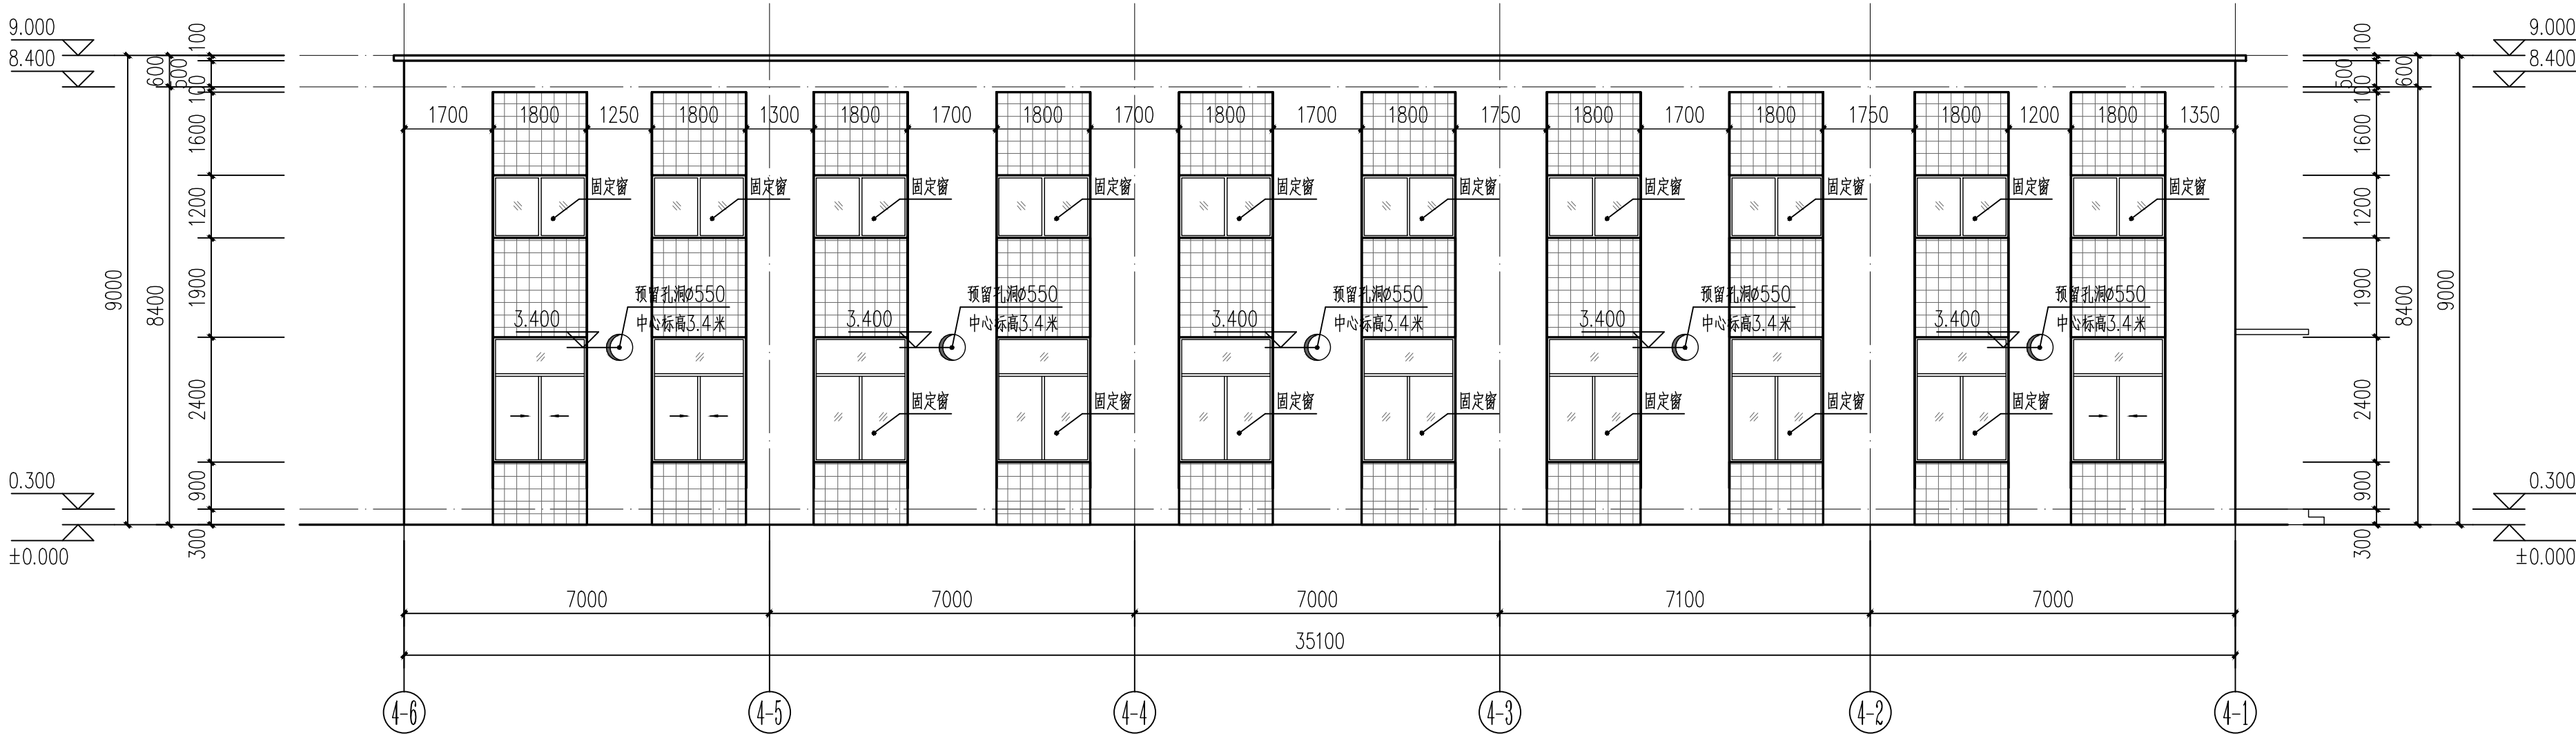


送水泵房 4-6—4-1 立面图 1:100

外墙装饰说明一览表:


编号	图例	说明
①		45x95米白色釉面砖（做大分隔缝600X600）
②		45x95深灰色釉面砖（做大分隔缝600X600）
③		消防救援窗

 广州市创景市政工程设计有限公司 GUANGZHOU CHUANGJING MUNICIPAL ENGINEERING DESIGN CO.,LTD.	玉林（福绵）节能环保产业园南部工业供水厂建设项目（二期5万吨/天）	项目负责人	李亮	李亮	校核人	朱行风	朱行风	工程编号	CJ-2024A-004	设计阶段	施工图
	建筑专业	专业负责人	黄俊琦	黄俊琦	审核人	严建	严建	图号	JZ-SS1-04-04		
	送水泵房立面图一	设计人	黄俊琦	黄俊琦	审定人	严建	严建	日期	2025.02	比例	1:100


专业	专业
专业	专业
电气专业	自控专业
结构专业	暖通专业
工艺专业	建筑专业

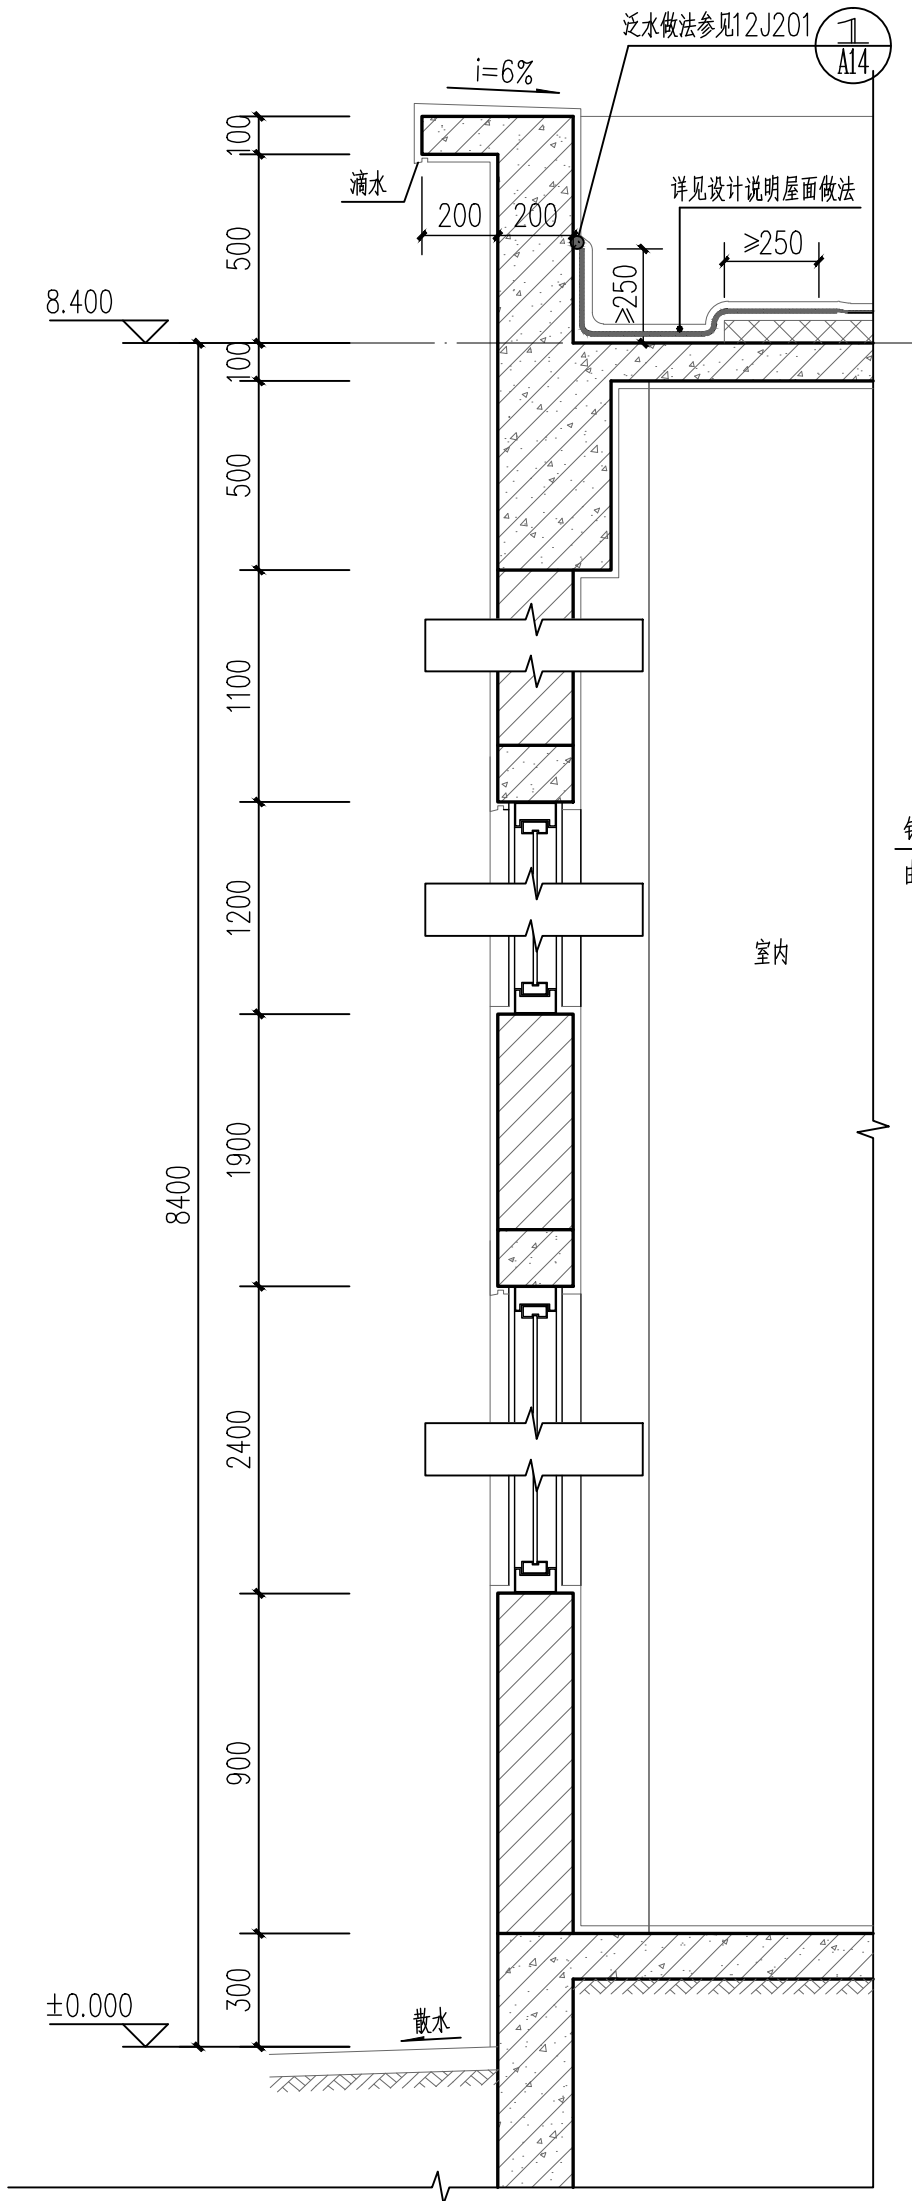


1 墙身大样详图 1:20

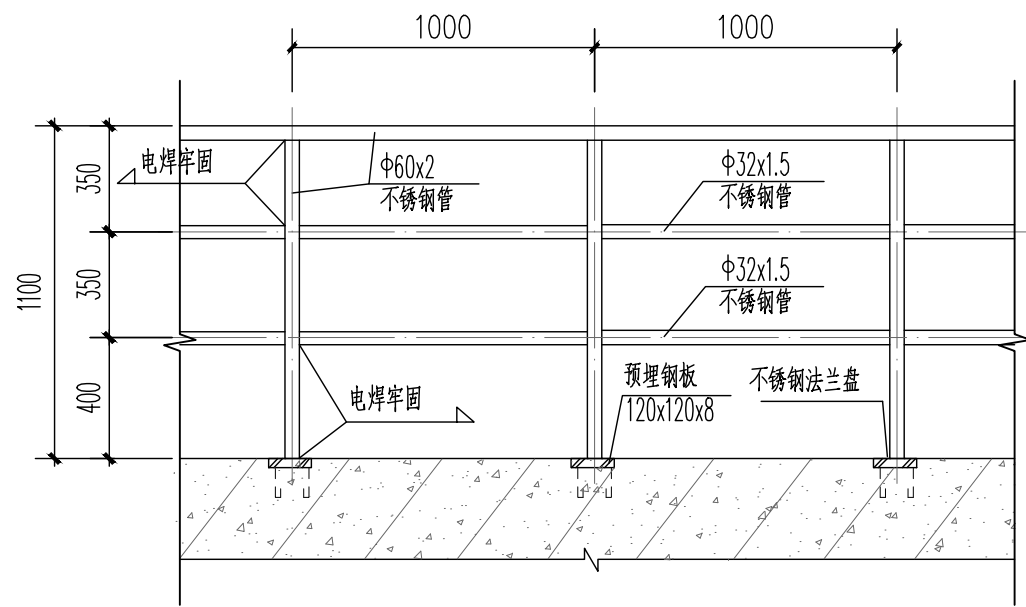


不锈钢栏杆大样一 1:25
平直段

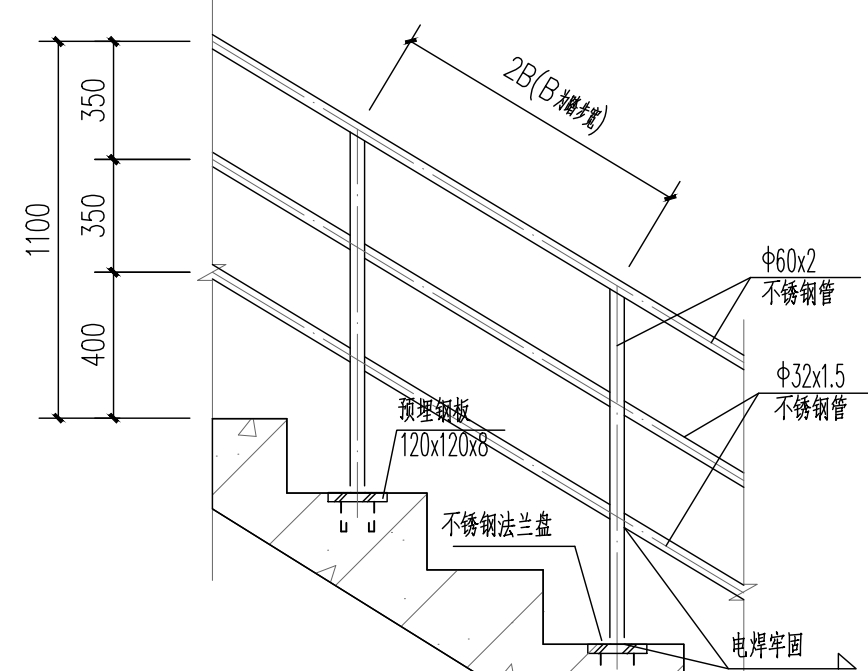

不锈钢栏杆大样二 1:25
梯板段

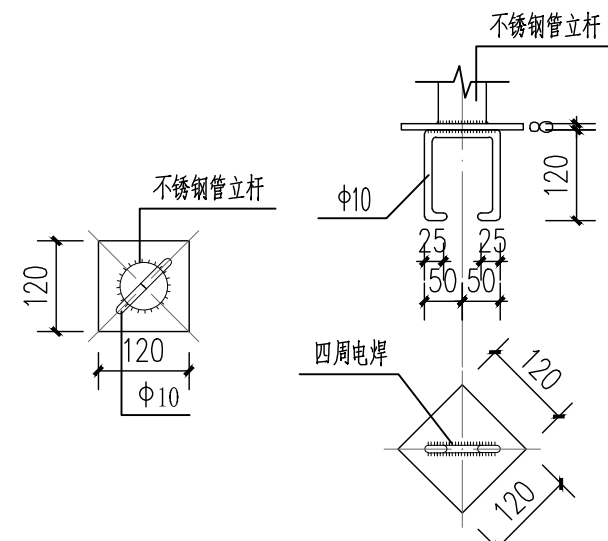


预埋钢板大样 1:25

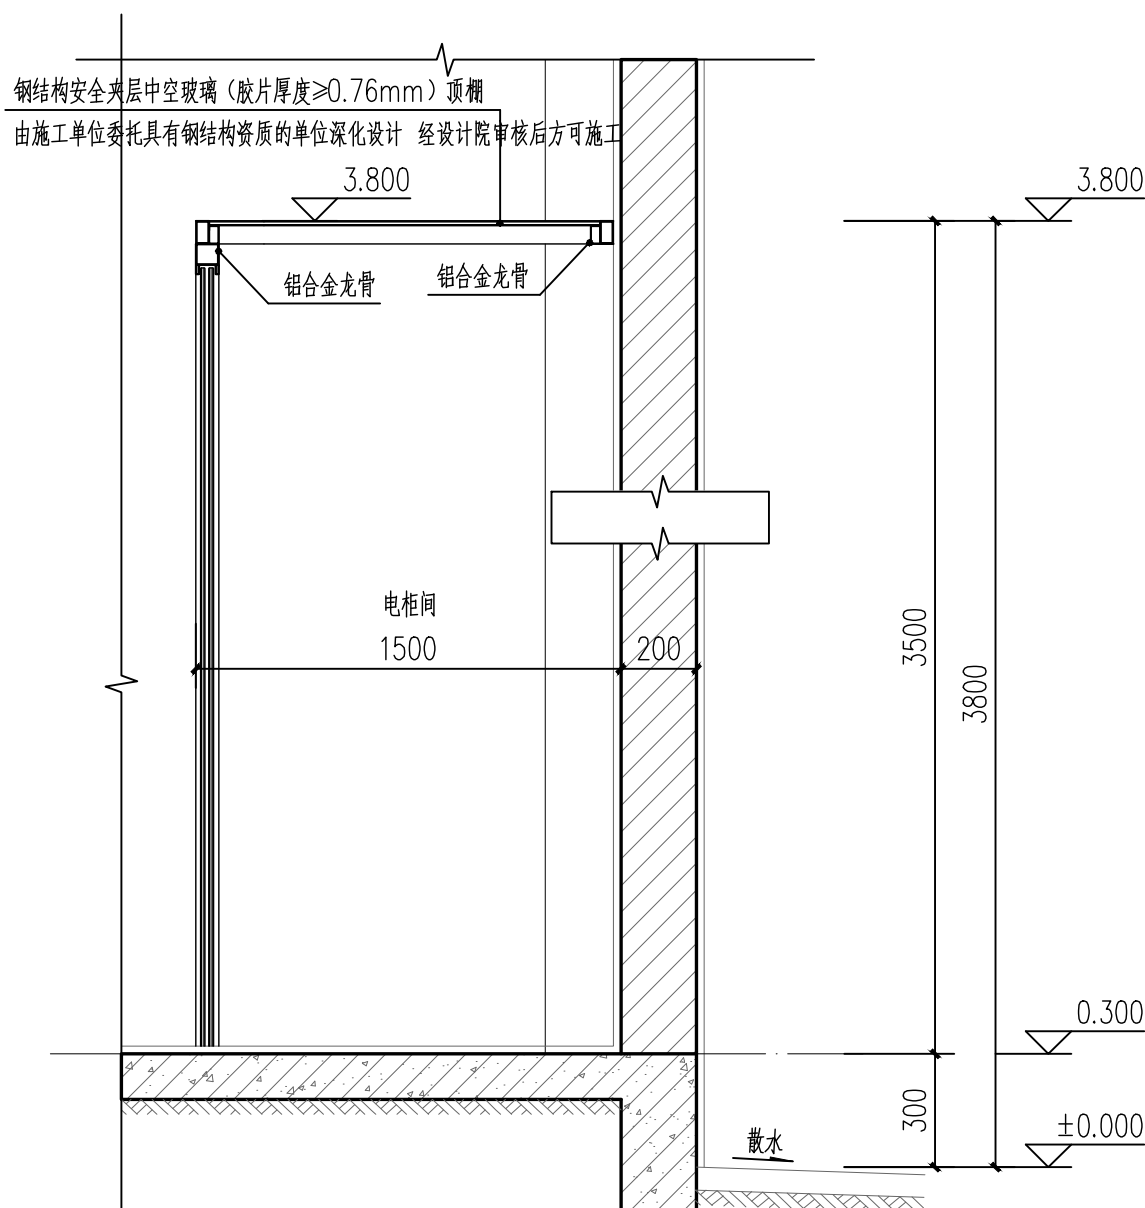

2 电柜间大样详图 1:20


类型	设计编号	洞口尺寸(mm)	数量	备注
普通门	DJL3333	3300X3300	1	不锈钢电动卷帘门(成品)
	M1833	1800X3300	1	粉末喷涂灰色铝合金框平开门(成品)
普通窗	C1824G	1800X2400	7	粉末喷涂灰色铝合金框固定窗(成品)
	C1824	1800X2400	8	粉末喷涂灰色铝合金框推拉窗(成品)
	GC3312	3300X1200	1	铝合金高窗(成品)
	GC1812	1800X1200	18	铝合金高窗(成品)
	JC1824	1800X2400	2	铝合金消防救援窗(易碎玻璃)

门窗表

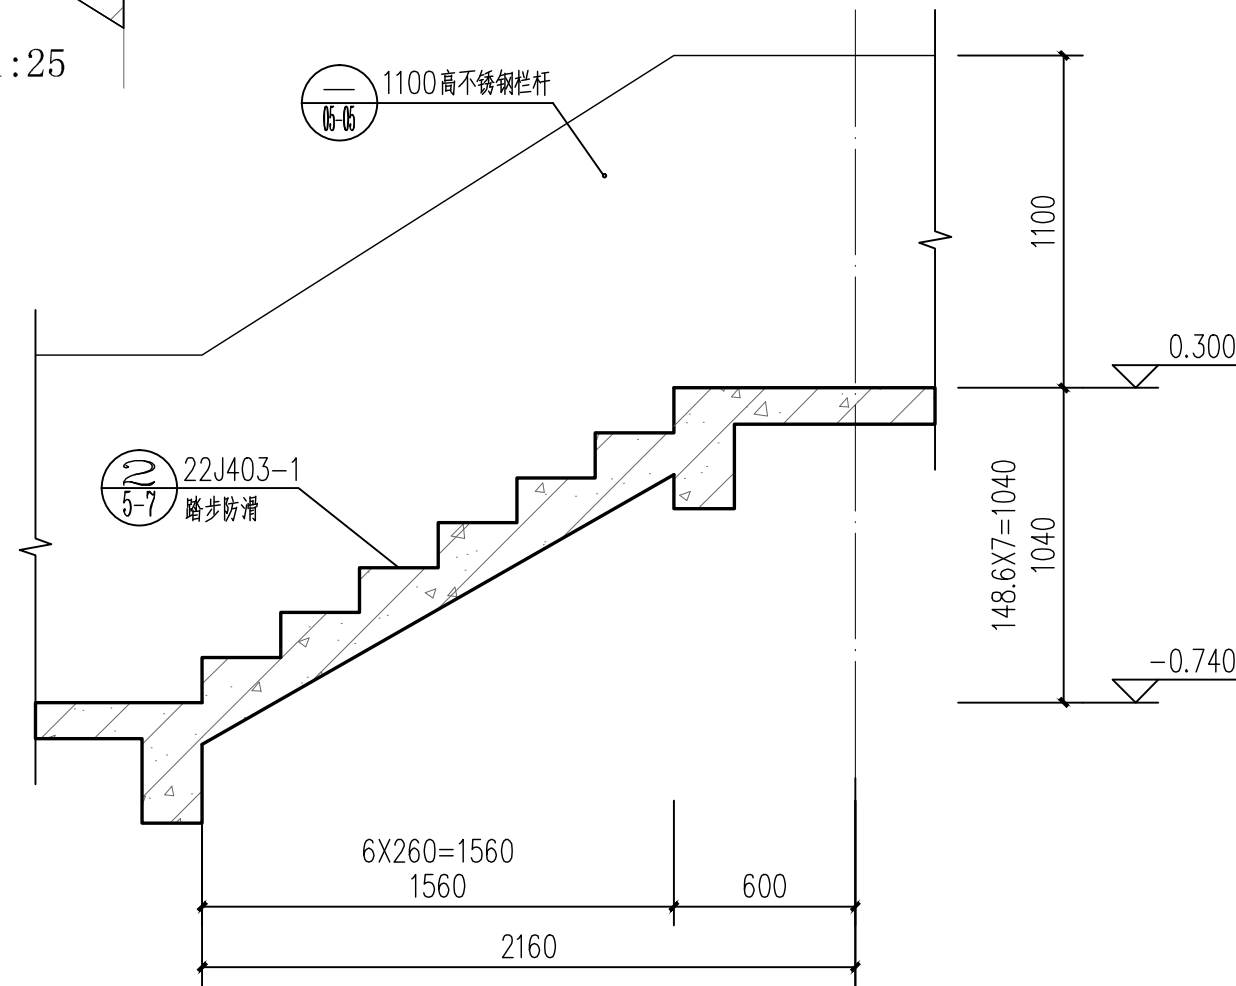


LT1 楼梯大样图 1:25 4-5


LT2 楼梯做法参照此大样

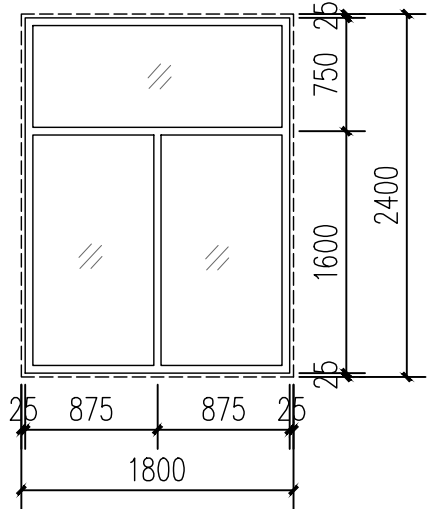


C1824G 1:50

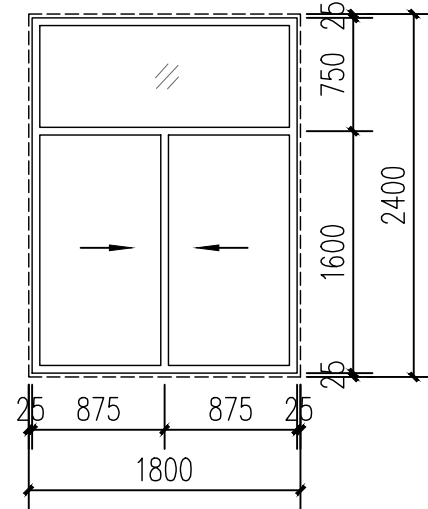


C1824 1:50

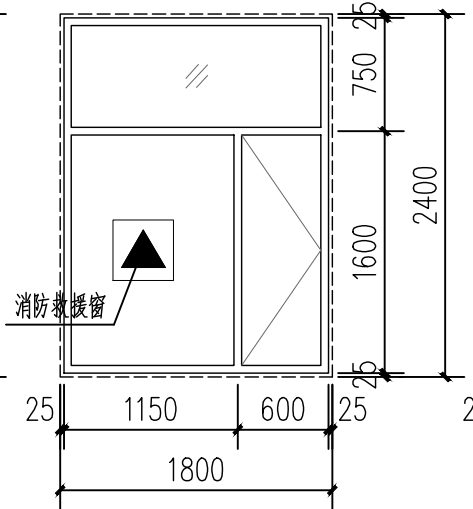


JC1824 1:50

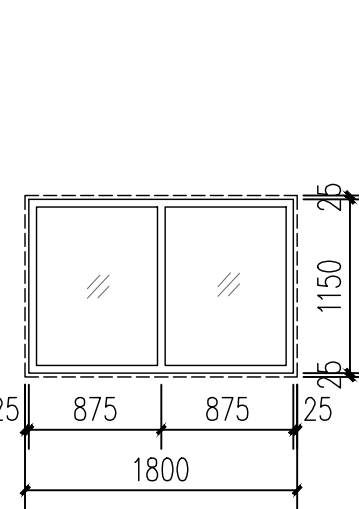


GC1812 1:50

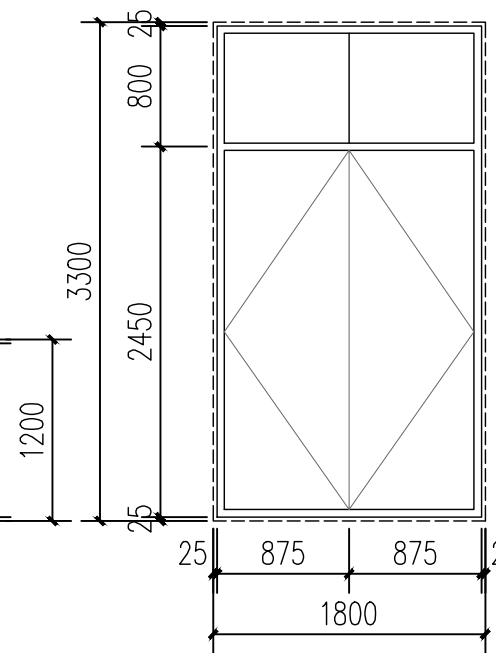

M1833 1:50

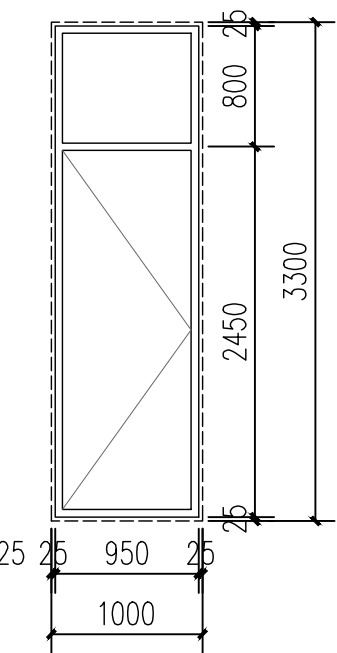

M1033 1:50

 广州市创景市政工程设计有限公司 GUANGZHOU CHUANGJING MUNICIPAL ENGINEERING DESIGN CO., LTD.	玉林(福绵)节能环保产业园南部工业供水厂建设项目(二期5万吨/天)	项目负责人	李亮	李亮	校核人	朱行风	朱行风	工程编号	CJ-2024A-004	设计阶段	施工图
	建筑专业	专业负责人	黄俊琦	黄俊琦	审核人	严建	严建	图号	JZ-SS1-04-06		
	送水泵房大样详图	设计人	黄俊琦	黄俊琦	审定人	严建	严建	日期	2025.02	比例	1:100