

办公室原始平面图

说明: 此房屋室内建筑面积约130m², 室外初步硬化面积约900m², 房屋内水电已接通, 已安装独立水表、电表。

李海云 2023.1.10

王海坤 2023.1.10


李海云 2023.1.10

王海坤 2023.1.10

<div>  <b>东莞市中泰建安工程有限公司</b>  Dongguan ZhongTai Construct Install Engineering Co., Ltd </div>			
编制人		图号	01
审核人		编制日期	2022.12

办公室原始平面图



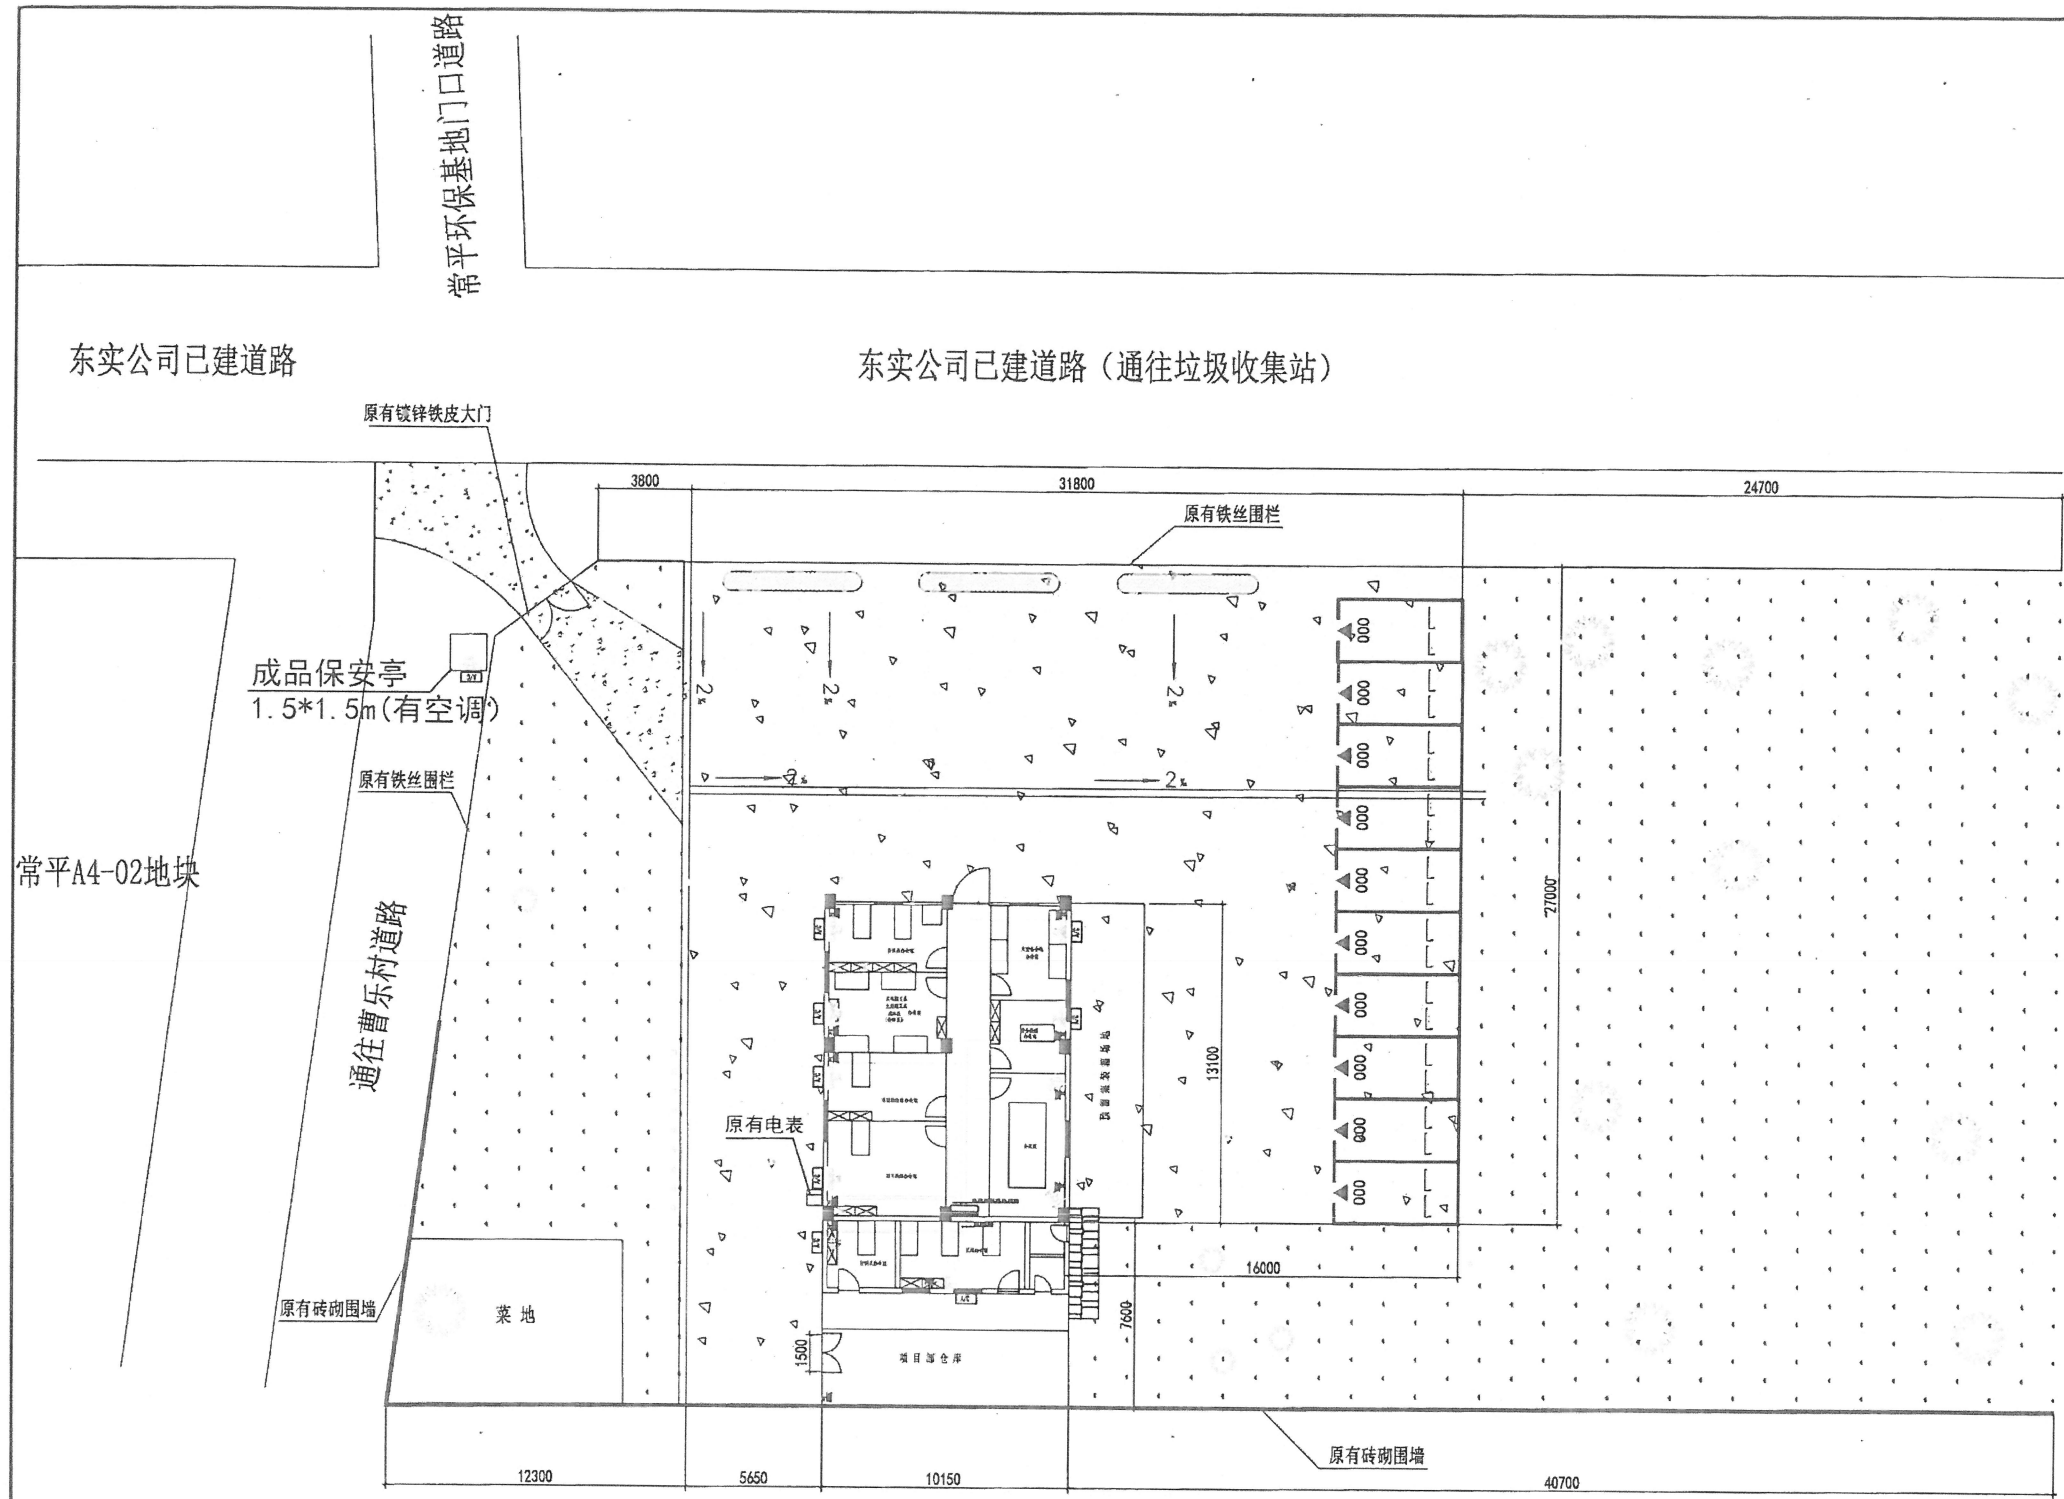

办公室空调布置平面图



明装, 户内		
S201-D16/1P (L1) N1	BV-3x2.5-PC20	办公室空调(壁挂式)
S201-D16/1P (L1) N2	BV-3x2.5-PC20	办公室空调(壁挂式)
S201-D16/1P (L1) N3	BV-3x2.5-PC20	办公室空调(壁挂式)
S201-D16/1P (L1) N4	BV-3x2.5-PC20	办公室空调(壁挂式)
S201-D16/1P (L2) N5	BV-3x2.5-PC20	办公室空调(壁挂式)
S201-D16/1P (L2) N6	BV-3x2.5-PC20	办公室空调(壁挂式)
S201-D16/1P (L2) N7	BV-3x2.5-PC20	办公室空调(壁挂式)
S201-D16/1P (L2) N8	BV-3x2.5-PC20	办公室空调(壁挂式)
S201-D16/1P (L3) N9	BV-3x2.5-PC20	办公室空调(壁挂式)
S201-D16/1P (L3) N10	BV-3x2.5-PC20	会议室空调(柜式空调)
S201-D16/1P (L3) N11	BV-3x2.5-PC20	会议室空调(柜式空调)
DS202/C16AC30/2P (L1) N12	BV-3x2.5-PC20	一般插座
DS202/C16AC30/2P (L2) N13	BV-3x2.5-PC20	一般插座
DS202/C16AC30/2P (L3) N14	BV-3x2.5-PC20	一般插座
S201-C16/1P (L1) N15	BV-3x2.5-PC20	照明
S201-C16/1P (L2) N16	BV-3x2.5-PC20	照明
S201-C16/1P (L3) N17	BV-3x2.5-PC20	照明
DS202/C16AC30/2P (L3)		备用







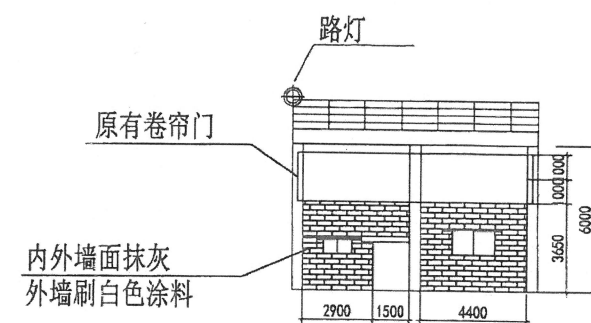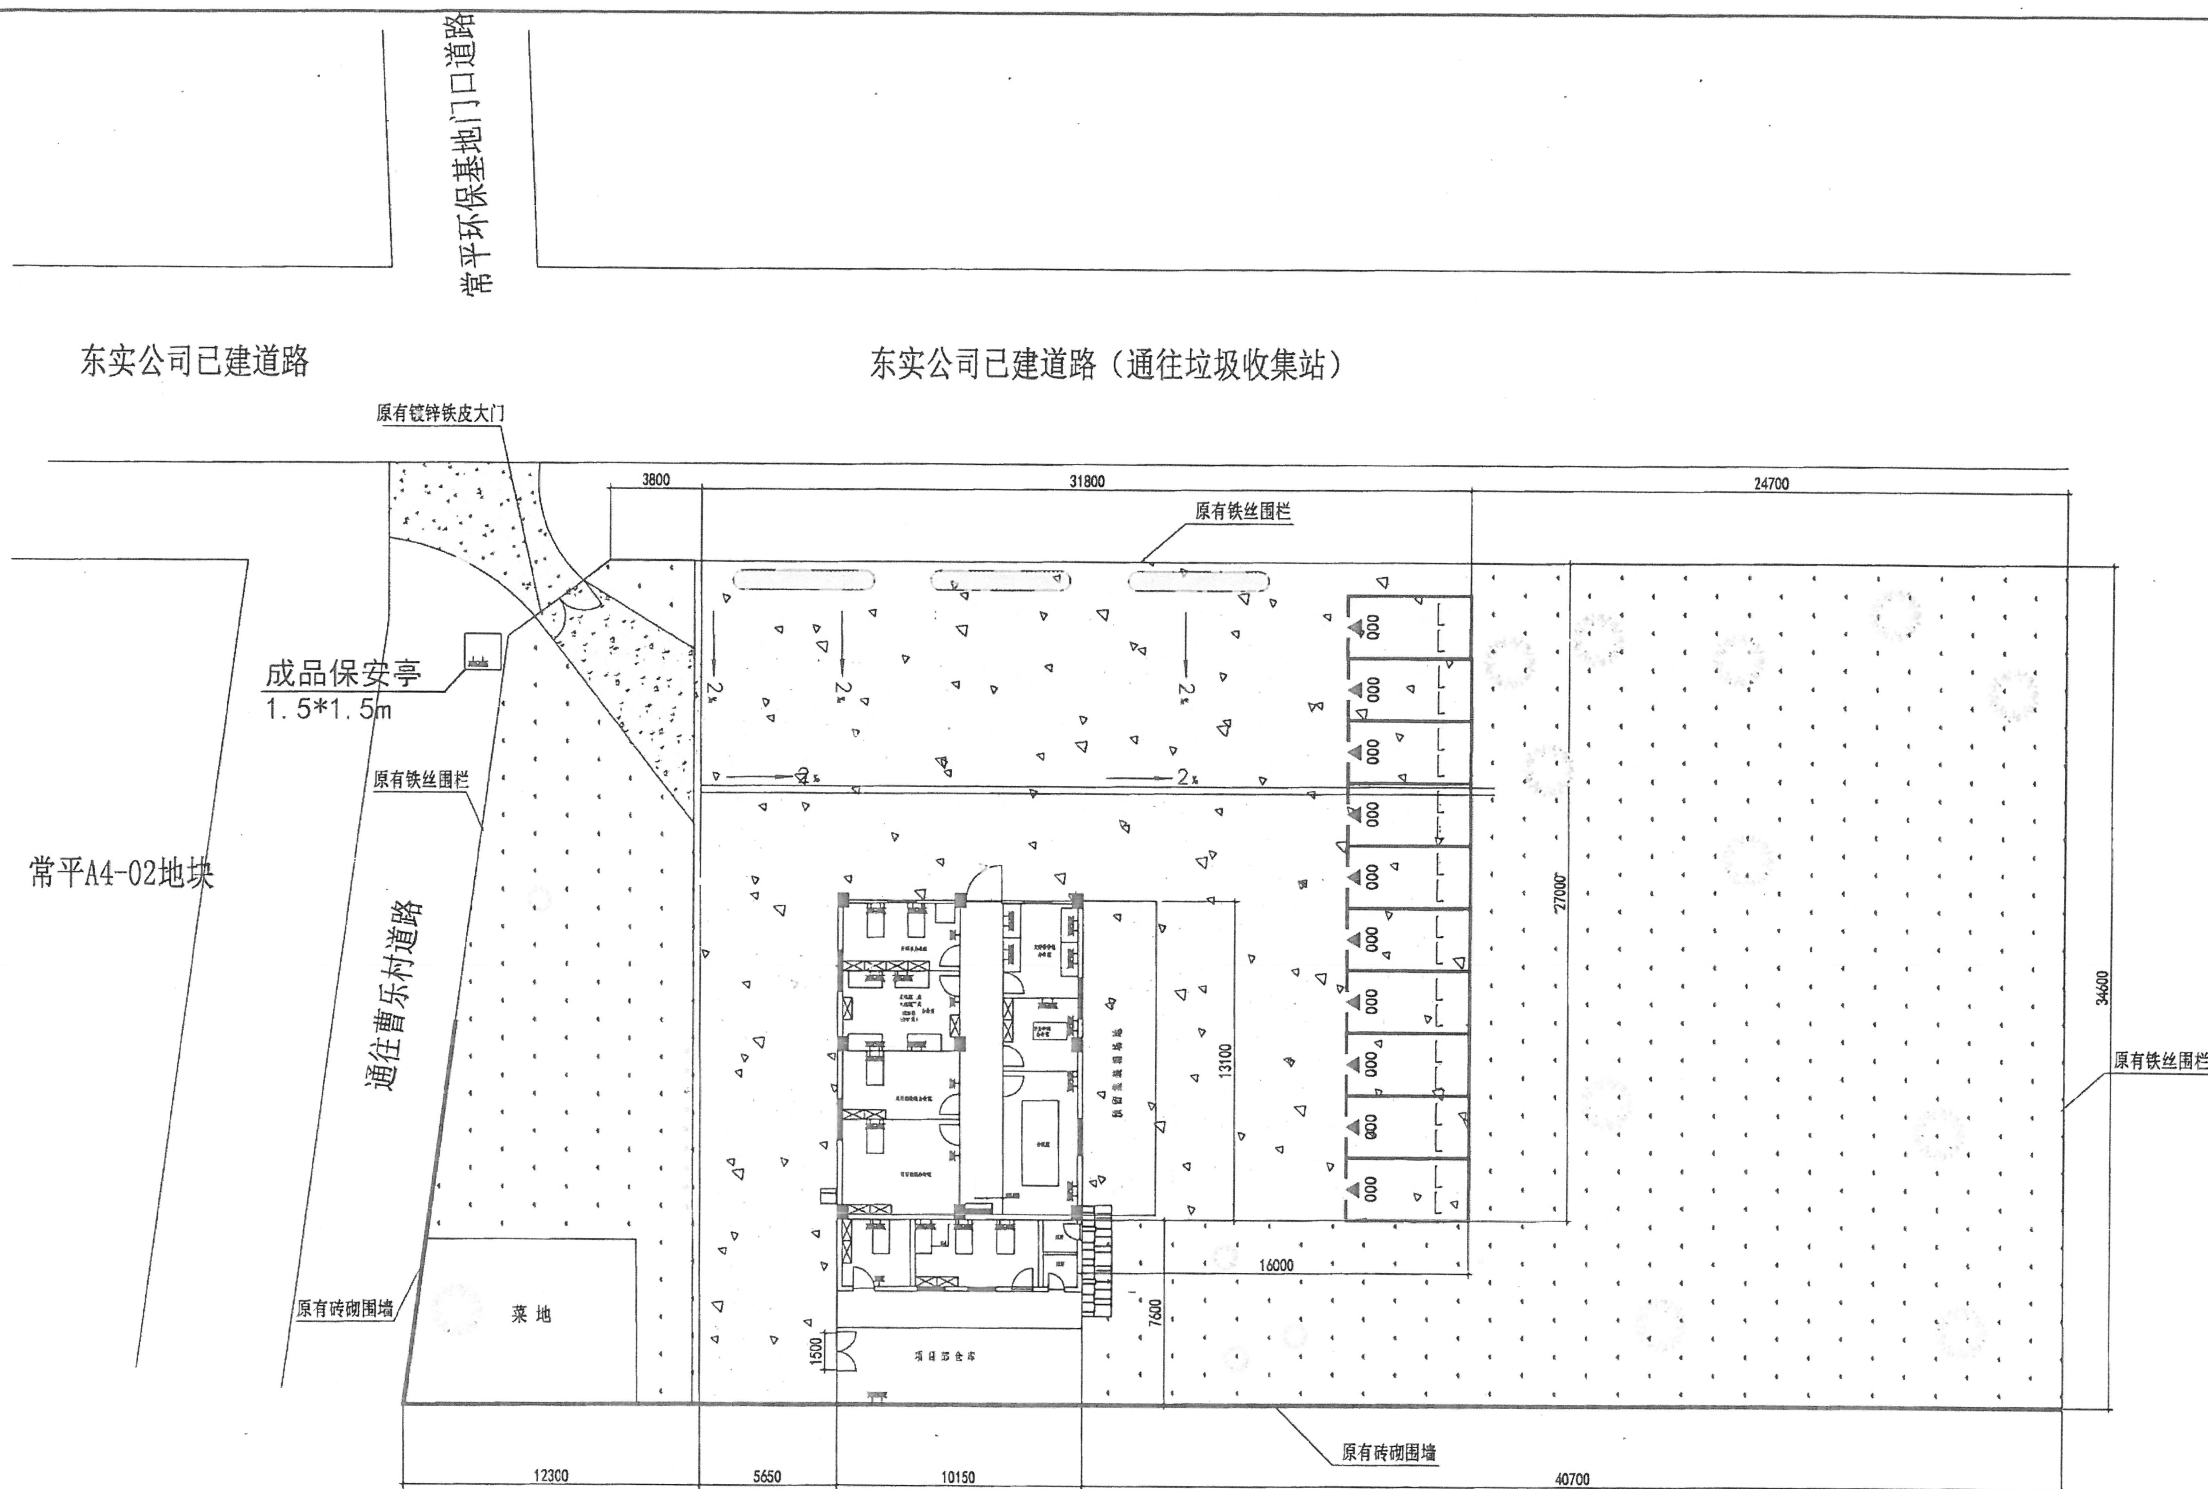

YJV-5x10-PC40  
由原房屋电表箱引来

动力配电箱

审核 2023.1.10  
设计 2023.1.10  
2023.1.10  
2023.1.10


图例表				
序号	图例	设备名称	规格型号	安装方式
1	□	二、三级安全插座	220V-10A	暗装, FL+1.3米
2	□	空调插座	220V-16A	暗装, FL+2.5米(柜式3米)
3	□	动力插座		暗装, FL+1.3米
4	—	LED单步灯带		暗装, FL+2.0米
5	—	开关		暗装, FL+1.4米
6	○	LED筒灯		暗装, FL+2.8米
7	△	室外空调主机		空调室外机




图例表			
序号	图例	设备名称	规格型号 安装方式
1		二、三相安全型插座	220V-10A 暗装, FL+1.3米
2		空调插座	220V-16A 暗装, FL+2.5米 (柜底0.3米)
3		动力电缆	明装, FL+1.3米
4		LED分支灯管	暗装, FL+2.2米
5		开关	暗装, FL+1.4米
6		LED射灯	暗装, FL+2.8米
7		室外空调主机	
		空调室内机	

本行/号 2023.1.10  
 王新坤 2023.1.10  
 2023.1.10  
 2023.1.10



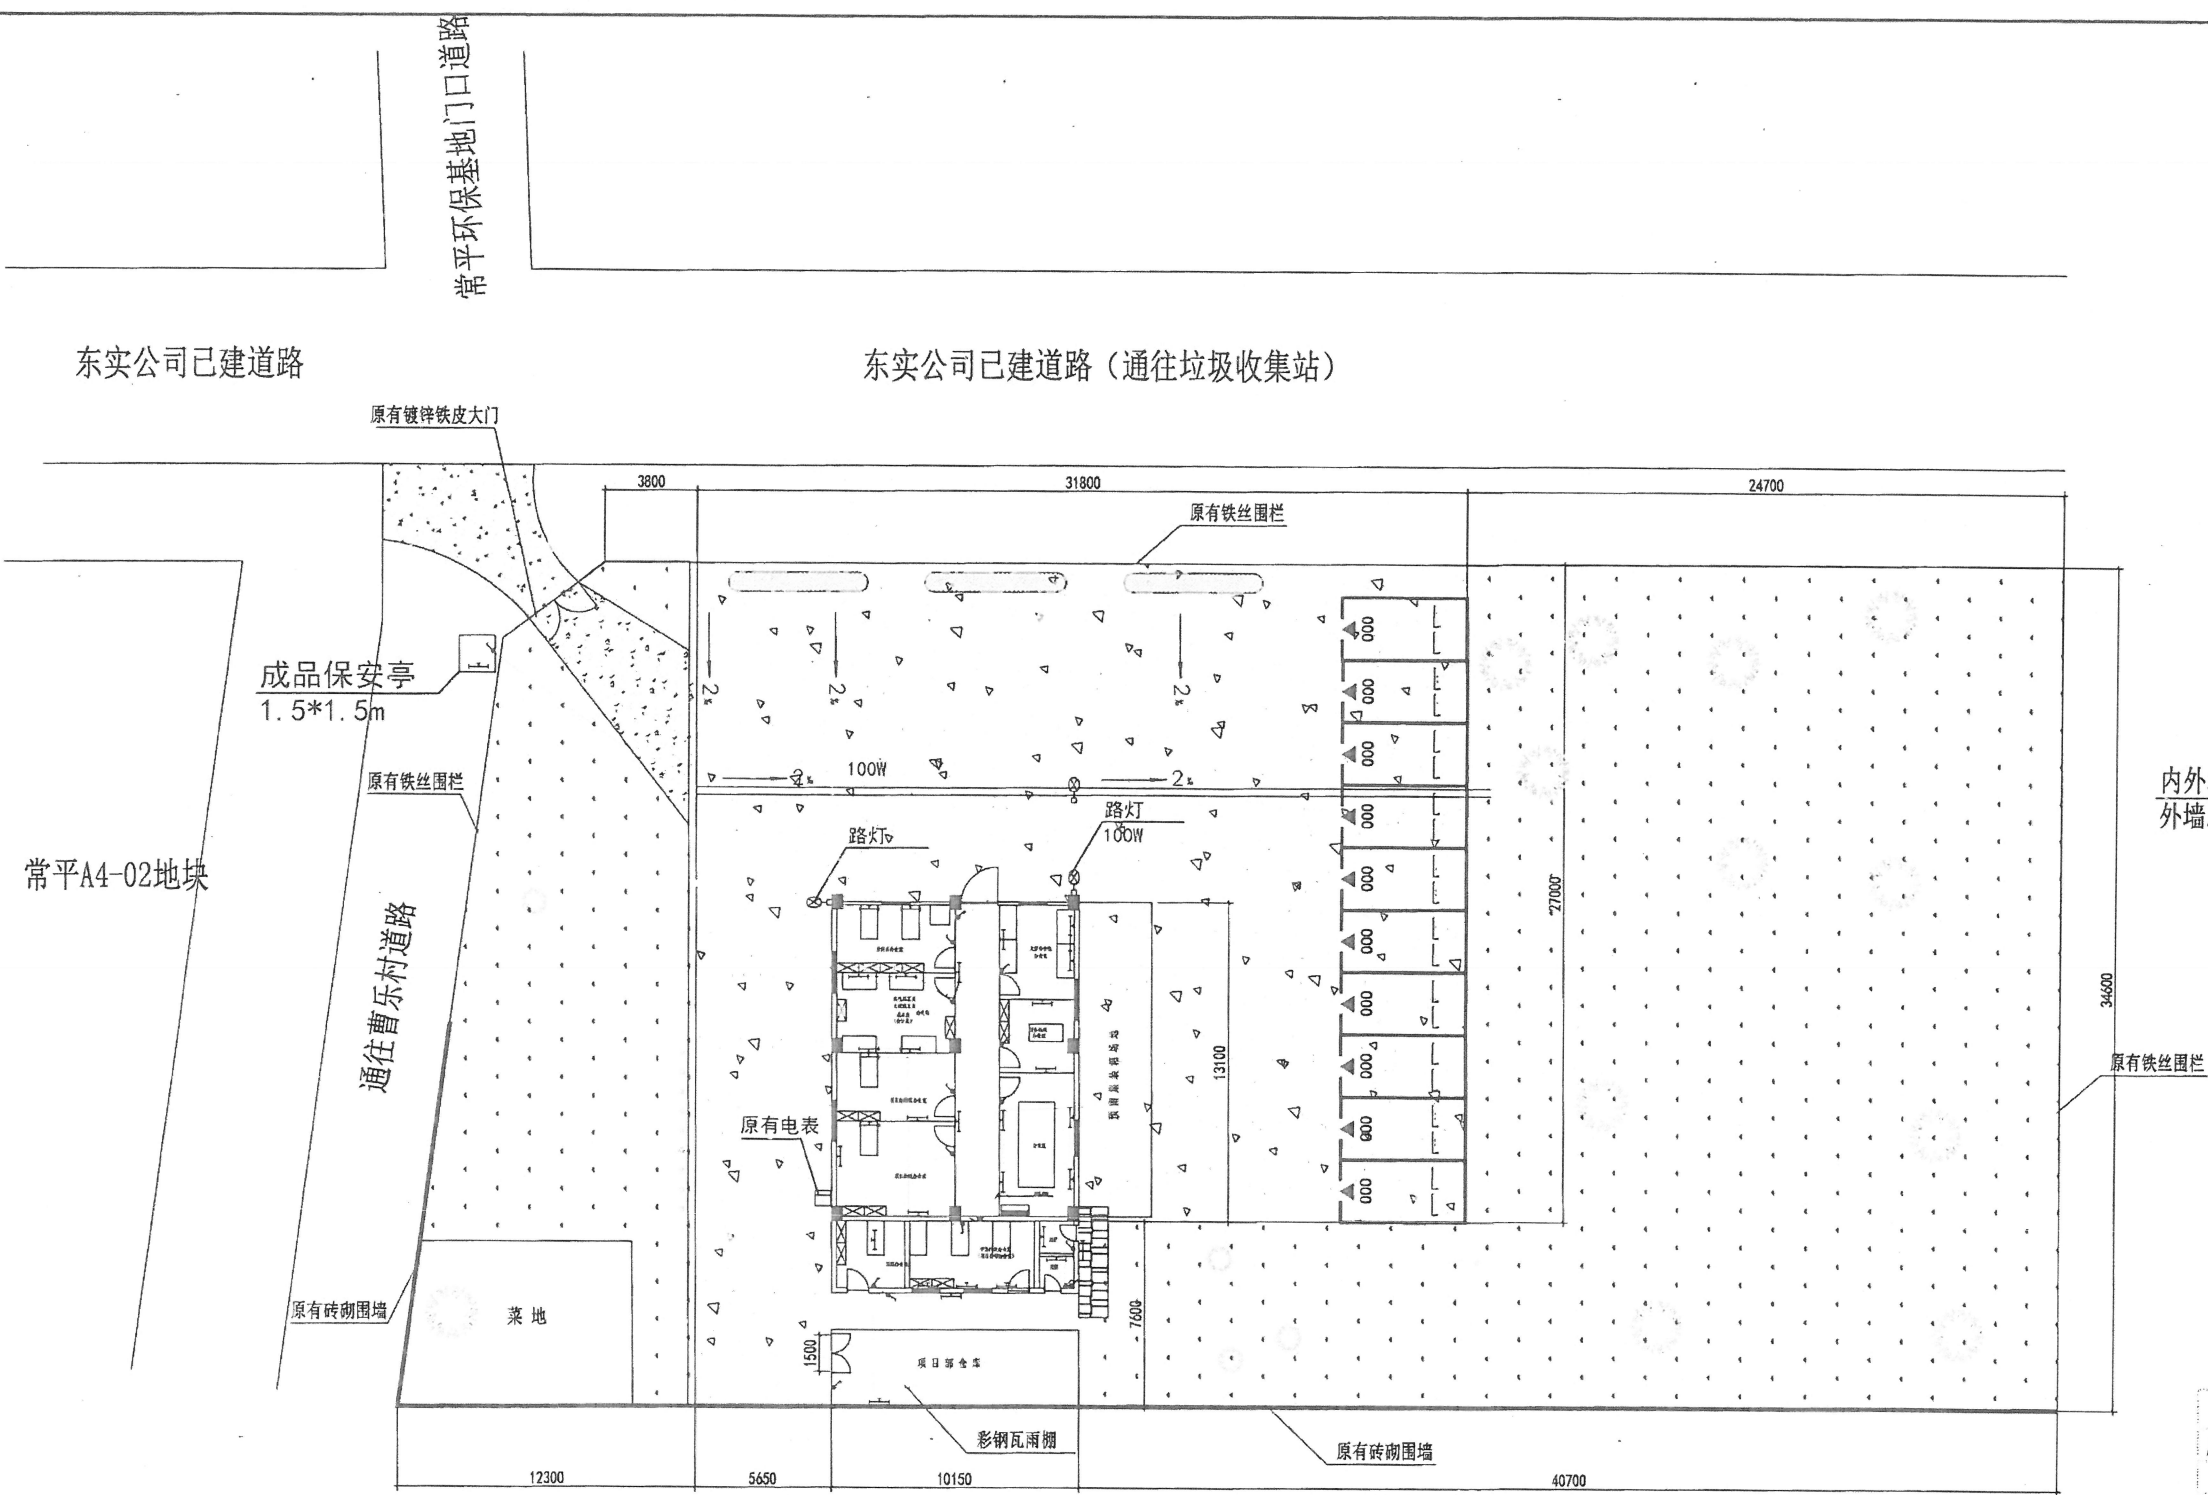



办公室照明布置平面图

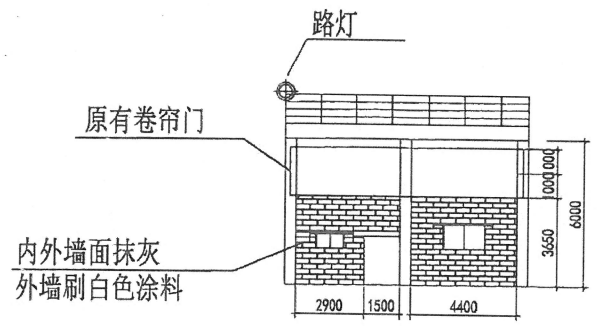

办公室正立面图

图例表				
序号	图例	设备名称	规格型号	安装方式
1		二、三级安全插座	220V-10A	明装, FL+1.3米
2		空调插座	220V-16A	暗装, FL+2.5米 (柜顶0.3米)
3		动力电缆		暗装, FL+1.3米
4		LED单支灯管		暗装, FL+2.2米
5		开关		明装, FL+1.4米
6		LED路灯		明装, FL+2.8米
7		室外空调主机		
		空调室内机		

李伟强 2023.1.10  
设计 2023.1.10  
2023.1.10 2023.1.10

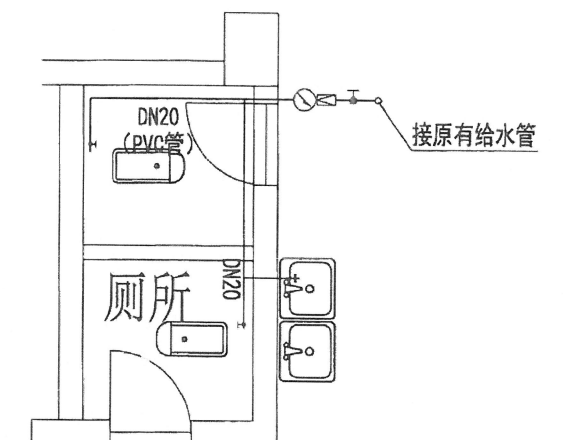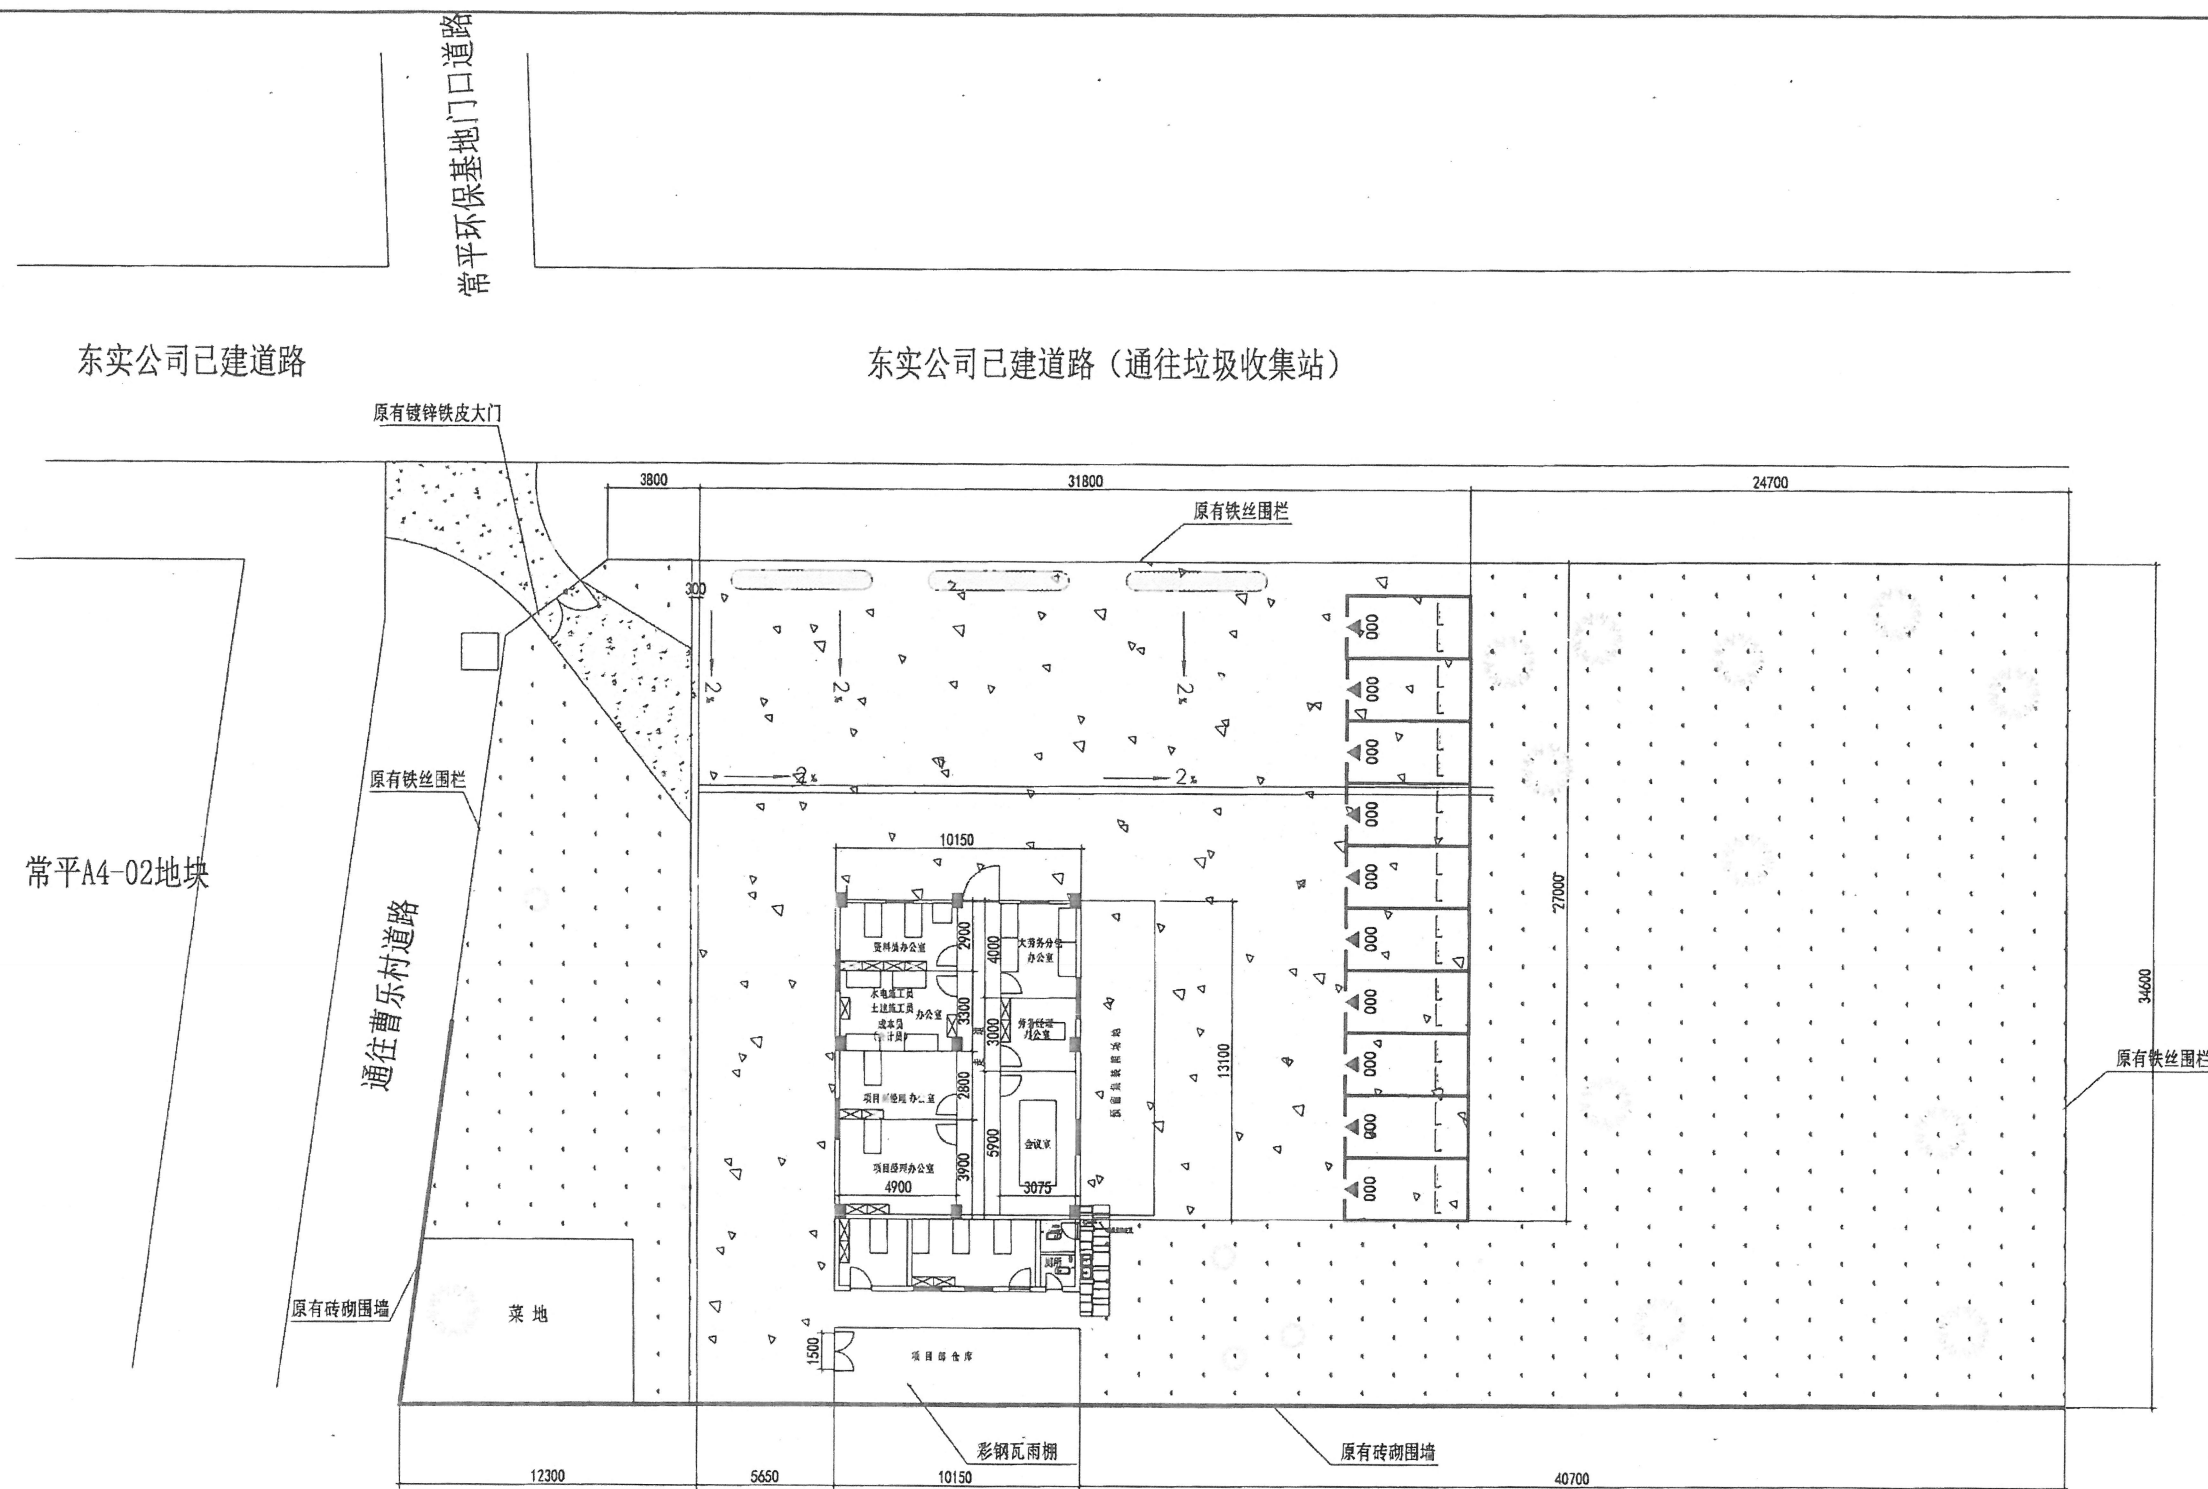

李保全. 2023. 1. 10

2023.1.10

Y10 2023.1.10

2022.1.10



东莞市中泰建安工程有限公司  
Dongguan ZhongTai Construct Install Engineering Co., Ltd

Dongguan ZhongTai Construct Install Engineering Co., Ltd


编制人	
-----	--

图号	06
----	----


审核人
-----

编制日期	2022.12
------	---------

办公室给水平面图

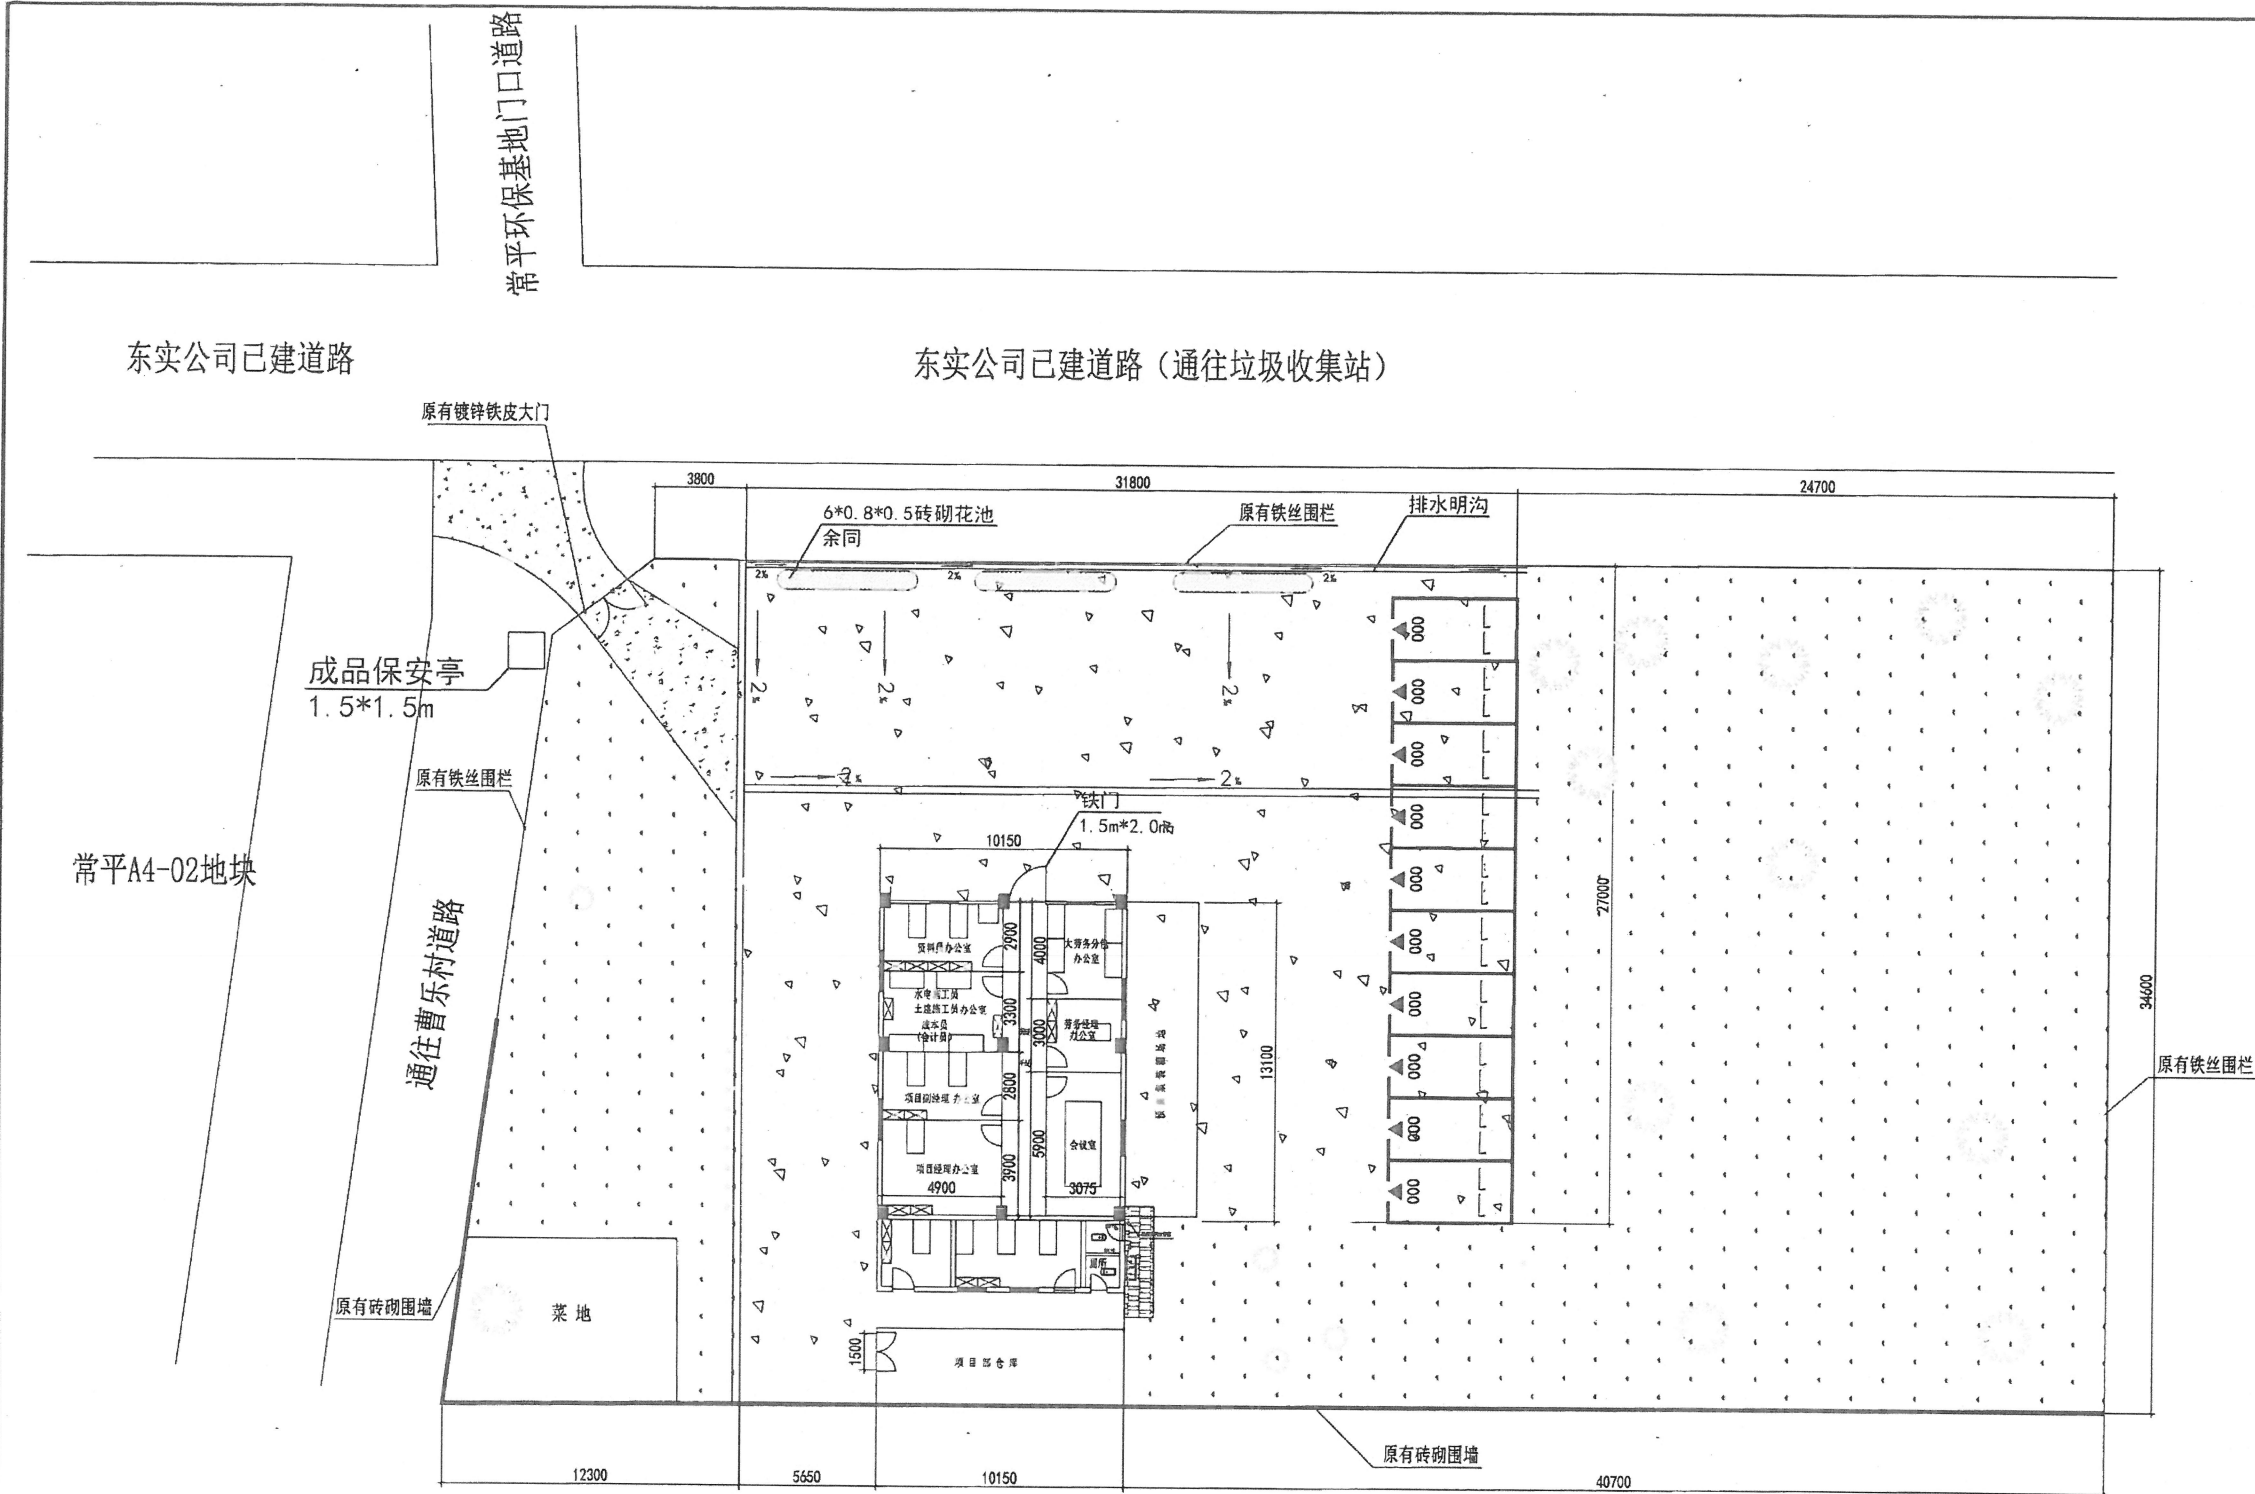

办公室排水平面图

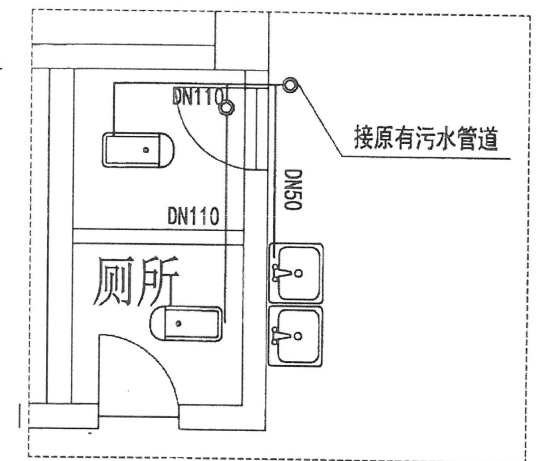

卫生间排水平面图

设计 2023.1.10  
 审核 2023.1.10  
 2023.1.10

 东莞市中泰建安工程有限公司 Dongguan ZhongTai Construct Install Engineering Co., Ltd		
编制人	图号	07
审核人	编制日期	2022.12

办公室排水平面图