


总图 SITE	结构 STRUCTURE	强电 ELECTRICITY	采暖通风空气调节 HVAC
建筑 ARCHITECTURE	给水排水 PLUMBING	弱电 ELECTRICITY	动力 POWER

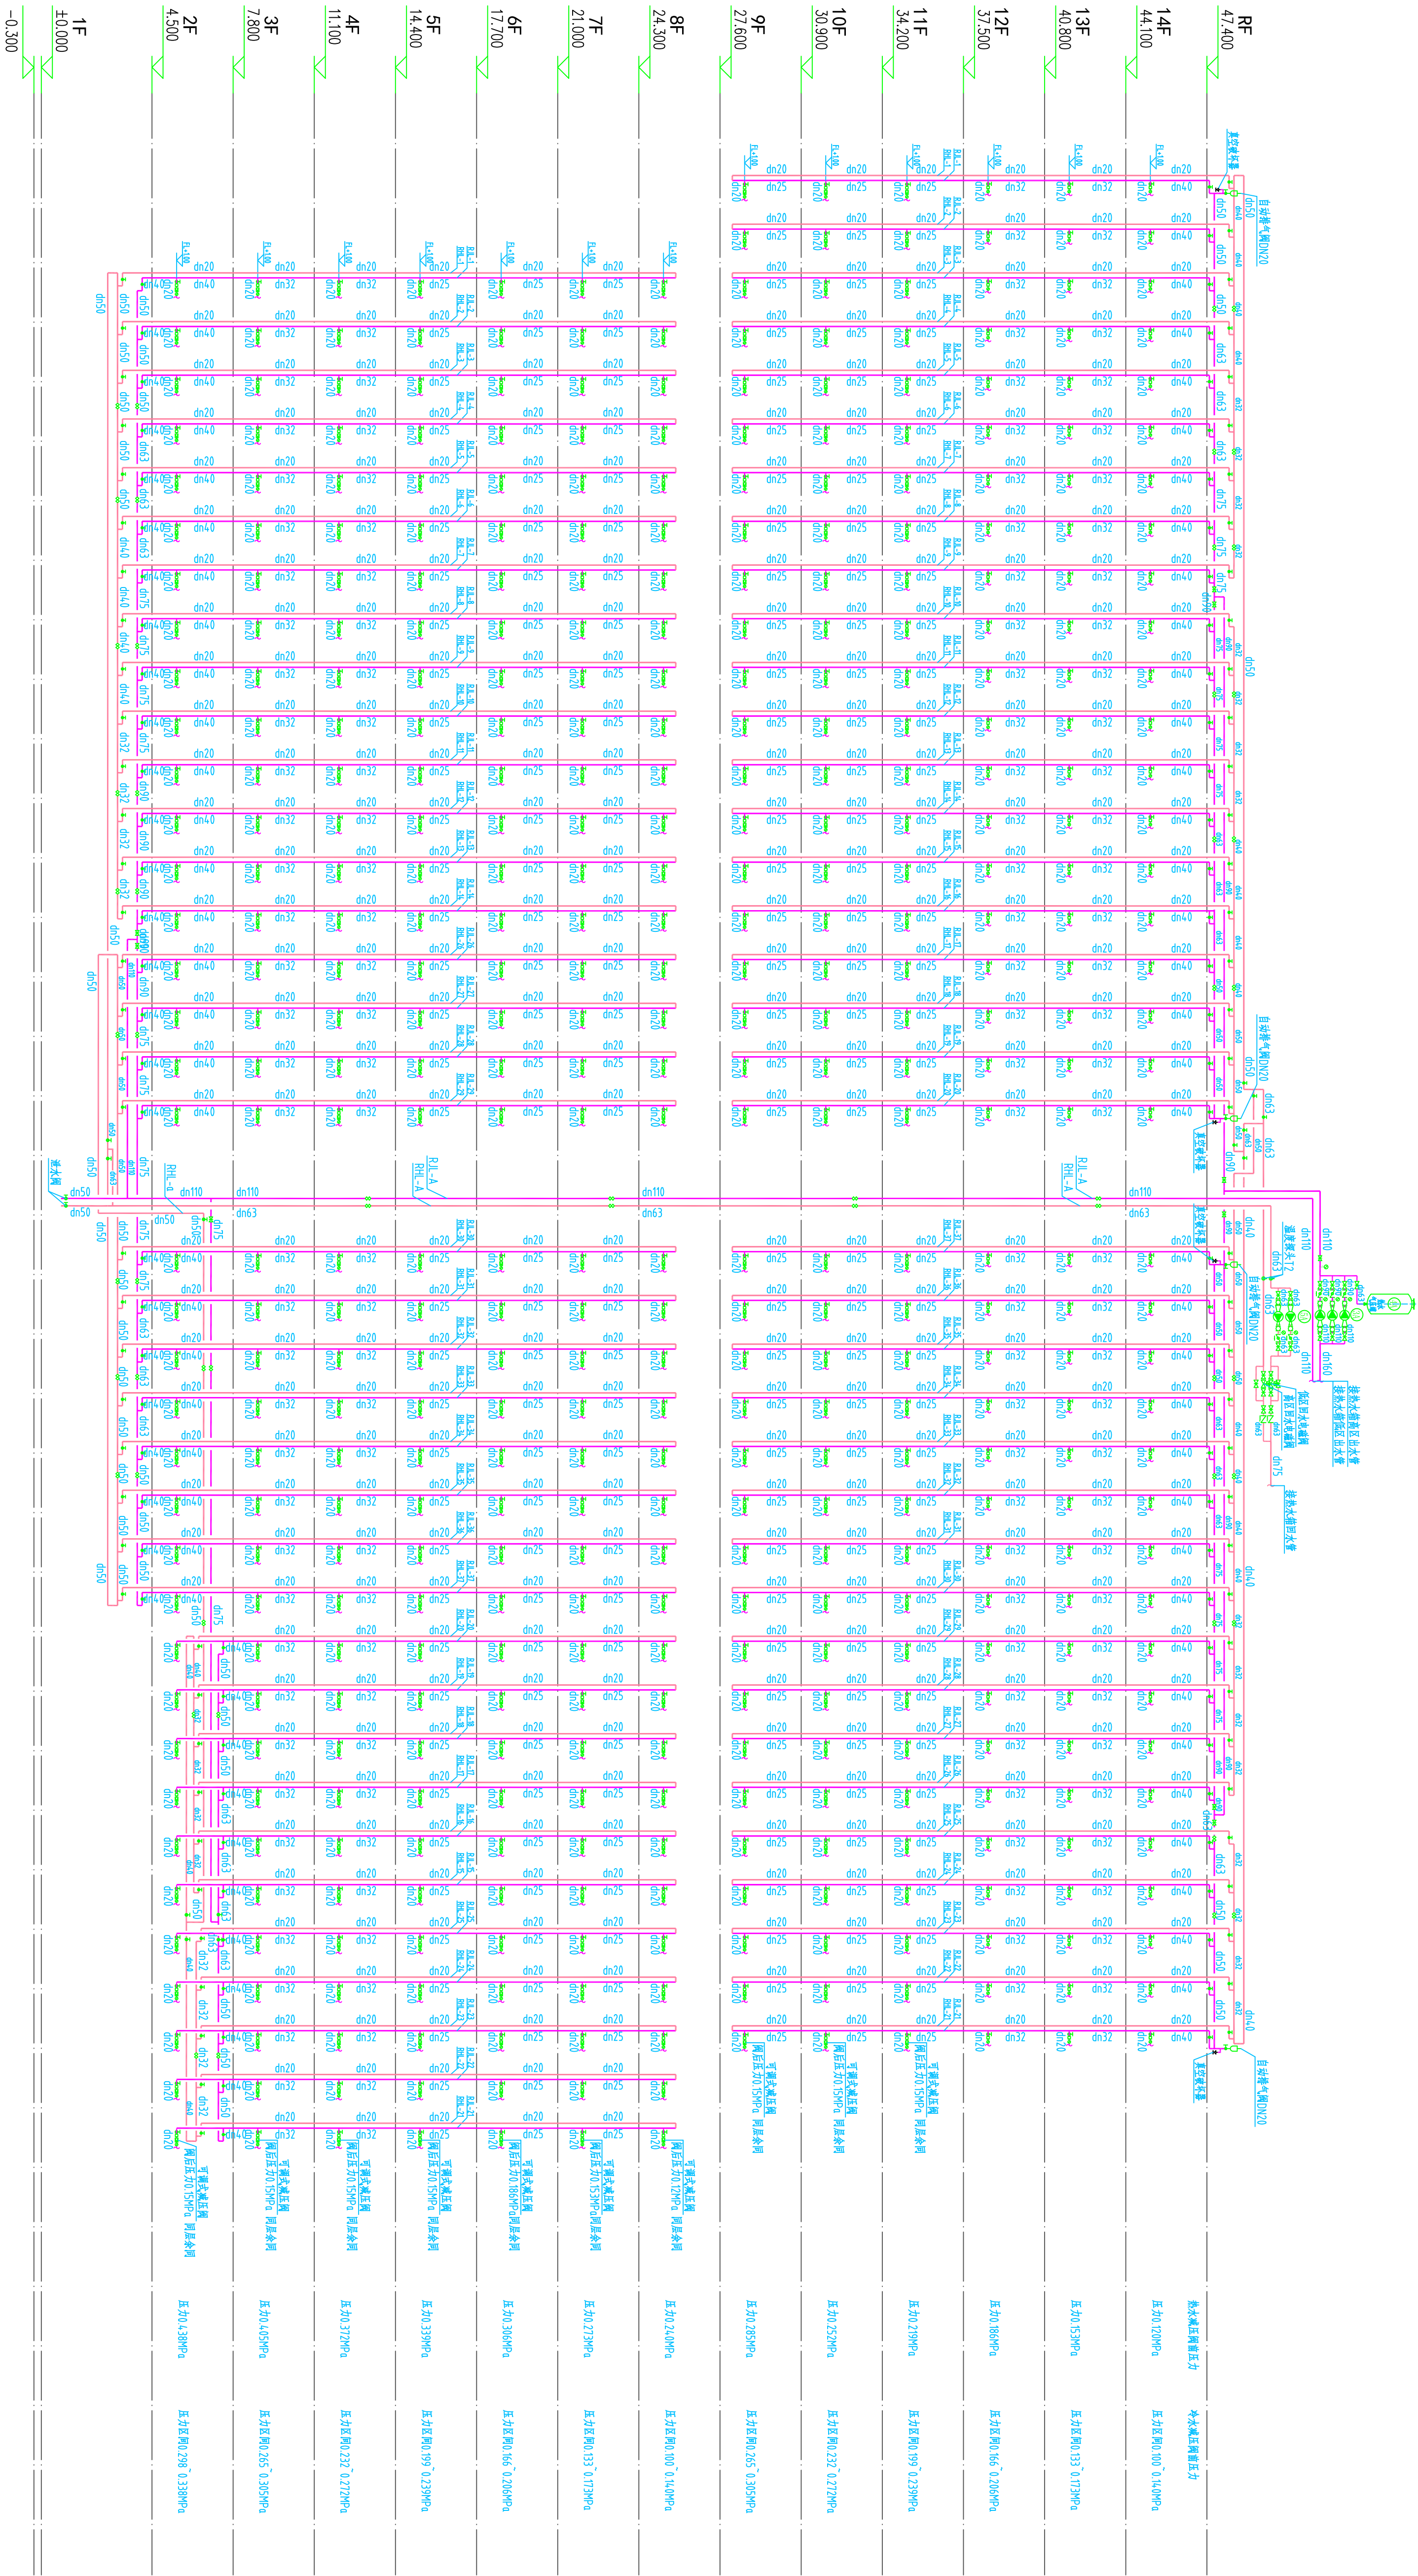

热水给水系统图

外部参照E:\0 工程文件\图框签名(郑校核).dwg

建築設計事務所
ARCHITECTURE DESIGN
建學建築與工程設計所有有限公司
JIANXUE ARCHITECTURE & ENGINEERING DESIGN INC. CO., LTD.
工程師註冊大牛牛號>編號A11010057
No.A11010057 Class A of Architecture Design P.R.C
建築單位
CLIENT
东莞市豪丰环保投资有限公司

[illegible]

原稿	出照事由	出照日期
REVISION	COMMENTS	ISSUE DATE

工程名称 PROJECT NAME	
蒙丰环保专业基地 B02-05地块工业厂房项目	
工程编号 PROJECT NO.	JXG-2019-36

项目名称 ITEM NAME	1号倒班楼	
设计人 DESIGNED BY	审核人 CHECKED BY	审批人 APPROVED BY
制图人 DRAWN BY	签字 SIGNATURE	签字 NAME
审核人 CHECKED BY		
设计人 DESIGNED BY		
制图人 DRAWN BY		
专业负责人 CHECKED PRINCIPAL		
项目负责人 PROJECT PRINCIPAL		
最终审核人 FINAL CHECKER		
项目经理 AUTHORIZED FOR RSSE BY		