


采暖通风空调号	暖通	采暖
HVAC	暖通	采暖
动力	动力	动力
POWER	动力	动力
弱电	弱电	弱电
ELECTRICITY	弱电	弱电
弱电	弱电	弱电
ELECTRICITY	弱电	弱电
结构	结构	结构
STRUCTURE	结构	结构
给排水	给排水	给排水
PLUMBING	给排水	给排水
建筑	建筑	建筑
ARCHITECTURE	建筑	建筑

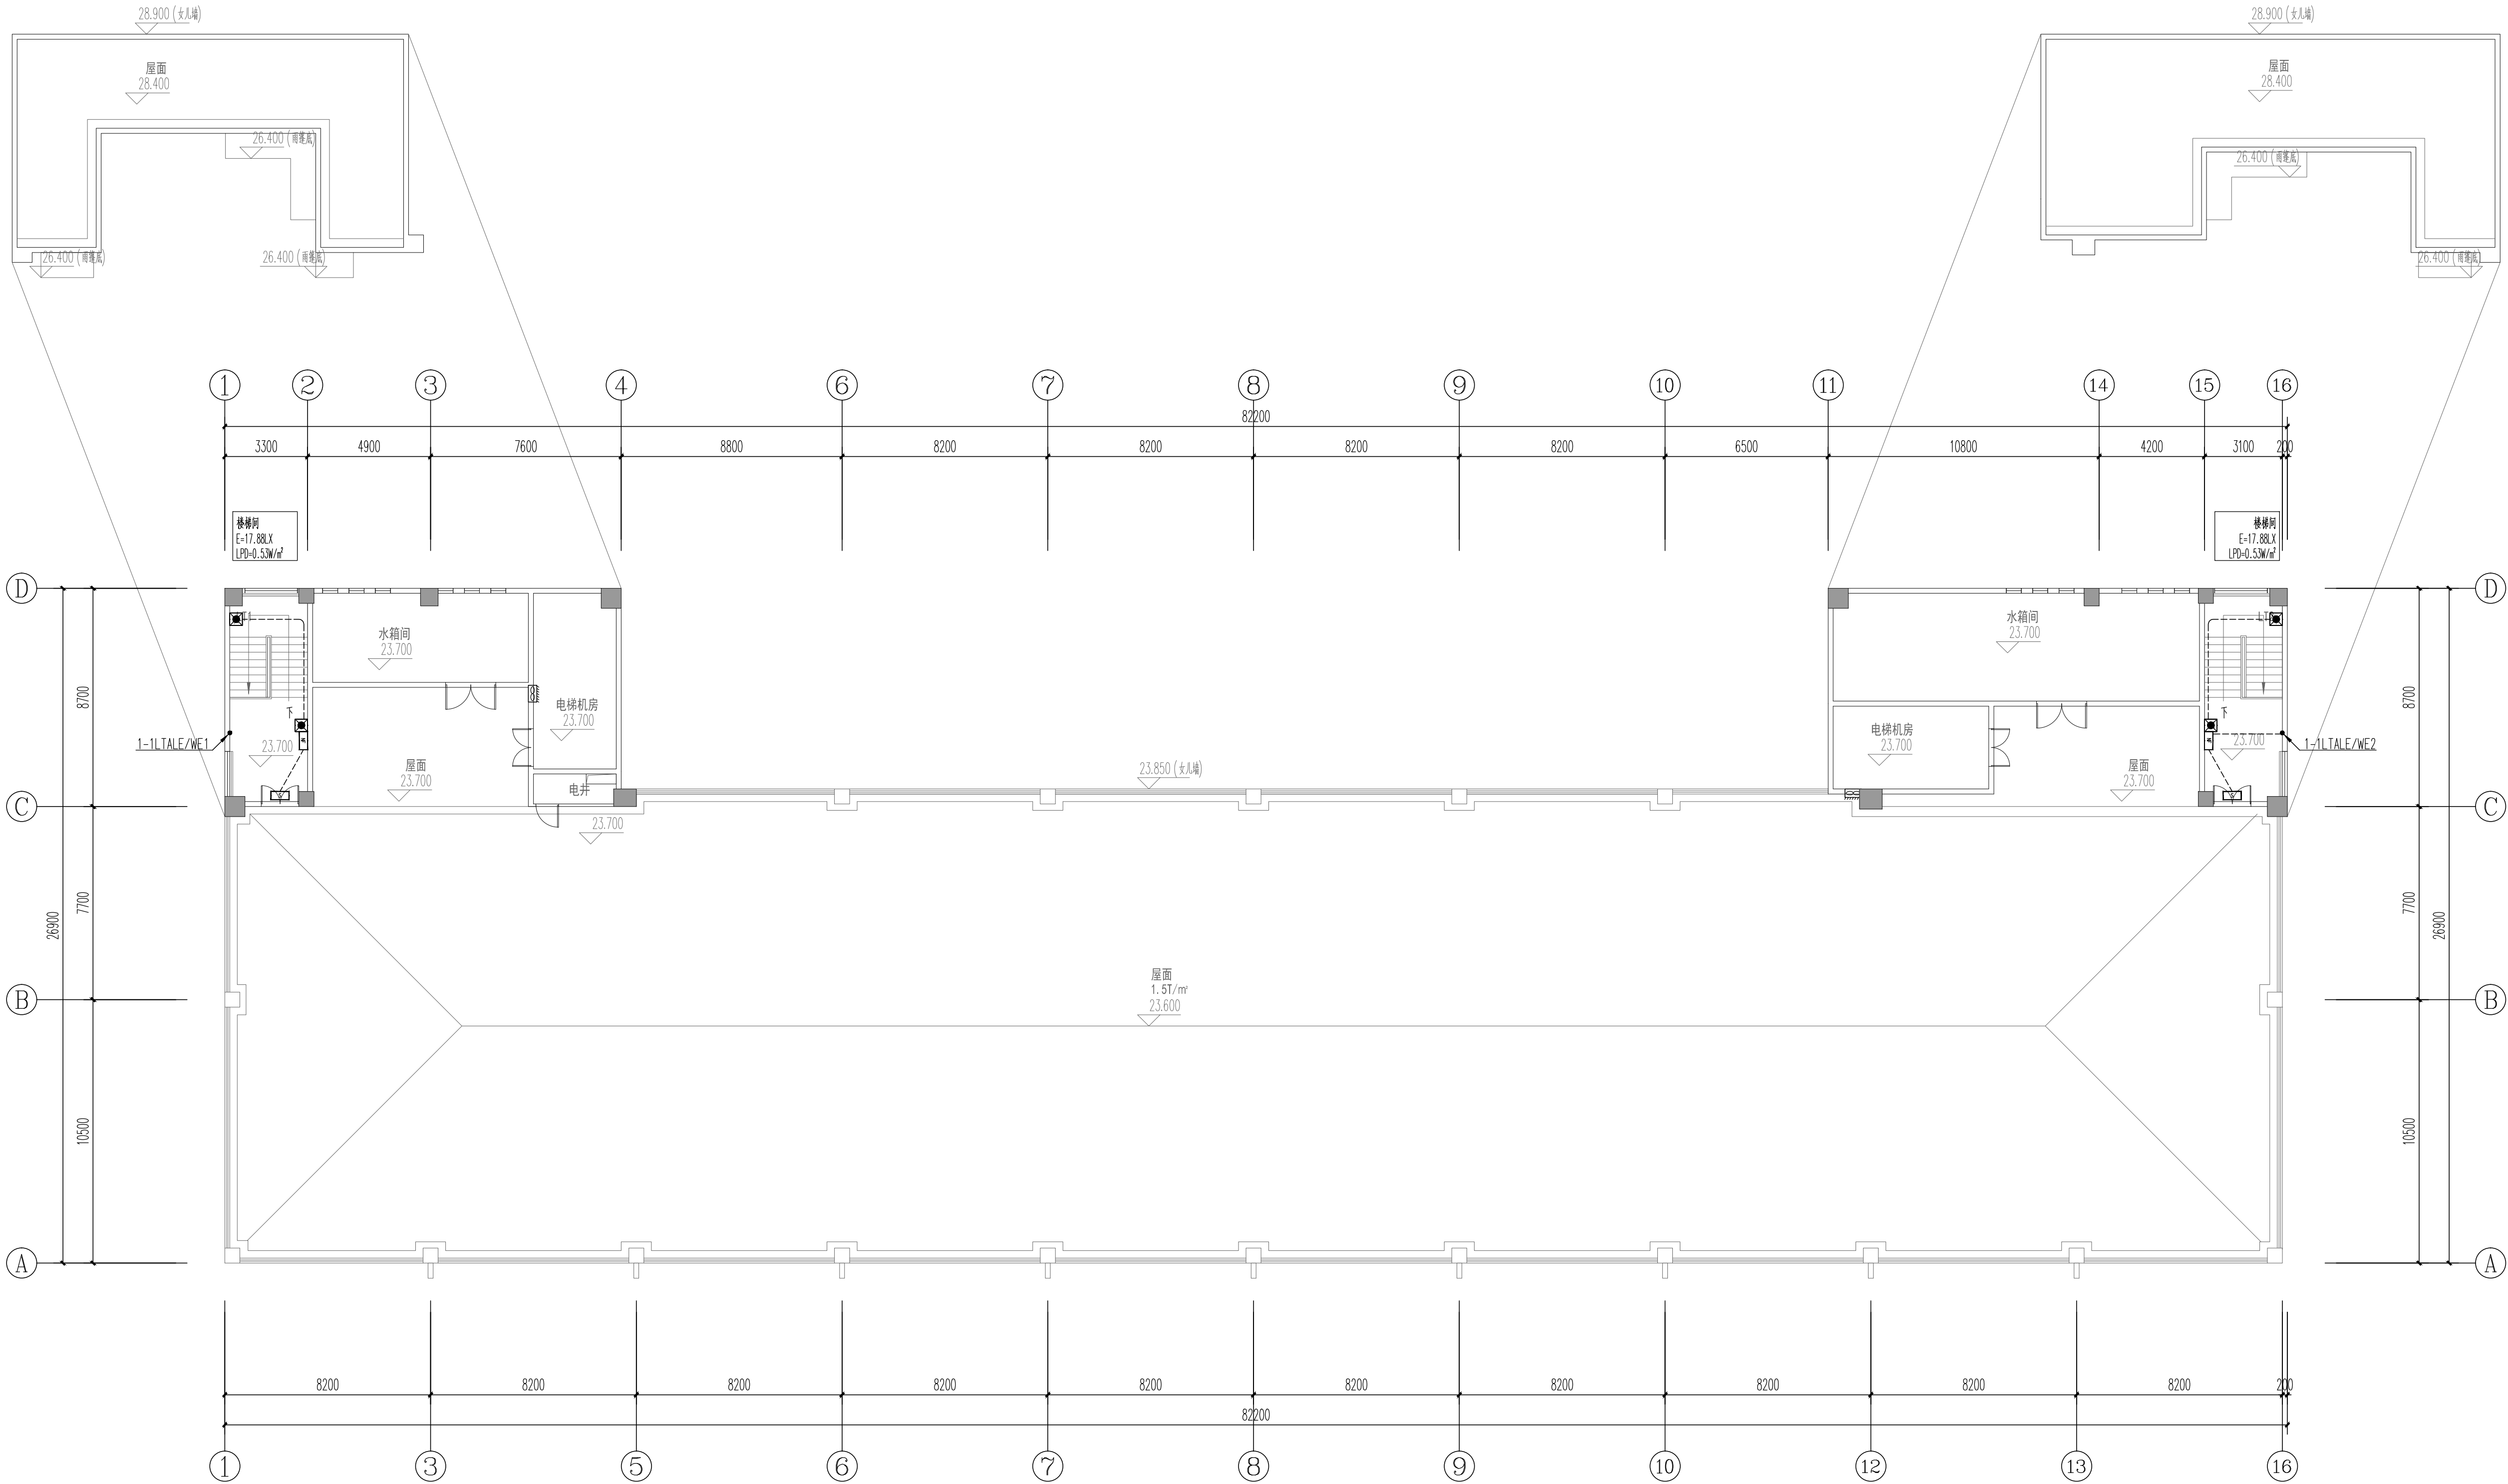

屋面层应急照明平面图

建筑设计单位 ARCHITECTURE DESIGN		
建学建筑与工程设计所有限公司 JIANXUE ARCHITECTURE & ENGINEERING DESIGN INS. CO., LTD. 工程设计证书<甲级>编号A111010257 No.A111010257 Class A of Architecture Design P.R.C		
建设单位 CLIENT 东莞市荣欣实业投资有限公司		
合作设计单位 CO-OPERATED WITH		
工程名称 PROJECT NAME 常平环保专业基地A4-02地块 印花及洗水项目		
工程编号 PROJECT NO.		
项目名称 ITEM NAME 1号厂房		
审定人 AUTHORIZED FOR ISSUE BY	签名 SIGNATURE	姓名 NAME
审核人 FINAL CHECKER	签名 SIGNATURE	姓名 NAME
项目负责人 PROJECT PRINCIPAL	签名 SIGNATURE	姓名 NAME
专业负责人 CHIEF ENGINEER	签名 SIGNATURE	姓名 NAME
校对人 APPROVED BY	签名 SIGNATURE	姓名 NAME
设计人 DESIGNED BY	签名 SIGNATURE	姓名 NAME
制图人 DRAWN BY	签名 SIGNATURE	姓名 NAME
图名: DRAWING TITLE 屋面层应急照明平面图		
设计阶段 STATUS	施工图 CONSTRUCTION WORKING	专业 DISCIPLINE
审图编号 ARCHIVES NO.	DS-01-X10	比例 SCALE
图号 DRAWING NO.	DS-01-X10	比例 SCALE
单位出图专用章 ACADEMIC SPECIAL SEAL		
个人执业专用章 PRIVATE PATENT SEAL		
本图须加盖本公司出图章, 否则一律无效 DRAWING BE INVALID WITHOUT SPECIAL SEAL FROM JX AED CO., LTD.		