


采暖通风空调号	暖通	暖通
电气	电气	电气
给排水	给排水	给排水
结构	结构	结构
建筑	建筑	建筑

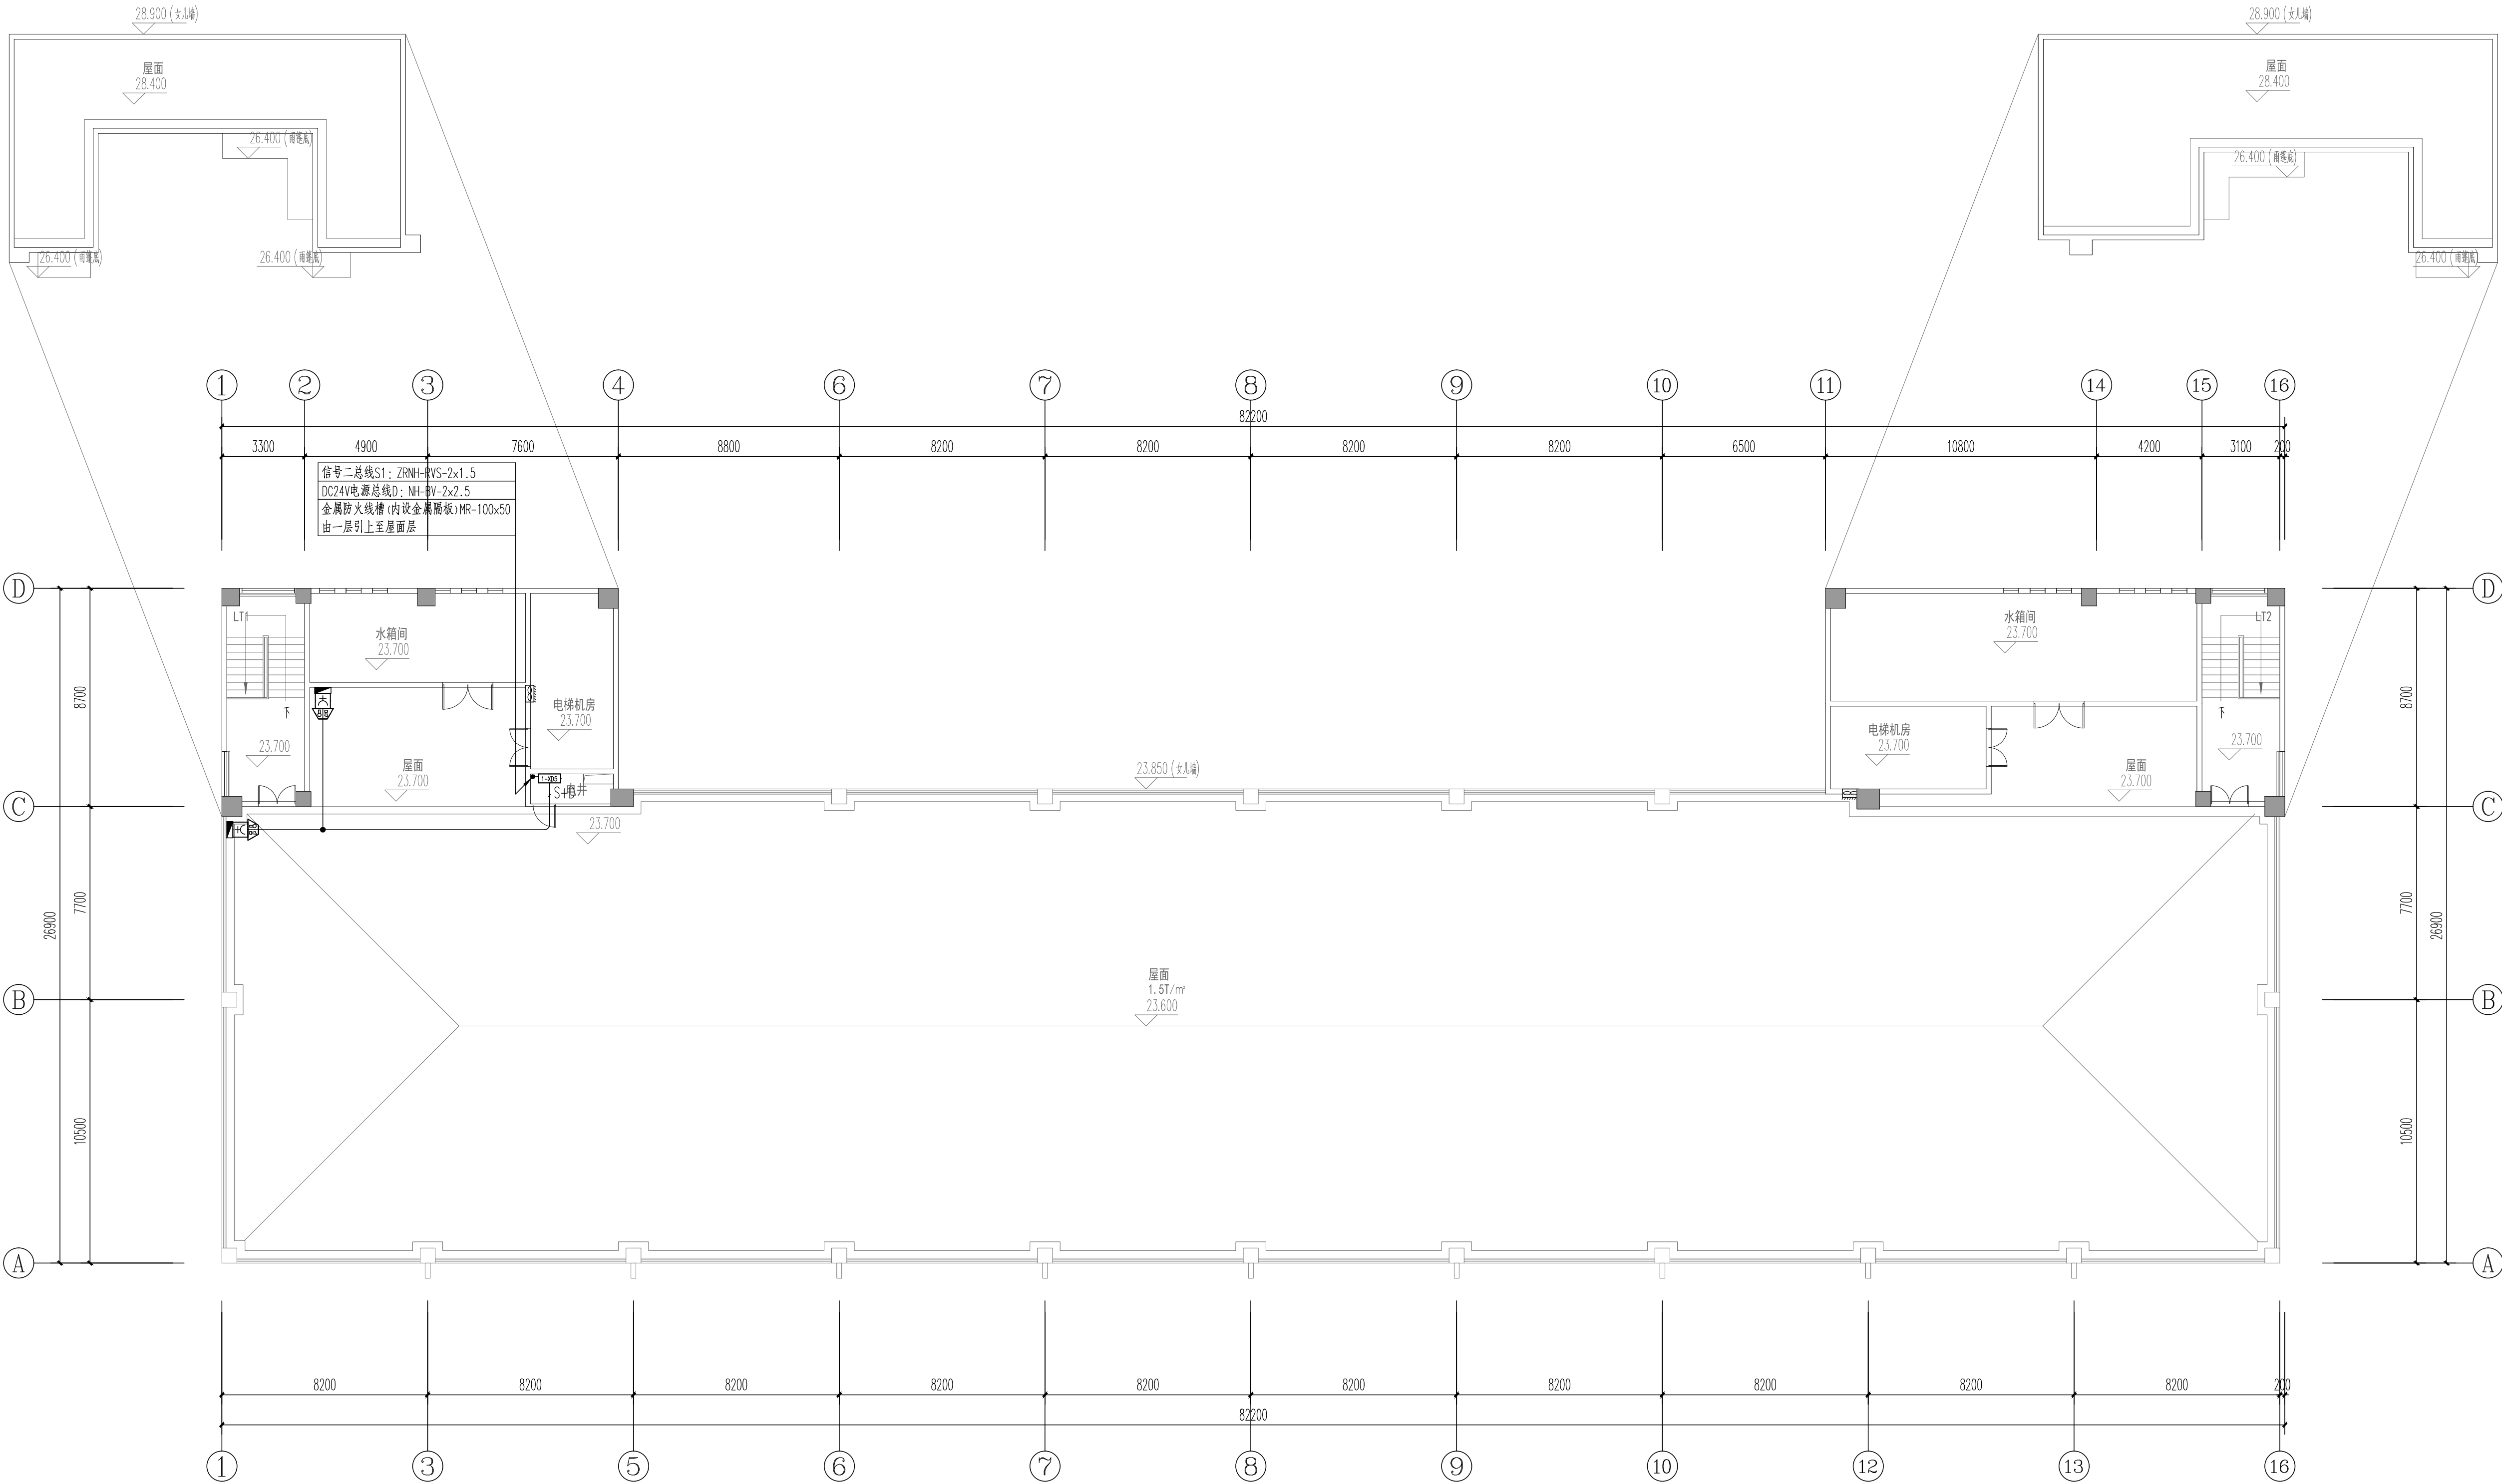

屋面层火警平面图

建筑设计单位 ARCHITECTURE DESIGN		
建学建筑与工程设计有限公司 JIANXUE ARCHITECTURE & ENGINEERING DESIGN INS. CO., LTD. 工程设计证书<甲级>编号A111010257 No.A111010257 Class A of Architecture Design P.R.C		
建设单位 CLIENT 东莞市荣欣实业投资有限公司		
合作设计单位 CO-OPERATED WITH		
工程名称 PROJECT NAME 常平环保专业基地A4-02地块 印花及洗水项目		
工程编号 PROJECT NO.		
项目名称 ITEM NAME 1号厂房		
审定人 AUTHORIZED FOR ISSUE BY	签名 SIGNATURE	姓名 NAME
审核人 FINAL CHECKER	签名	姓名
项目负责人 PROJECT PRINCIPAL	签名	姓名
专业负责人 CHIEF ENGINEER	签名	姓名
校对人 APPROVED BY	签名	姓名
设计人 DESIGNED BY	签名	姓名
制图人 DRAWN BY	签名	姓名
图名: DRAWING TITLE 屋面层火警平面图		
设计阶段 STATUS	施工图 CONSTRUCTION WORKING	专业 DISCIPLINE
审图编号 ARCHIVES NO.	图号 DRAWING NO.	比例 SCALE
审图编号 ARCHIVES NO.	图号 DRAWING NO.	比例 SCALE
单位出图专用章 ACADEMIC SPECIAL SEAL		
个人执业专用章 PRIVATE PATENT SEAL		
本图须加盖本公司出图章, 否则一律无效 DRAWING BE INVALID WITHOUT SPECIAL SEAL FROM JX AED CO., LTD. COPYRIGHT(C)2014,JXAED CO., LTD.		