


采暖通风空调号	暖通	暖通
空调	空调	空调
给排水	给排水	给排水
结构	结构	结构
电气	电气	电气
弱电	弱电	弱电
动力	动力	动力
照明	照明	照明
防雷	防雷	防雷
其他	其他	其他

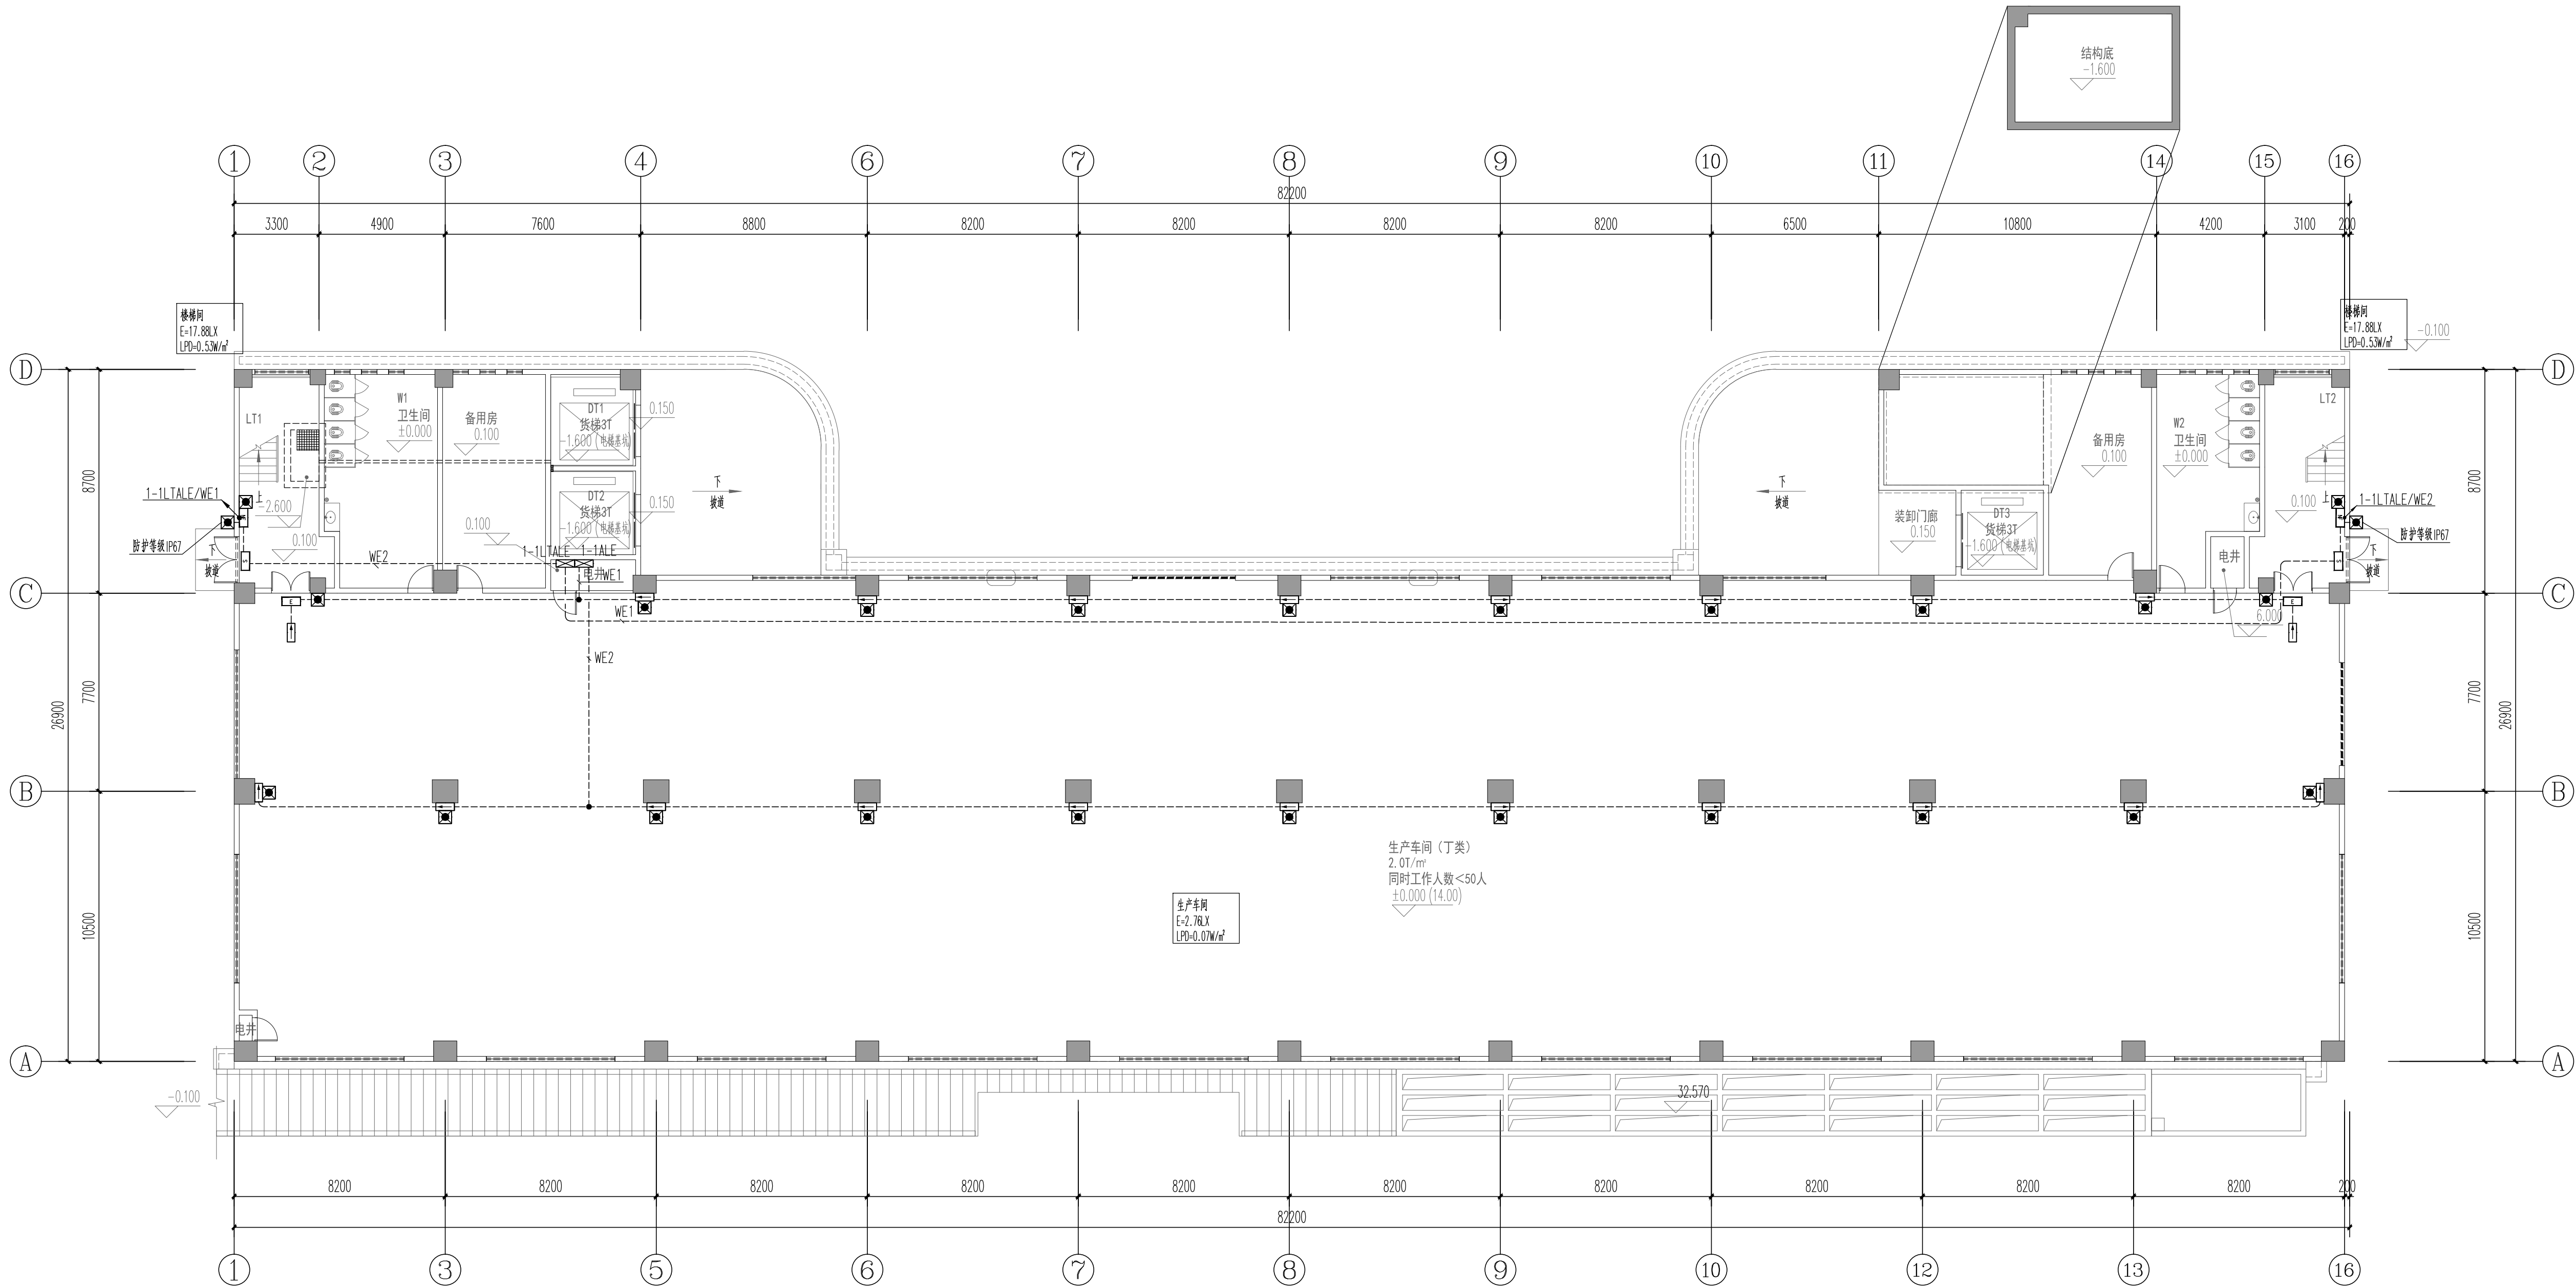

一层应急照明平面图

建筑设计单位 ARCHITECTURE DESIGN 建学建筑与工程设计所有限公司 JIANXUE ARCHITECTURE & ENGINEERING DESIGN INS. CO., LTD. 工程设计证书<甲级>编号A111010257 No.A111010257 Class A of Architecture Design P.R.C		
建设单位 CLIENT 东莞市荣欣实业投资有限公司		
合作设计单位 CO-OPERATED WITH		
版本 REVISION		
出图事由 COMMENTS		
出版日期 ISSUE DATE		
工程名称 PROJECT NAME 常平环保专业基地A4-02地块 印花及洗车项目		
工程编号 PROJECT NO.		
项目名称 ITEM NAME 1号厂房		
审定人 AUTHORIZED FOR ISSUE BY	签名 SIGNATURE	姓名 NAME
审核人 FINAL CHECKER	彭国忠	彭国忠
项目负责人 PROJECT PRINCIPAL	方红志	方红志
专业负责人 CHIEF ENGINEER	彭国忠	彭国忠
校对 APPROVED BY	方红志	方红志
设计 DESIGNED BY	方红志	方红志
制图 DRAWN BY	方红志	方红志
图名 DRAWING TITLE 一层应急照明平面图		
设计阶段 STATUS 施工图 CONSTRUCTION WORKING 专业 DISCIPLINE 电气 ELECTRICITY		
审图编号 ARCHIVES NO.		
图号 DRAWING NO.	DS-01-X07	比例 SCALE 1:150
单位出图专用章 ACADEMIC SPECIAL SEAL		
个人执业专用章 PRIVATE PATENT SEAL		
本图须加盖本公司出图章, 否则一律无效 DRAWING BE INVALID WITHOUT SPECIAL SEAL FROM JX AED CO., LTD. COPYRIGHT(C)2014,JXAED CO., LTD		