


图名	图例	比例	备注
总图	总图	1:1000	总图
建筑	建筑	1:100	建筑
结构	结构	1:100	结构
给排水	给排水	1:100	给排水
电气	电气	1:100	电气
暖通	暖通	1:100	暖通
消防	消防	1:100	消防
人防	人防	1:100	人防
其他	其他	1:100	其他

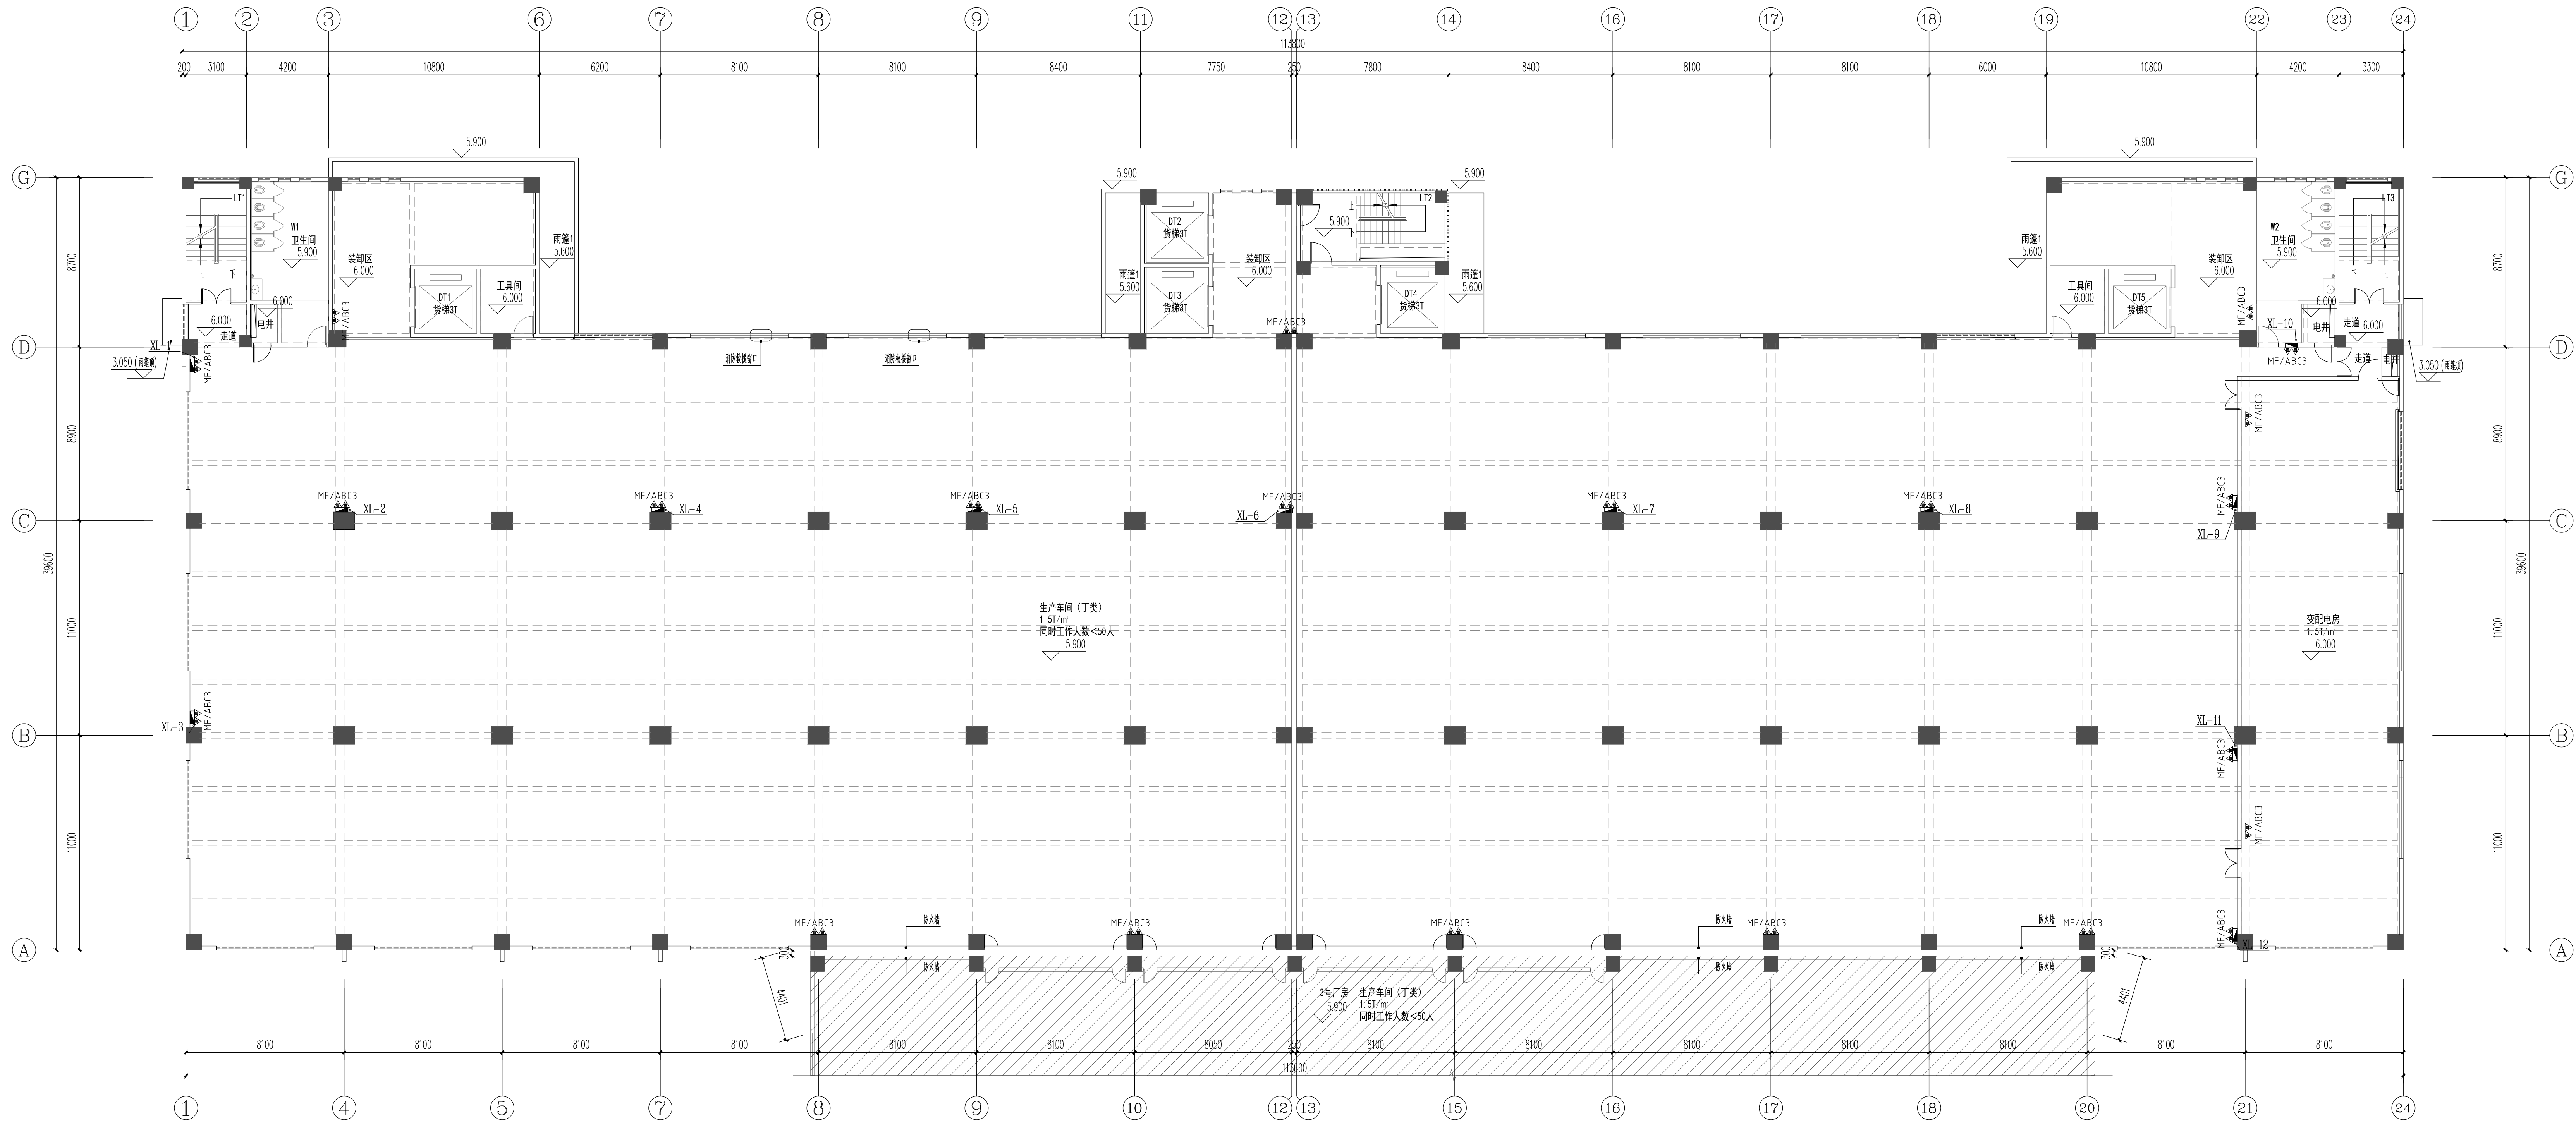

二层消防平面图 1:150

建筑设计单位  
ARCHITECTURE DESIGN  
**建学建筑与工程设计有限公司**  
JIANXUE ARCHITECTURE & ENGINEERING DESIGN MS. CO., LTD.  
工程设计证书号: 粤建字第A111010257  
No.A111010257 Class A of Architecture Design P.R.C.

建设单位  
CLIENT  
**东莞市荣欣实业投资有限公司**

合作设计单位  
CO-OPERATED WITH

版本  
REVISION  
出图事由  
COMMENTS  
出版日期  
ISSUE DATE

工程名称  
PROJECT NAME  
**常平环保专业基地M4-02地块  
印花及洗水项目**

工程编号  
PROJECT NO.  
JXG-2021-

项目名称  
ITEM NAME  
**2号厂房**

审核人 AUTHORIZED FOR ISSUE BY 审核人 FINAL CHECKER 项目负责人 PROJECT PRINCIPAL 专业负责人 CHIEF ENGINEER 设计人 DESIGNED BY 制图人 DRAWN BY	签字 SIGNATURE    	姓名 NAME 彭国奇 彭国奇 冯志雄 卢瑞杰
--	---------------------------------	--

图名  
DRAWING TITLE  
**二层消防平面图**

设计阶段 STATUS 施工图 CONSTRUCTION WORKING	专业 DISCIPLINE 消防 FIRE PROTECTION	绘图人 DRAWING 卢瑞杰
---	---	-----------------------

图号  
DRAWING NO.  
SS-02-X05  
比例  
SCALE  
1:150

单位出图专用章  
ACADEMIC SPECIAL SEAL

个人执业专用章  
PRIVATE PATENT SEAL

本图由建学设计公司出图盖章, 否则一律无效  
DRAWING BY JIANXUE CO., LTD. SEAL FROM JX ARCH. CO., LTD.  
COPYRIGHT(C)2014,JIANXUE CO., LTD.