



总图	结构	强电	暖通
SITE	STRUCTURE	ELECTRICITY	HVAC
建筑	结构	强电	暖通
ARCHITECTURE	STRUCTURE	ELECTRICITY	HVAC

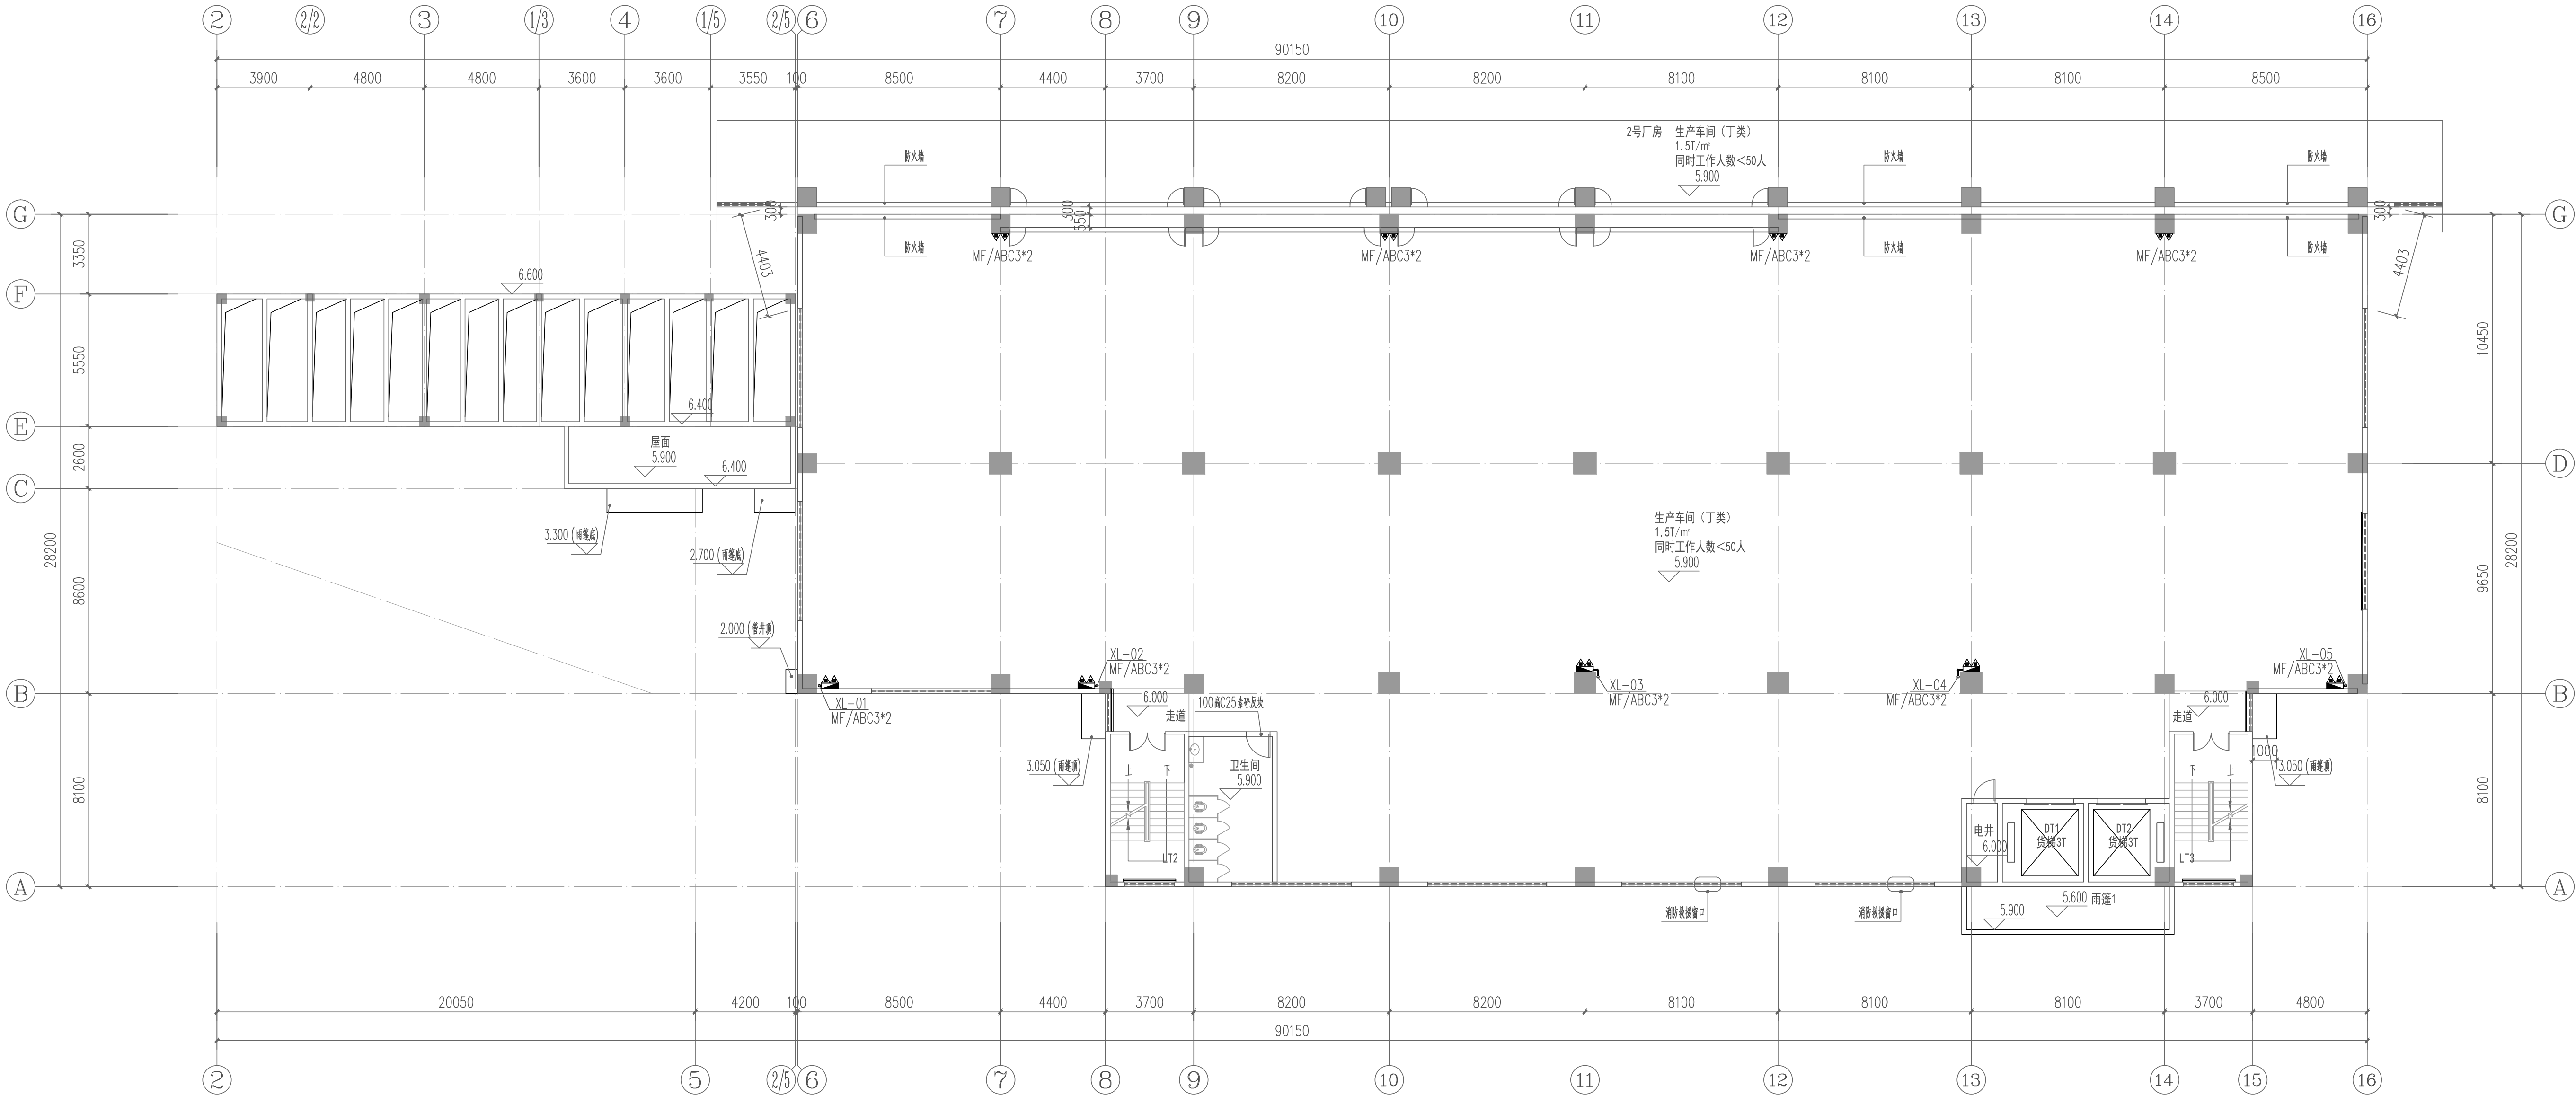

二层消防平面图 1:150
建筑面积: 1721.73m²

建筑设计单位
ARCHITECTURE DESIGN



建学建筑与工程设计所有限公司
JIANXUE ARCHITECTURE & ENGINEERING DESIGN INS. CO., LTD.
工程设计证书<甲级>编号A111010257
No.A111010257 Class A of Architecture Design P.R.C

建设单位
CLIENT

东莞市荣欣实业投资有限公司

合作设计单位
CO-OPERATED WITH

第一版

供施工图审查

2022.12

版本
REVISION

出图事由
COMMENTS

出版日期
ISSUE DATE

工程名称
PROJECT NAME

常平环保专业基地A4-02地块
印花及洗车项目

工程编号
PROJECT NO.


项目名称
ITEM NAME

3号厂房

签名
SIGNATURE


姓名
NAME

审定人
AUTHORIZED FOR ISSUE BY




彭国亮

审核人
FINAL CHECKER



 
柯家琪

工程负责人
PROJECT PRINCIPAL




彭国亮

专业负责人
CHIEF ENGINEER




柯家琪

 校对人
APPROVED BY




冯志强

设计人
DESIGNED BY



唐鸿杰

制图人
DRAWN BY



唐鸿杰

图名:
DRAWING TITLE

二层消防平面图

设计阶段
STATUS

施工图
CONSTRUCTION WORKING

专业
DISCIPLINE

审核编号
ARCHIVES NO.

SS-03-X06

比例
SCALE

1:150

单位出图专用章盖章

ACADEMIC SPECIAL SEAL

个人执业专用章盖章

PRIVATE PATENT SEAL

本图须加盖本公司出图章, 否则一律无效
DRAWING BE INVALID WITHOUT SPECIAL SEAL FROM JX AEDI CO., LTD.

COPYRIGHT (C)2014,JX AEDI CO., LTD.