


总图	结构	强电	采暖及空气调节
SITE	STRUCTURE	ELECTRICITY	HVAC
建筑	给水排水	弱电	动力
ARCHITECTURE	PLUMBING	ELECTRICITY	POWER

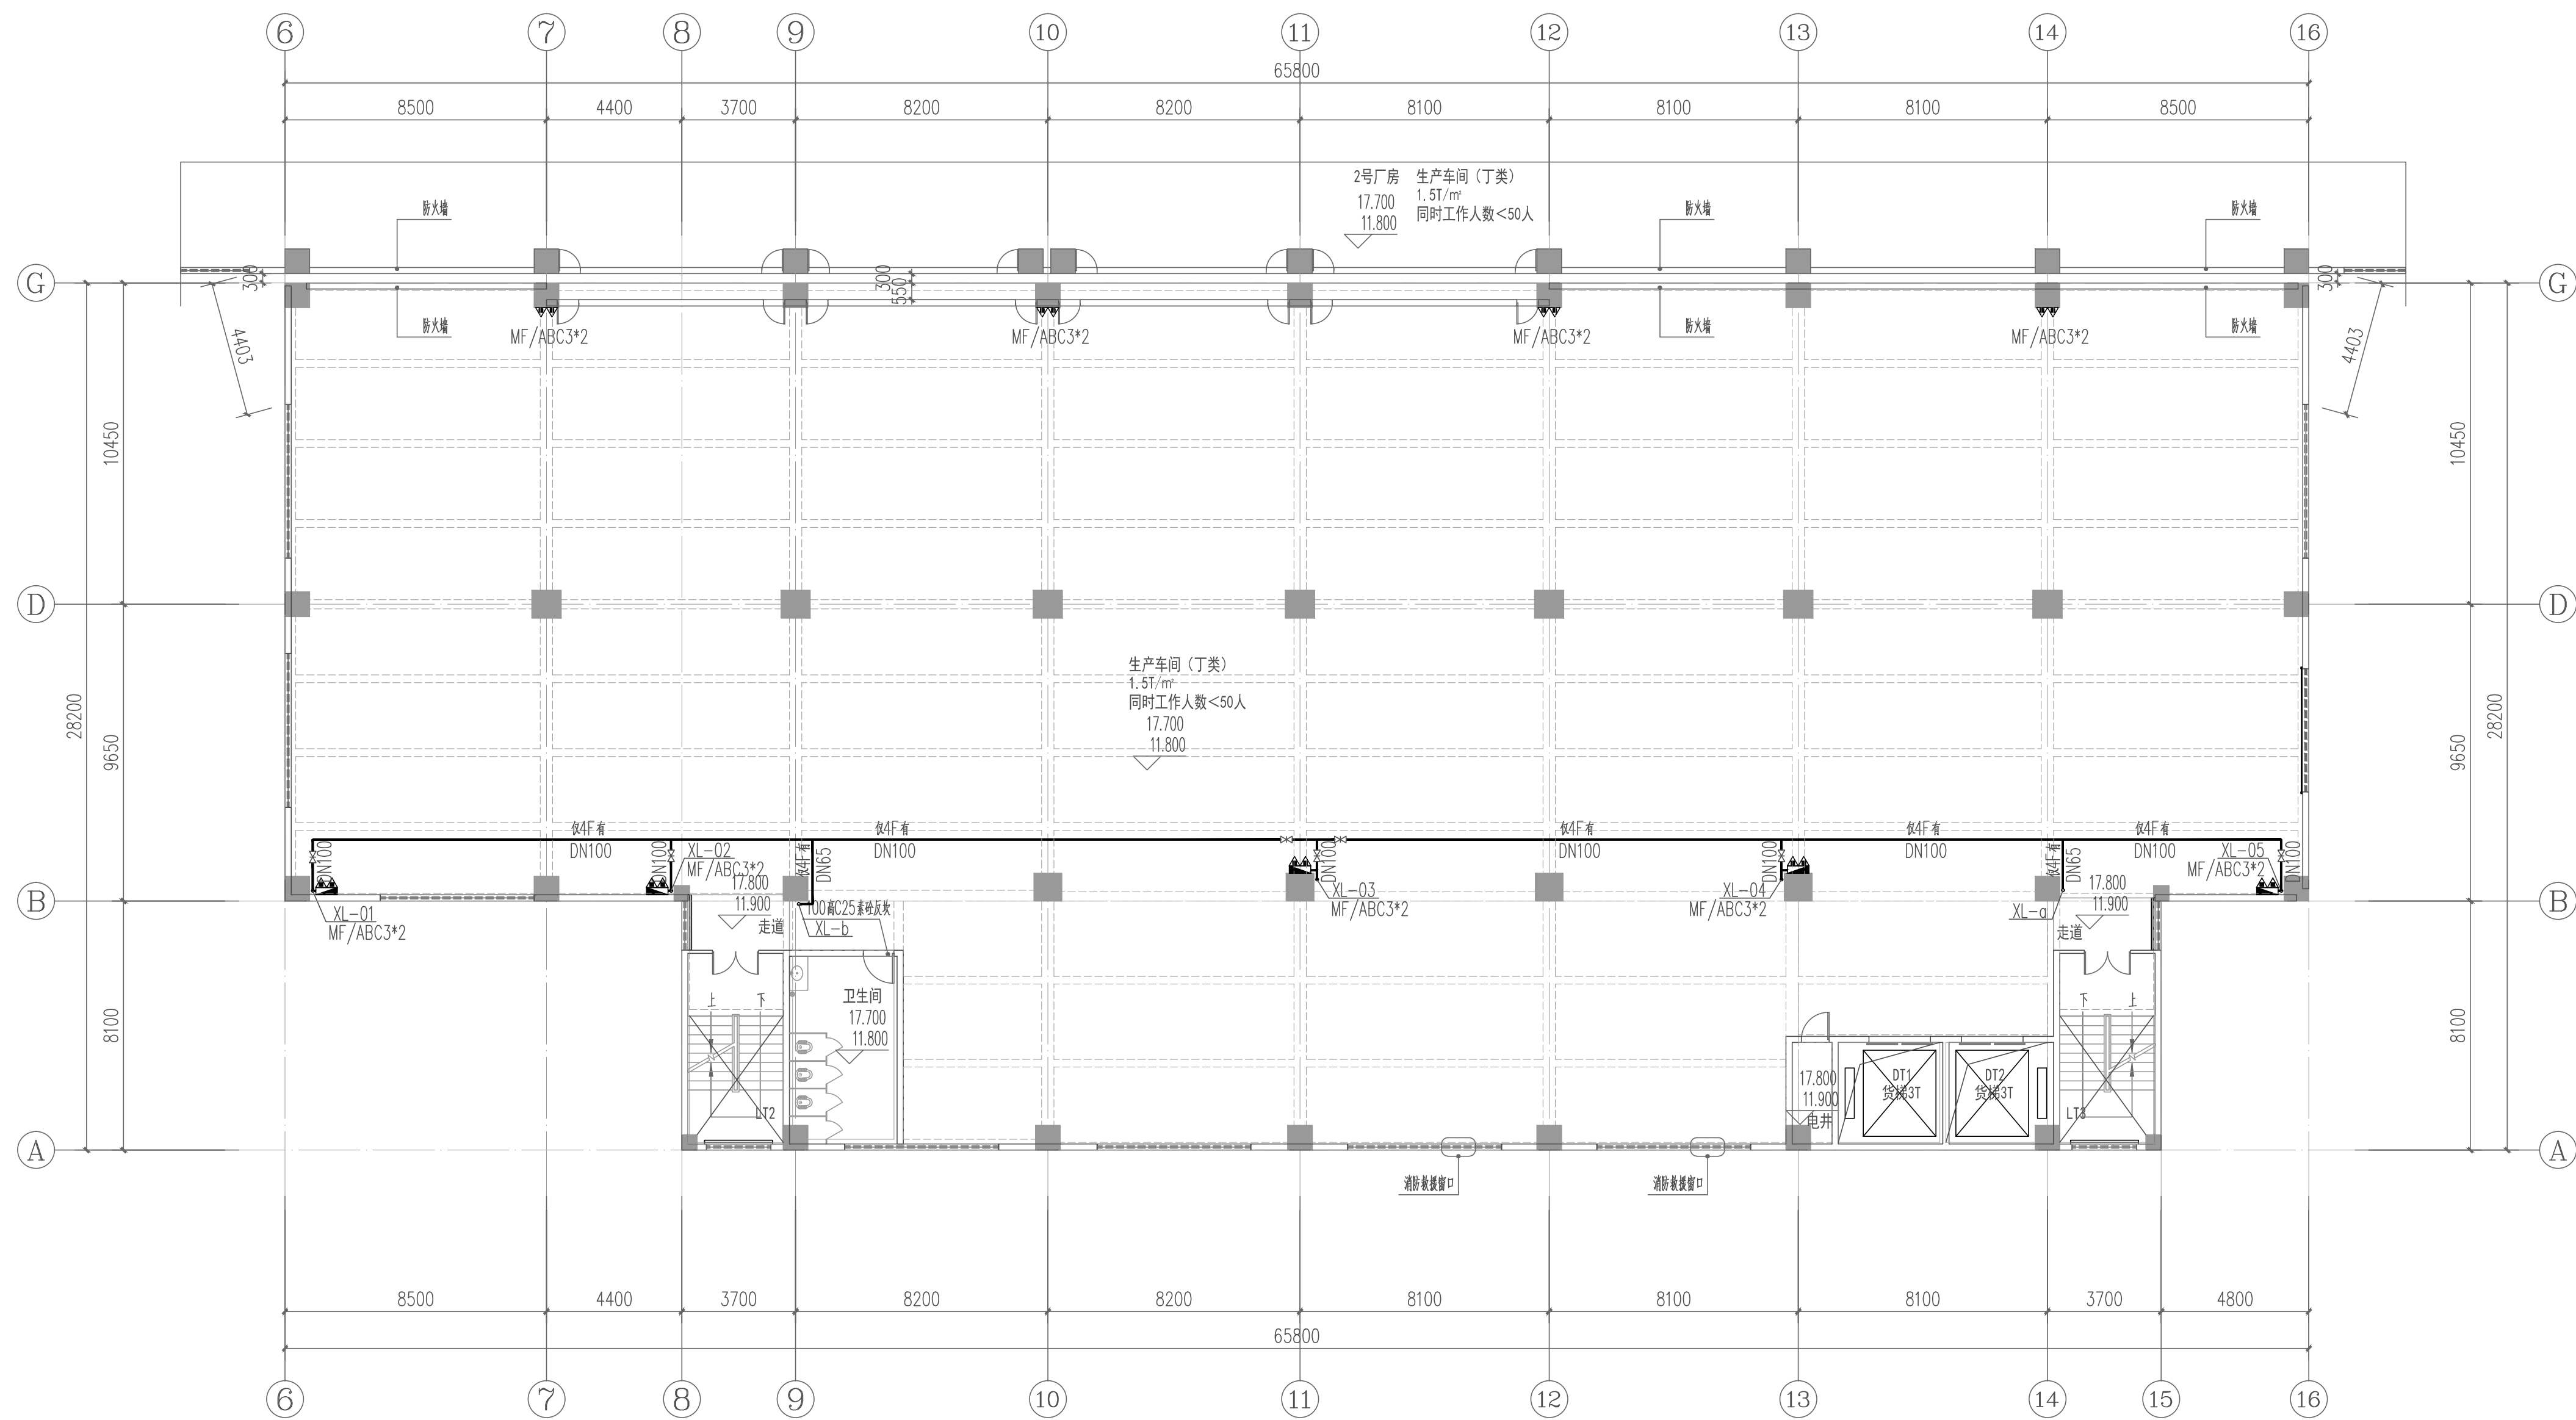

三、四层消防平面图 1:150

建筑面积: 1721.73m²

建筑设计单位
ARCHITECTURE DESIGN

JIANXUE ARCHITECTURE & ENGINEERING DESIGN INS. CO., LTD.

建筑设计与工程咨询有限公司

No.A111010257 Class A of Architecture Design P.R.C

工程设计证书<甲级>编号A111010257

建设单位
CLIENT

东莞市荣欣实业投资有限公司

合作设计单位
CO-OPERATED WITH

第一版

供施工图审查

2022.12

版本
REVISION

出图事由
COMMENTS

出版日期
ISSUE DATE

工程名称
PROJECT NAME

常平环保专业基地A4-O2地块
印花及洗水项目

工程编号
PROJECT NO.

项目名称
ITEM NAME

3号厂房

审定人
AUTHORIZED FOR ISSUE BY

审核人
FINAL CHECKER

工程负责人
PROJECT PRINCIPAL

专业负责人
CHIEF ENGINEER

设计人
DESIGNED BY

制图人
DRAWN BY

签名
SIGNATURE

姓名
NAME

彭国忠

柯秉仪

彭国忠

柯秉仪

冯志强

廖鸿杰

图名:
DRAWING TITLE

三、四层消防平面圖

设计阶段
STATUS

施工圖
CONSTRUCTION WORKING

专业
DISCIPLINE

给排水
PLUMBING

审图編號
ARCHIVES NO.

SS-03-X07

比例
SCALE

1:150

單位出圖專用章蓋章
ACADEMIC SPECIAL SEAL

个人执业专用章蓋章
PRIVATE PATENT SEAL

本圖須加蓋本公司出圖簽章，否則一律无效
DRAWING BE INVALID WITHOUT SPECIAL SEAL FROM JX AEDI CO., LTD.

COPYRIGHT(C)2014,JXAEDI CO.,LTD.