


总图	结构	强电	采暖及空气调节
SITE	STRUCTURE	ELECTRICITY	HVAC
建筑	给水排水	弱电	动力
ARCHITECTURE	PLUMBING	ELECTRICITY	POWER

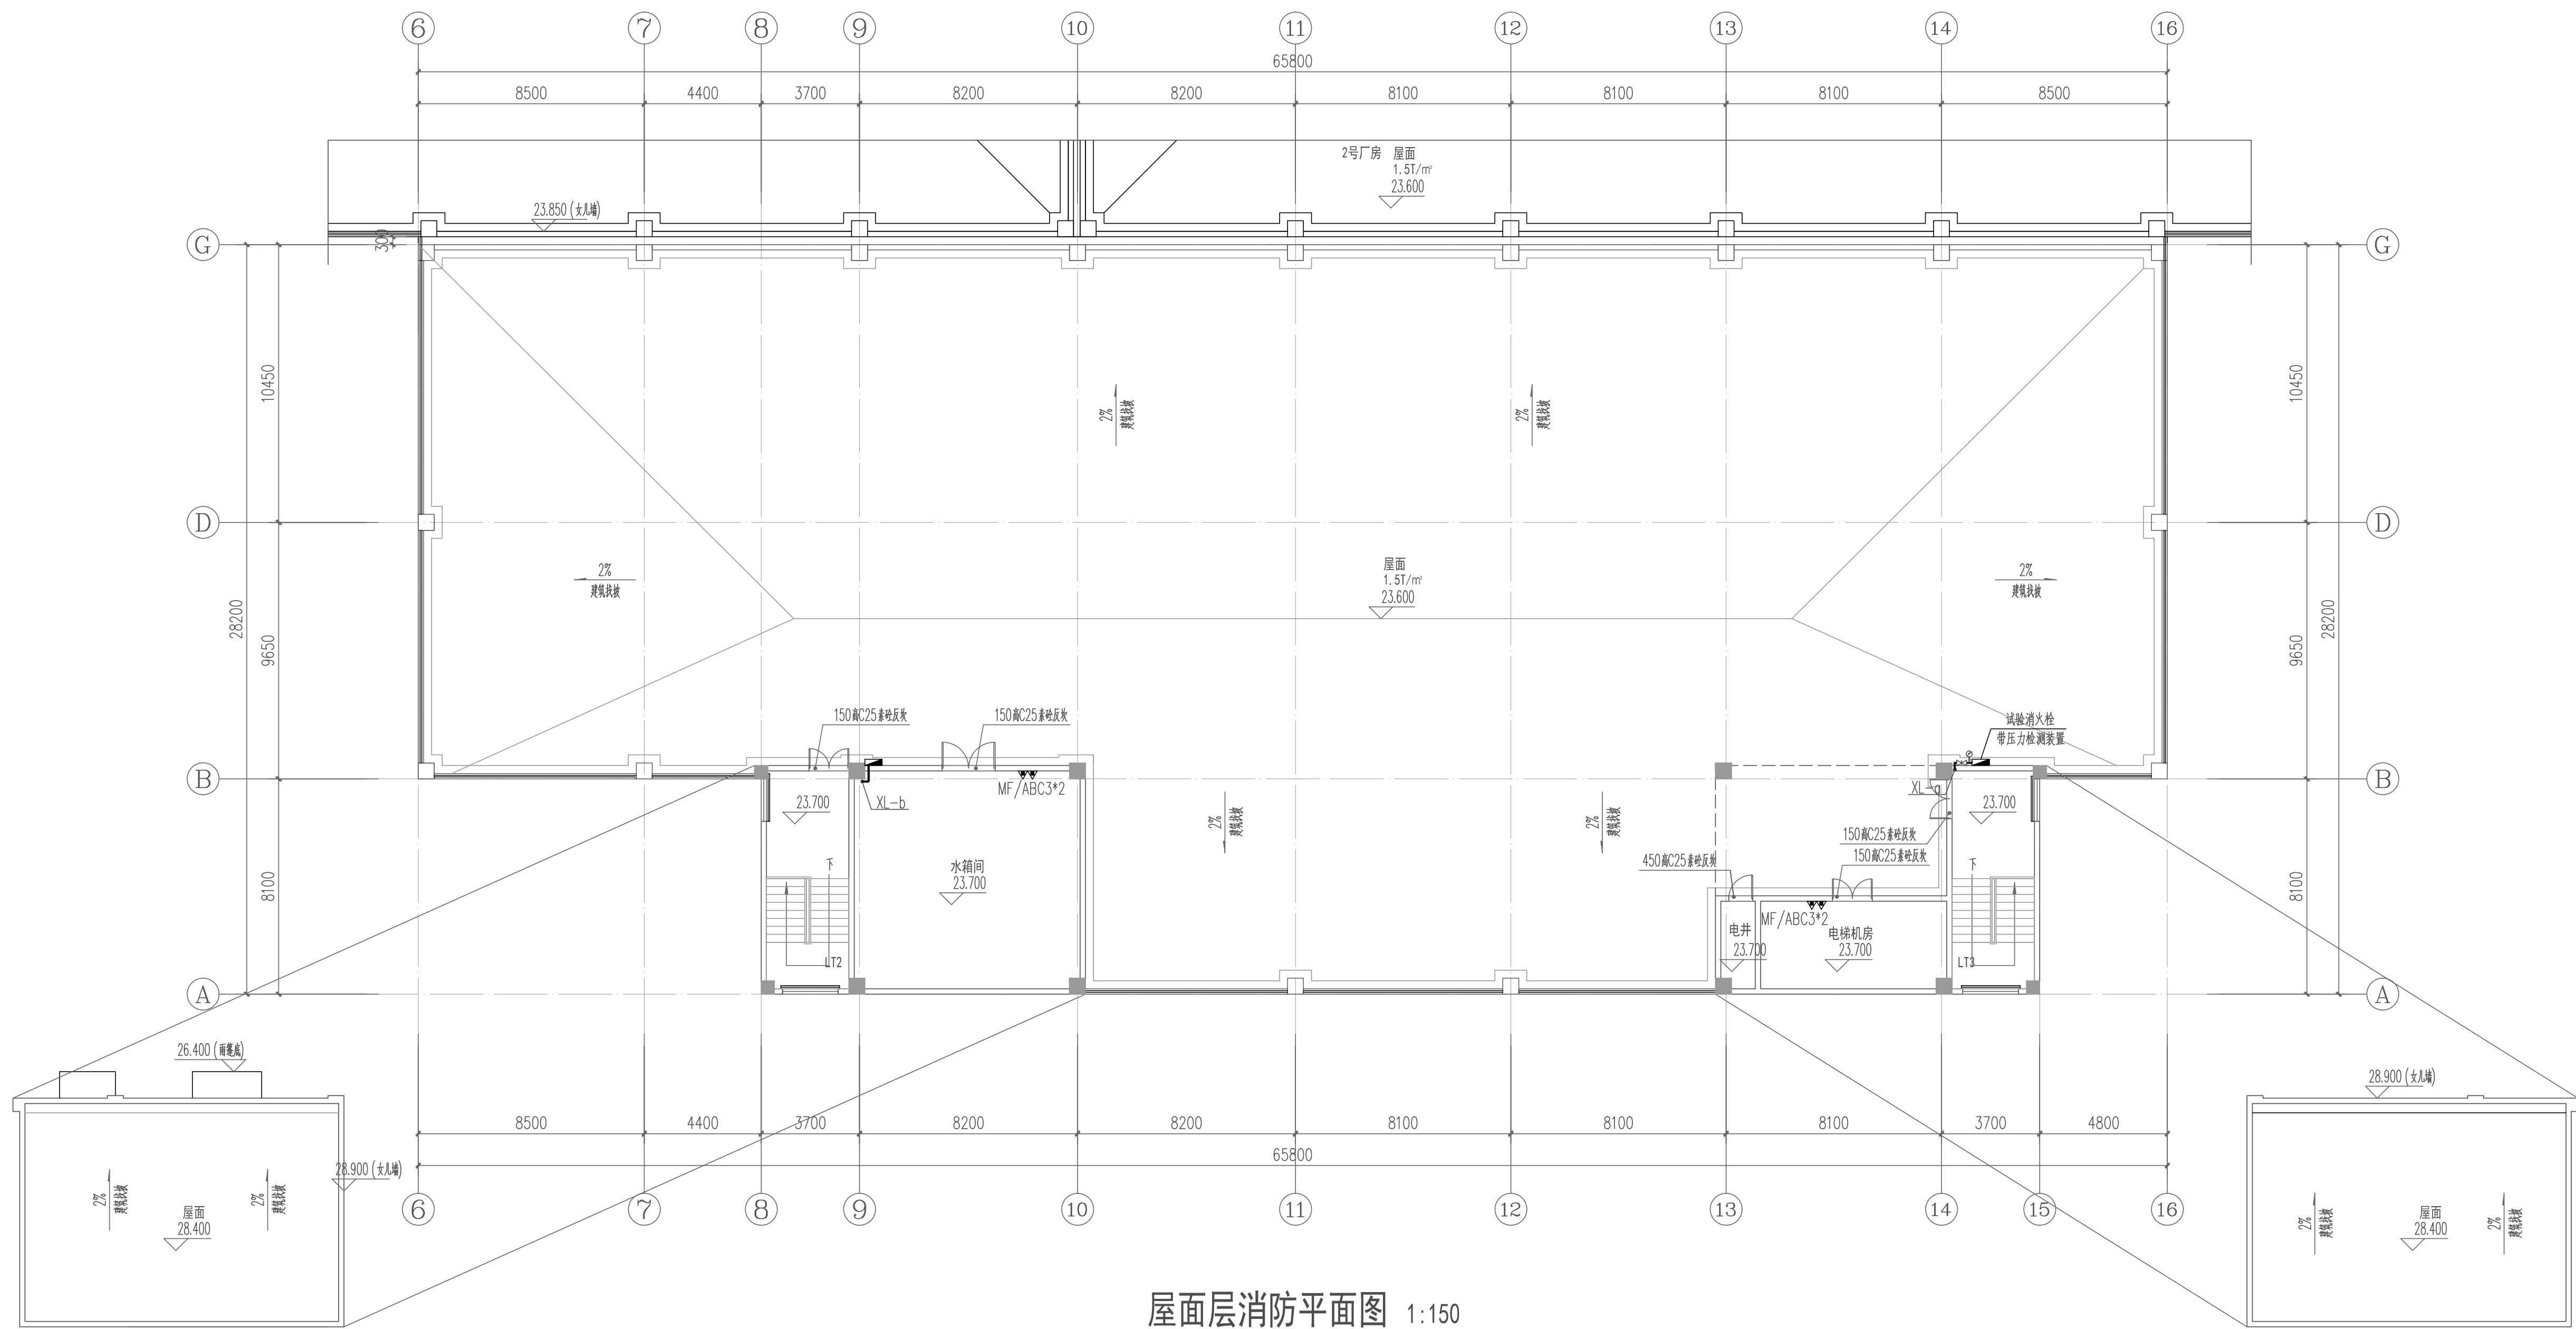

屋面层消防平面图 1:150

建筑面积: 189.09m²

建筑设计单位
ARCHITECTURE DESIGN



建学建筑与工程设计所有限公司

JIANXUE ARCHITECTURE & ENGINEERING DESIGN INS. CO., LTD.
 工程设计证书<甲级>编号A111010257
 No.A111010257 Class A of Architecture Design P.R.C

建设单位

JENT

东莞市荣欣实业投资有限公司

合作设计单位
CO-OPERATED WITH

第一版	供施工图审查	2022.12
版本 REVISION	出图事由 COMMENTS	出版日期 ISSUE DATE

工程名称

PROJECT NAME


 





常平环保专业基地A4-0
印花及洗水项目

工程编号

PROJECT NO.

项目名称
ITEM NAME

3号厂房

	签 名 SIGNATURE	姓 名 NAME
审定人 AUTHORIZED FOR ISSUE BY		彭国防
审核人 FINAL CHECKER		柯景仪
工程负责人 PROJECT PRINCIPAL		彭国防
专业负责人 CHIEF ENGINEER		柯景仪
校对人 APPROVED BY		冯志强
设计人 DESIGNED BY		张洪杰
制图人 DRAWN BY		张洪杰

图名:

DRAWING TITLE

屋面层消防平面图

设计阶段	施工图	专业	给排水
STATUS	CONSTRUCTION WORKING	DISCIPLINE	PLUMBING

审图编号
ARCHIVES NO.

图号 DRAWING NO.	SS-03-X08	比例 SCALE	1:150
-------------------	-----------	-------------	-------

单位出图专用章

ACADEMIC SPECIAL SEA

个人执业专用章盖章

PRIVATE PATENT SEARCH

本图须加盖本公司出图签章, 否则一律无效

DRAWING BE INVALID WITHOUT SPECIAL SEAL FROM JK AEDI CO., LTD.

COPYRIGHT(C)2014.JXAEDI CO., LTD