




不字	不字	不字發白	不字重濁	不字嬌聲
不字	不字	不字入甲	不字結彩	不字之工

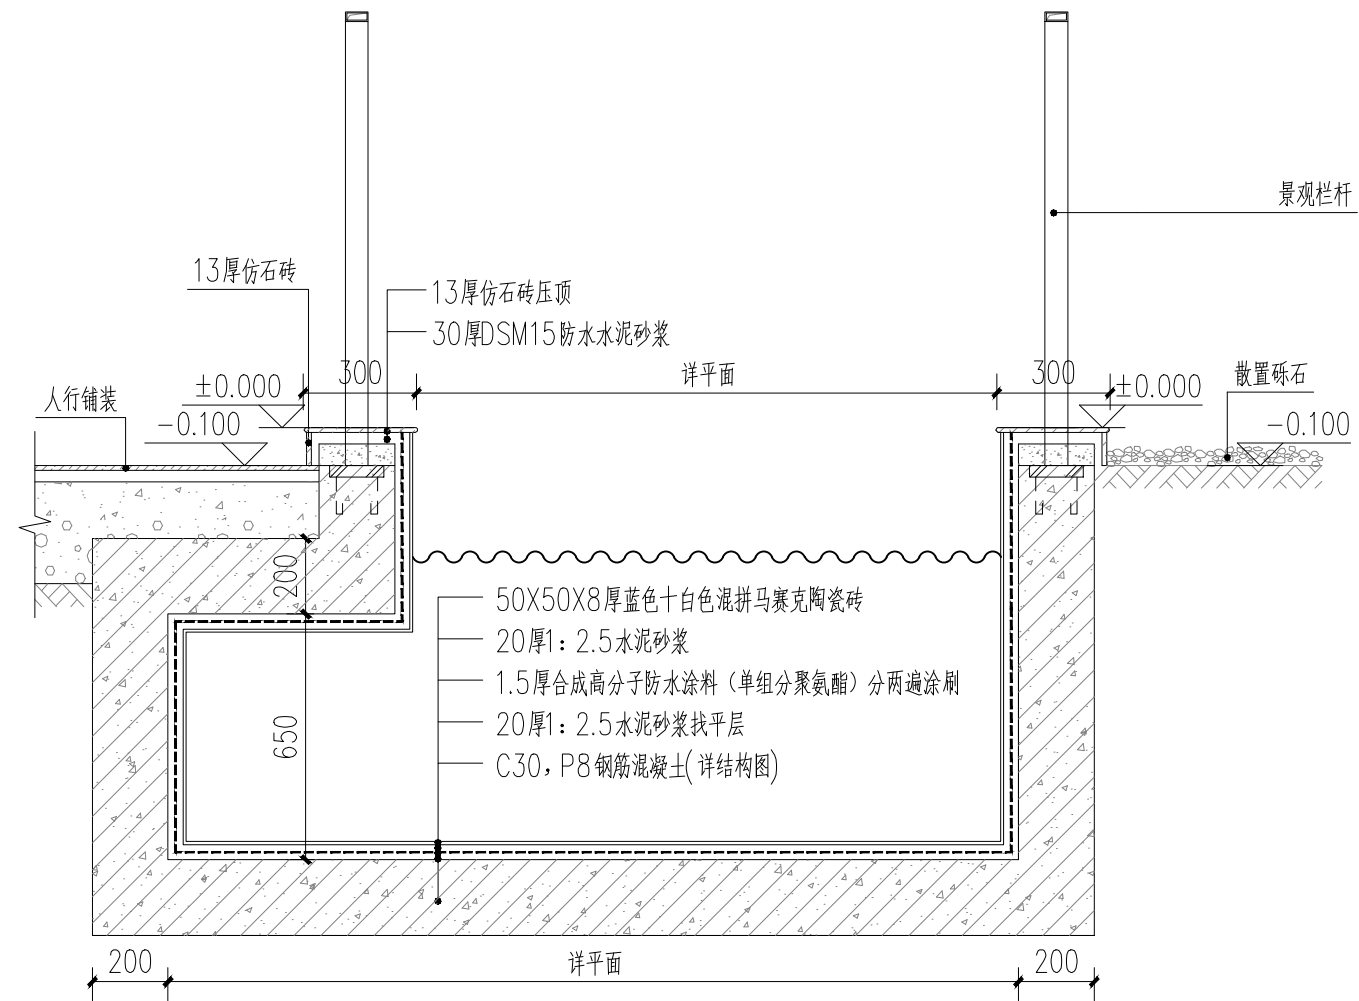


Ⓐ 景观水池1-1剖面图 1:20

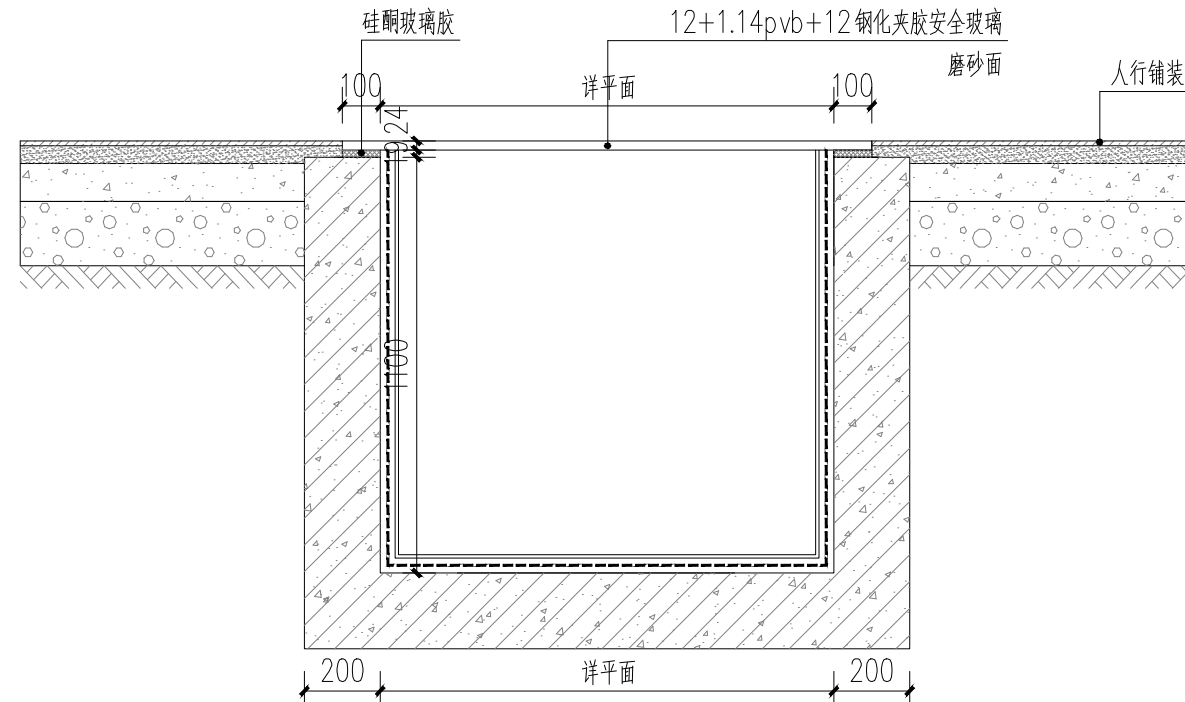


③ 景观水池3-3剖面图 1:20

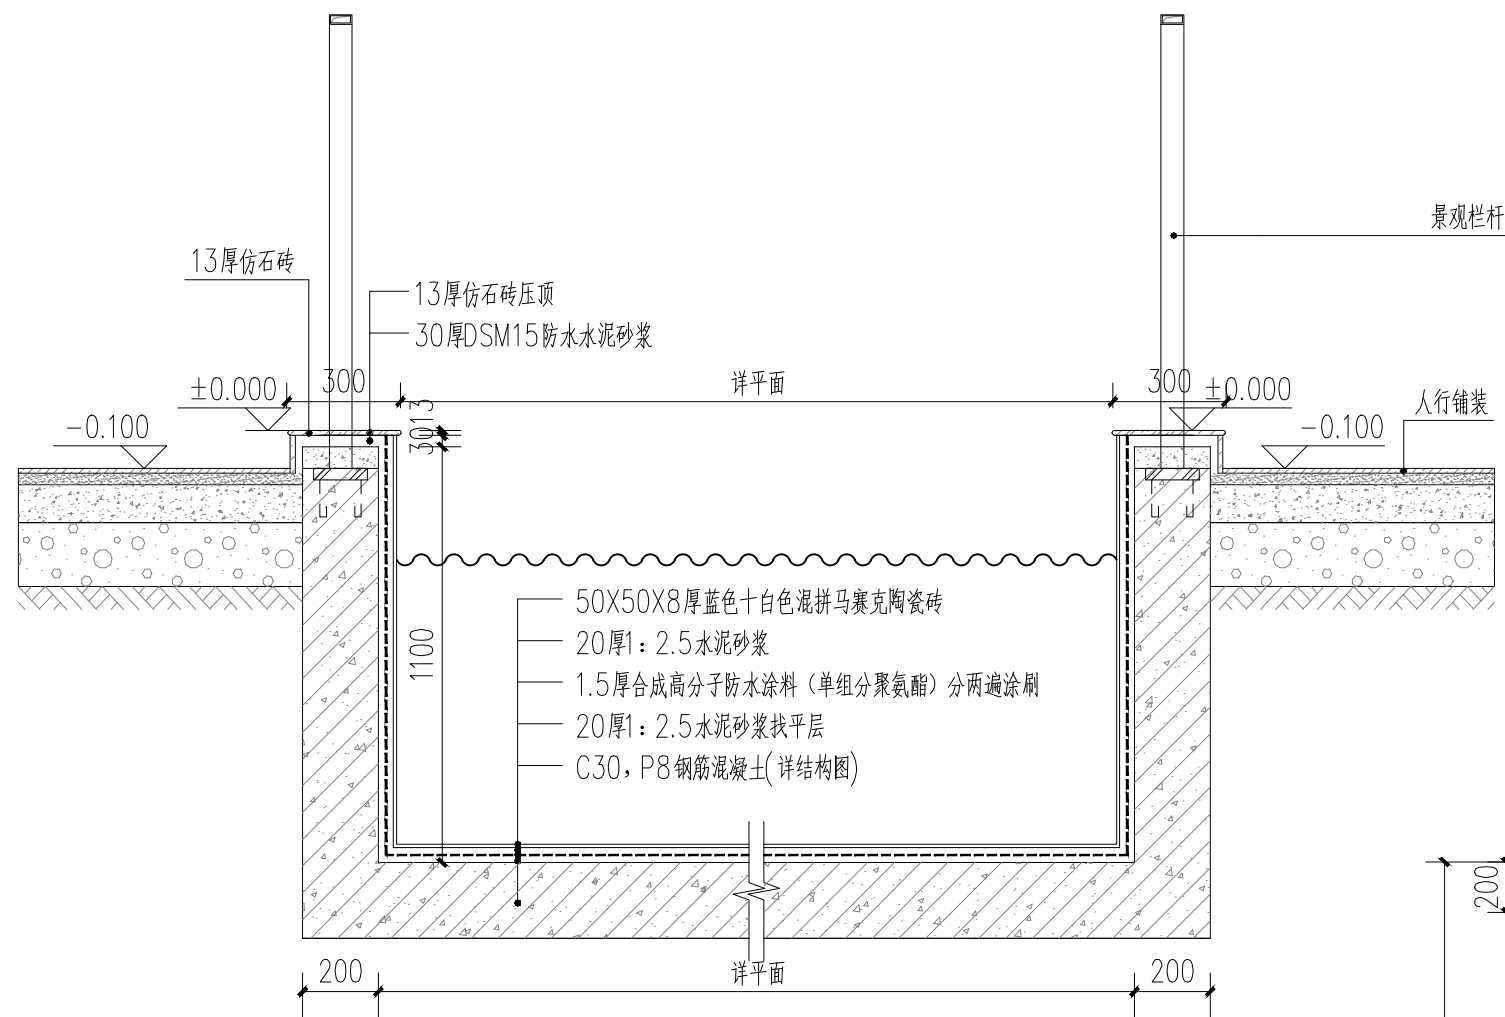


⑧景观水池2-2剖面图 1:20

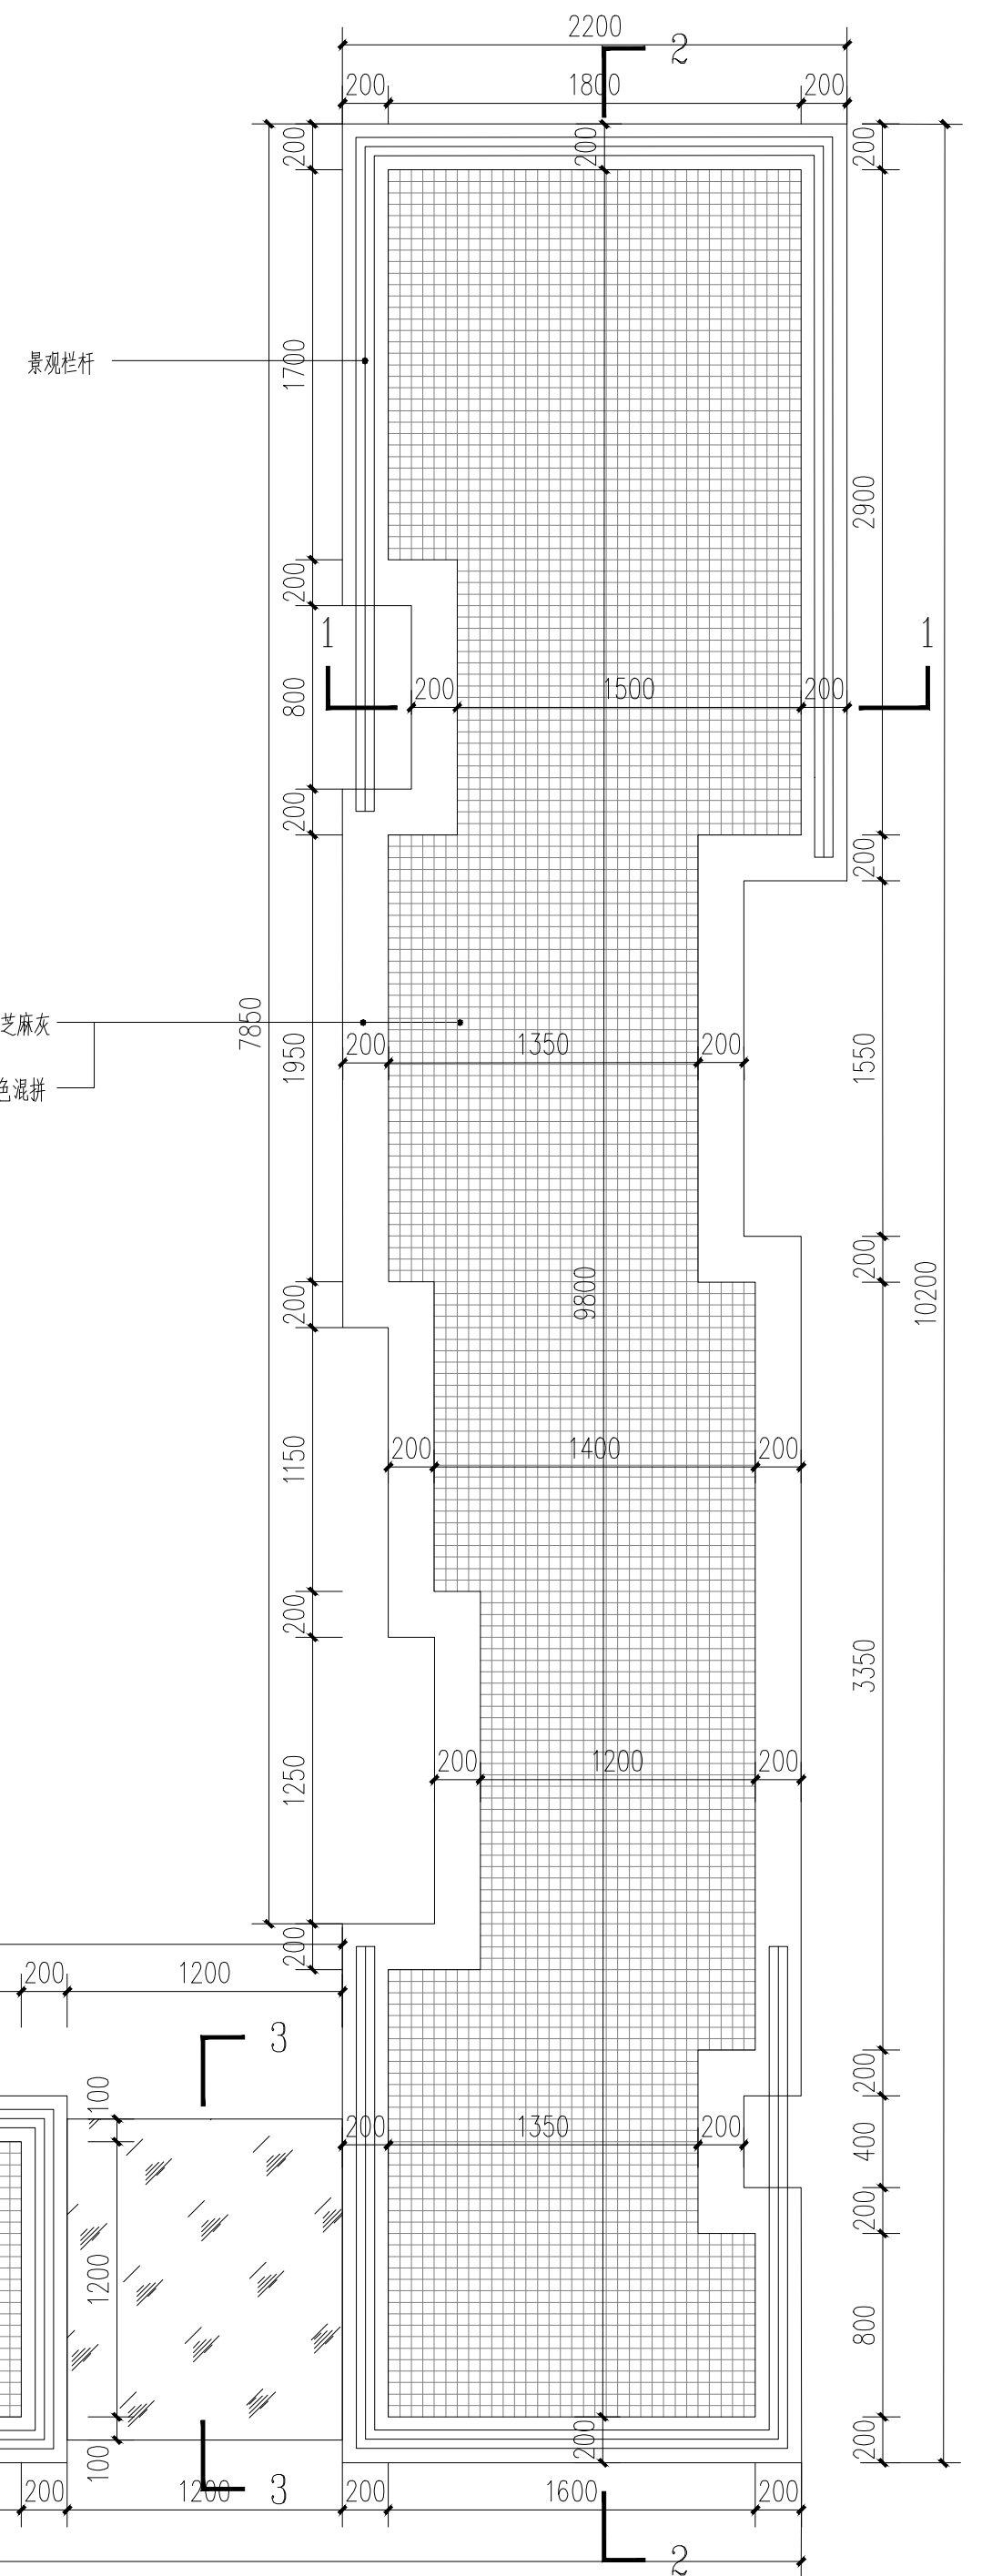

① 景观水池平面图 1:30

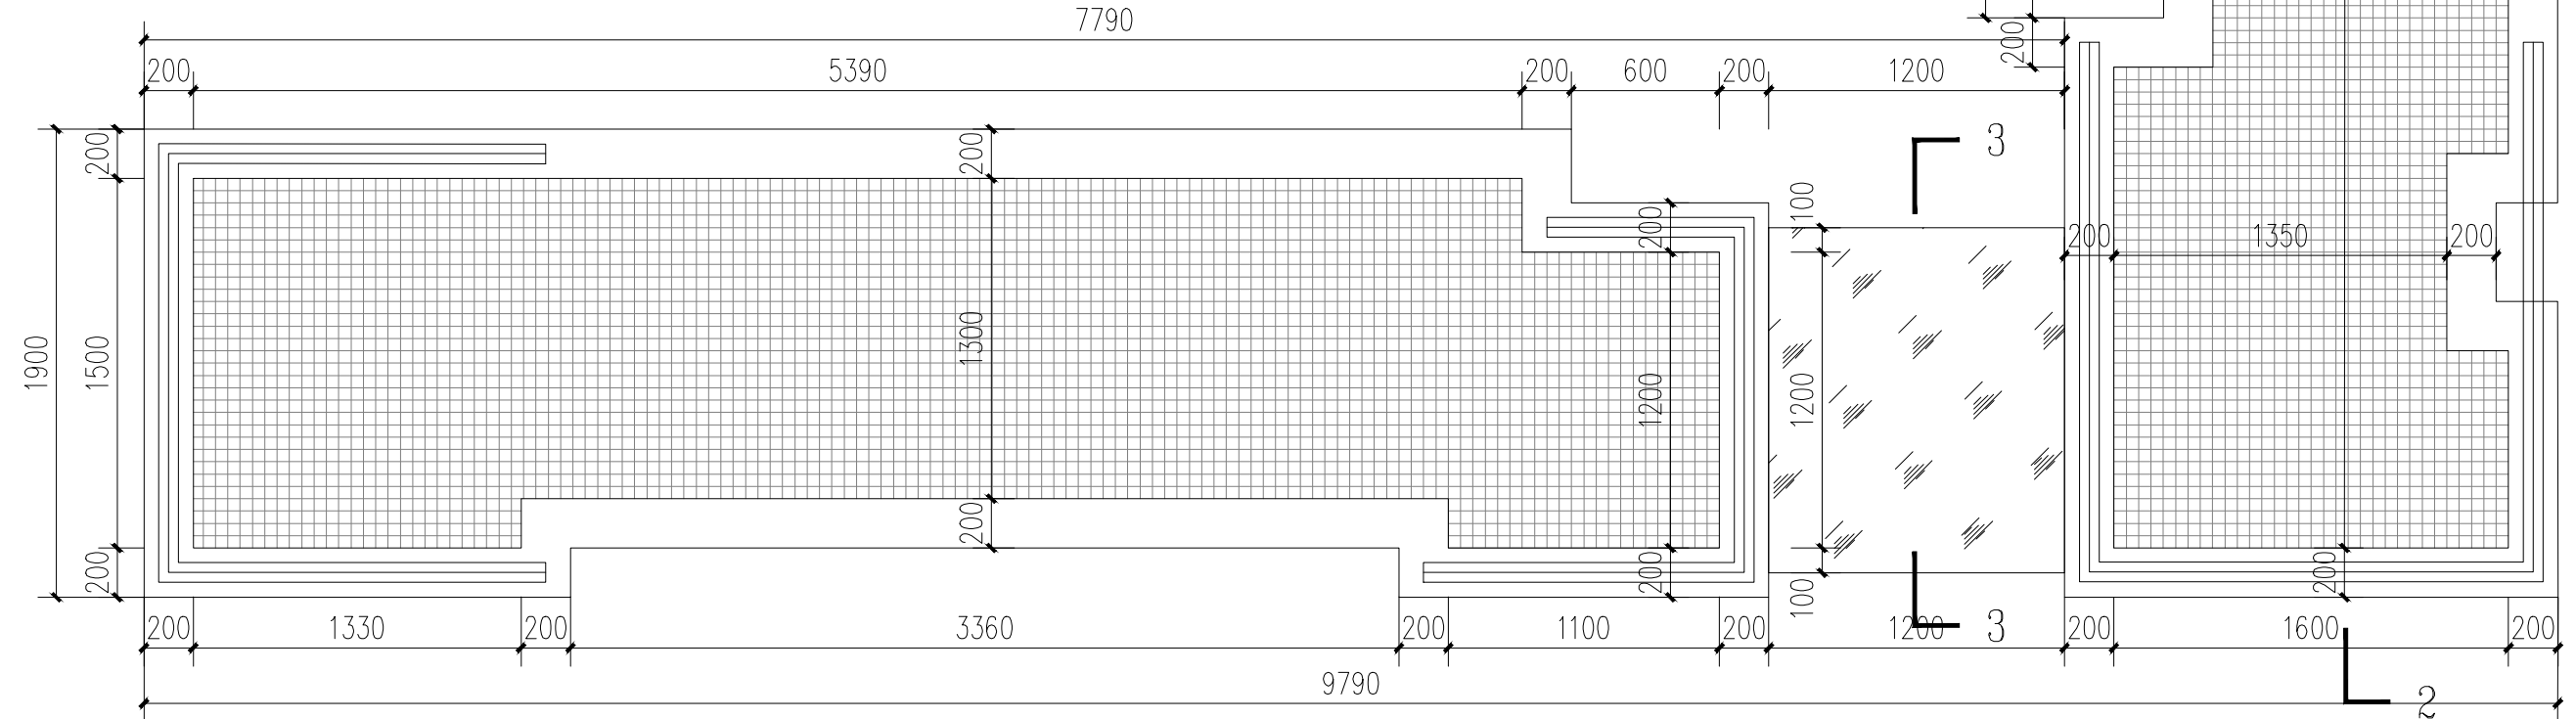

 广州市创景市政工程设计有限公司 GUANGZHOU CHUANGJING MUNICIPAL ENGINEERING DESIGN CO., LTD.	东莞市常平镇环保专业基地洗车、印花污水处理厂3号水池	项目负责人	严建	黄俊绮	黄俊绮	工程编号	CJ-2024A-026	设计阶段	施工图
	绿化专业	专业负责人	吴德灿	吴德灿	严建	图号	LH-SS1-12		
	景观水池详图	设计人	吴德灿	吴德灿	严建	日期	2025.03	比例	