



|      |      |      |    |    |
|------|------|------|----|----|
| 工艺专业 | 结构专业 | 电气专业 | 专业 | 专业 |
| 建筑专业 | 暖通专业 | 自控专业 | 专业 | 专业 |

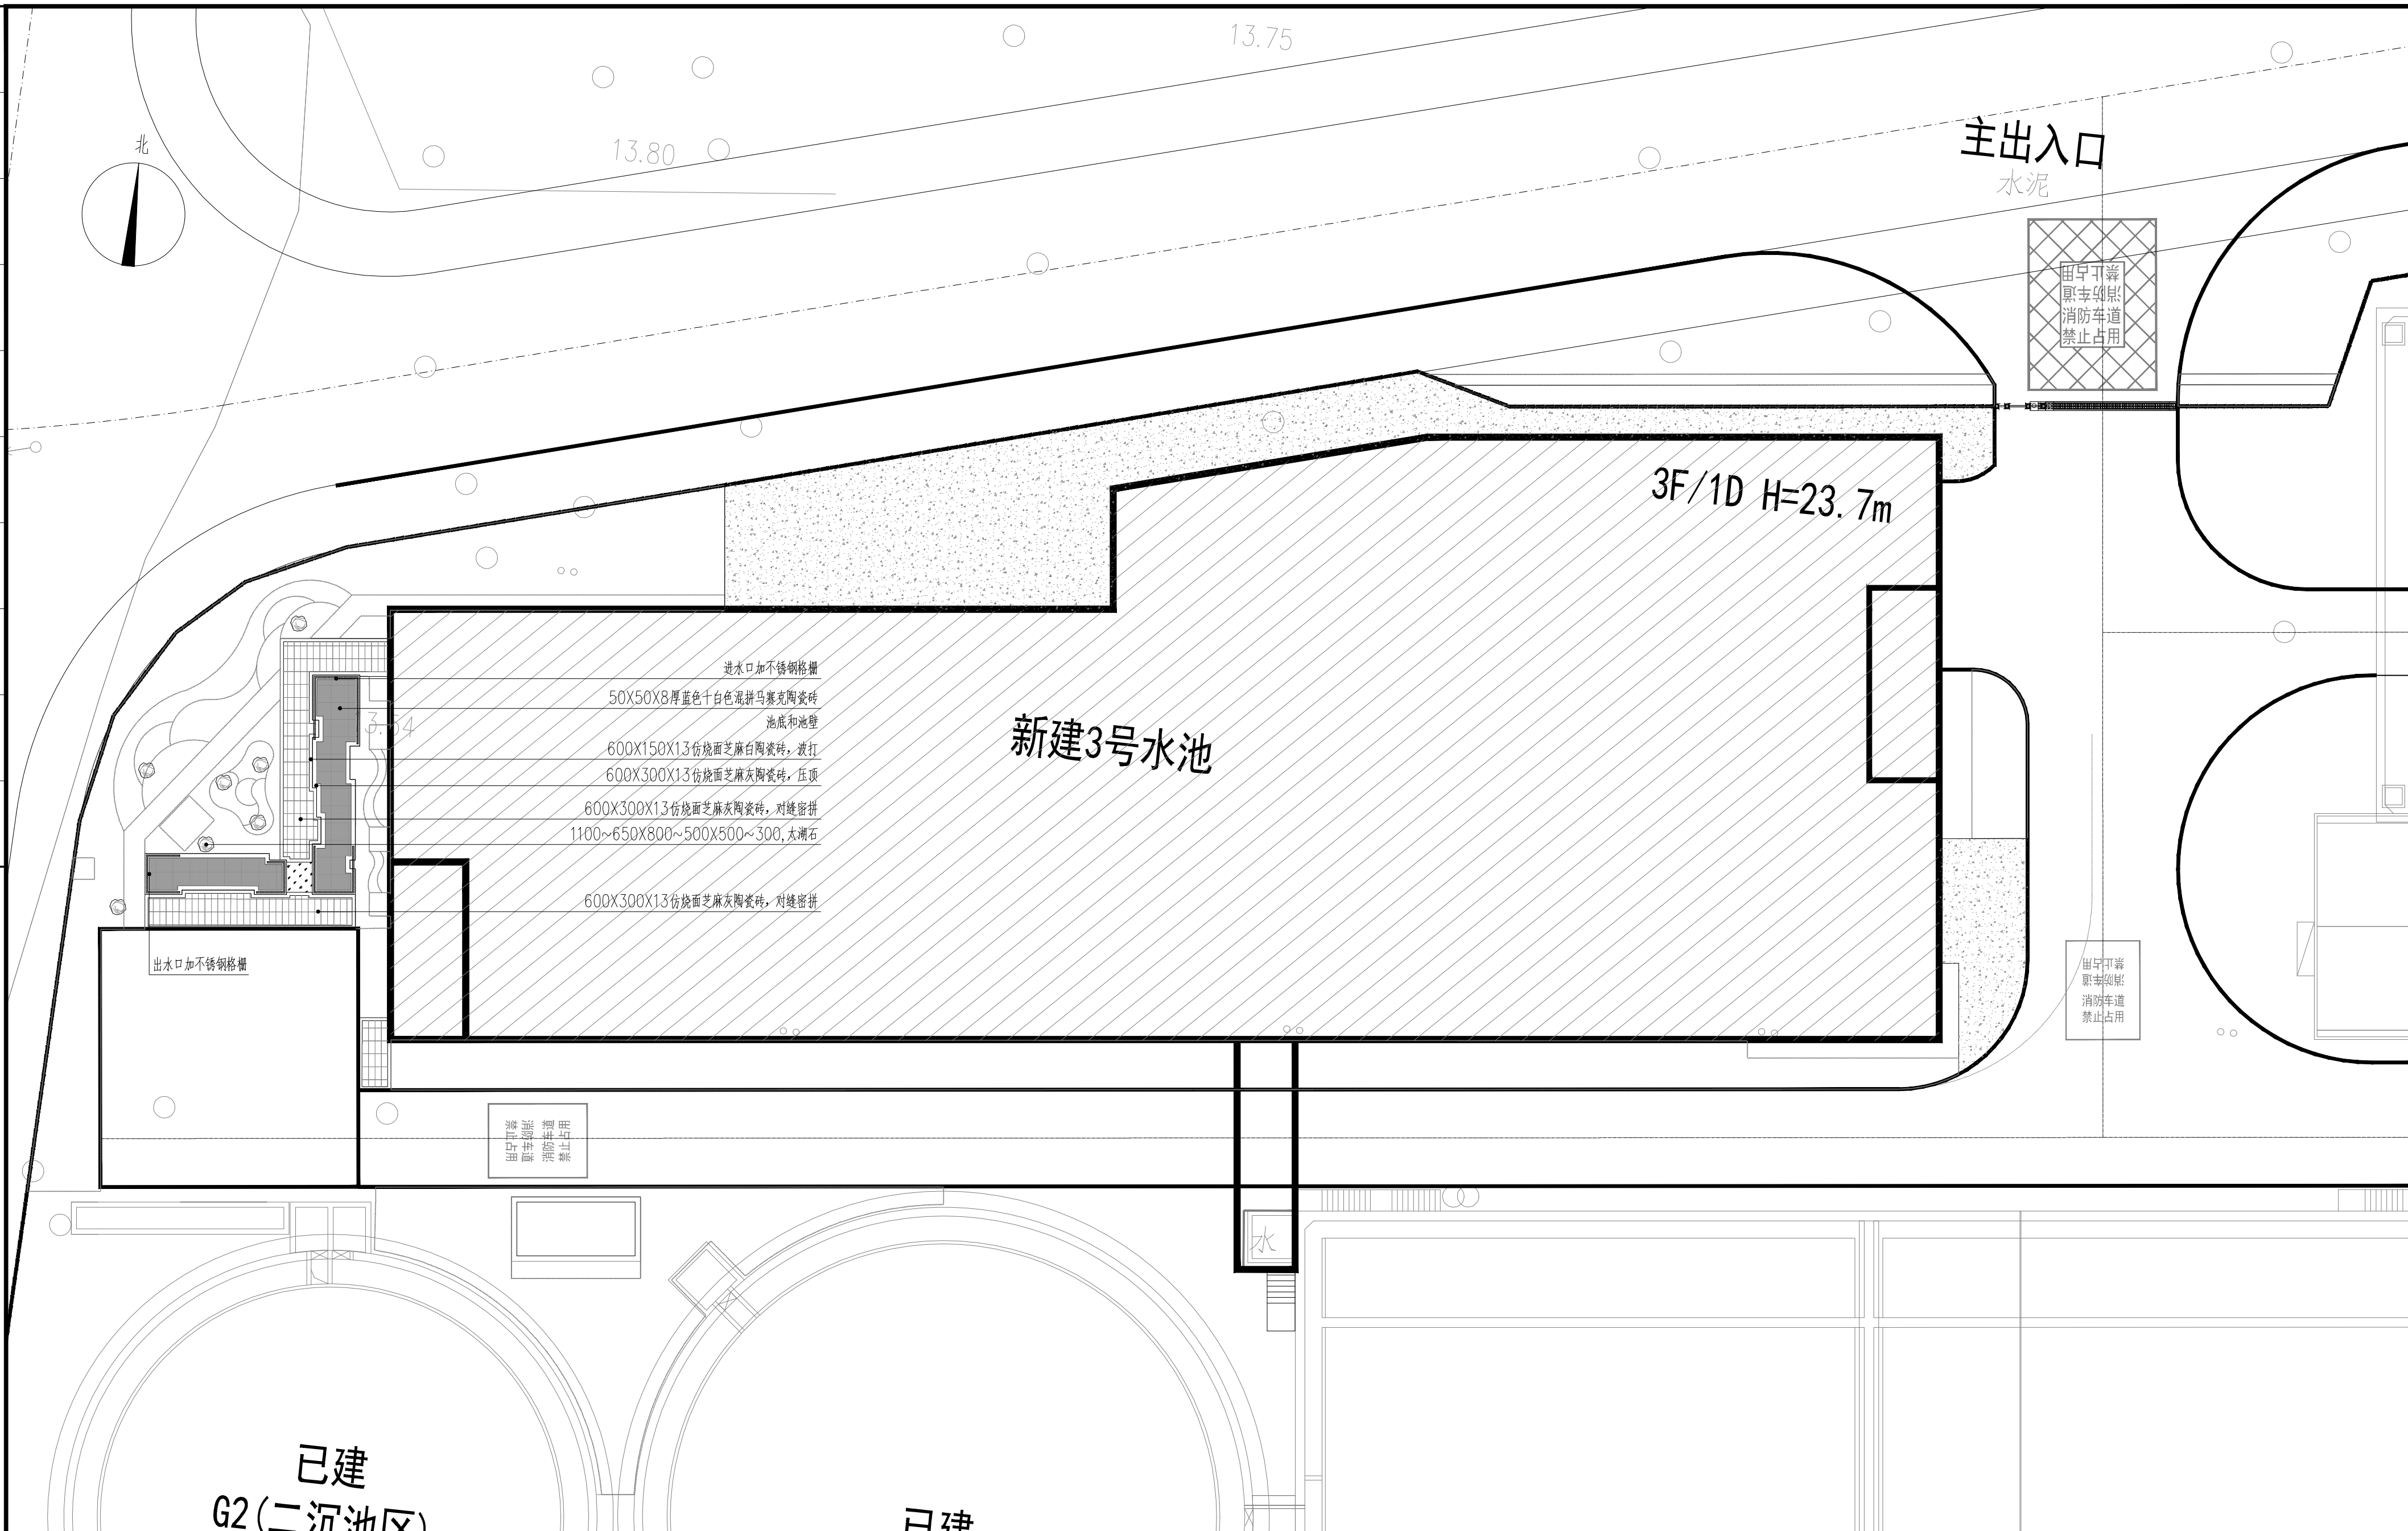

景观铺装平面图 1:200

|   |                            |       |     |     |     |      |              |           |     |
|---|----------------------------|-------|-----|-----|-----|------|--------------|-----------|-----|
| <div><div><div>广州市创景市政工程设计有限公司</div><div>GUANGZHOU CHUANGJING MUNICIPAL ENGINEERING DESIGN CO., LTD.</div></div></div> | 东莞市常平镇环保专业基地洗车、印花污水处理厂3号水池 | 项目负责人 | 严建  | 黄俊绮 | 黄俊绮 | 工程编号 | CJ-2024A-026 | 设计阶段      | 施工图 |
|   | 绿化专业                       | 专业负责人 | 吴德灿 | 吴德灿 | 审核人 | 严建   | 图号           | LH-SS1-04 |     |
|   | 景观铺装平面图                    | 设计人   | 吴德灿 | 吴德灿 | 审定人 | 严建   | 日期           | 2025.03   | 比例  |